




ANEXO GRAFICO

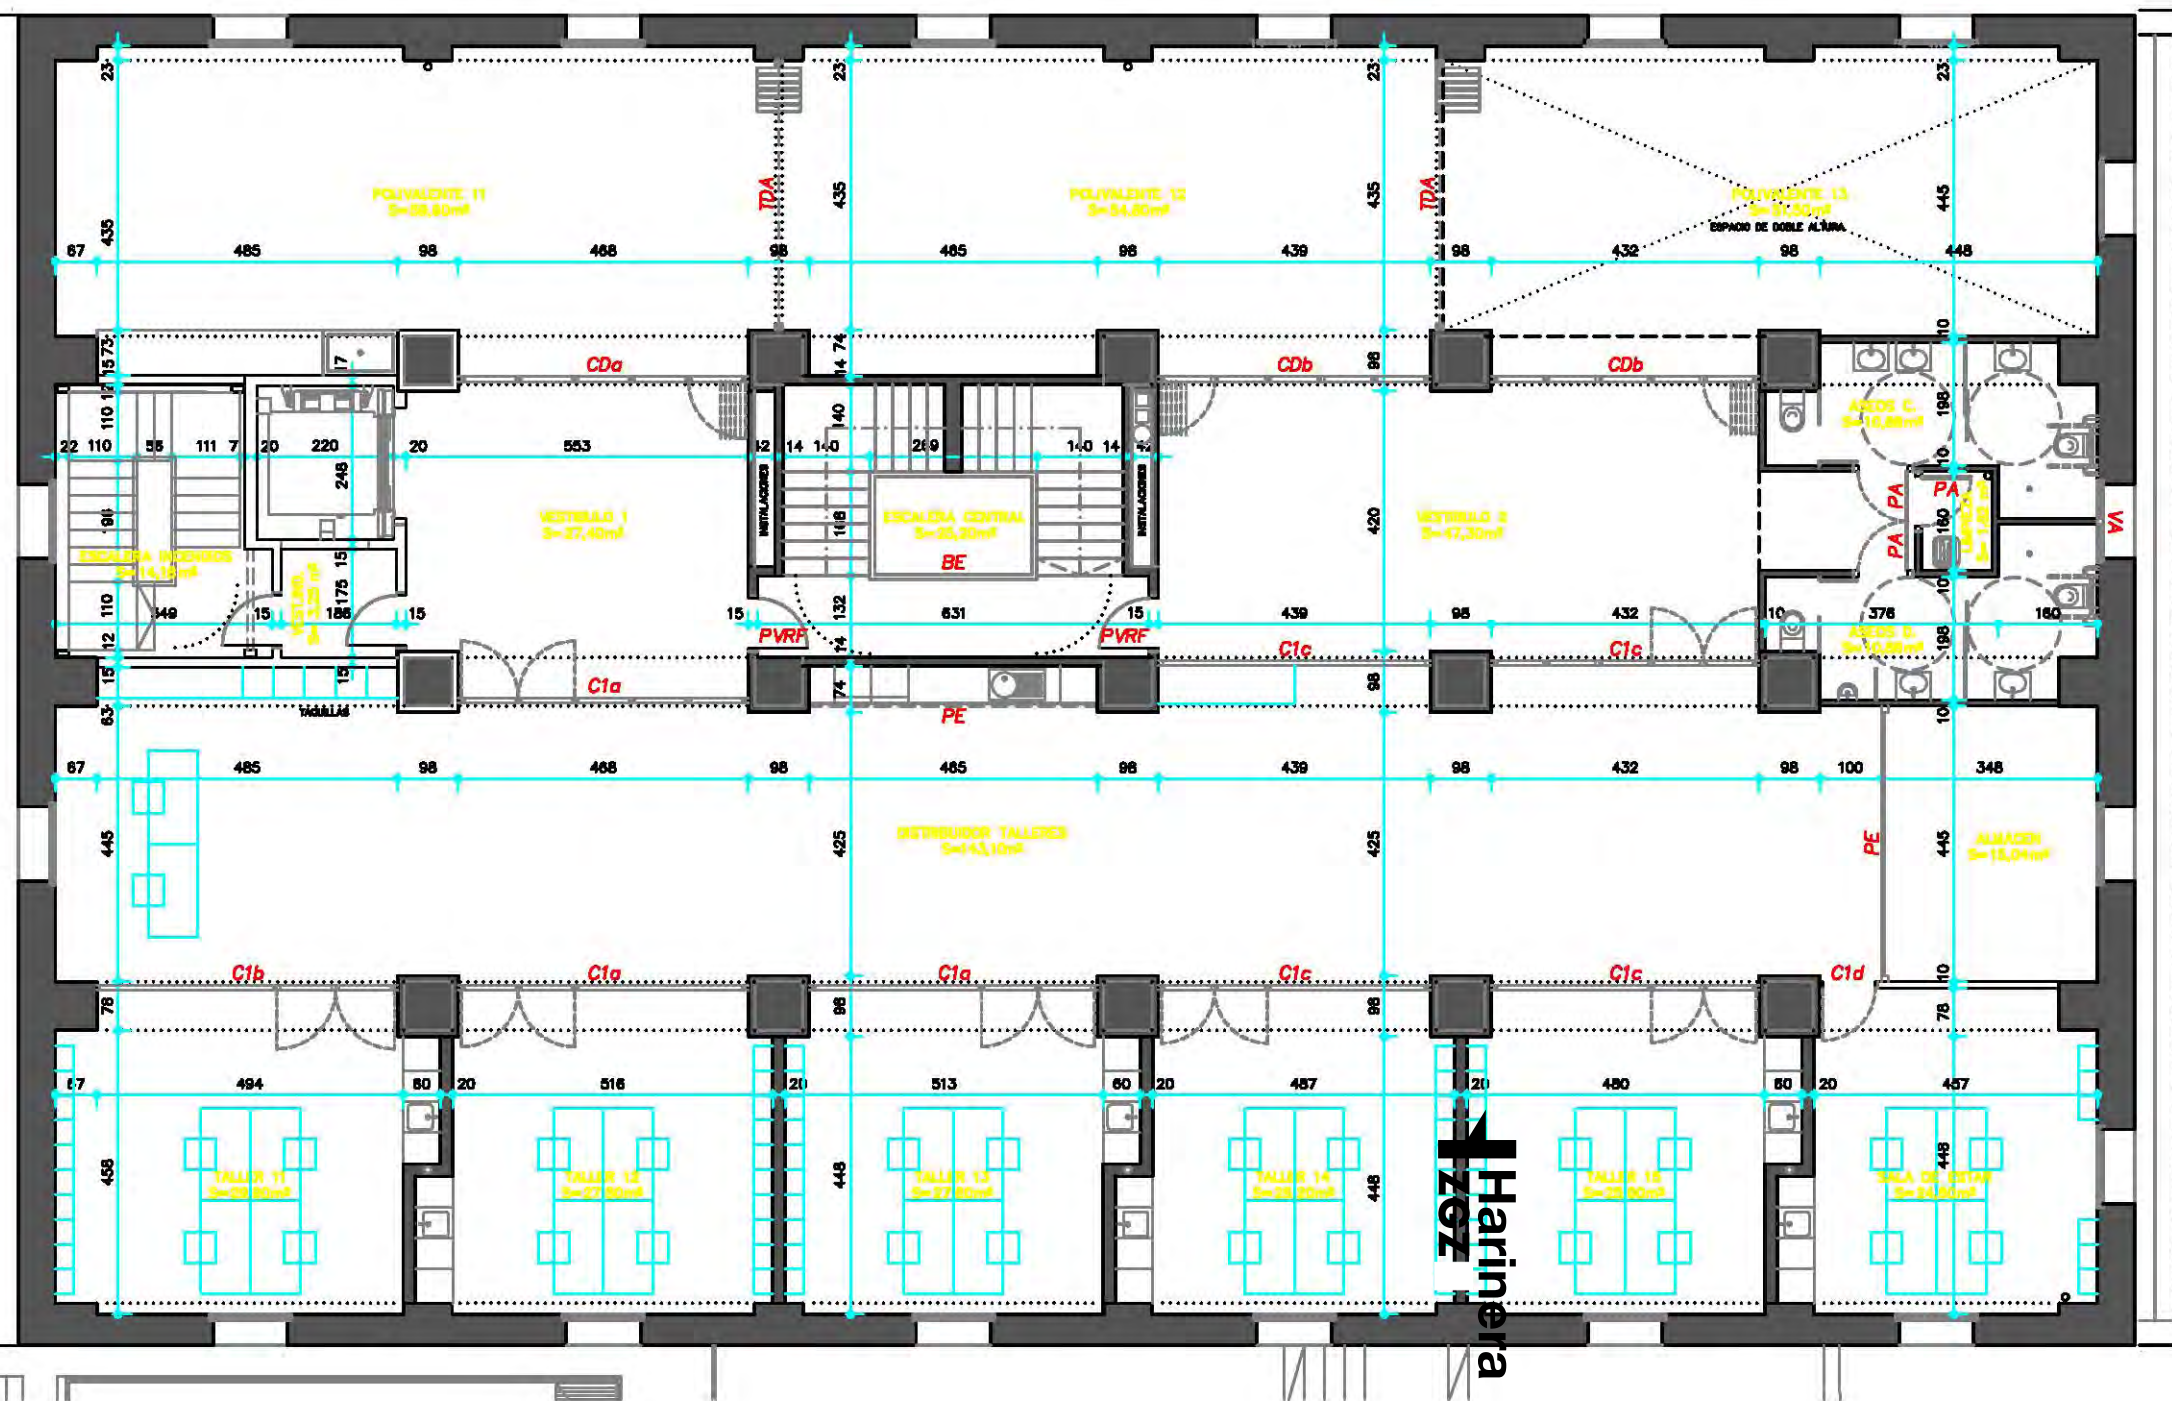


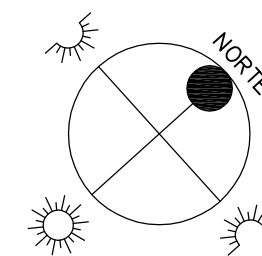


PLANTA PRIMERA

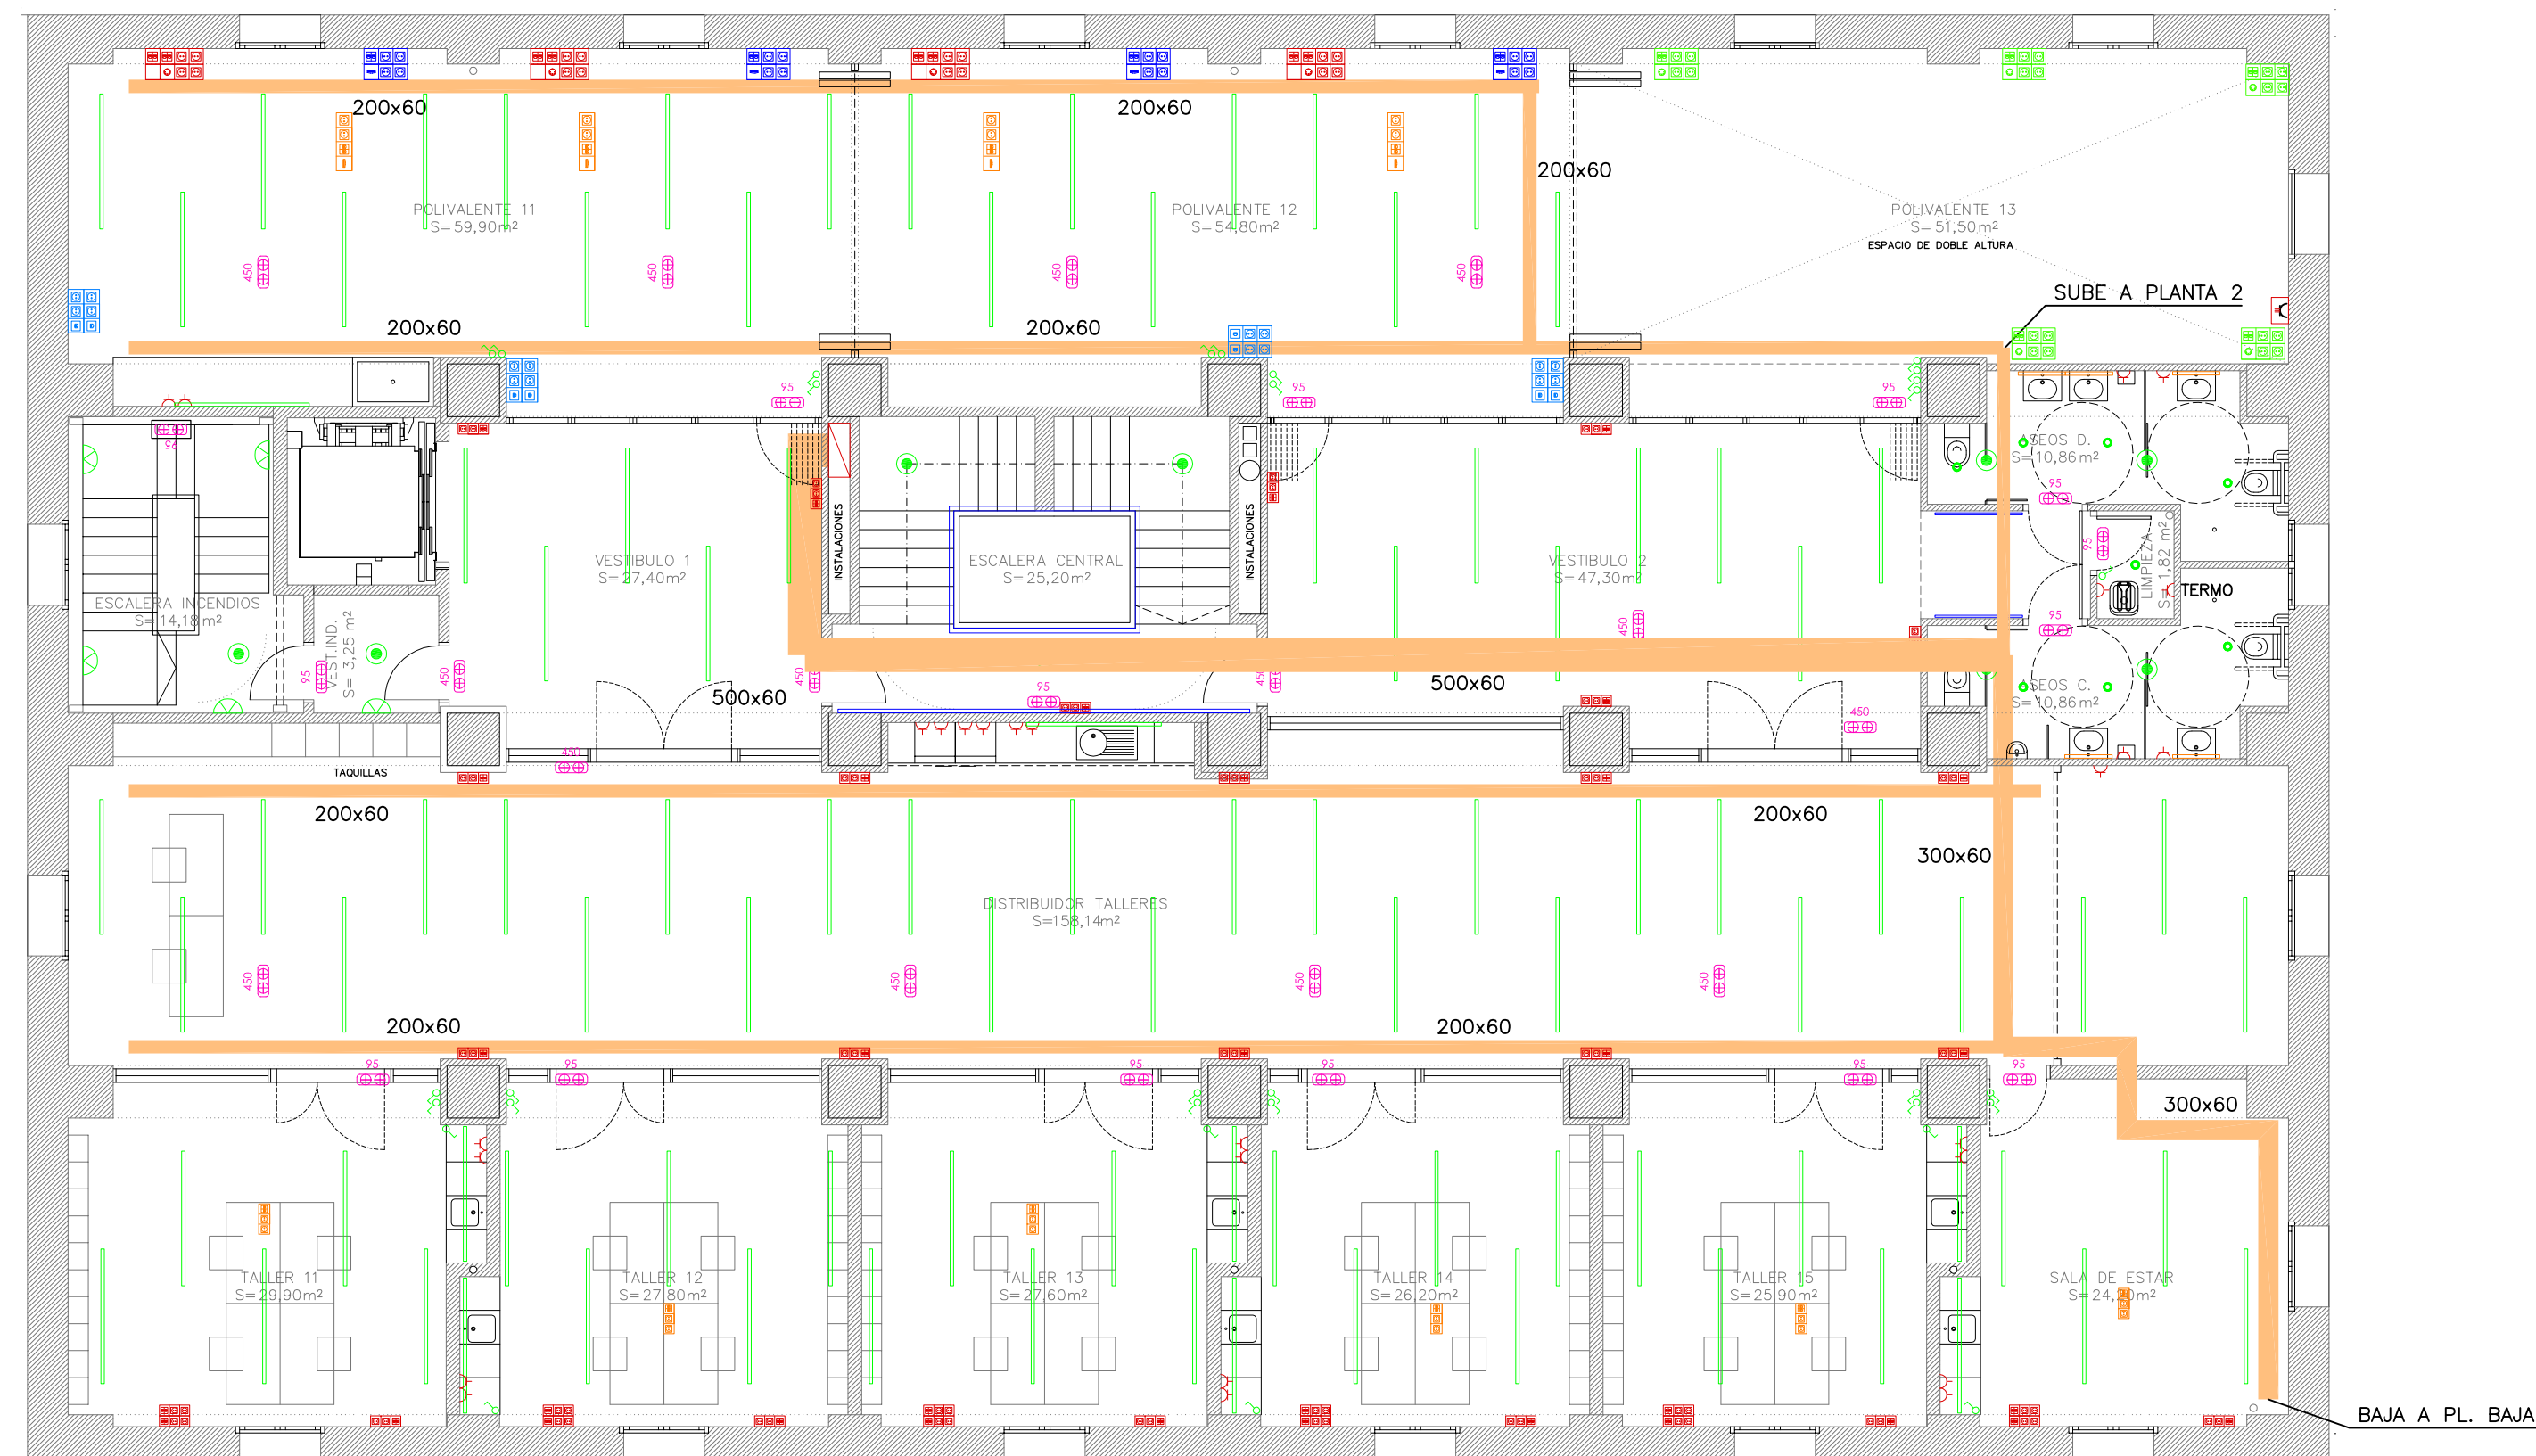

PLANTA TERCERA

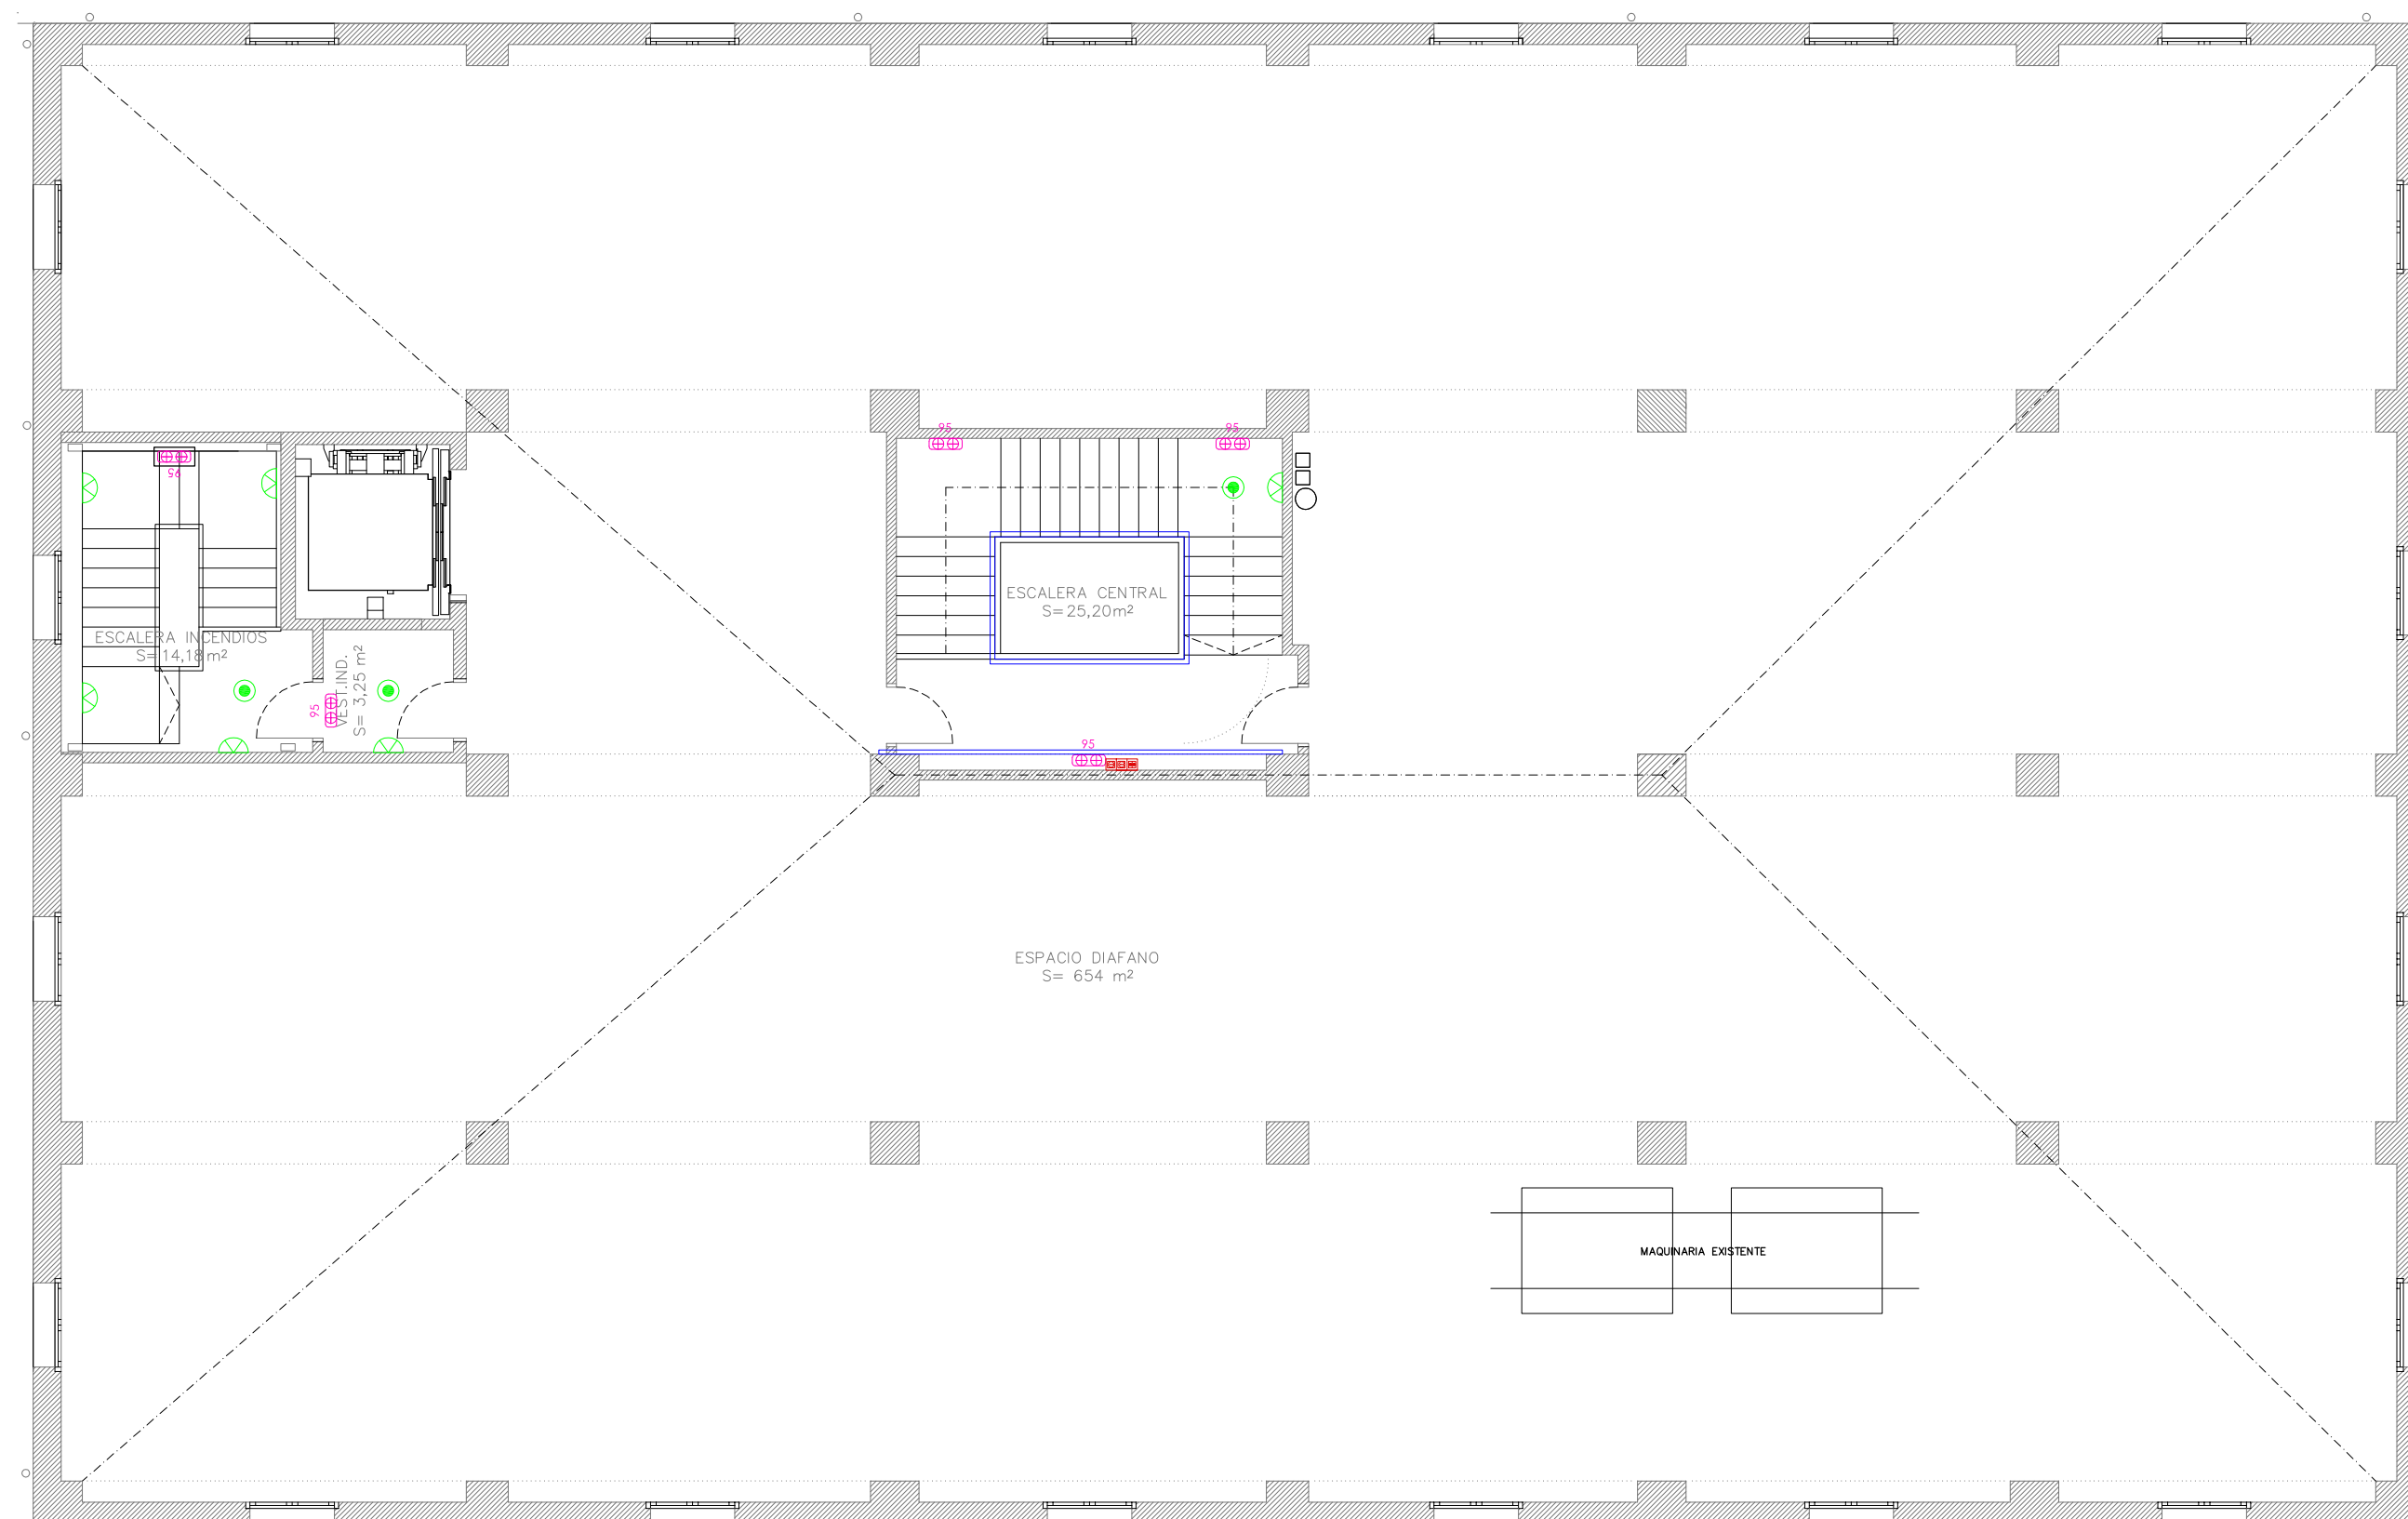

PLANTA SEGUNDA

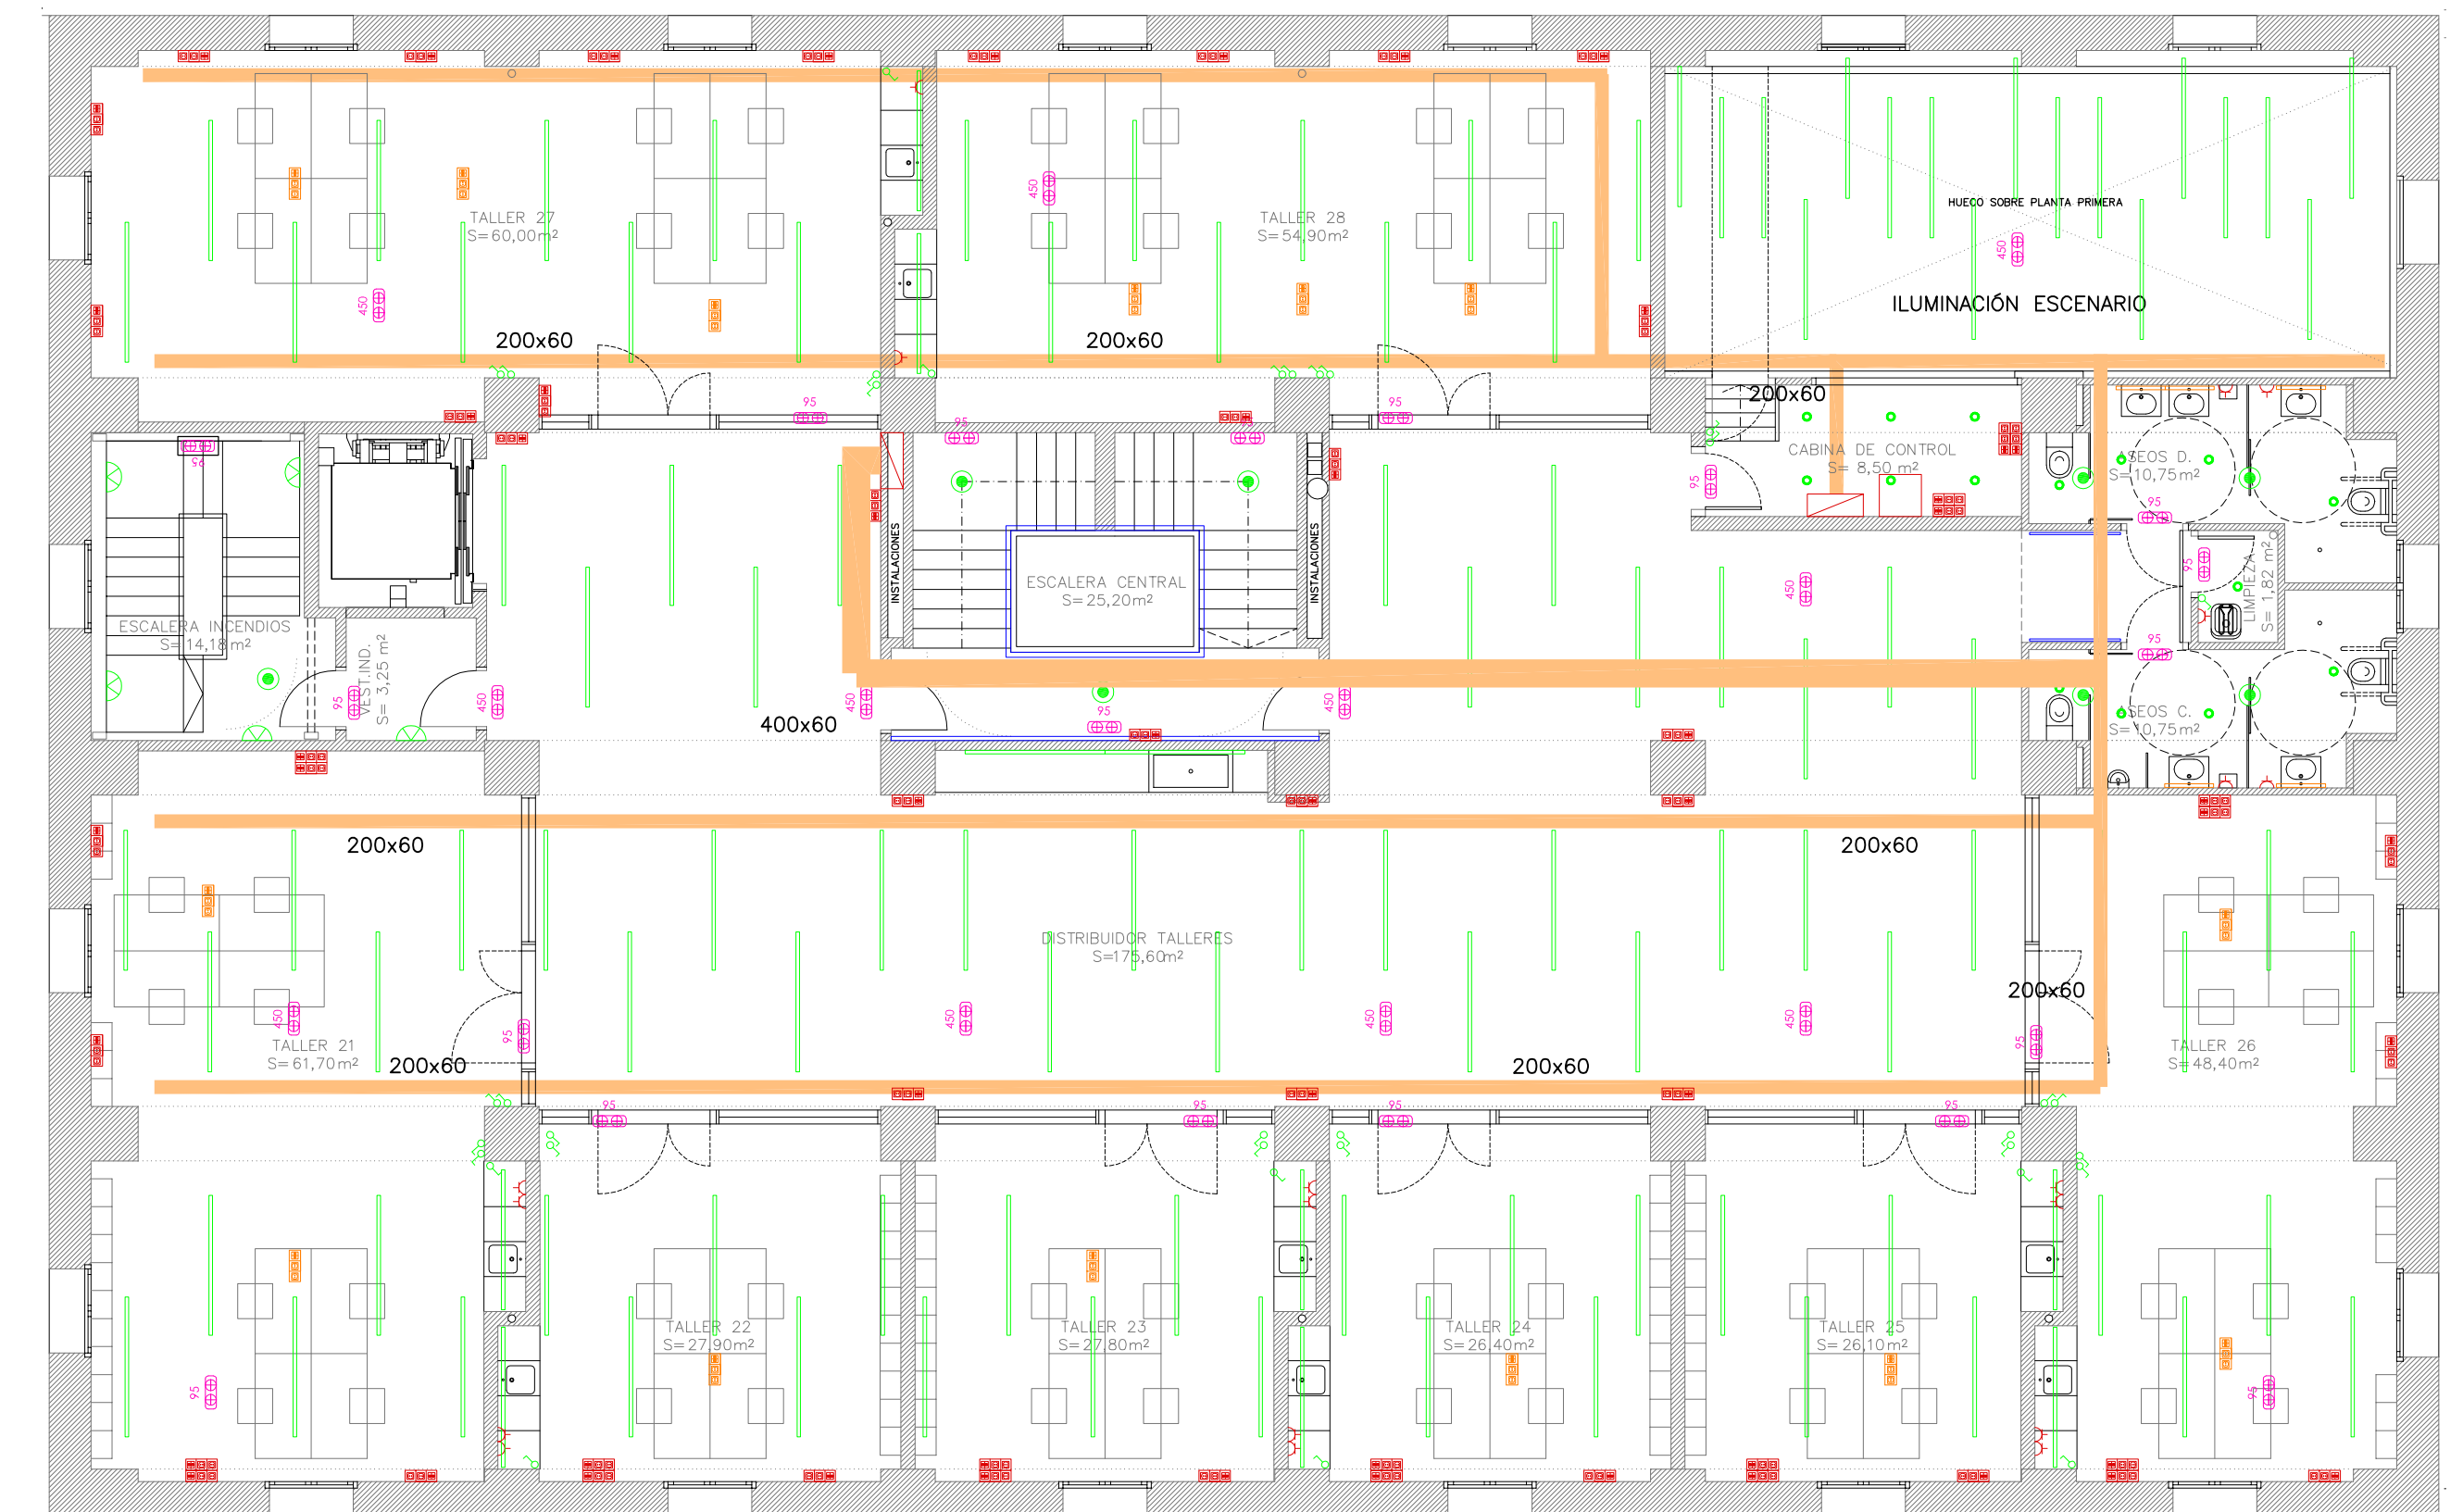

LEYENDA DE ILUMINACIÓN

- | | |
|---|---|
|  | DETECTOR DE PRESENCIA |
|  | INTERRUPTOR |
|  | APLIQUE PARED |
|  | LUMINARIA TIPO TIRA LED |
|  | LUMINARIA TIPO TIRA LED BAÑOS |
|  | LUMINARIA TIPO TIRA LED PASILLOS Y ESCALERA |
|  | DOWNLIGHT LED |
|  | LUMINARIA EMERGENCIA |
|  | LUMINARIA EMERGENCIA ESTANCA |

LEYENDA DE FUERZA

-  PUESTO DE TRABAJO COMPUESTO POR:
4 TOMAS DE CORRIENTE
4 TOMAS DE DATOS RJ45

 PUESTO DE TRABAJO COMPUESTO POR:
4 TOMAS DE CORRIENTE
2 TOMAS DE DATOS RJ45

 PUESTO TRABAJO EN TECHO COMPUESTO POR:
2 TOMAS DE DATOS RJ45

 PUESTO DE TRABAJO COMPUESTO POR:
2 TOMAS DE CORRIENTE
2 TOMAS DE DATOS RJ45

 TOMA DE CORRIENTE TIPO SCHUKO

 CUADRO TOMAS TRIFÁSICAS COMPUESTO POR:
1 TOMA 32A TIPO CETAC
2 TOMAS 16A TIPO CETAC

 CUADRO ELÉCTRICO

 PUESTO DE TRABAJO COMPUESTO POR:
4 TOMAS DE CORRIENTE
2 TOMAS DE DATOS RJ45
1 TOMA DMX


 PUESTO DE TRABAJO EN TECHO COMPUESTO POR:
2 TOMAS DE CORRIENTE
1 TOMA DE DATOS RJ45
1 TOMA DE DATOS RJ45 CABINA
1 TOMA HDMI

 PUESTO DE TRABAJO COMPUESTO POR:
4 TOMAS DE CORRIENTE
2 TOMAS DE DATOS RJ45
1 TOMA HDMI

 PUESTO DE TRABAJO COMPUESTO POR:
4 TOMAS DE CORRIENTE
2 TOMAS DE DATOS RJ45
2 TOMAS DE DATOS RJ45 CABINA
1 TOMA DMX

 BANDEJA METÁLICA PERFORADA
ELECTRICIDAD

PROYECTO BÁSICO y de EJECUCIÓN para ACONDICIONAMIENTO de PLANTAS 1 y 2 de la ANTIGUA FABRICA de HARINAS en AVENIDA SAN JOSÉ 201-203 ZARAGOZA

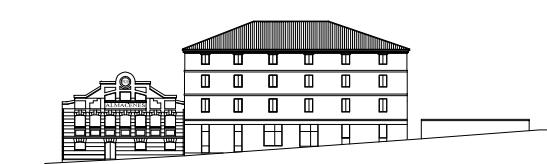

PROMOTOR

 **Zaragoza**
VIVIENDA

ARQUITECTOS:

LUIS FERNÁNDEZ RAMÍREZ

PLANO:


EL
2

ELECTRICIDAD
PLANTA PRIMERA
PLANTA SEGUNDA
PLANTA TERCERA


ESCALA
1/100



PLANTA PRIMERA


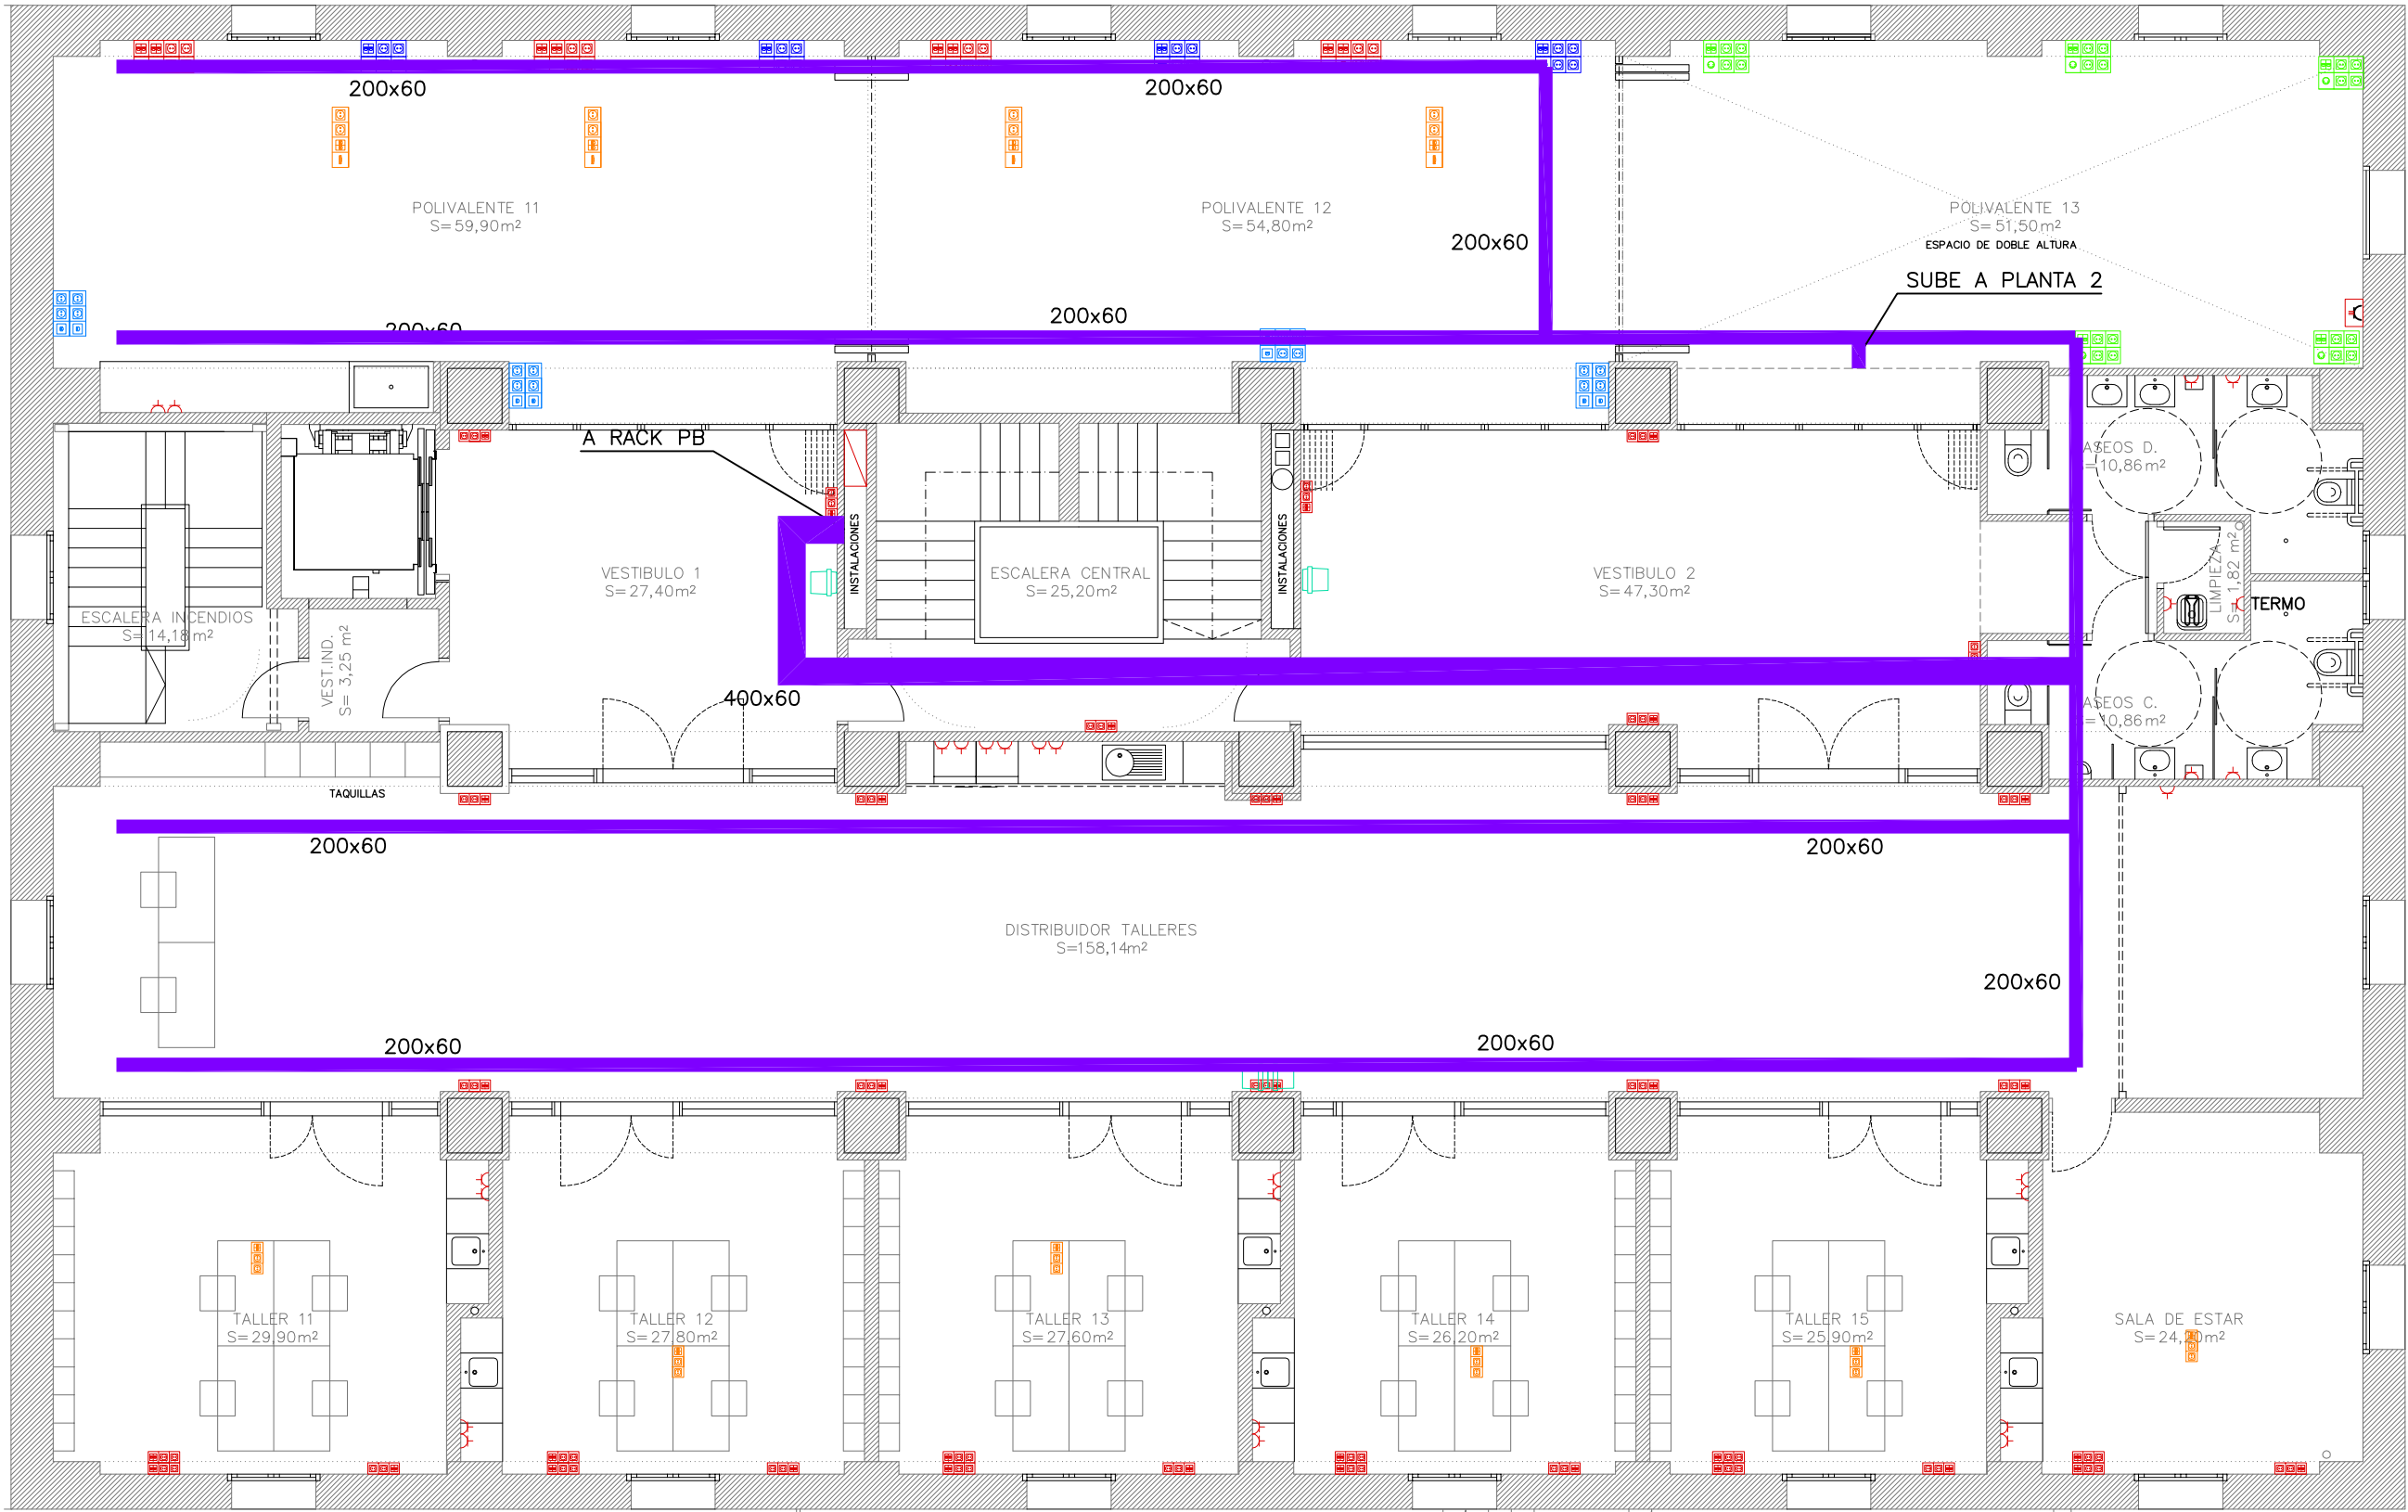


PLANTA SEGUNDA

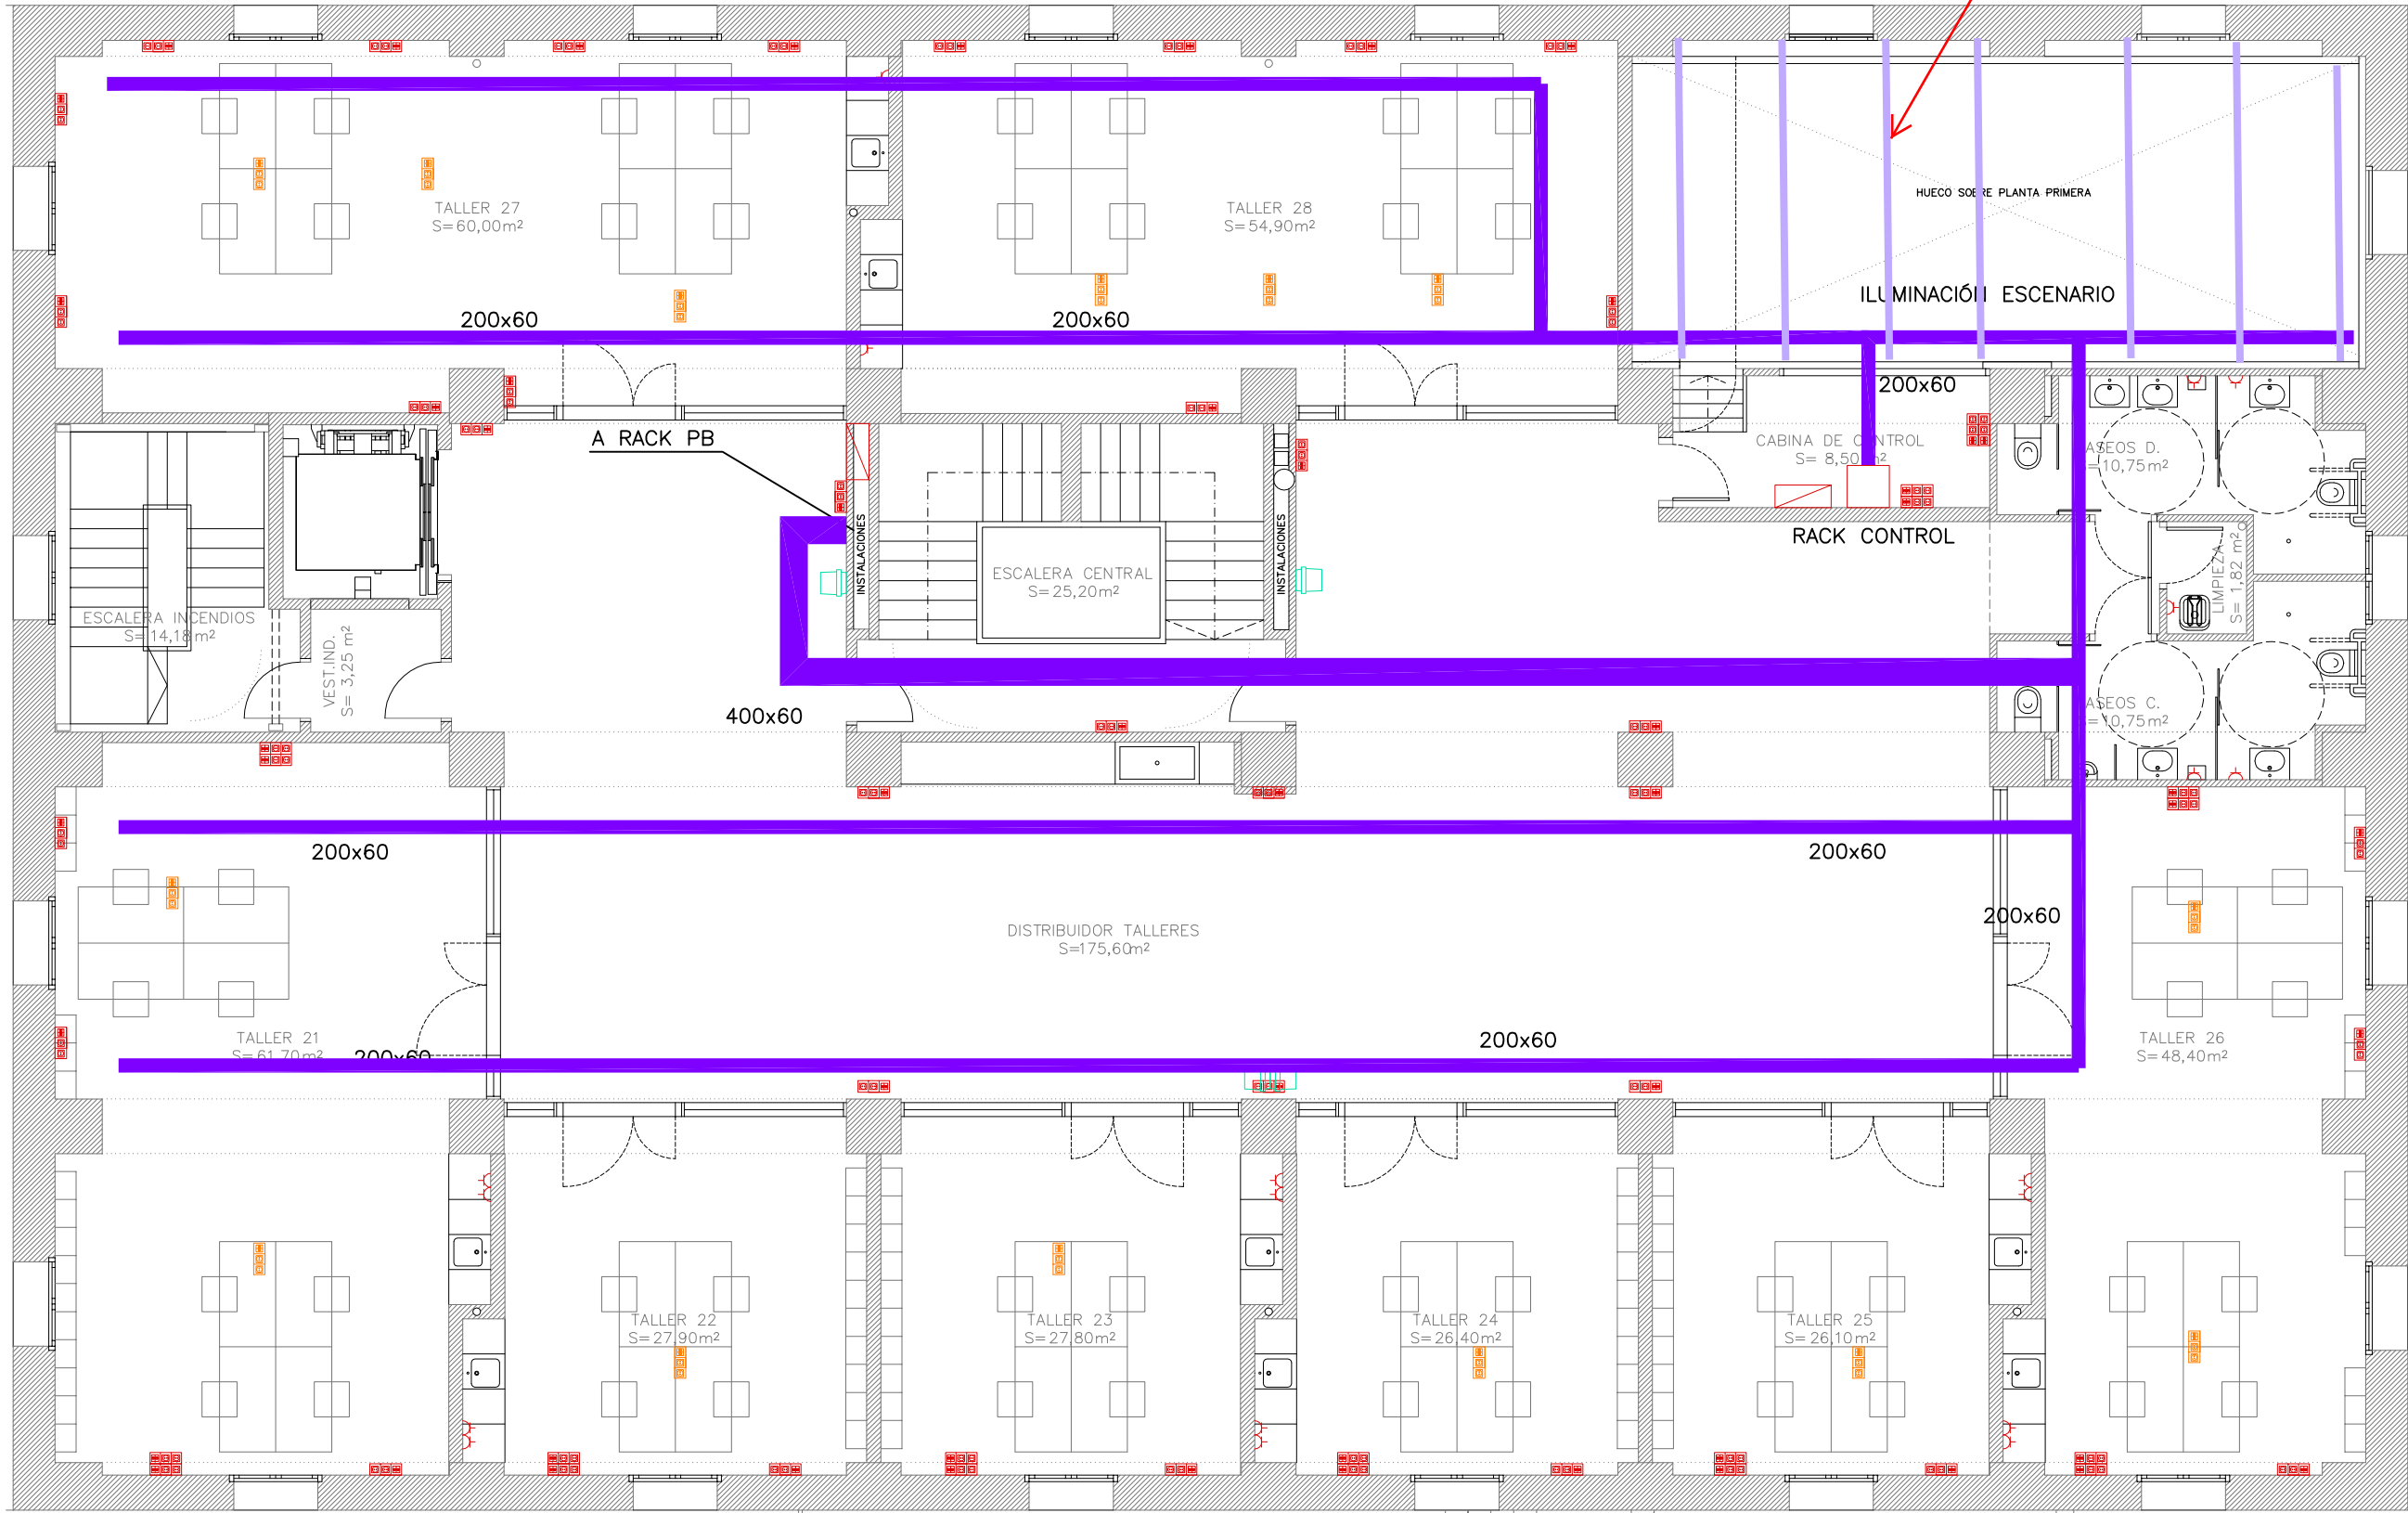

CANALIZACIONES
TRANSVERSALES
PARALELAS A LOS TRUSSES
A INSTALAR


PLANTA TERCERA

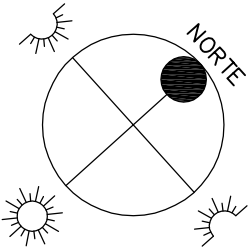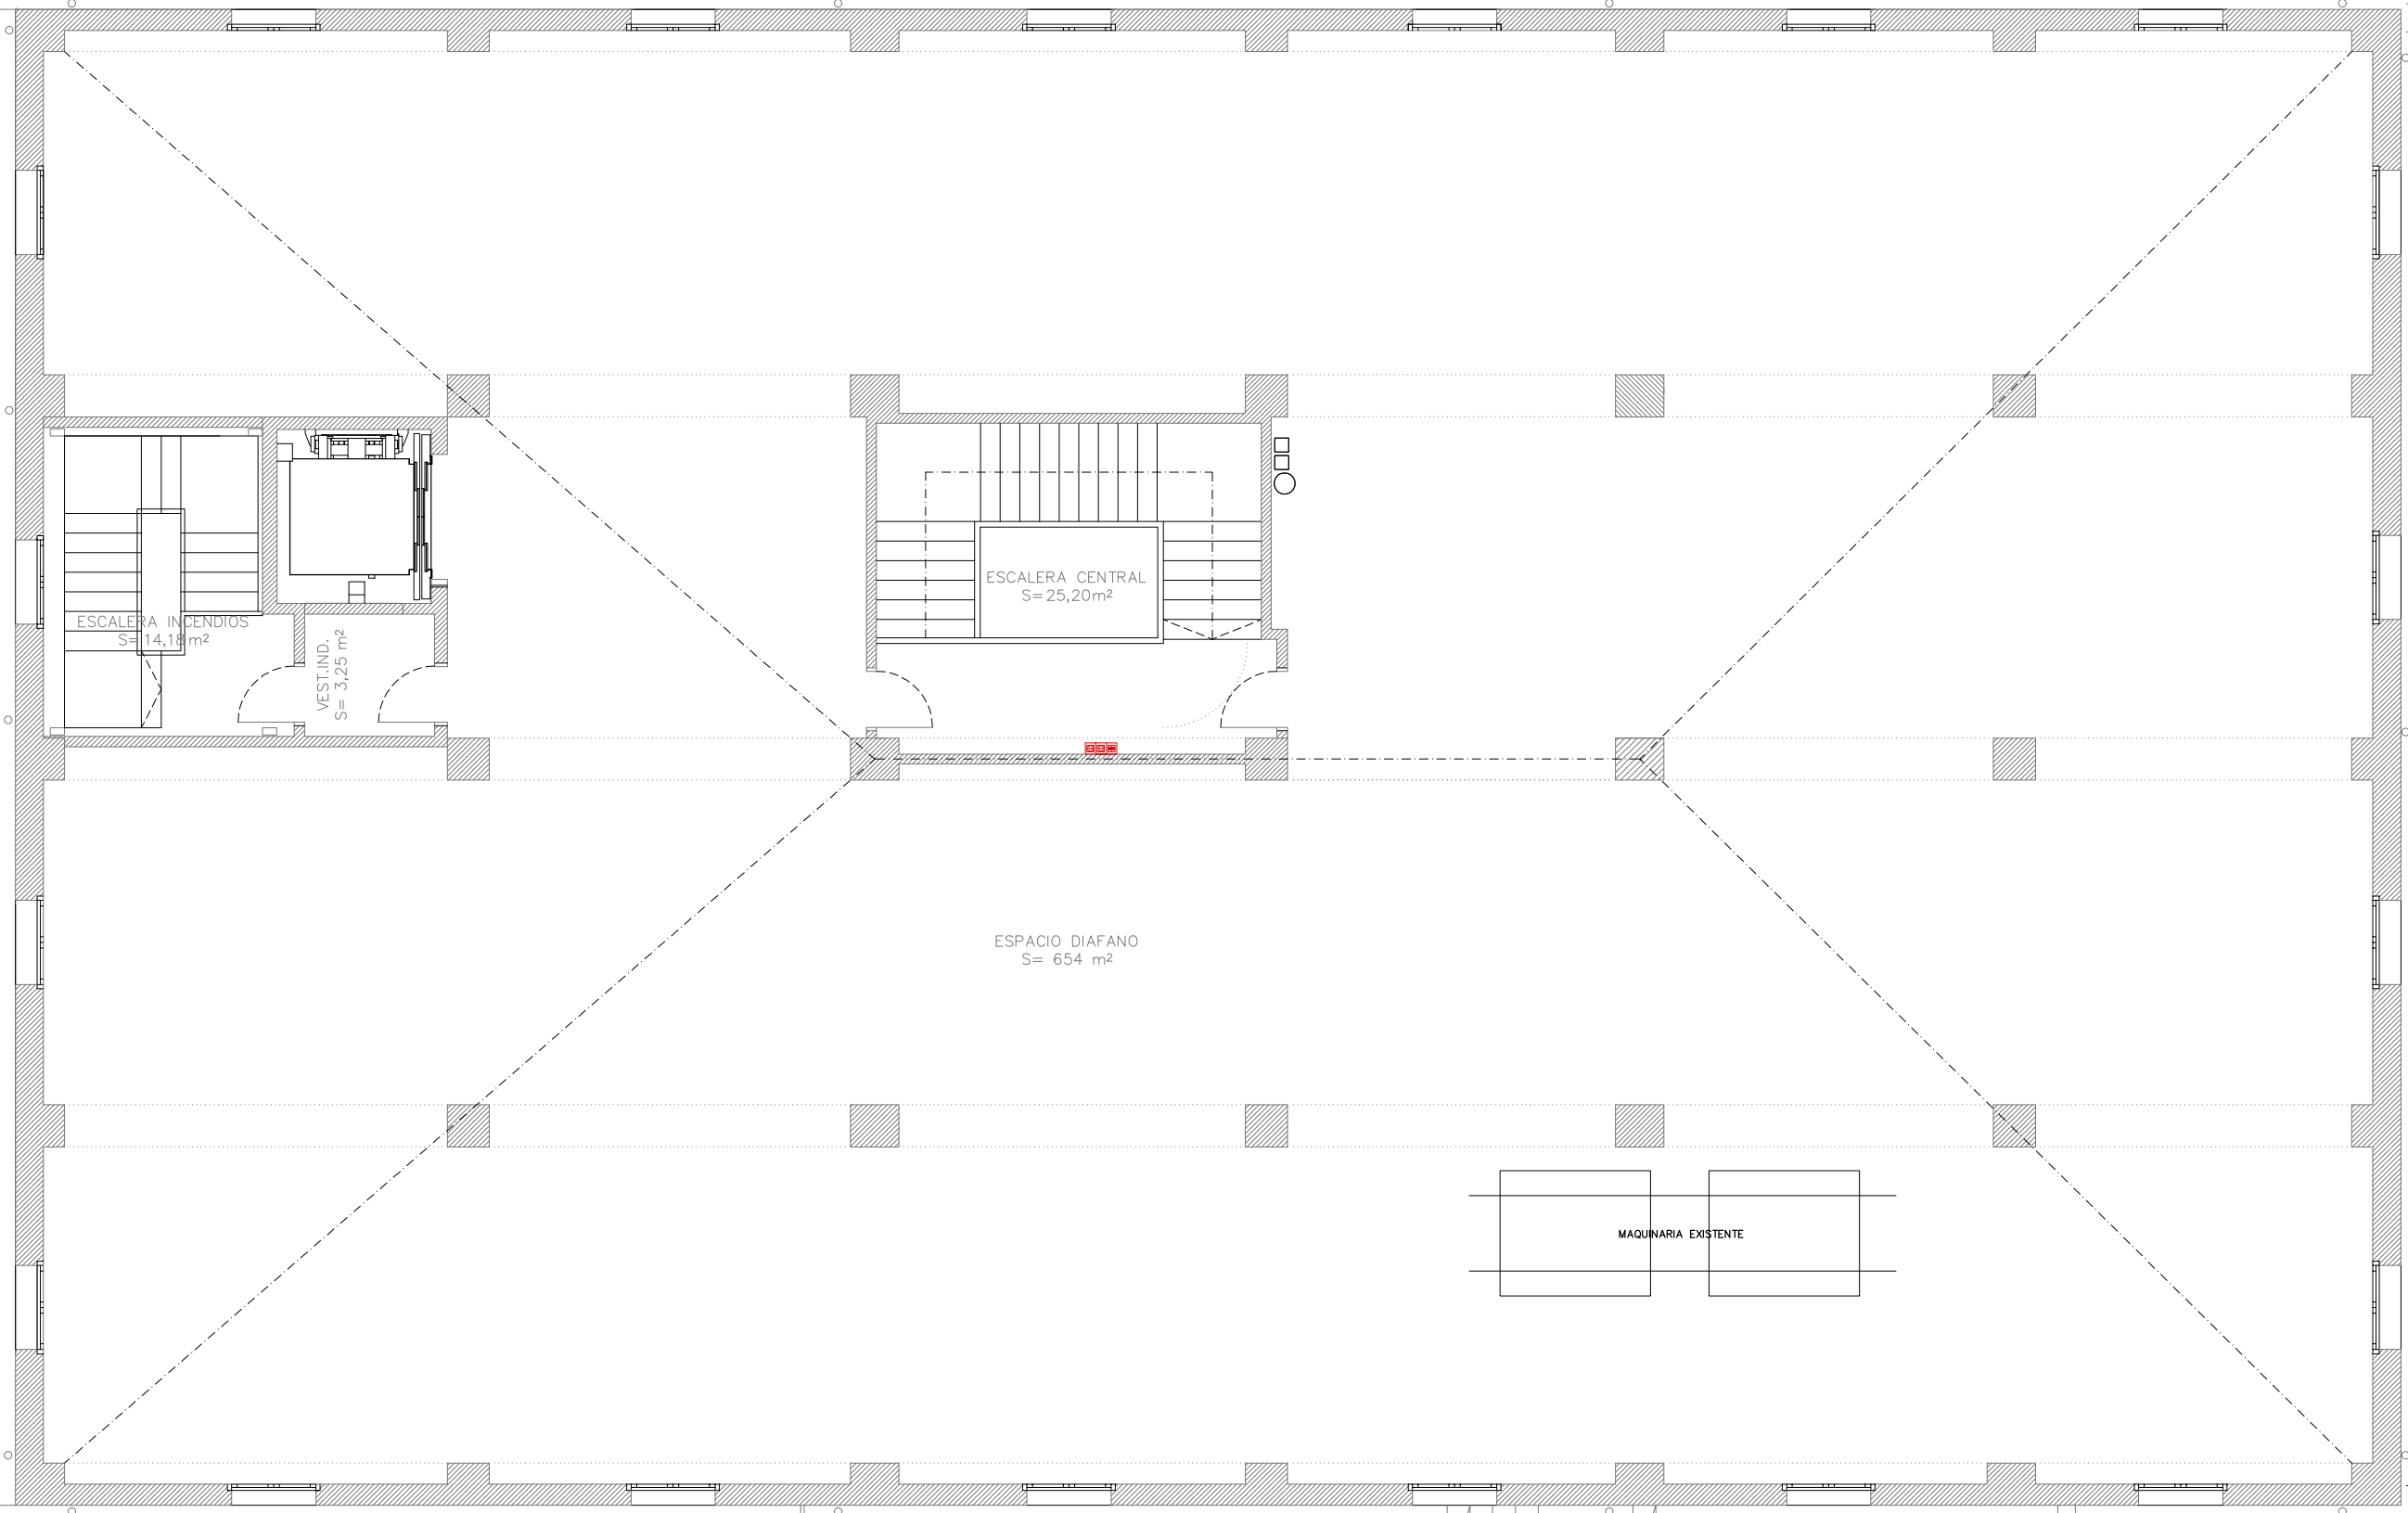

LEYENDA DE FUERZA Y TELECOMUNICACIONES

- PUESTO DE TRABAJO COMPUESTO POR:
4 TOMAS DE CORRIENTE
4 TOMAS DE DATOS RJ45
- PUESTO DE TRABAJO COMPUESTO POR:
4 TOMAS DE CORRIENTE
2 TOMAS DE DATOS RJ45
- PUESTO TRABAJO EN TECHO COMPUESTO POR:
2 TOMAS DE CORRIENTE
2 TOMAS DE DATOS RJ45
- PUESTO DE TRABAJO COMPUESTO POR:
2 TOMAS DE CORRIENTE
2 TOMAS DE DATOS RJ45
- TOMA DE CORRIENTE TIPO SCHUKO
- CUADRO TOMAS TRIFÁSICAS COMPUESTO POR:
1 TOMA 32A TIPO CETAC
2 TOMAS 16A TIPO CETAC
- CUADRO ELÉCTRICO
- PUESTO DE TRABAJO COMPUESTO POR:
4 TOMAS DE CORRIENTE
2 TOMAS DE DATOS RJ45
1 TOMA DMX
- PUESTO DE TRABAJO EN TECHO COMPUESTO POR:
2 TOMAS DE CORRIENTE
1 TOMA DE DATOS RJ45
1 TOMA DE DATOS RJ45 CABINA
1 TOMA HDMI
- PUESTO DE TRABAJO COMPUESTO POR:
4 TOMAS DE CORRIENTE
2 TOMAS DE DATOS RJ45
1 TOMA HDMI
- PUESTO DE TRABAJO COMPUESTO POR:
4 TOMAS DE CORRIENTE
2 TOMAS DE DATOS RJ45
2 TOMAS DE DATOS RJ45 CABINA
1 TOMA DMX
- PROYECTOR ACÚSTICO
- BANDEJA METÁLICA PERFORADA
TELECOMUNICACIONES

PROYECTO BÁSICO y de EJECUCIÓN para ACONDICIONAMIENTO de PLANTAS 1 y 2
de la ANTIGUA FABRICA de HARINAS en AVENIDA SAN JOSÉ 201-203 ZARAGOZA

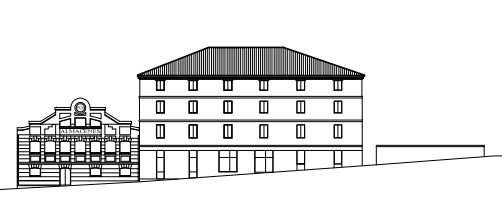

PLANO:
TE 1
ESCALA
1/100

TELECOMUNICACION
PLANTA PRIMERA
PLANTA SEGUNDA
PLANTA TERCERA

PROMOTOR
Zaragoza
VIVIENDA

ARQUITECTOS:
Luis Fernández Ramírez

NOV-2016
18-NOV-2016
COLEGIO OFICIAL DE
ARQUITECTOS DE 11-NOV-2016
VISADO
TEÓFILO MARTÍN
152016-012315

edificio + 2 datos
cabina. Ref. 1.95


datos cabina


4 Tomas eléctricas + 2 datos + HDMI de
techo. Ref. 1.94

4 Tomas eléctricas a cuadro cabina control
+ 2 datos a switch cabina + 1 DMX cabina.
Ref. 1.93

Harinera
ZGZ


PLANTA 1

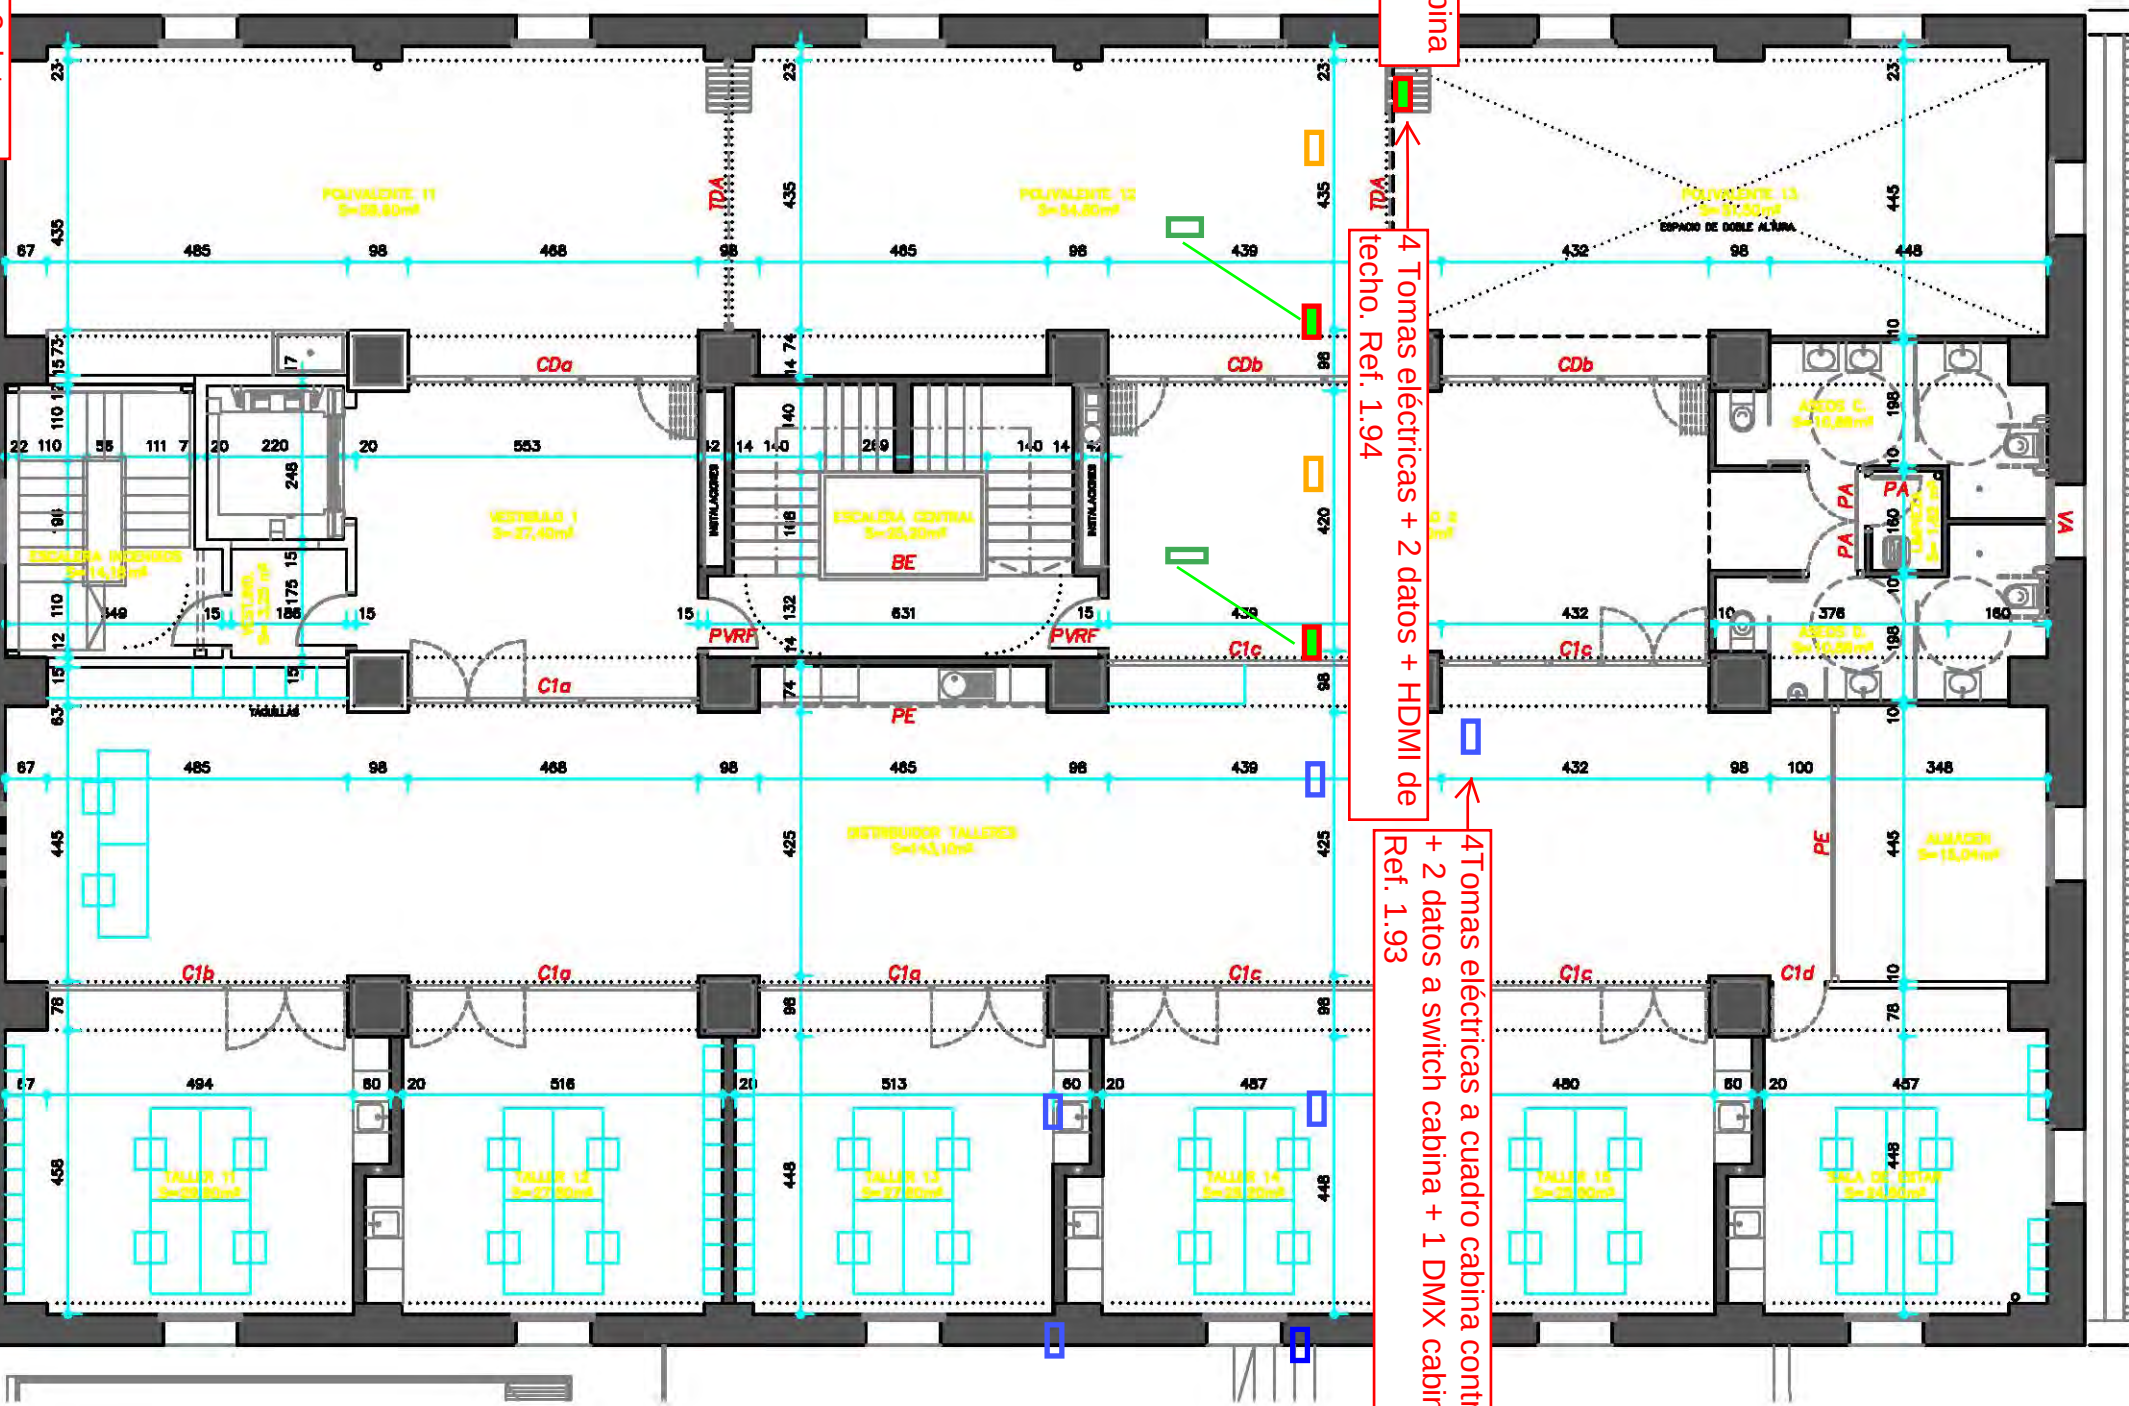


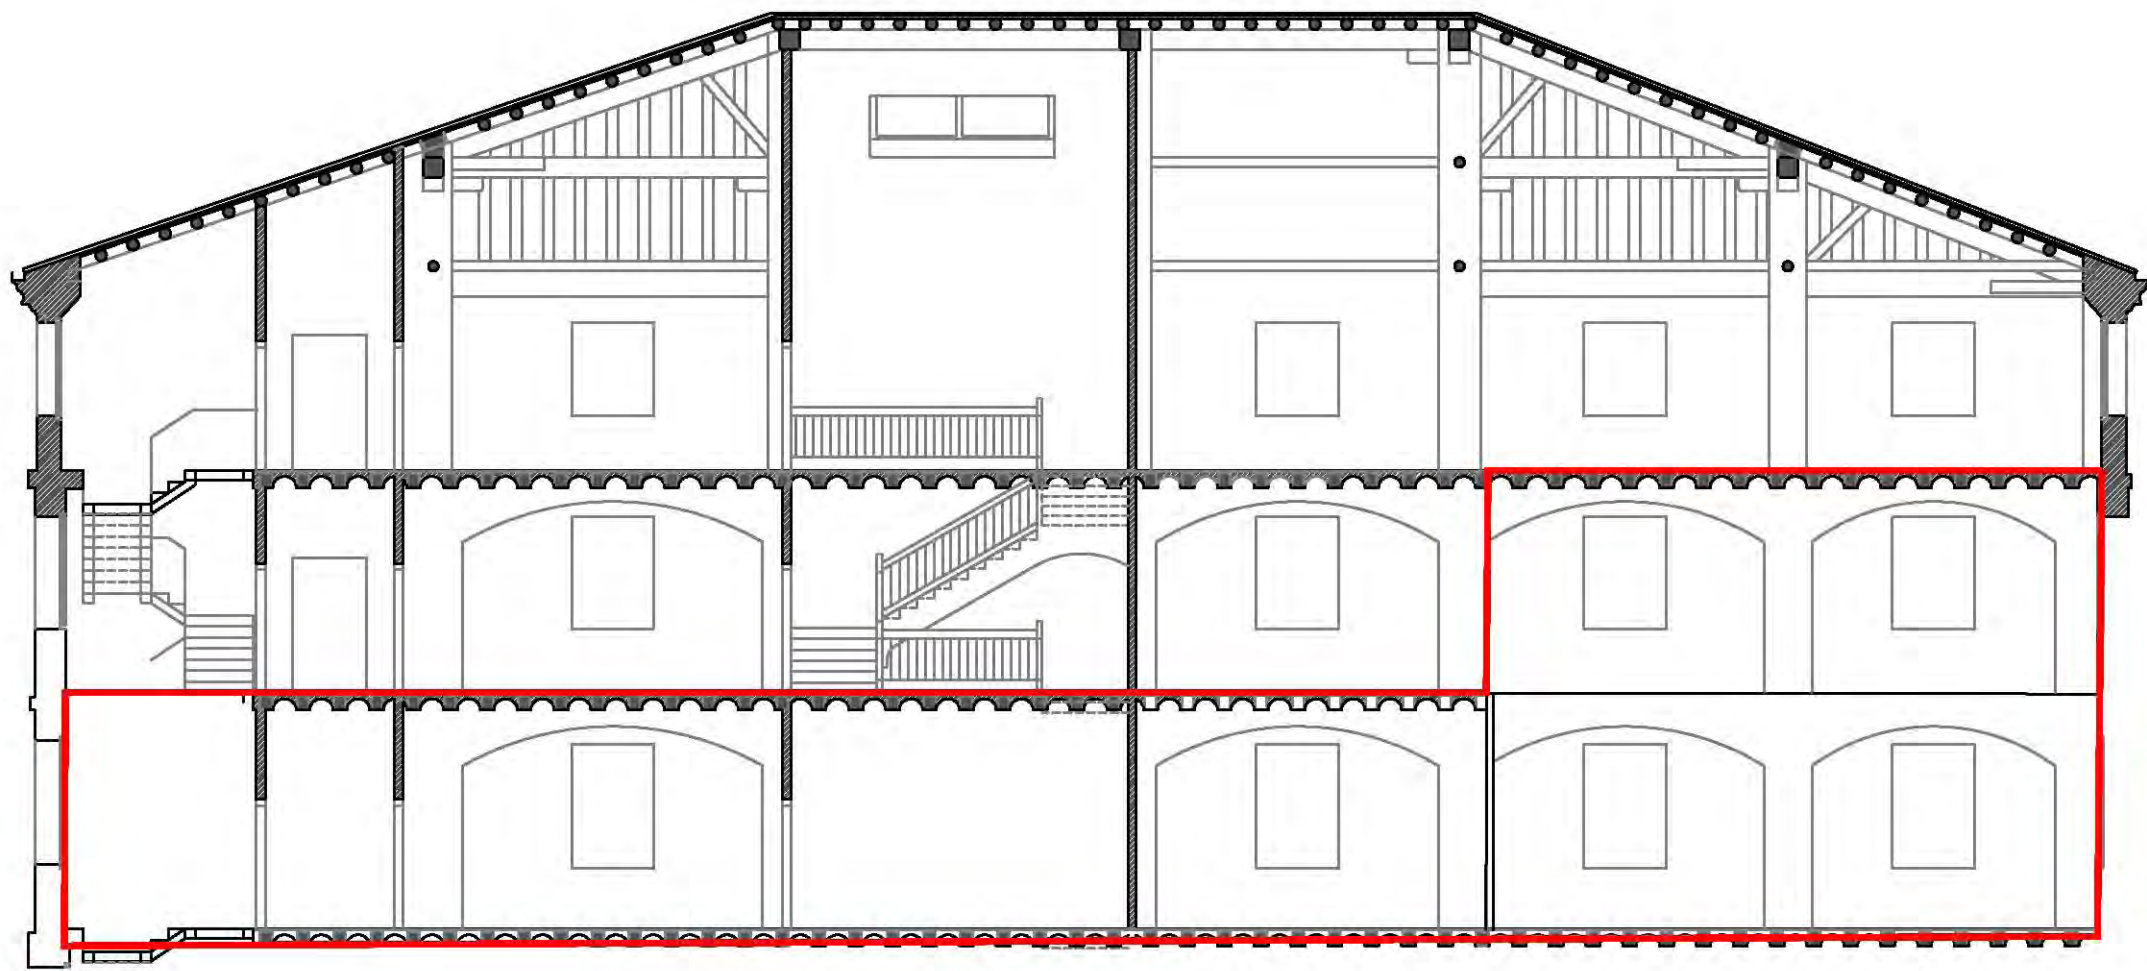




← ZONA 2 ZONA 1 → ESPACIO ESCENA

Harinera
ZZGZ

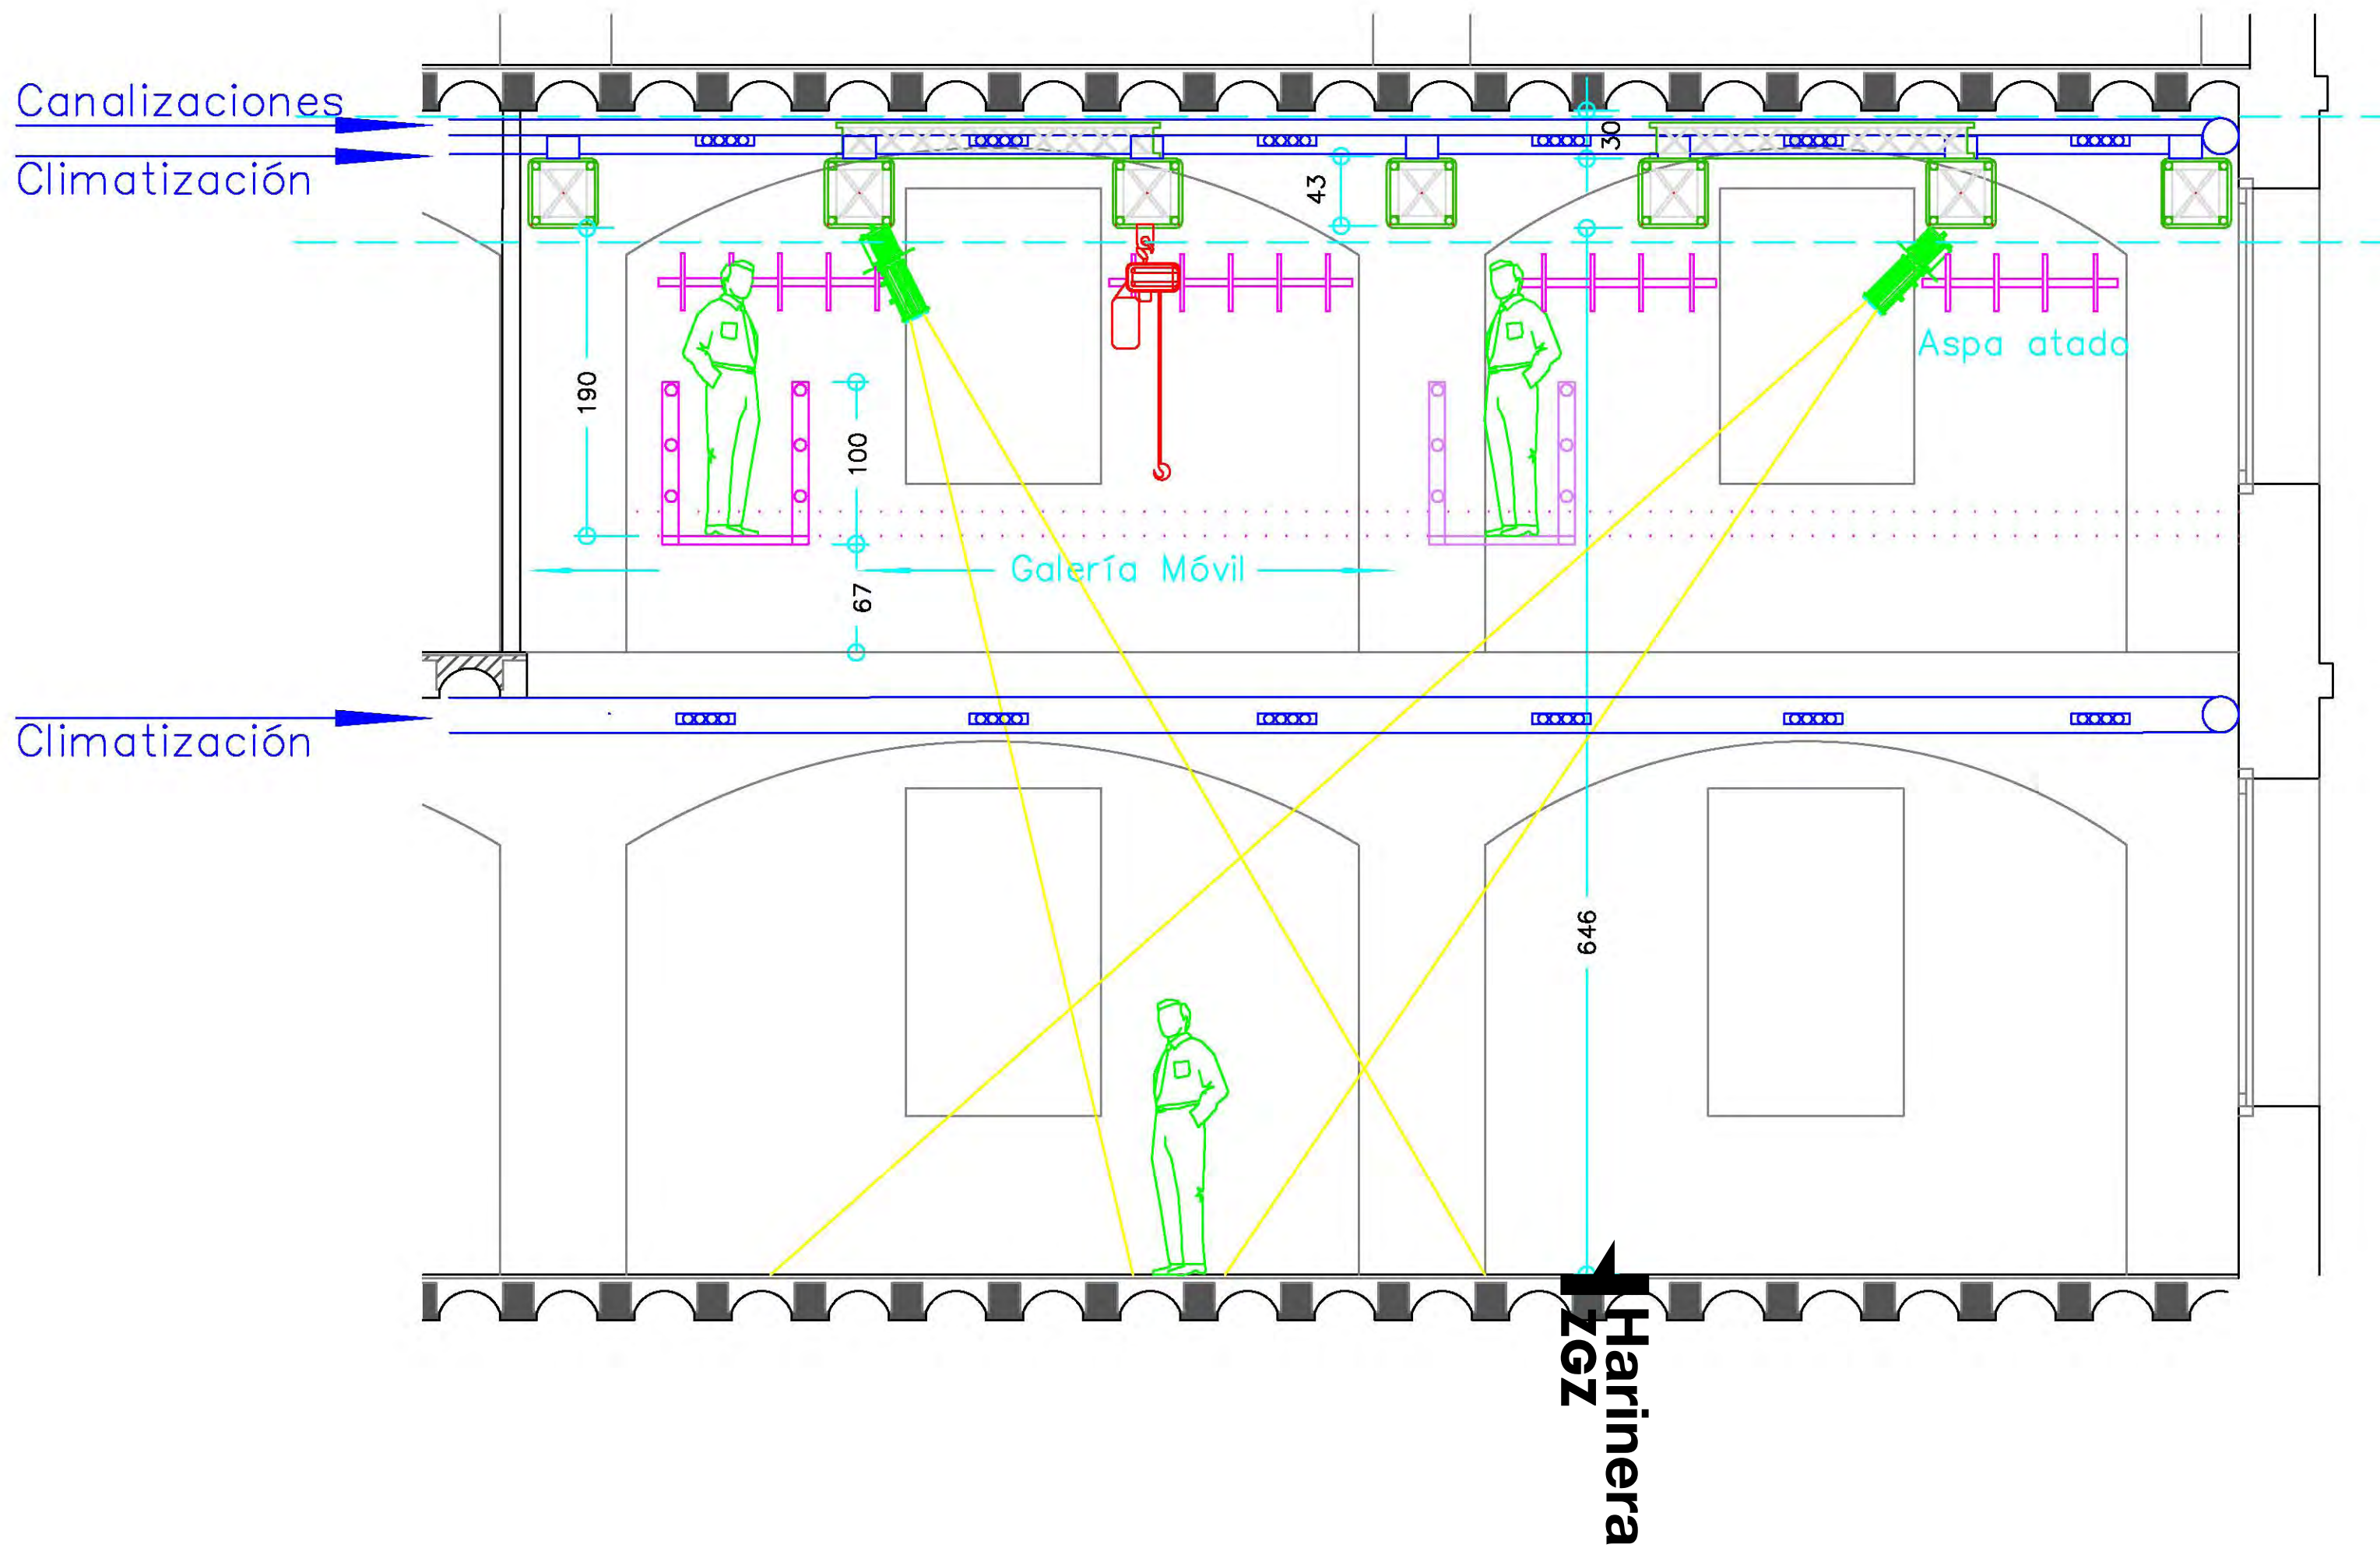

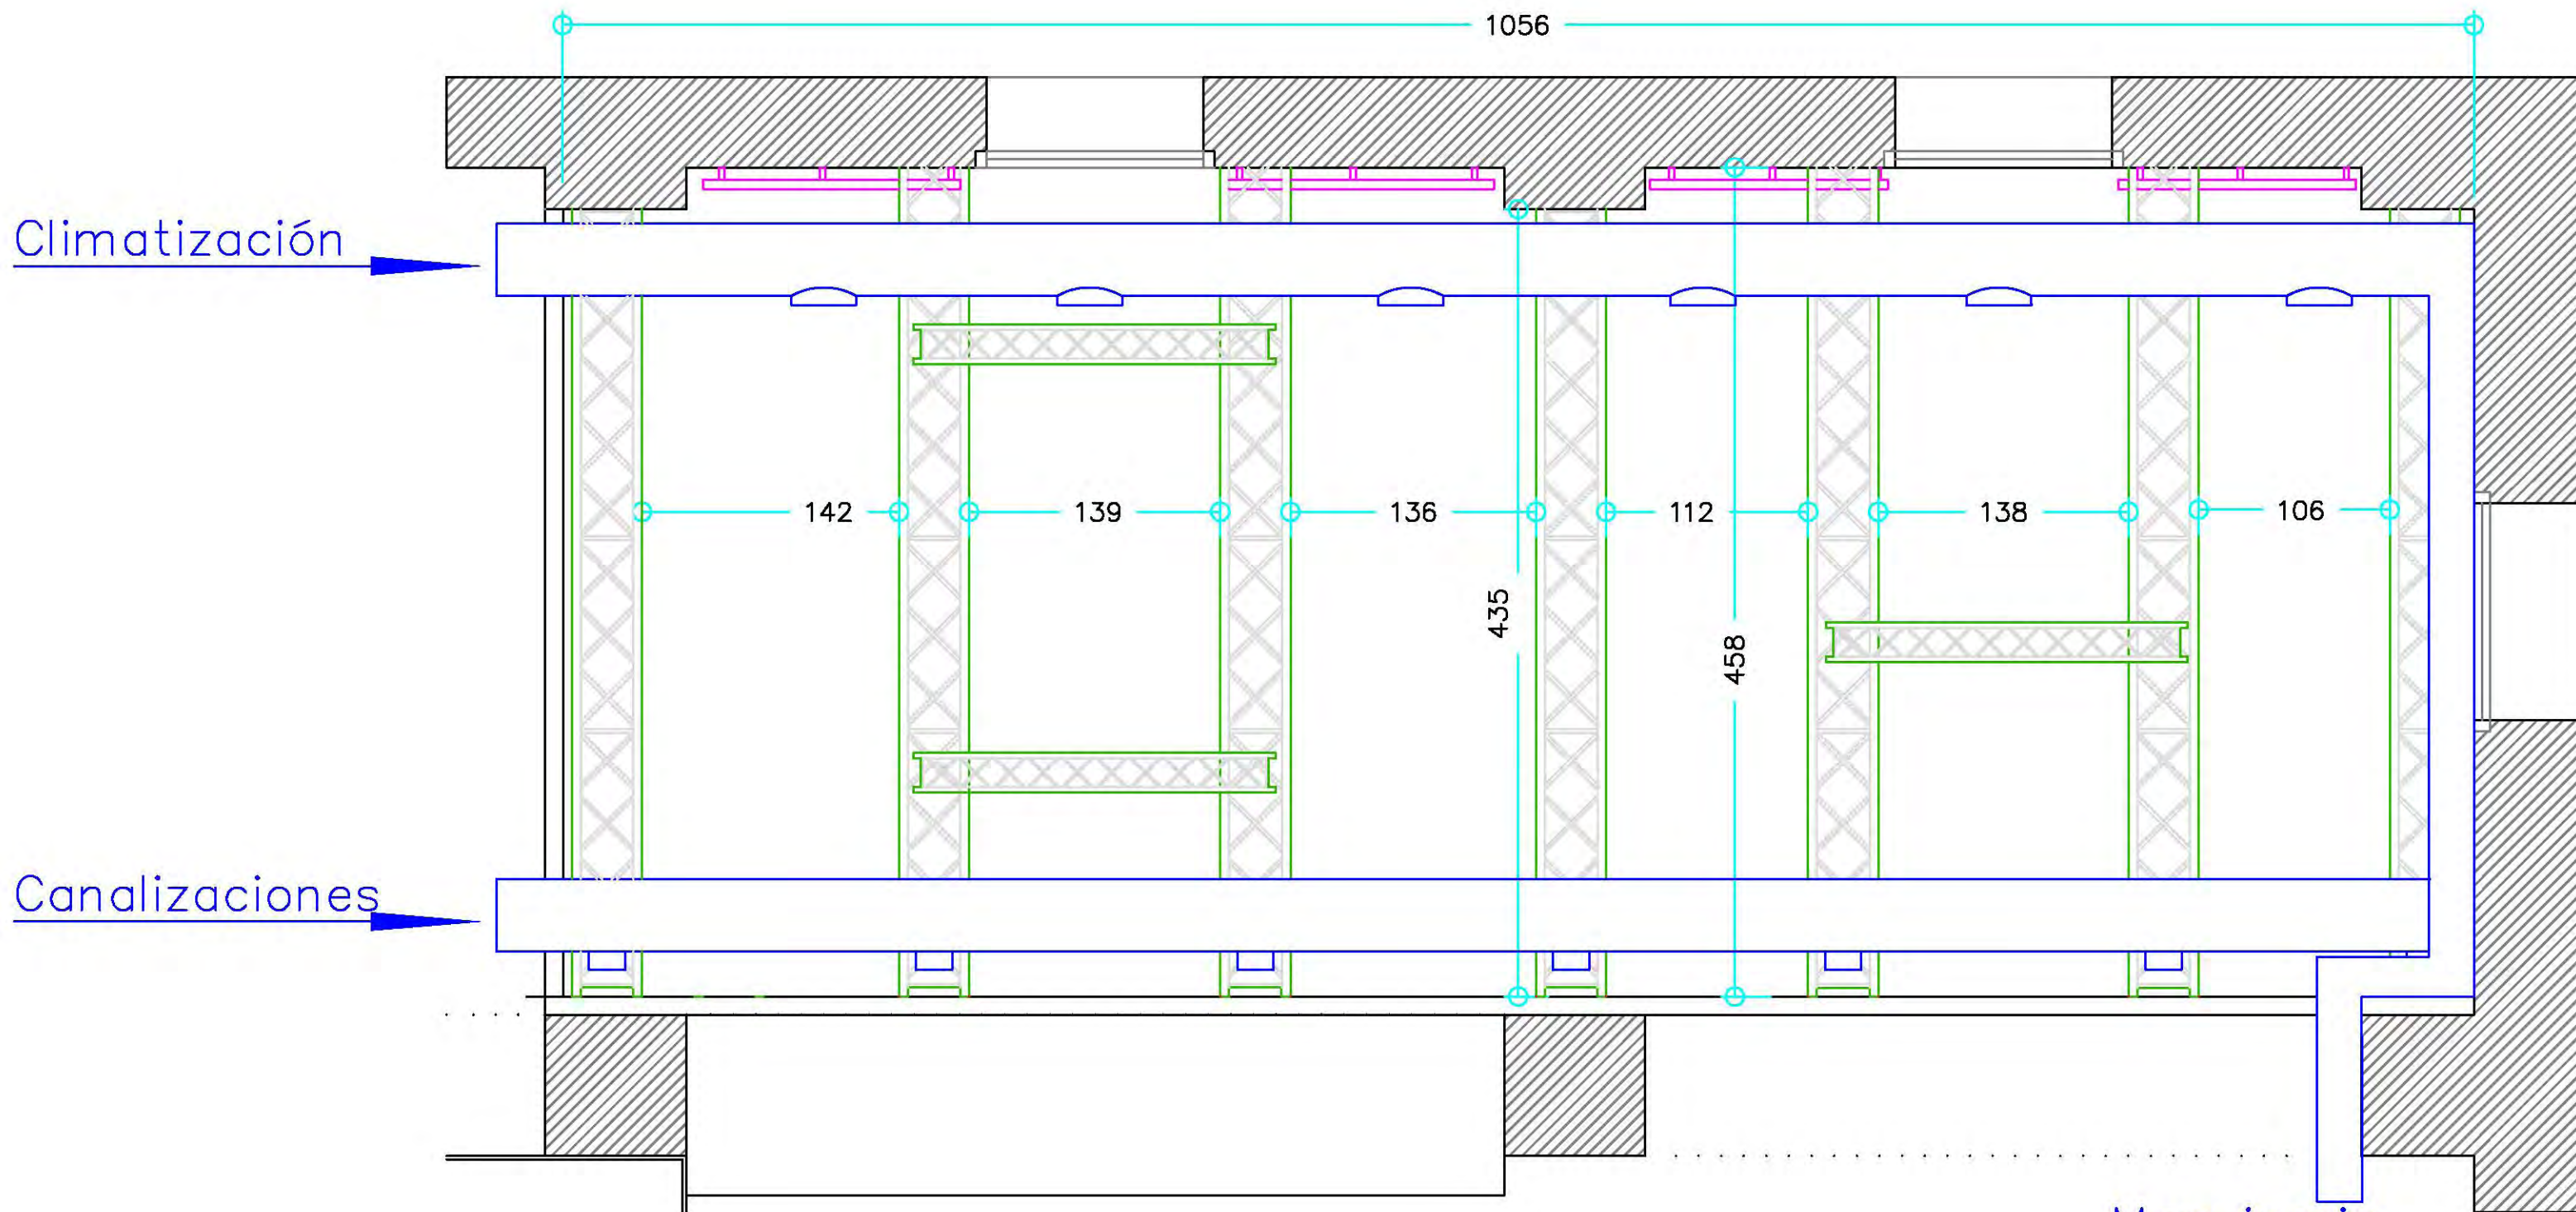

Harinera
ZGZ

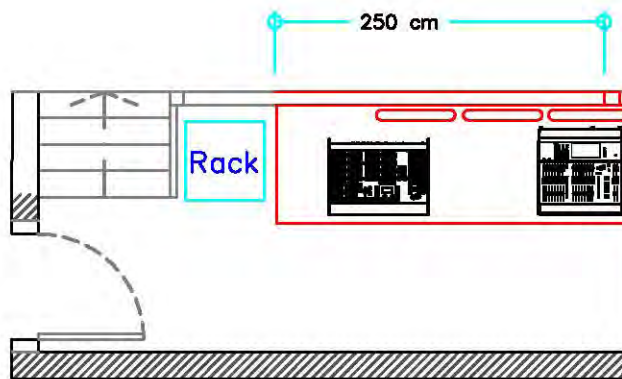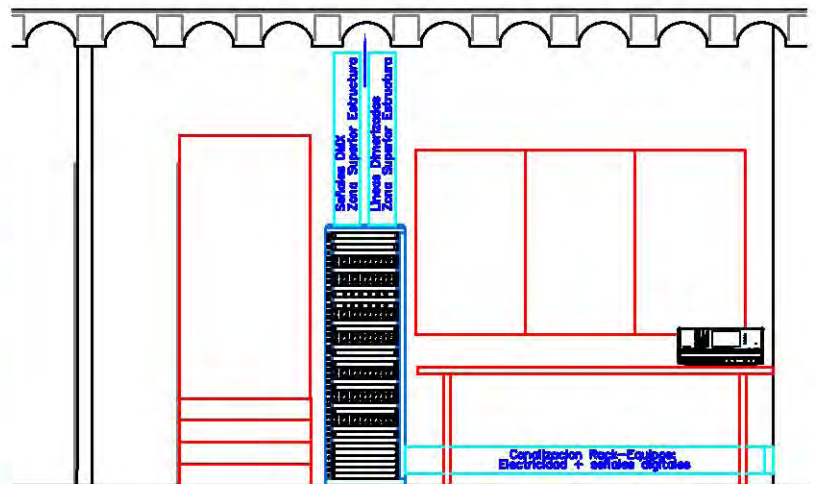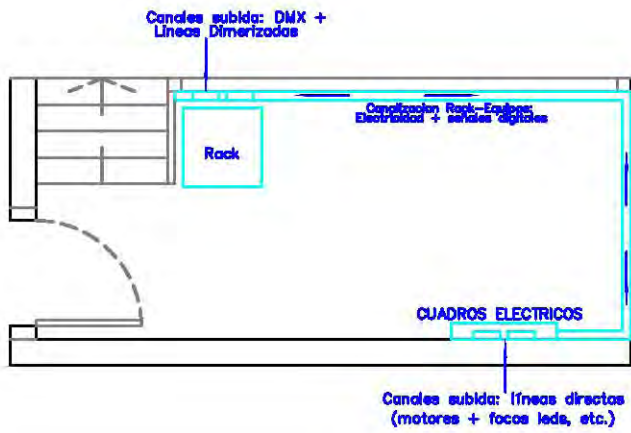

SALA DE CONTROL
S= 8,50 m²

