

PROYECTO BASICO Y DE EJECUCION **CENTRO MUSICAL LAS ARMAS**
EN EL EDIFICIO R.3 DEL P.E.R.I. ARMAS - CASTA ÁLVAREZ - SACRAMENTO - AGUADORES. BARRIO DE SAN PABLO

PROMOTOR: AYUNTAMIENTO DE ZARAGOZA
FECHA: FEBRERO 2009
EMPLAZAMIENTO: PLAZA MARIANO DE CAVIA. ZARAGOZA

PLANTA BAJA
CLIMATIZACION

C.3

ESCALA 1:100

C/ CASTA ALVAREZ




Zaragoza
AYUNTAMIENTO

AGUERRI ARQUITECTOS S.L.P.
calle San Juan y San Pedro 5-7
50001 Zaragoza
t. 976 200 578 t. 976 200 538
administracion@aguerrarquitectos.com

FERNANDO AGUERRI

JOSE IGNACIO AGUERRI

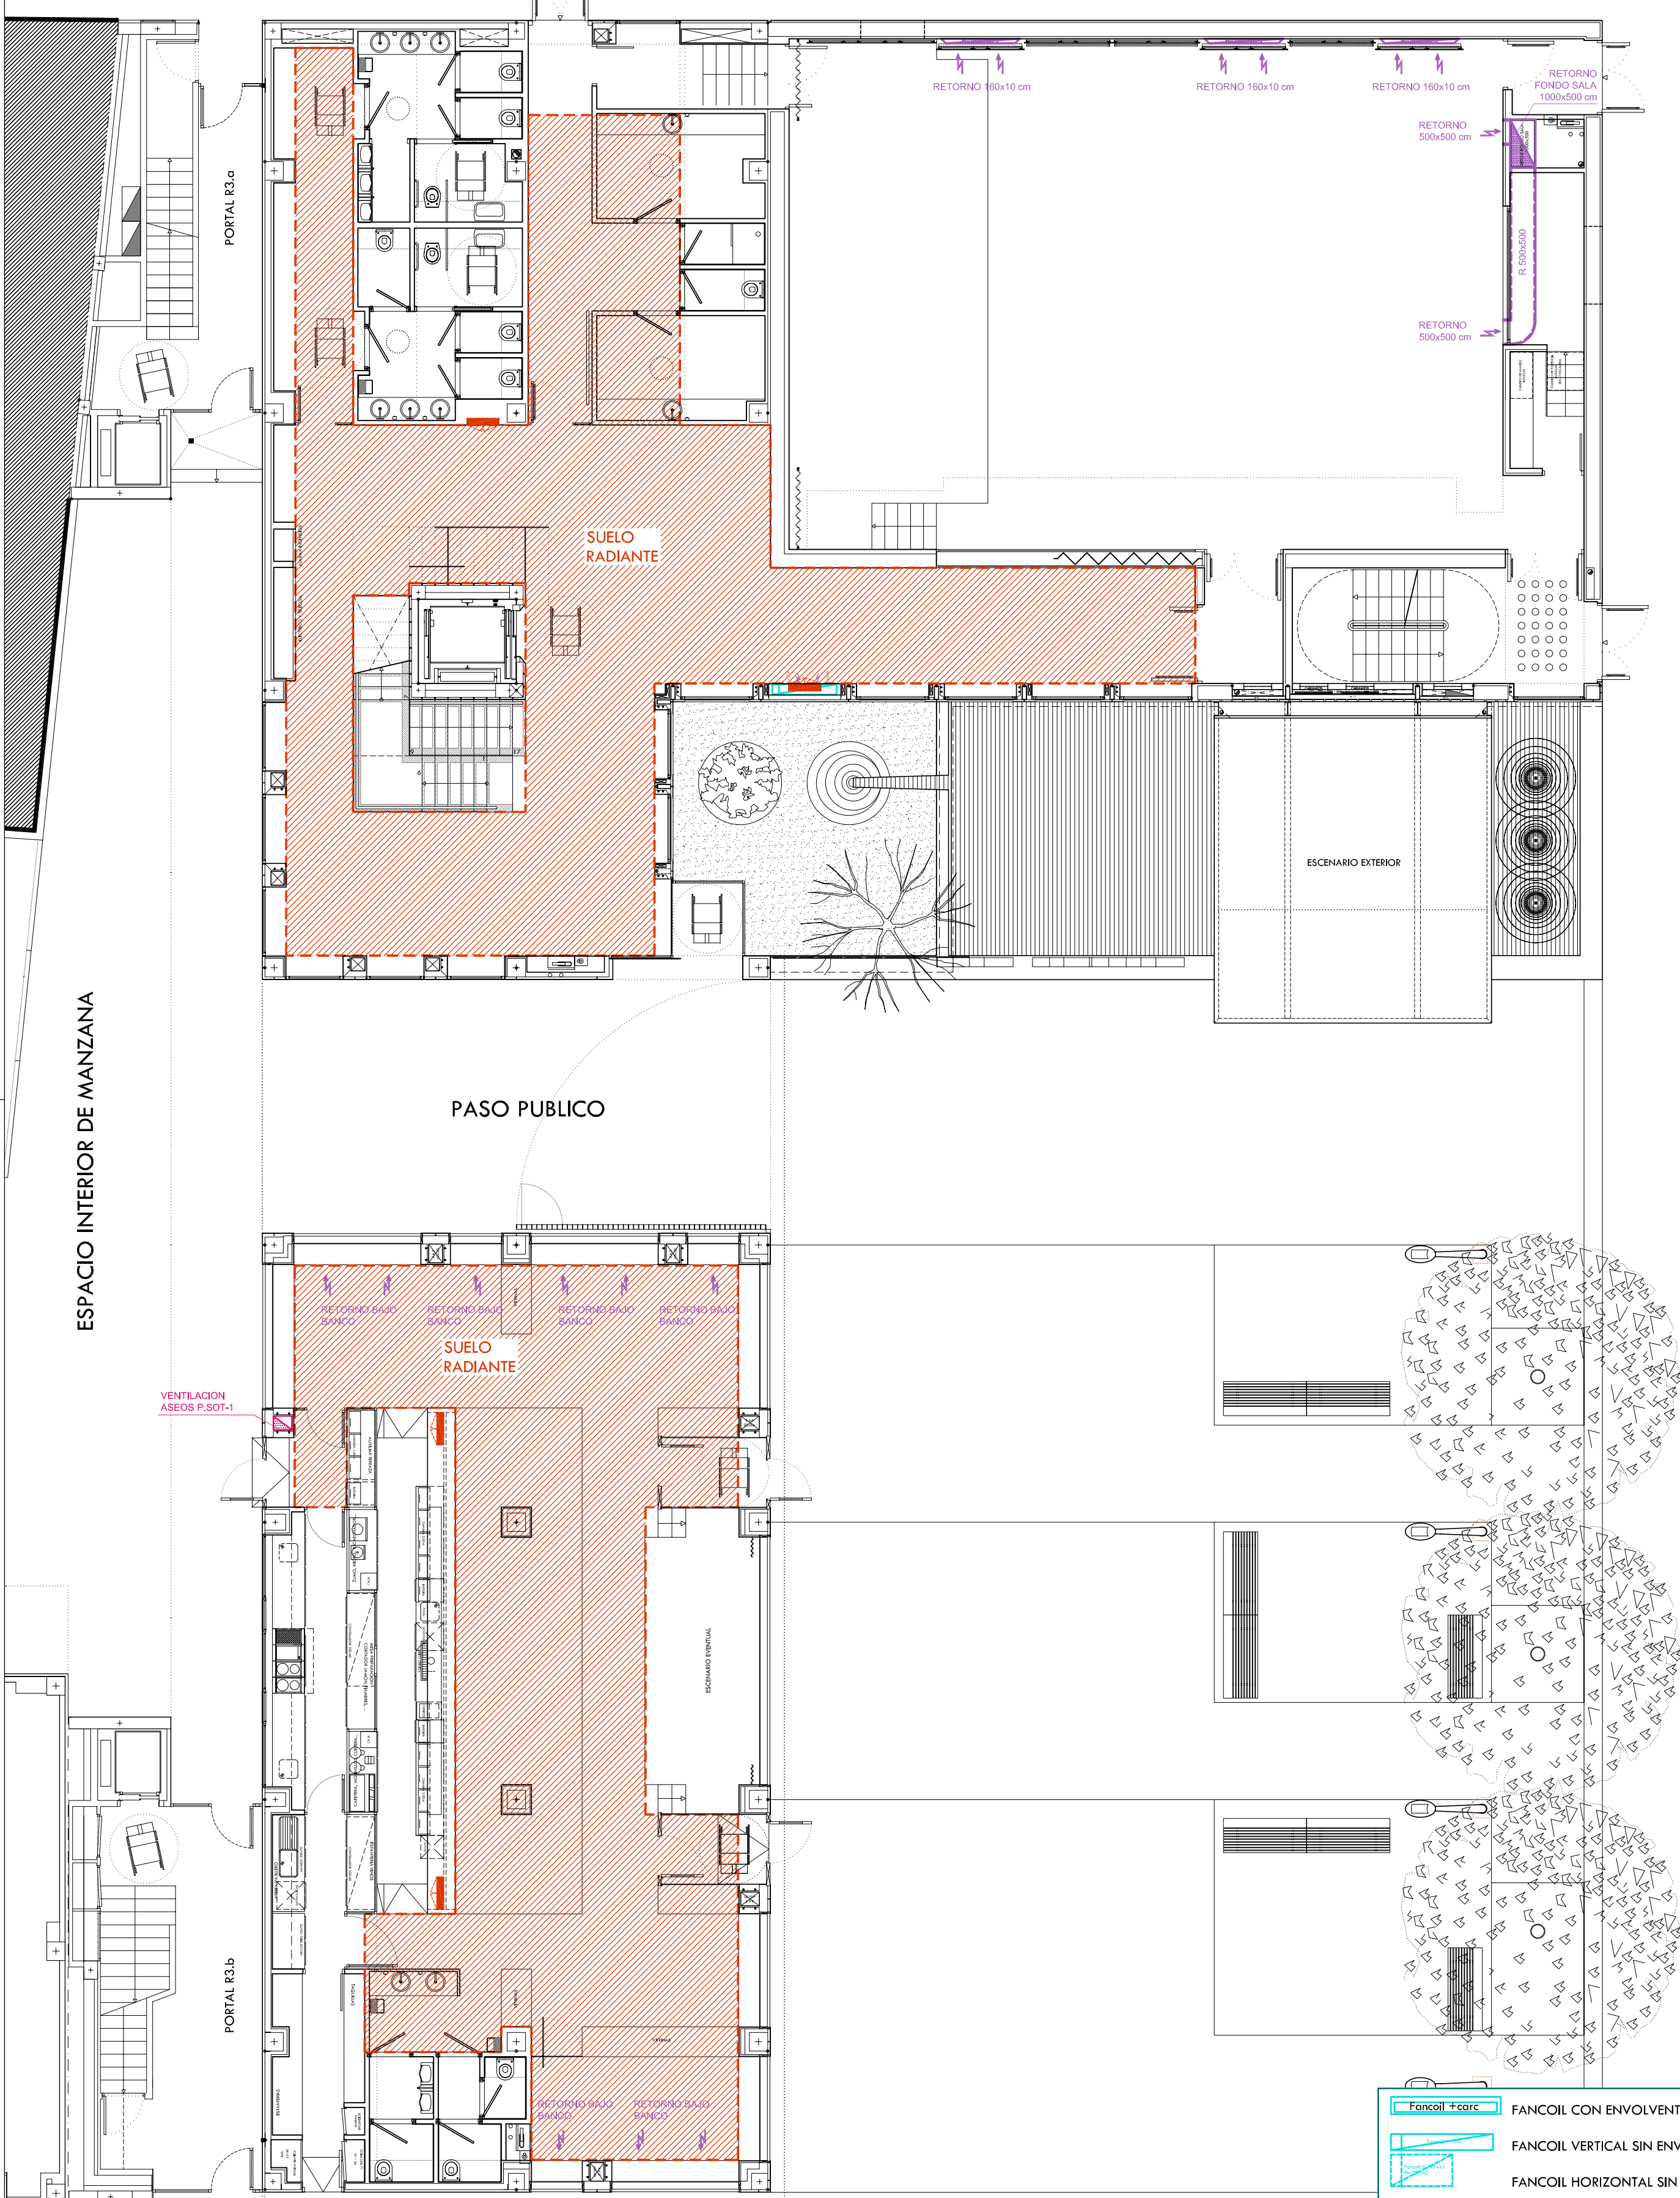

	FANCOIL CON ENVOLVENTE
	FANCOIL VERTICAL SIN ENVOLVENTE
	FANCOIL HORIZONTAL SIN ENVOLVENTE EN FALSO TECHO
	COLECTORES SUELO RADIANTE (70x15x55 cm)
	CONDUCTO IMPULSION
	CONDUCTO RETORNO
	CONDUCTO EXTRACCION
	DERIVACION TUBO RIZADO