

PROYECTO BASICO Y DE EJECUCION **CENTRO MUSICAL LAS ARMAS**  
EN EL EDIFICIO R.3 DEL P.E.R.I. ARMAS - CASTA ÁLVAREZ - SACRAMENTO - AGUADORES. BARRIO DE SAN PABLO

PROMOTOR: AYUNTAMIENTO DE ZARAGOZA  
FECHA: FEBRERO 2009  
EMPLAZAMIENTO: PLAZA MARIANO DE CAVIA. ZARAGOZA

PLANTA SOTANO -2  
FONTANERIA Y A.C.S.

F.1

ESCALA 1:100




**Zaragoza**  
AYUNTAMIENTO

AGUERRI ARQUITECTOS S.L.P.  
calle San Juan y San Pedro 5-7  
50001 Zaragoza  
t. 976 200 578 t. 976 200 538  
administracion@aguerrarquitectos.com

FERNANDO AGUERRI

JOSE IGNACIO AGUERRI

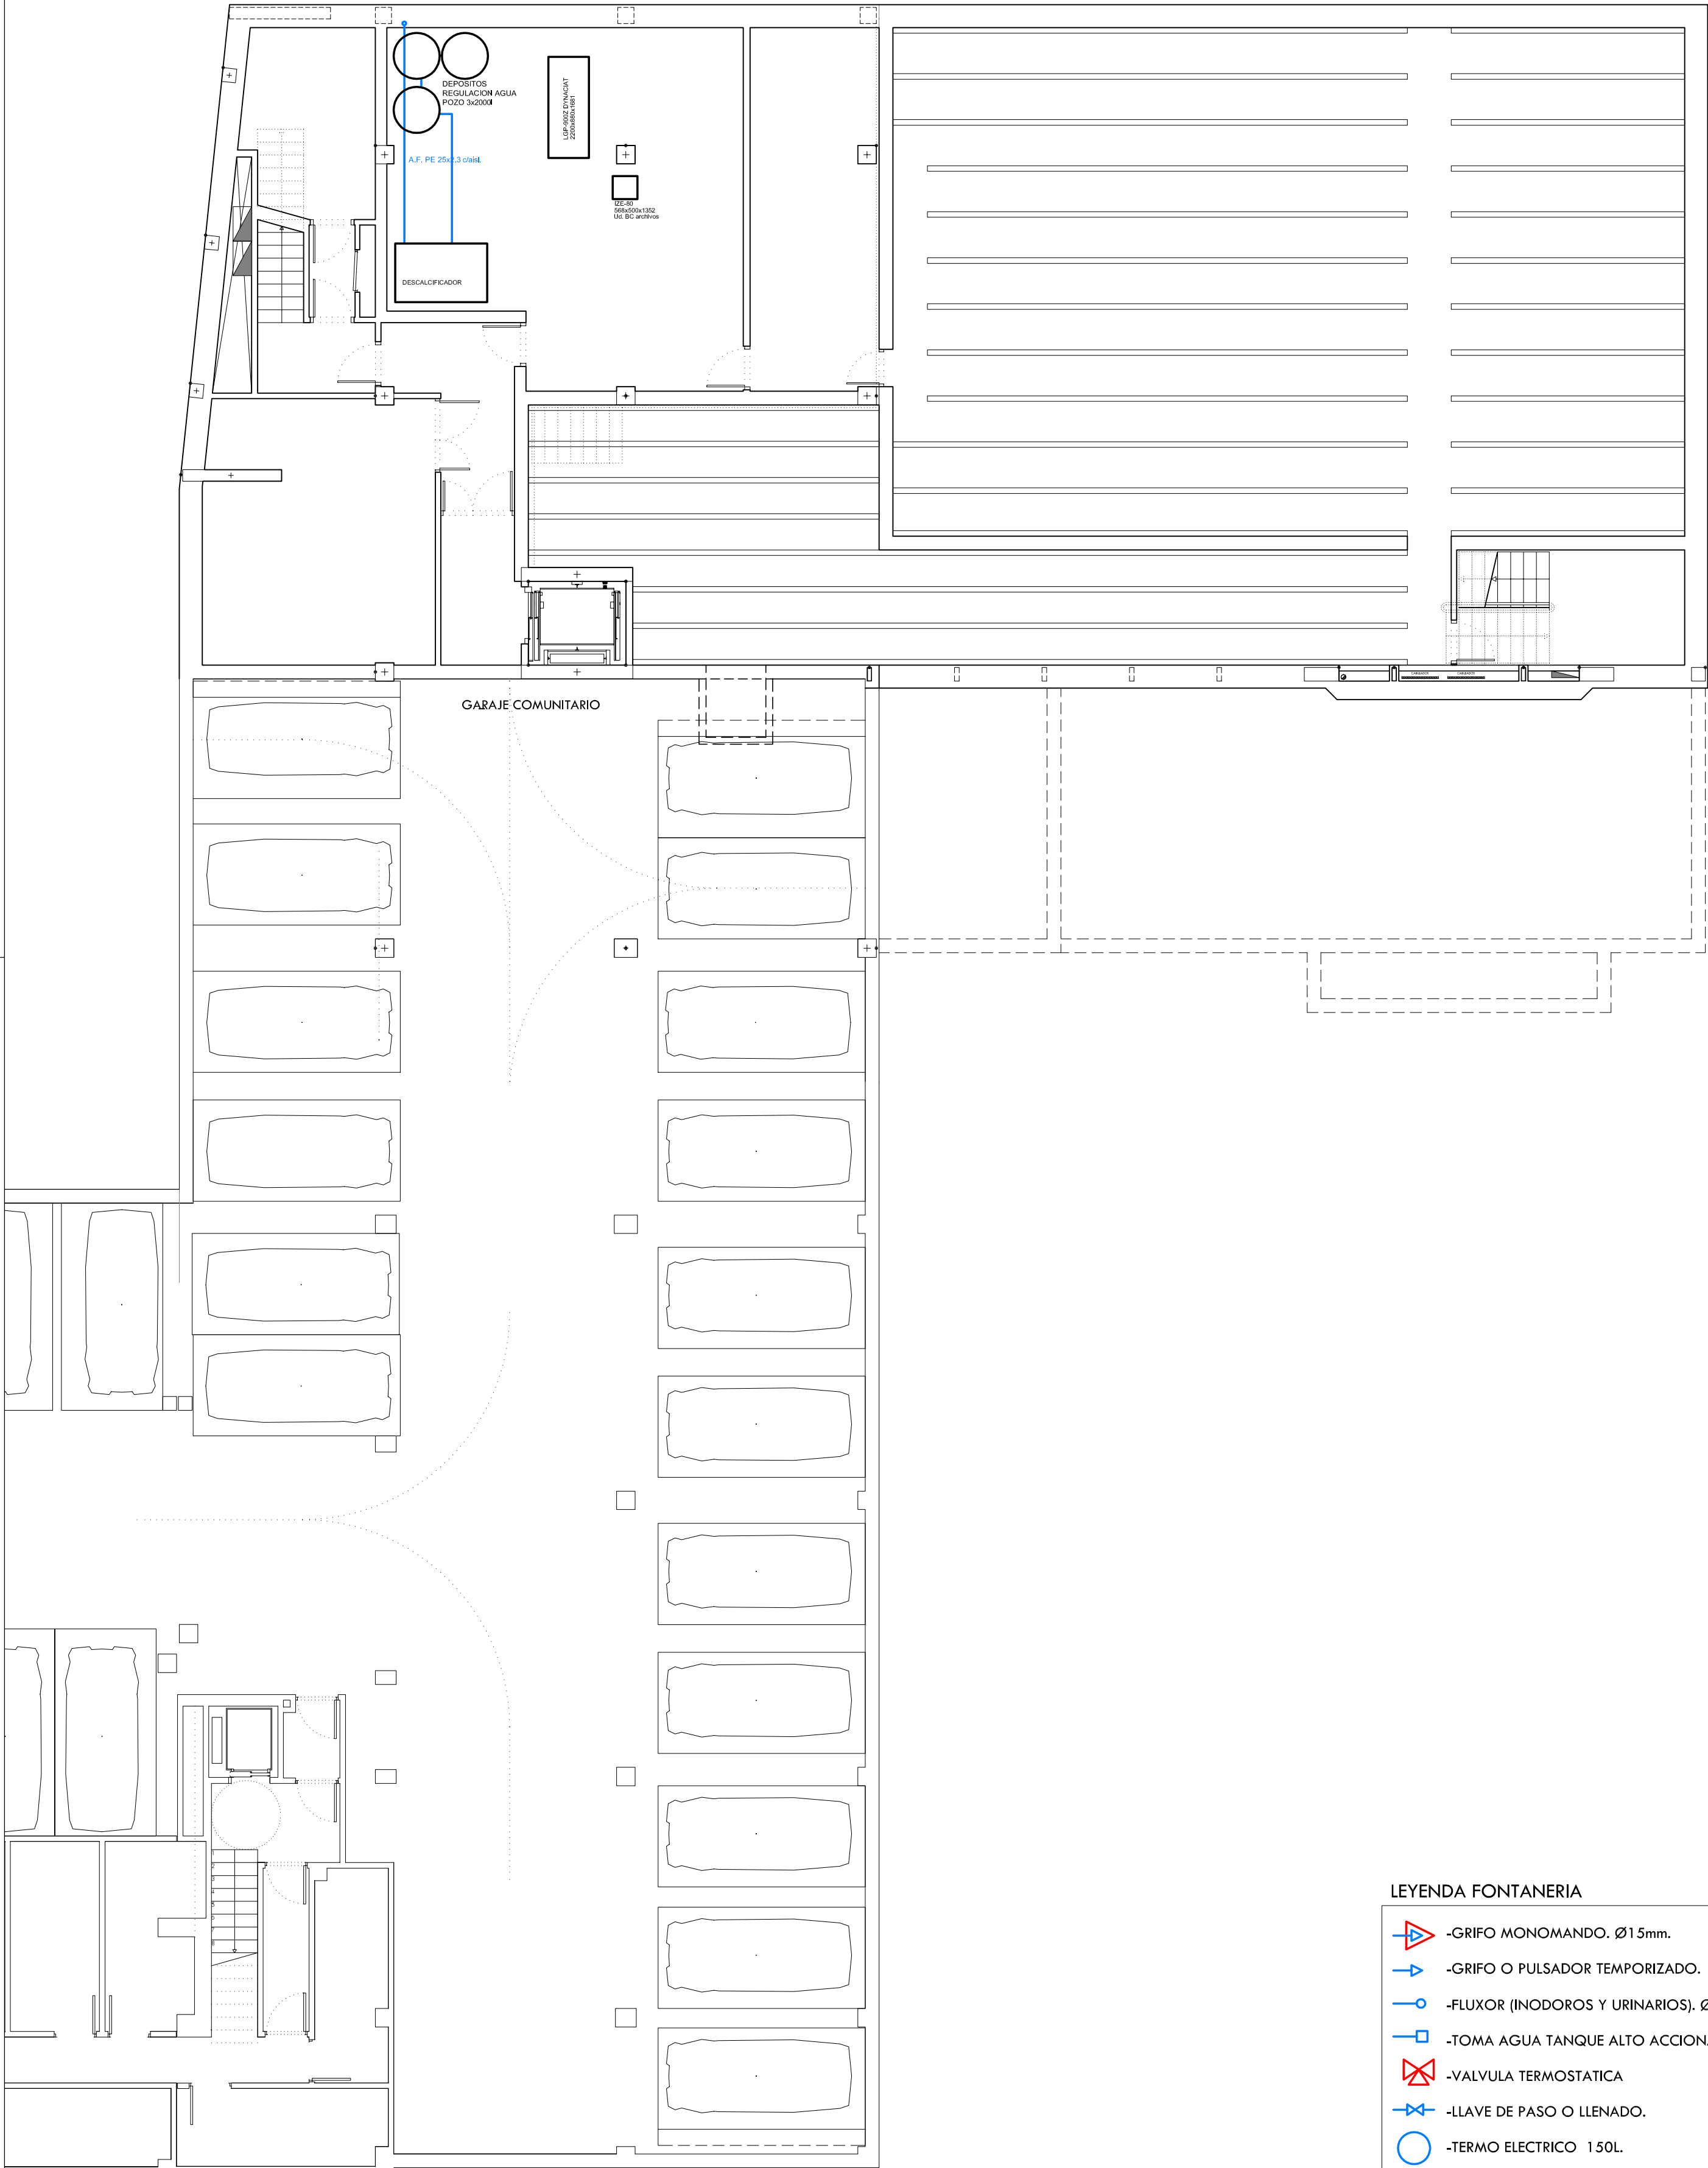

LEYENDA FONTANERIA

- GRIFO MONOMANDO. Ø15mm.
- GRIFO O PULSADOR TEMPORIZADO.
- FLUXOR (INODOROS Y URINARIOS). Ø25mm.
- TOMA AGUA TANQUE ALTO ACCIONAMIENTO NEUMATICO
- VALVULA TERMOSTATICA
- LLAVE DE PASO O LLENADO.
- TERMO ELECTRICO 150L.
- DEPOSITO POLIPROPILENO 60 L.
- CONDUCTO AGUA FRIA.
- CONDUCTO AGUA CALIENTE.