

PROYECTO BASICO Y DE EJECUCION **CENTRO MUSICAL LAS ARMAS**  
EN EL EDIFICIO R.3 DEL P.E.R.I. ARMAS - CASTA ÁLVAREZ - SACRAMENTO - AGUADORES. BARRIO DE SAN PABLO

PROMOTOR: AYUNTAMIENTO DE ZARAGOZA  
FECHA: FEBRERO 2009  
EMPLAZAMIENTO: PLAZA MARIANO DE CAVIA. ZARAGOZA

PLANTA SOTANO -1

FONTANERIA Y A.C.S.

## F.2


ESCALA 1:100



**AGUERRI ARQUITECTOS S.L.P.**  
calle San Juan y San Pedro 5-7  
50001 Zaragoza  
t. 976 200 578 f. 976 200 538  
administracion@aguerriarquitectos.com





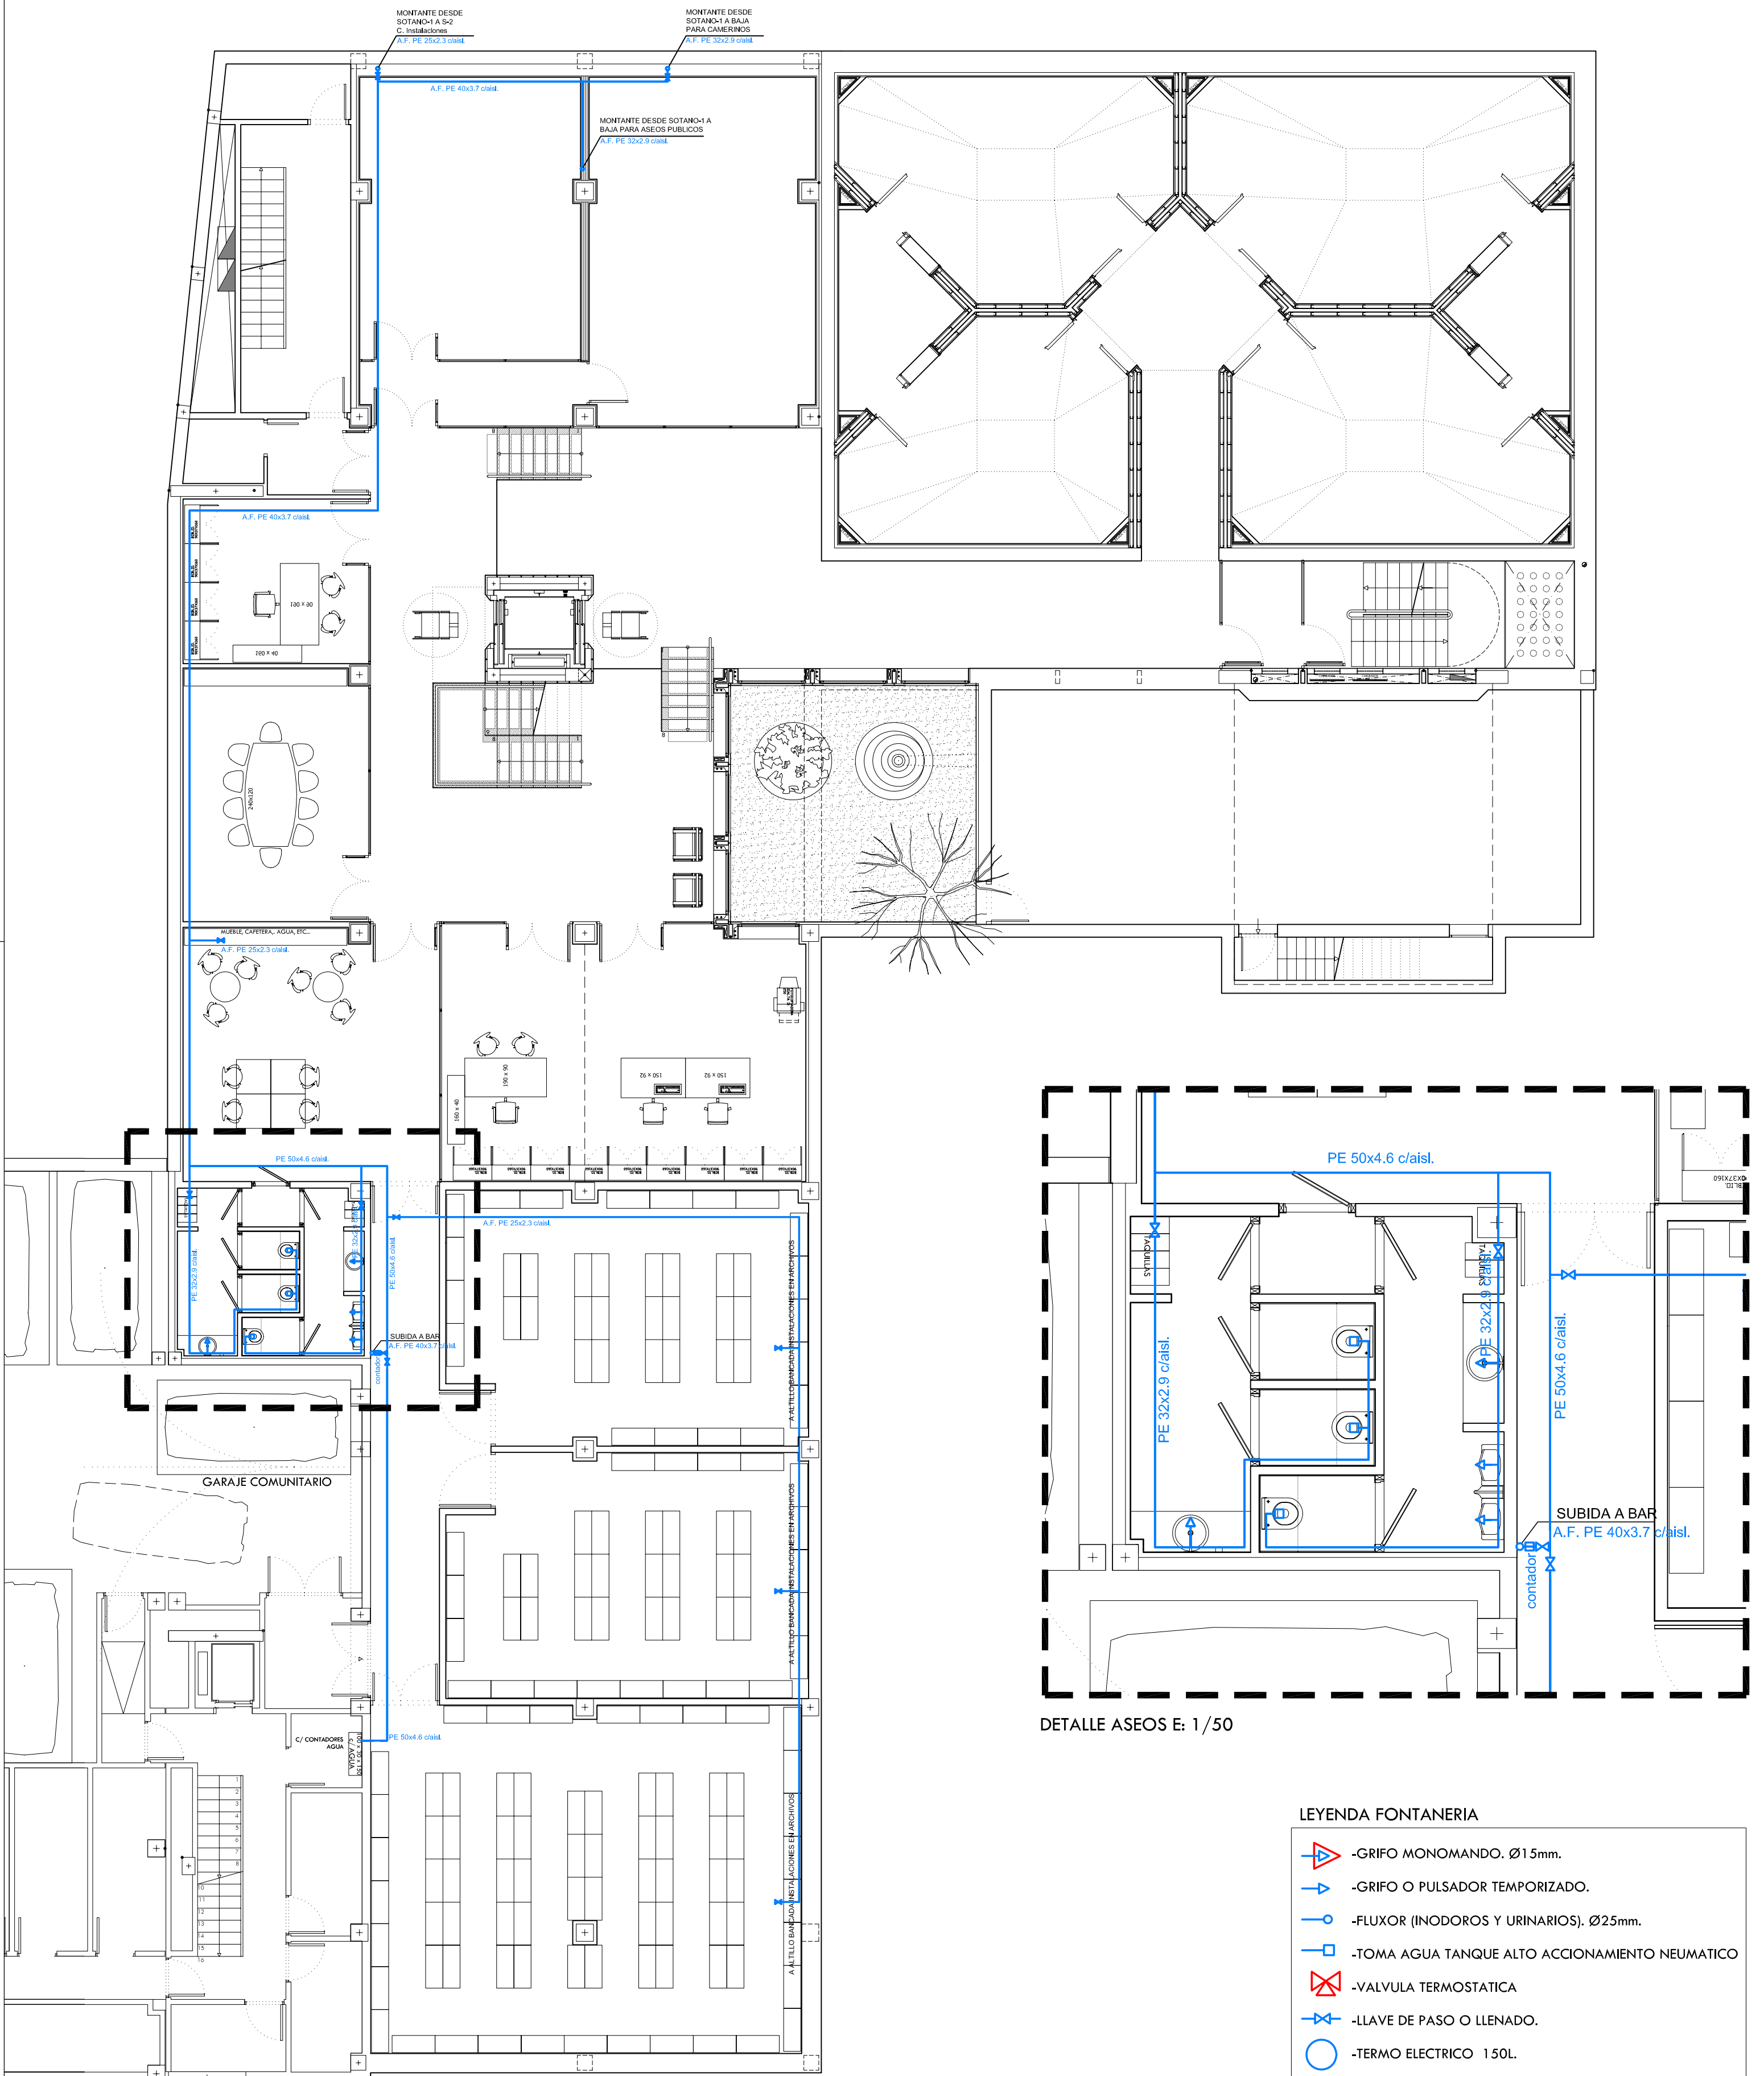







JOSE IGNACIO AGUERRI



DETALLE ASEOS E: 1/50

## LEYENDA FONTANERIA

-  -GRIFO MONOMANDO. Ø15mm.
-  -GRIFO O PULSADOR TEMPORIZADO.
-  -FLUXOR (INODOROS Y URINARIOS). Ø25mm.
-  -TOMA AGUA TANQUE ALTO ACCIONAMIENTO NEUMATICO
-  -VALVULA TERMOSTATICA
-  -LLAVE DE PASO O LLENADO.
-  -TERMO ELECTRICO 150L.
-  -DEPOSITO POLIPROPILENO 60 L.
-  -CONDUCTO AGUA FRIA.
-  -CONDUCTO AGUA CALIENTE.