

ZONA DE USO PUBLICO INTERIOR DE MANZANA

PROYECTO BASICO Y DE EJECUCION DE ADECUACION DE LOCALES EN PLANTA BAJA SIN USO ESPECIFICO
P.E.R.I. ARMAS - CASTA ALVAREZ - SACRAMENTO Y AGUADORES DE ZARAGOZA

PROMOTOR:
FECHA:
EMPLAZAMIENTO:

ZARAGOZA VIVIENDA
ABRIL 2009
C/ ARMAS Y C/ CASTA ALVAREZ, ZARAGOZA

PLANTAS ESTADO PROYECTADO
ELECTRICIDAD E ILUMINACION

Zaragoza
VIVIENDA


AGUIARI ARQUITECTOS S.L.P.
calle San Juan y San Pedro, 5-7
20001
Zaragoza
t. 976 200 578
cel. 616 200 538
ed@aguiariarquitectos.com

FERNANDO AGUIARI


JOSE IGNACIO AGUIARI

ESCALA 1:50


NOTA: LA ILUMINACION DEFINIDA EN ESTE PROYECTO ES INDICATIVA. SOLO SE COLOCARAN UN NUMERO DE LUMINARIAS REDUCIDO QUE DEBEN COMPLEMENTARSE EN FUNCION DEL USO FUTURO.

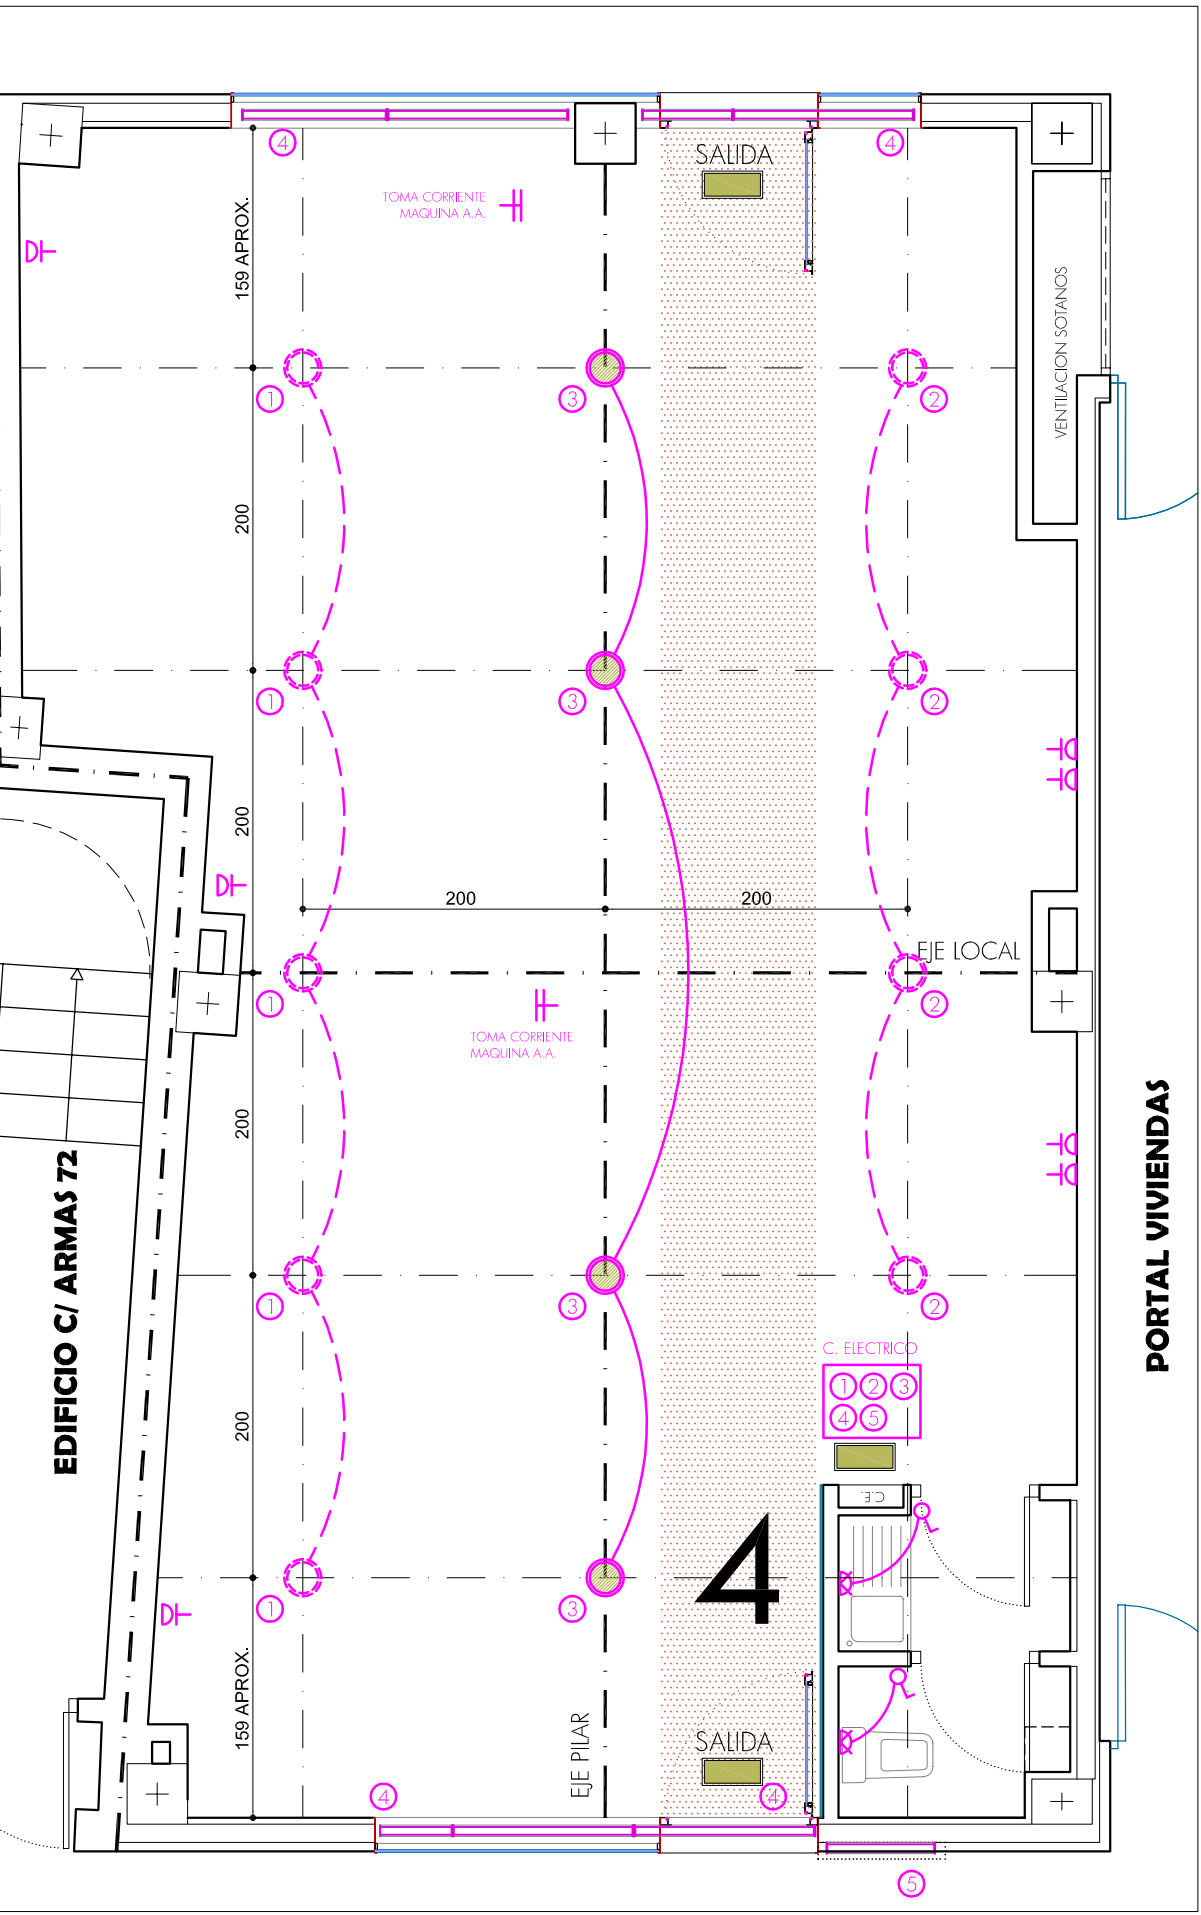

R3 DEL P.E.R.I.

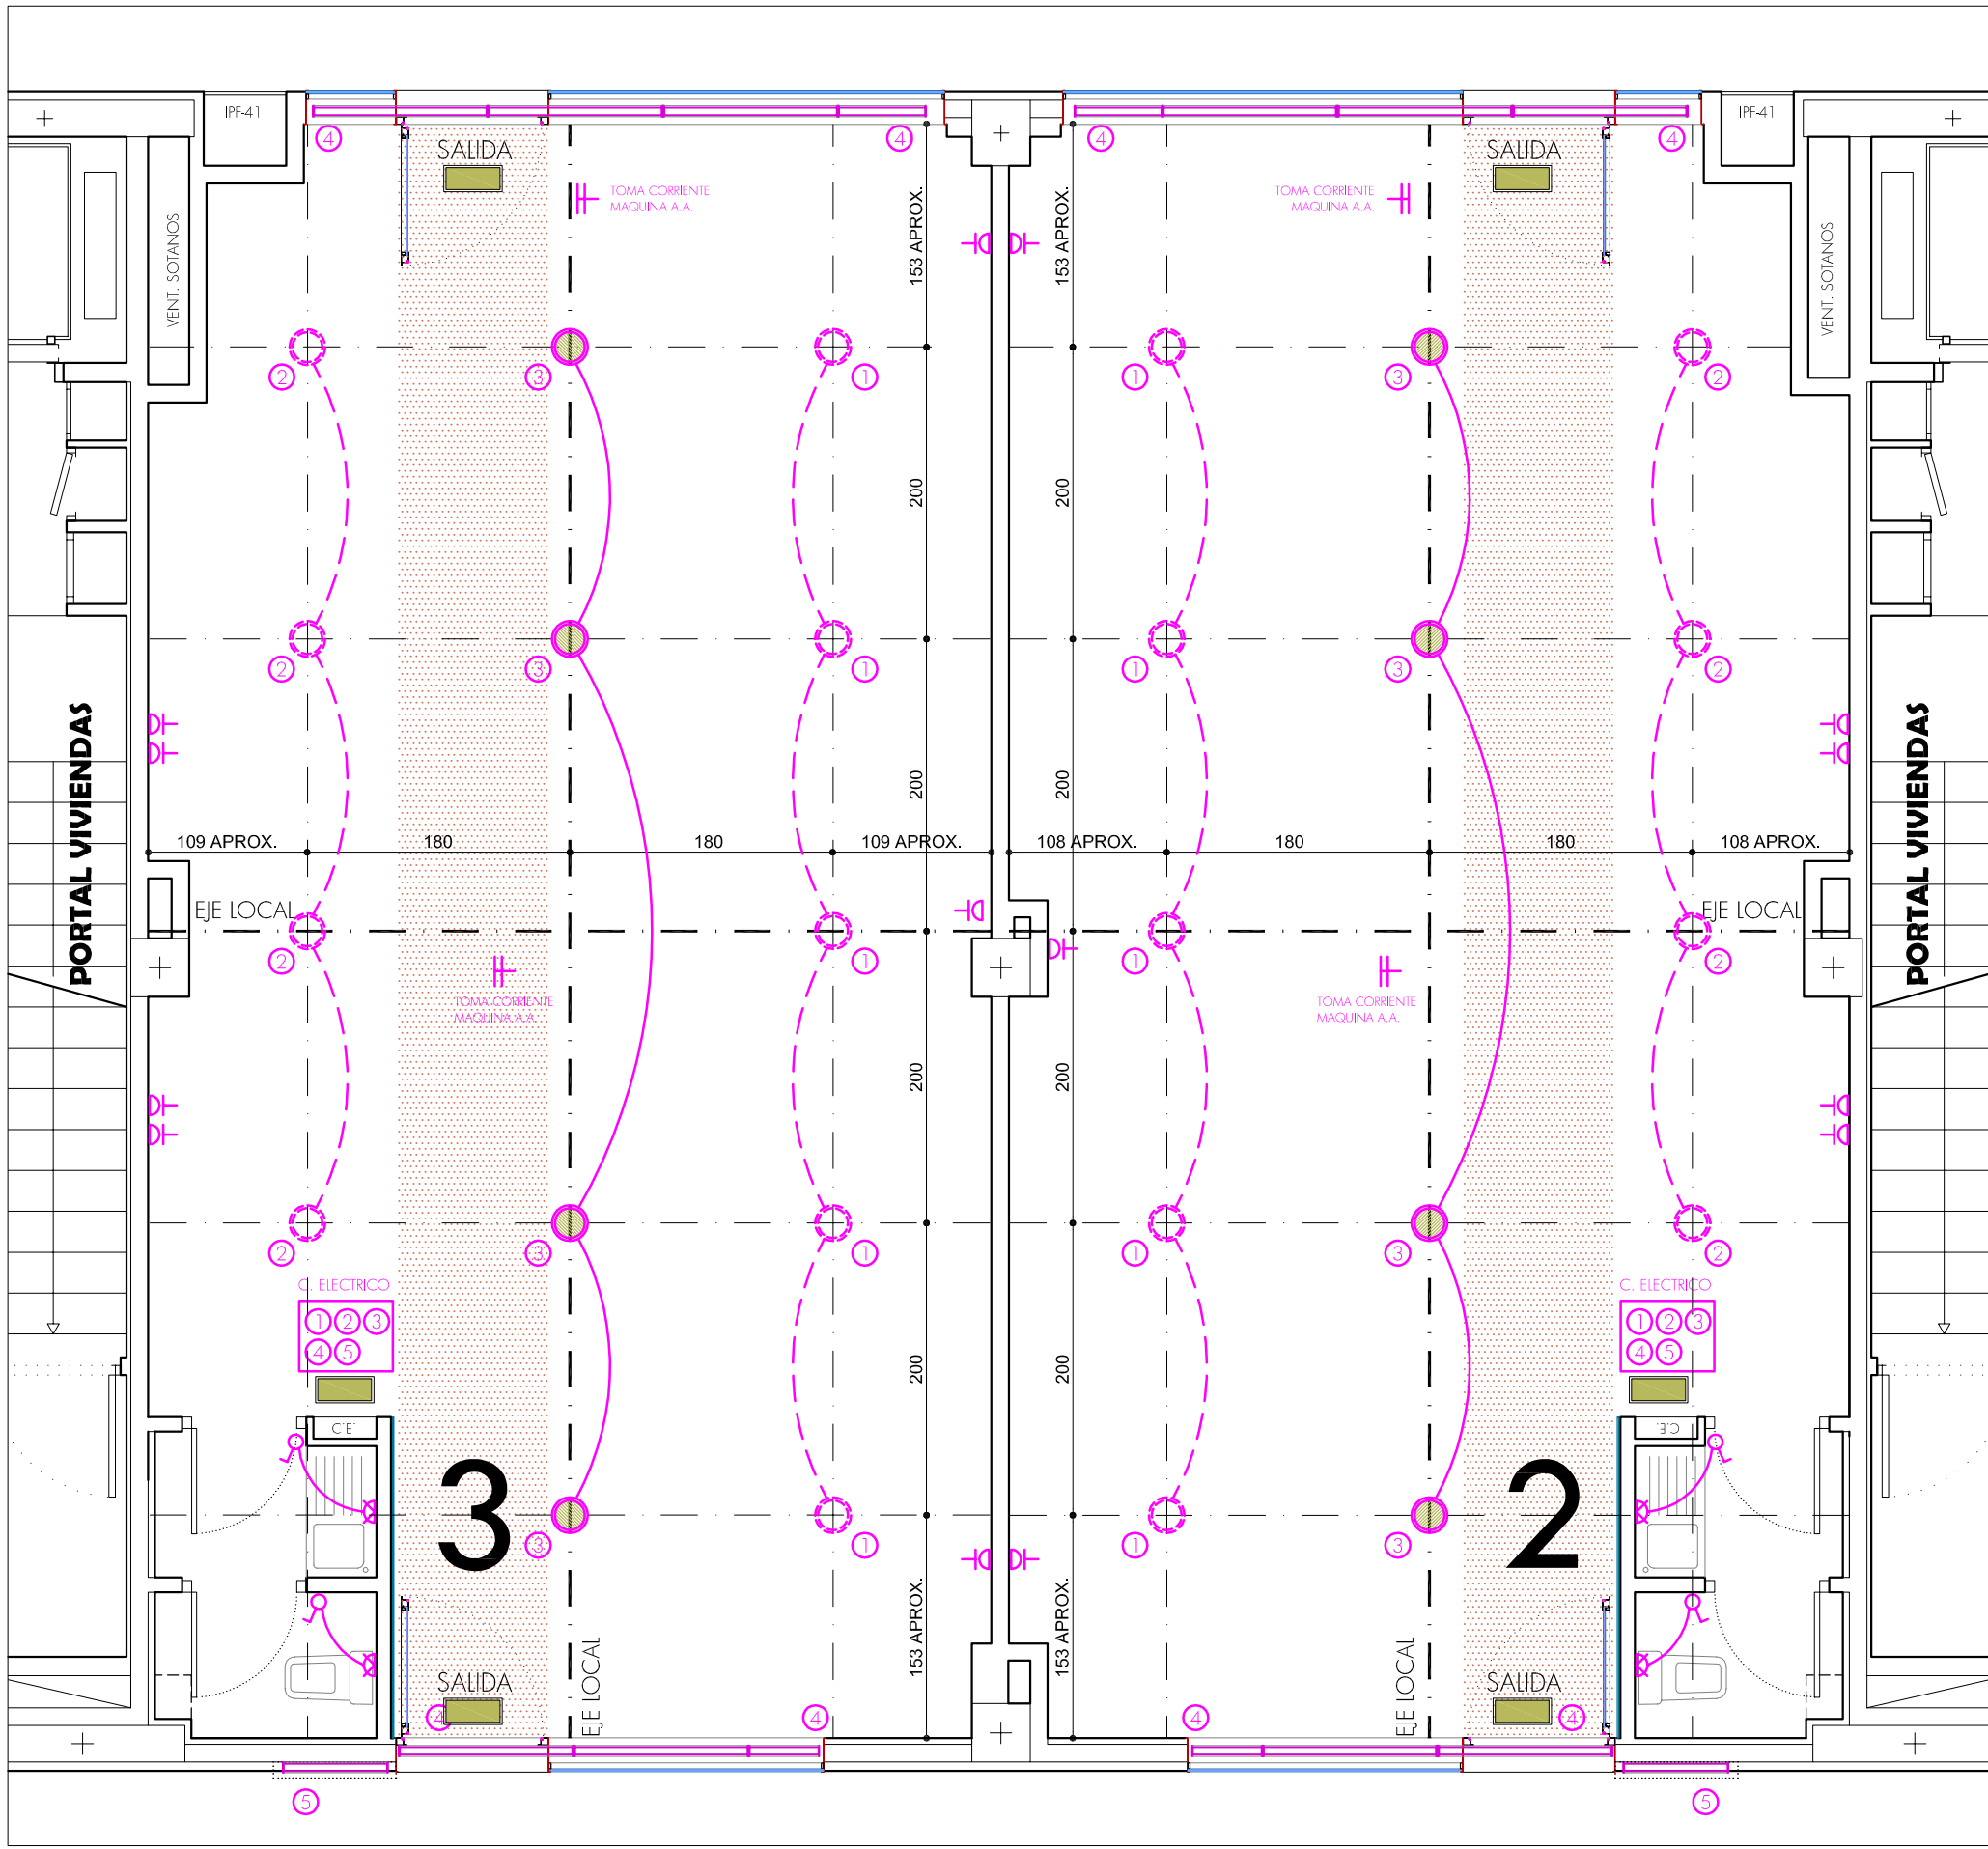


R3 DEL P.E.R.I.

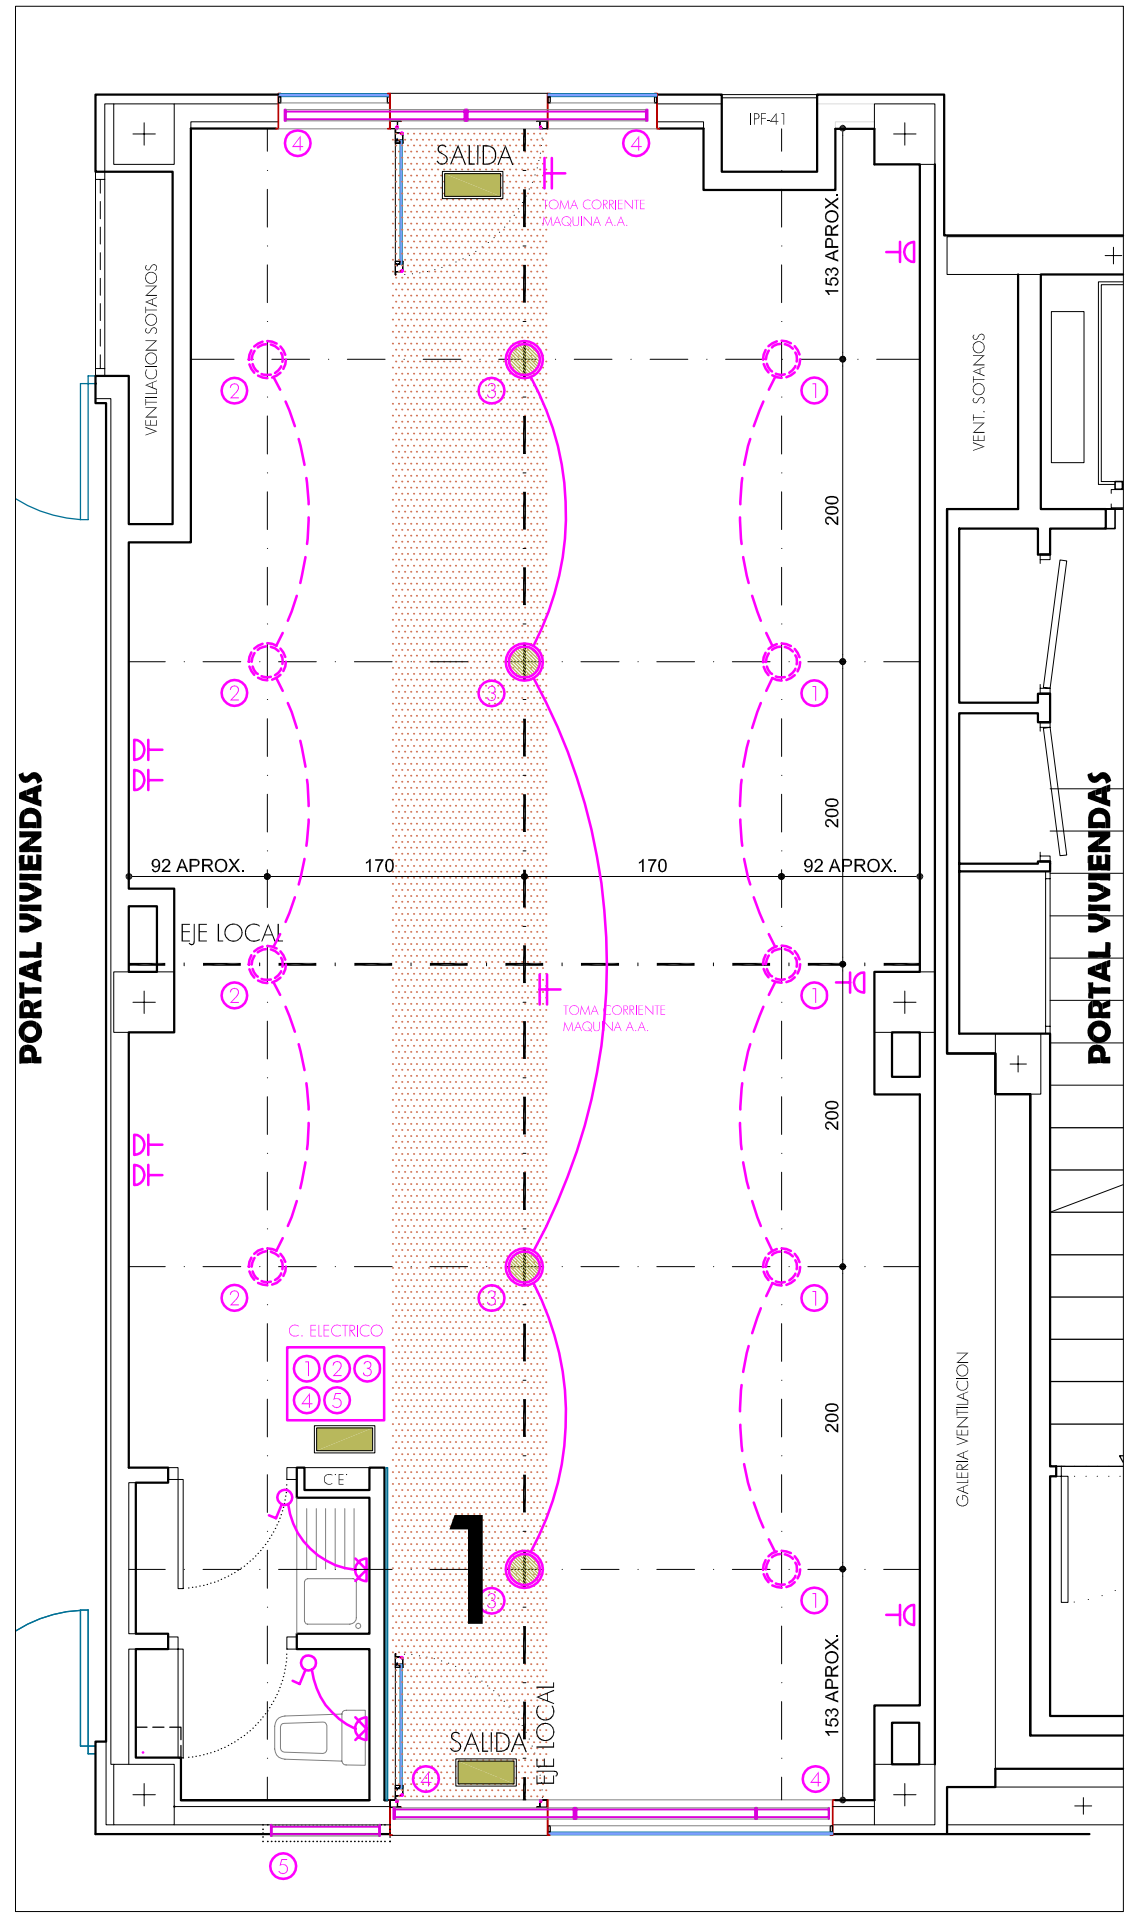


FACHADA Y ACCESO PRINCIPAL A CALLE DE LAS ARMAS


ZONA DE USO PUBLICO INTERIOR DE MANZANA

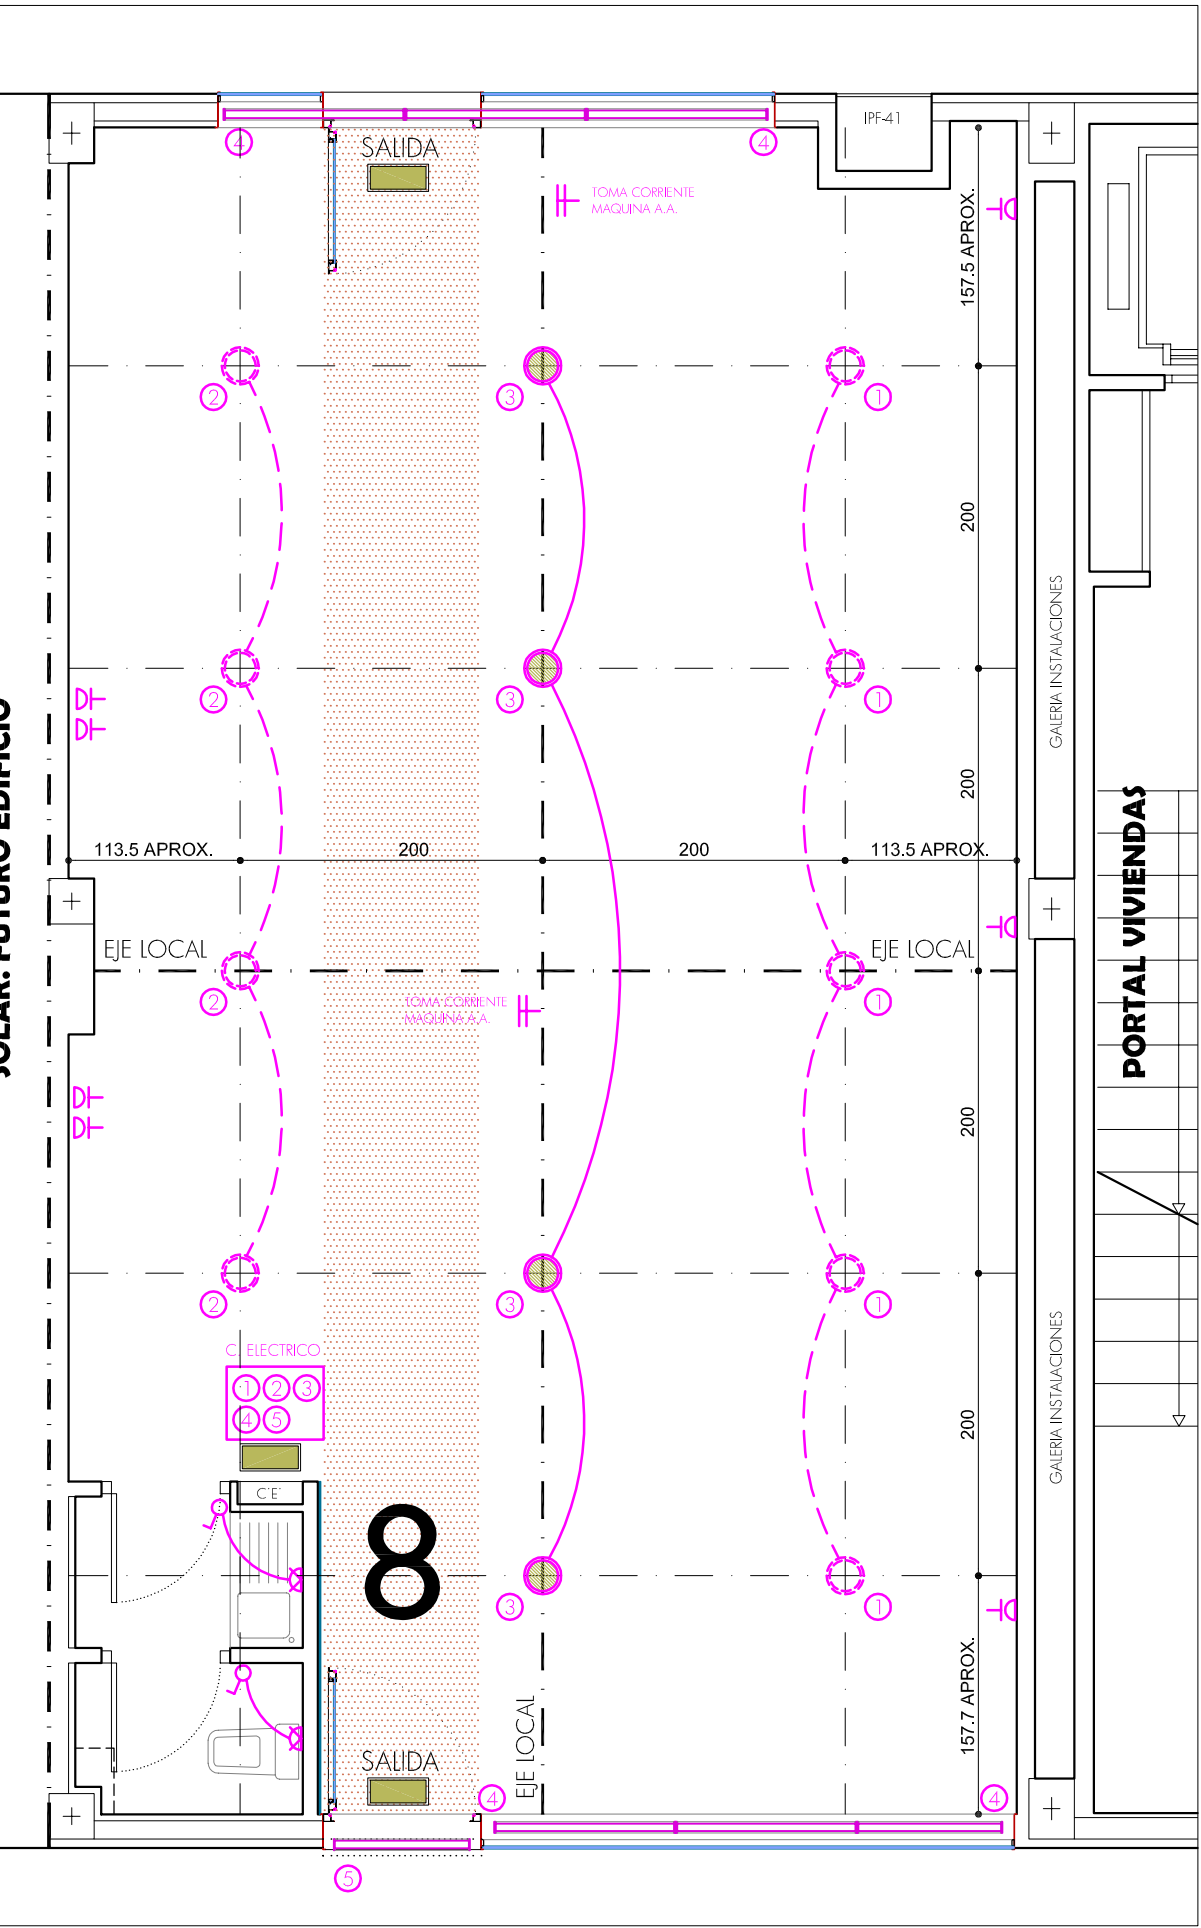

R4 DEL P.E.R.I.

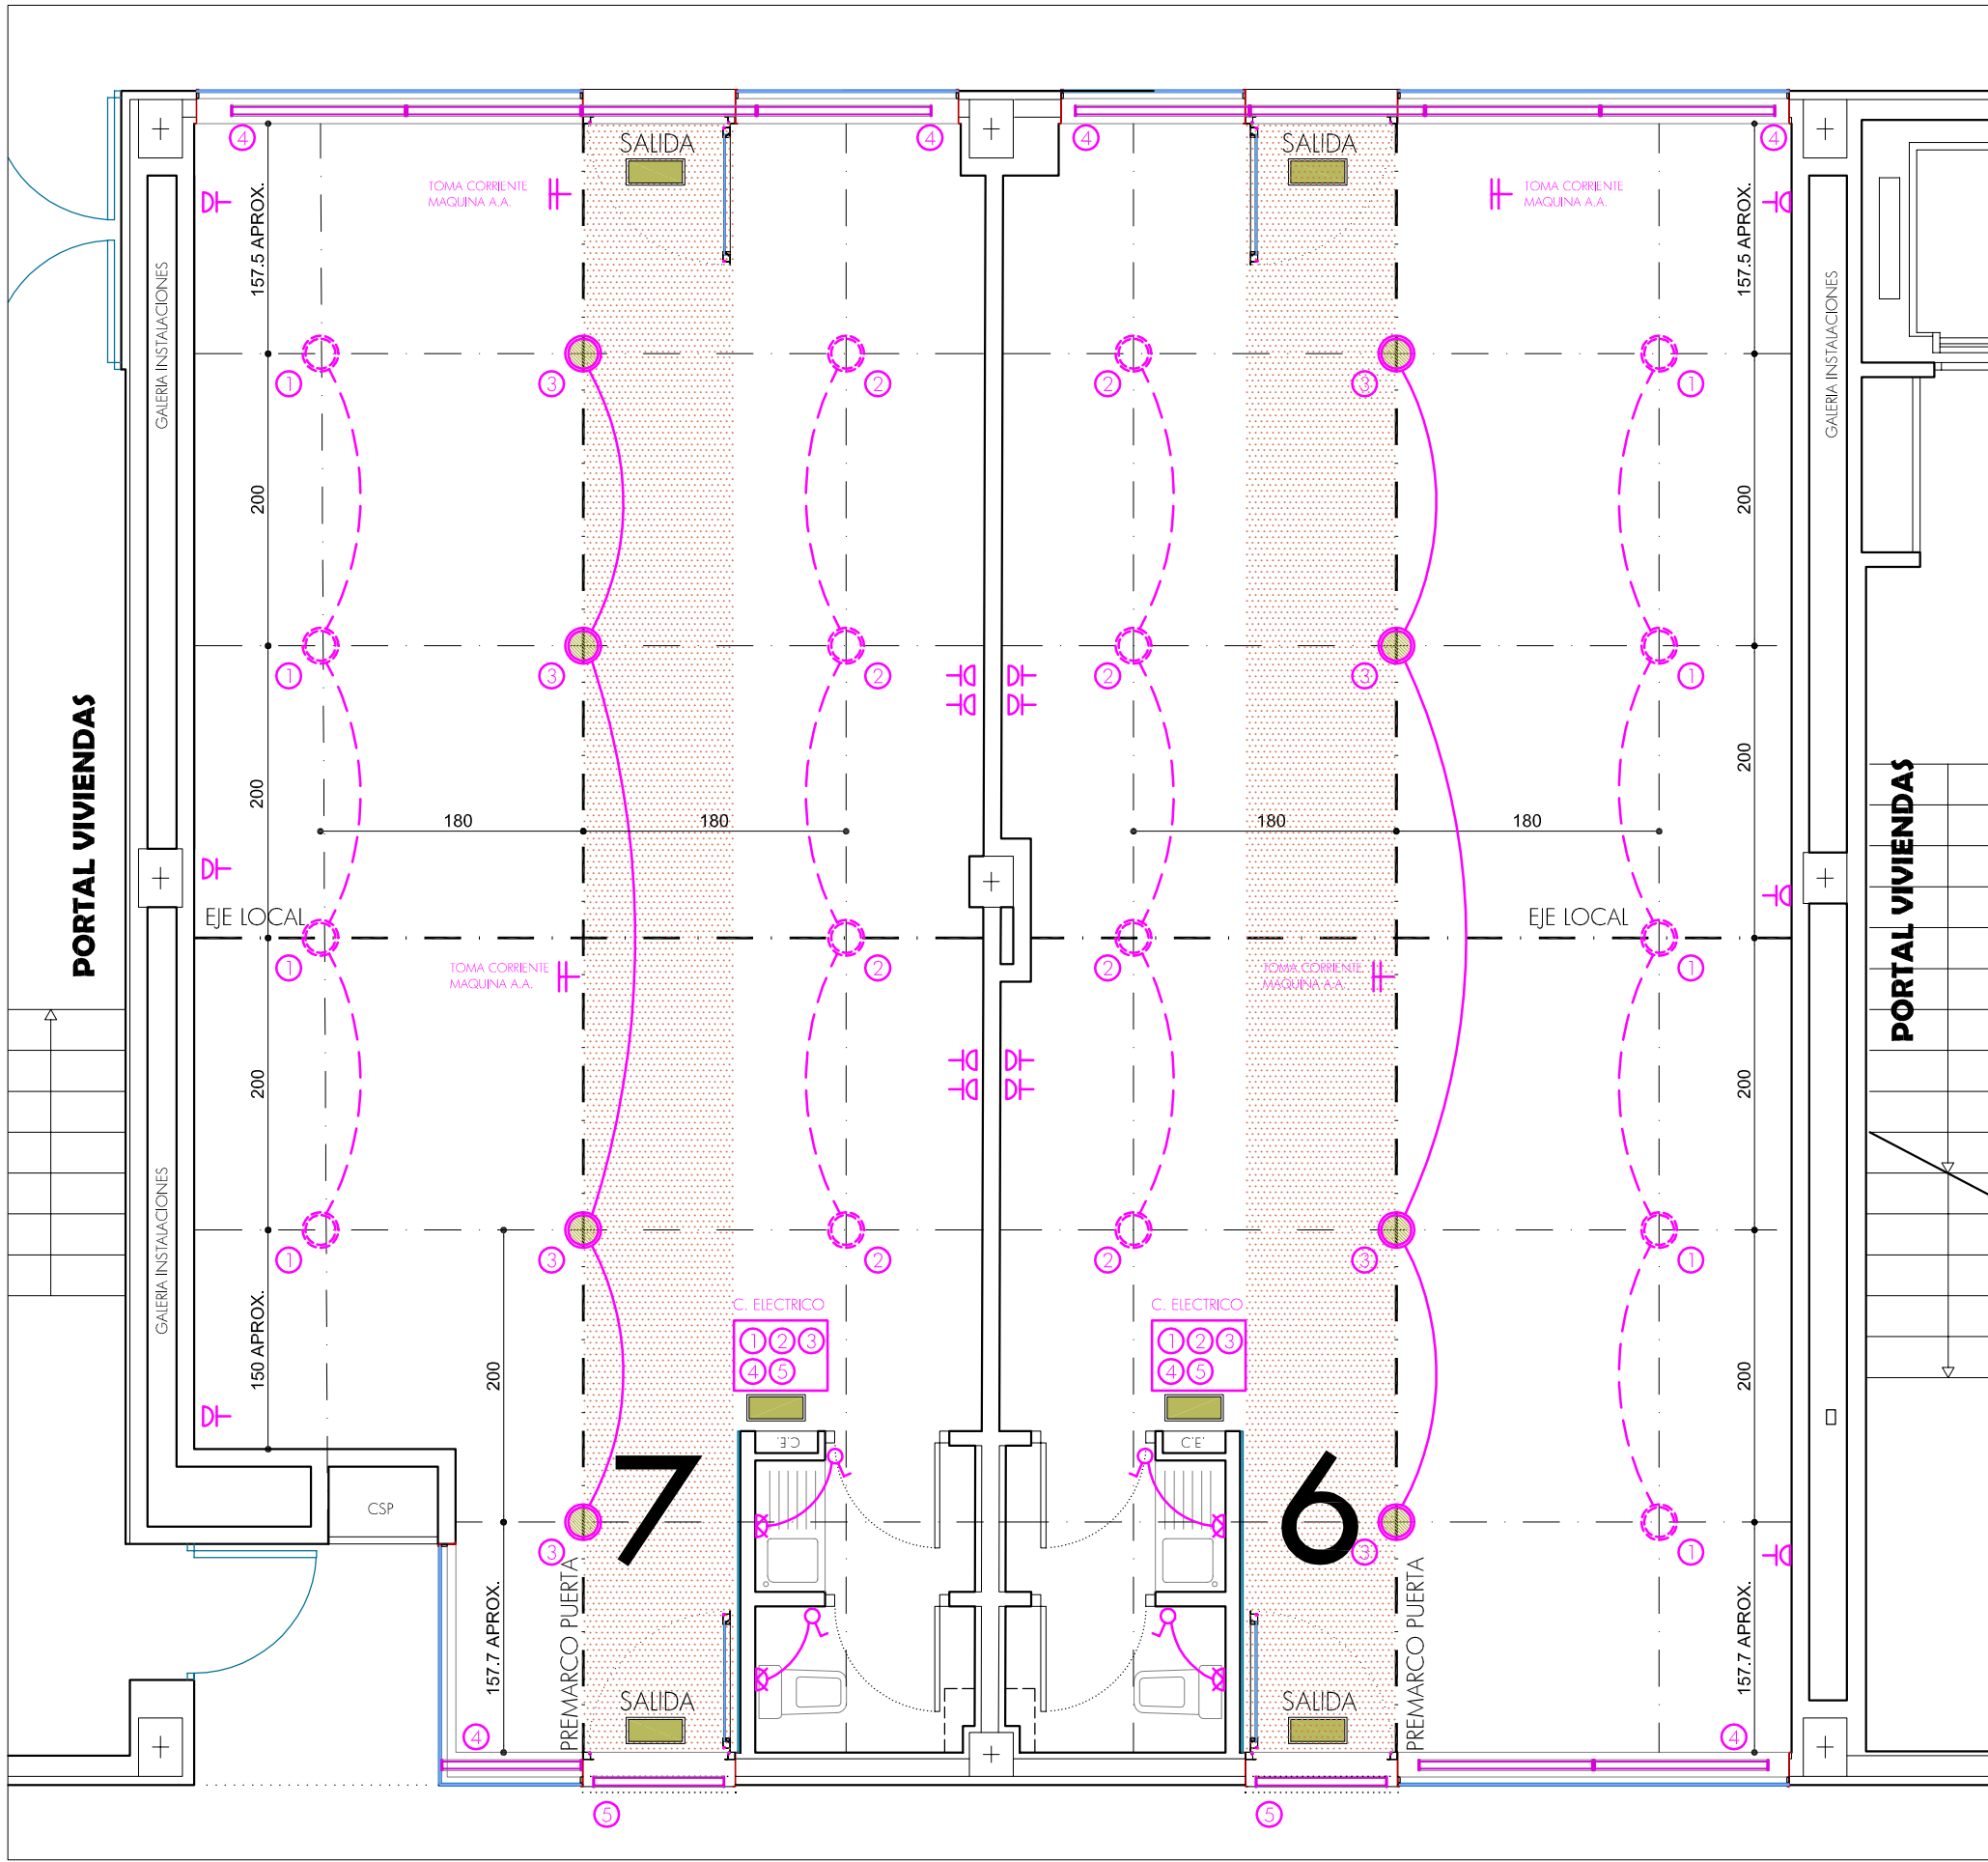


R4 DEL P.E.R.I.

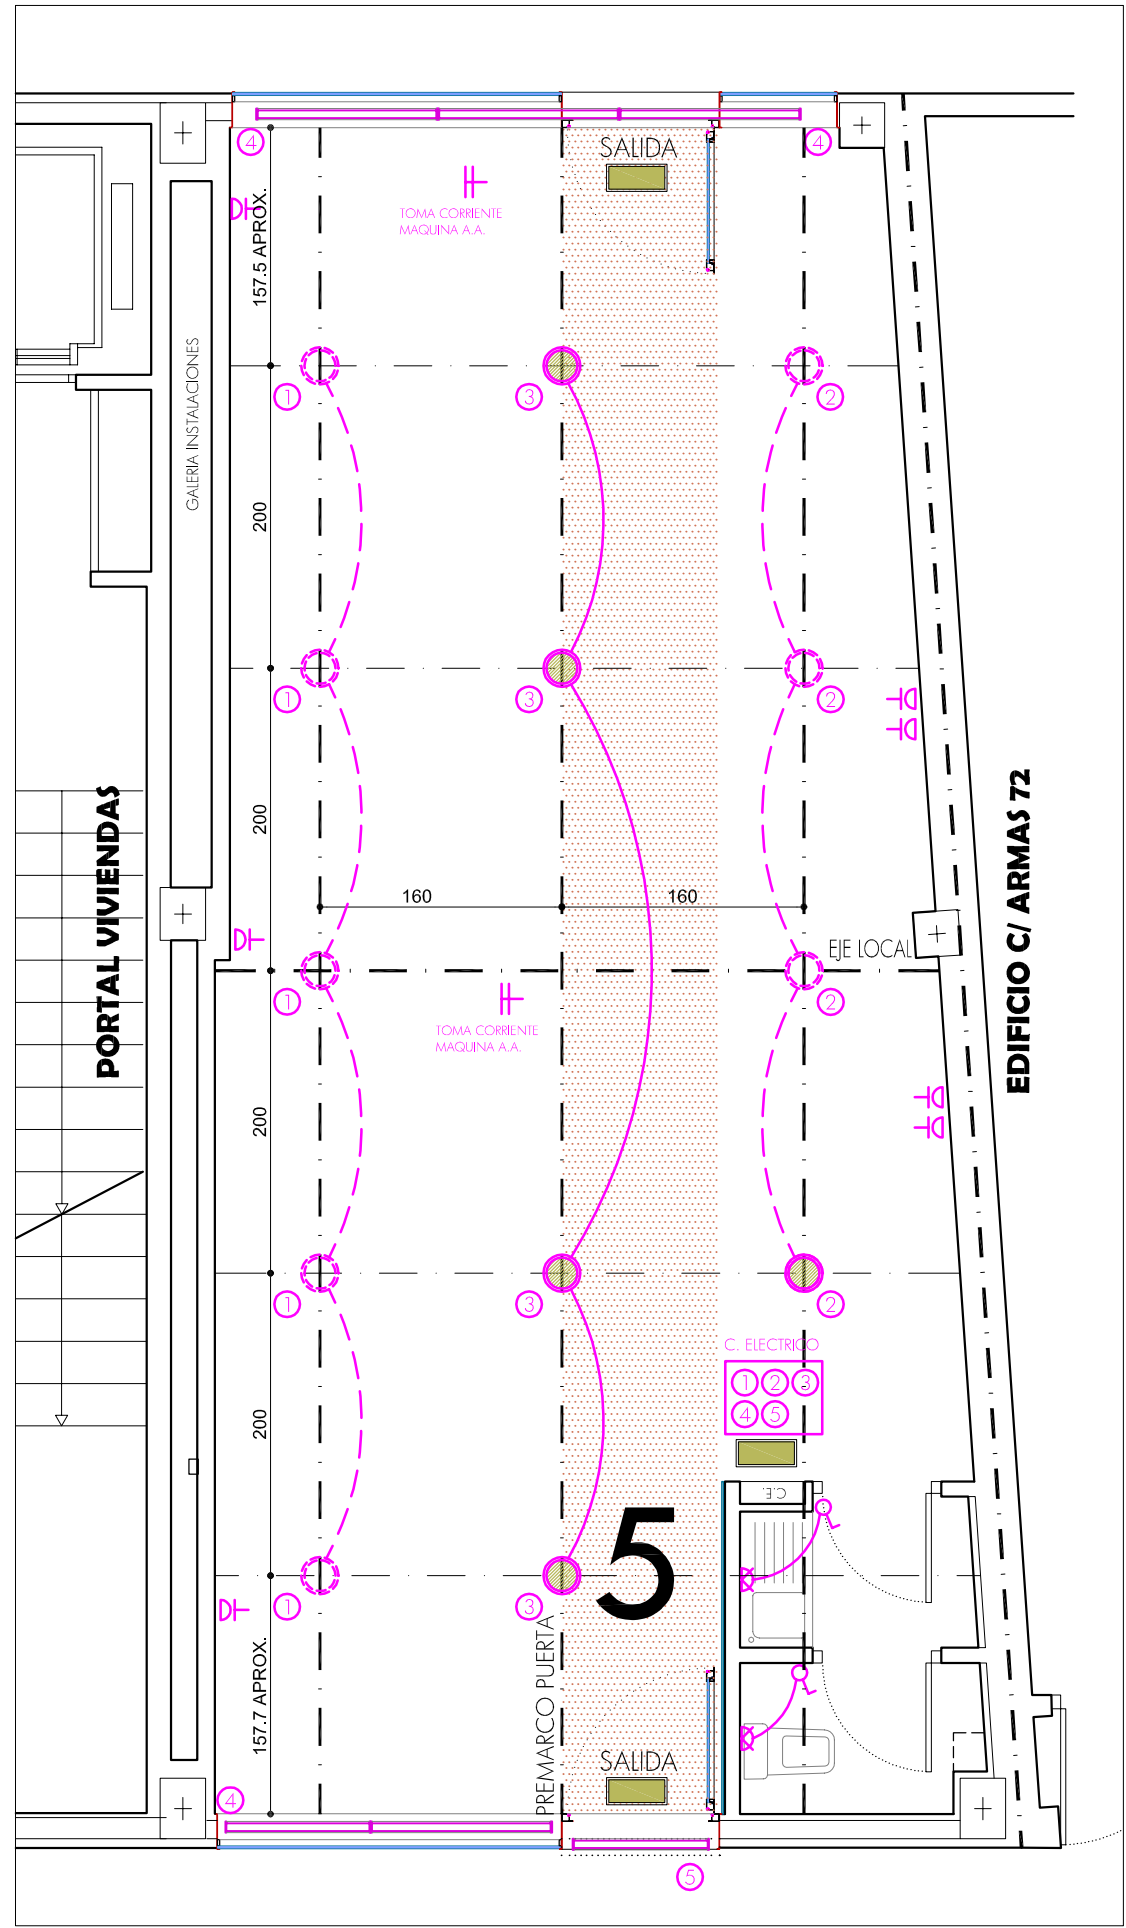

FACHADA Y ACCESO PRINCIPAL A CALLE DE LAS ARMAS

CALLE CASTA ALVAREZ

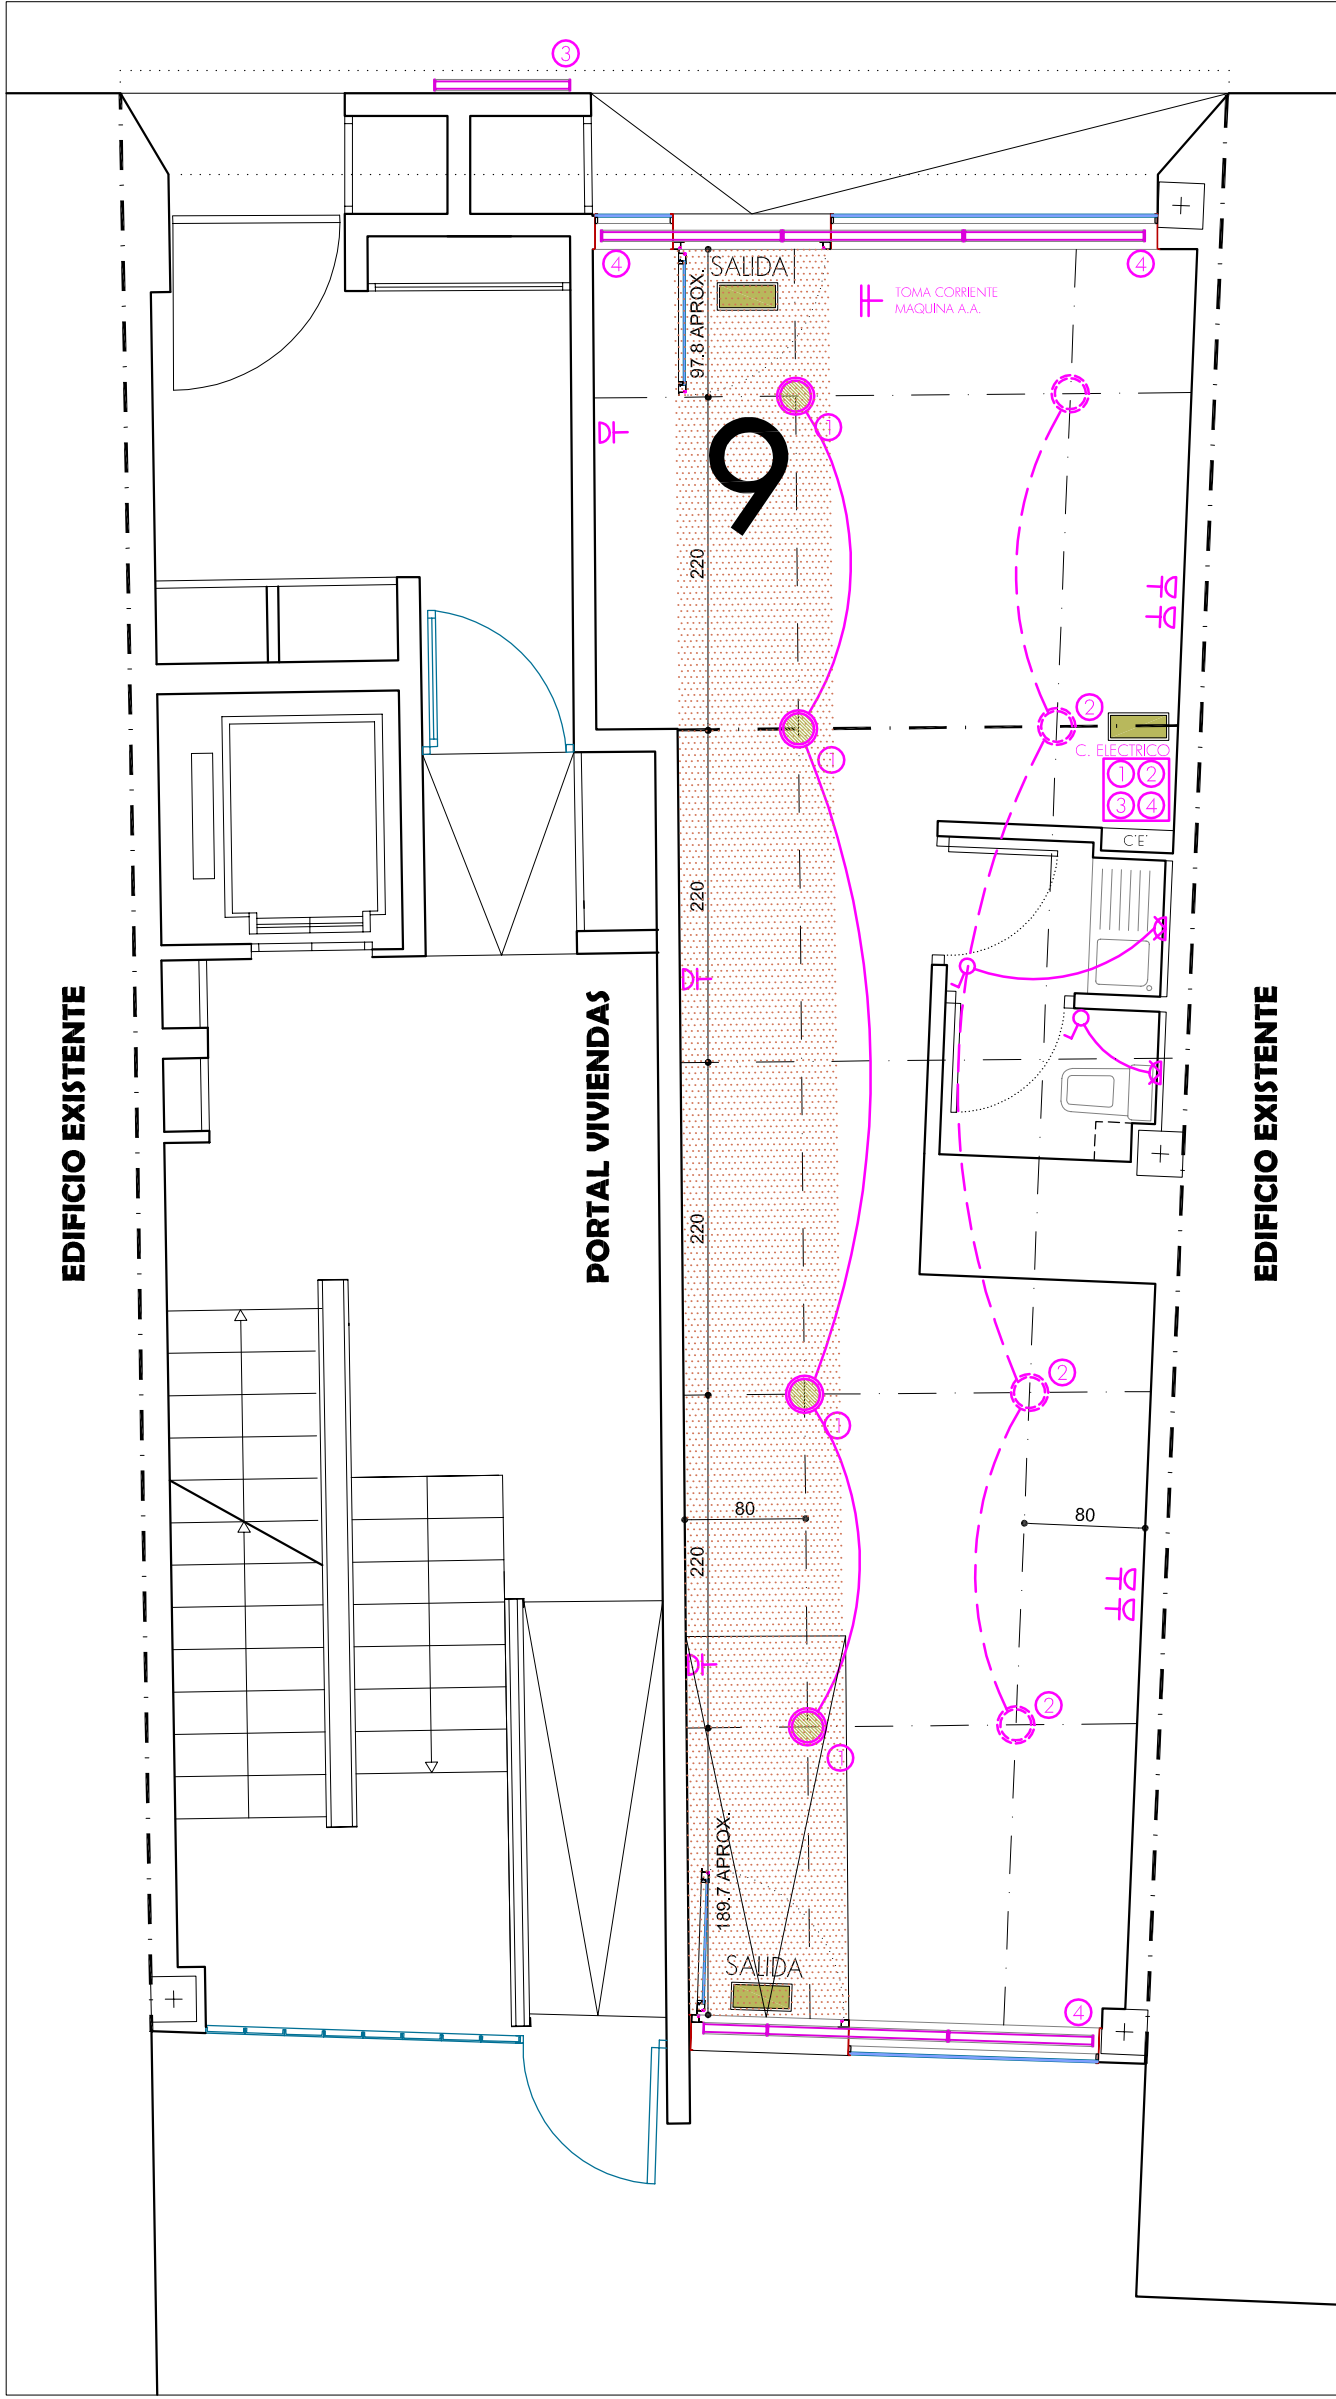

R2 DEL P.E.R.I.

INTERIOR DE MANZANA

LEYENDA ELECTRICIDAD E ILUMINACION		
TECHO LOCAL		ITS EC-40226 (2x26 W) EN PROYECTO
TECHO LOCAL		POSIBLE FUTURA LUMINARIA ITS EC-40226 (2x26 W)
ZONA ROTULO ESCAPARATE, BANDEROLA		REGIETA FLUORESCENTE TUBO DESNUDO PARA LUZ INDIRECTA NO ACCESIBLE CUENTES
EMERGENCIA, SEÑALIZACION		LUMINARIA DE EMERGENCIA
ASEO		APIQUE DE PARED
		BASE ENCHUFE 10/16 AMPEROS
		INTERRUPTOR UNIPOLAR
		TOMA CORRIENTE