


**ALZADO "A"**

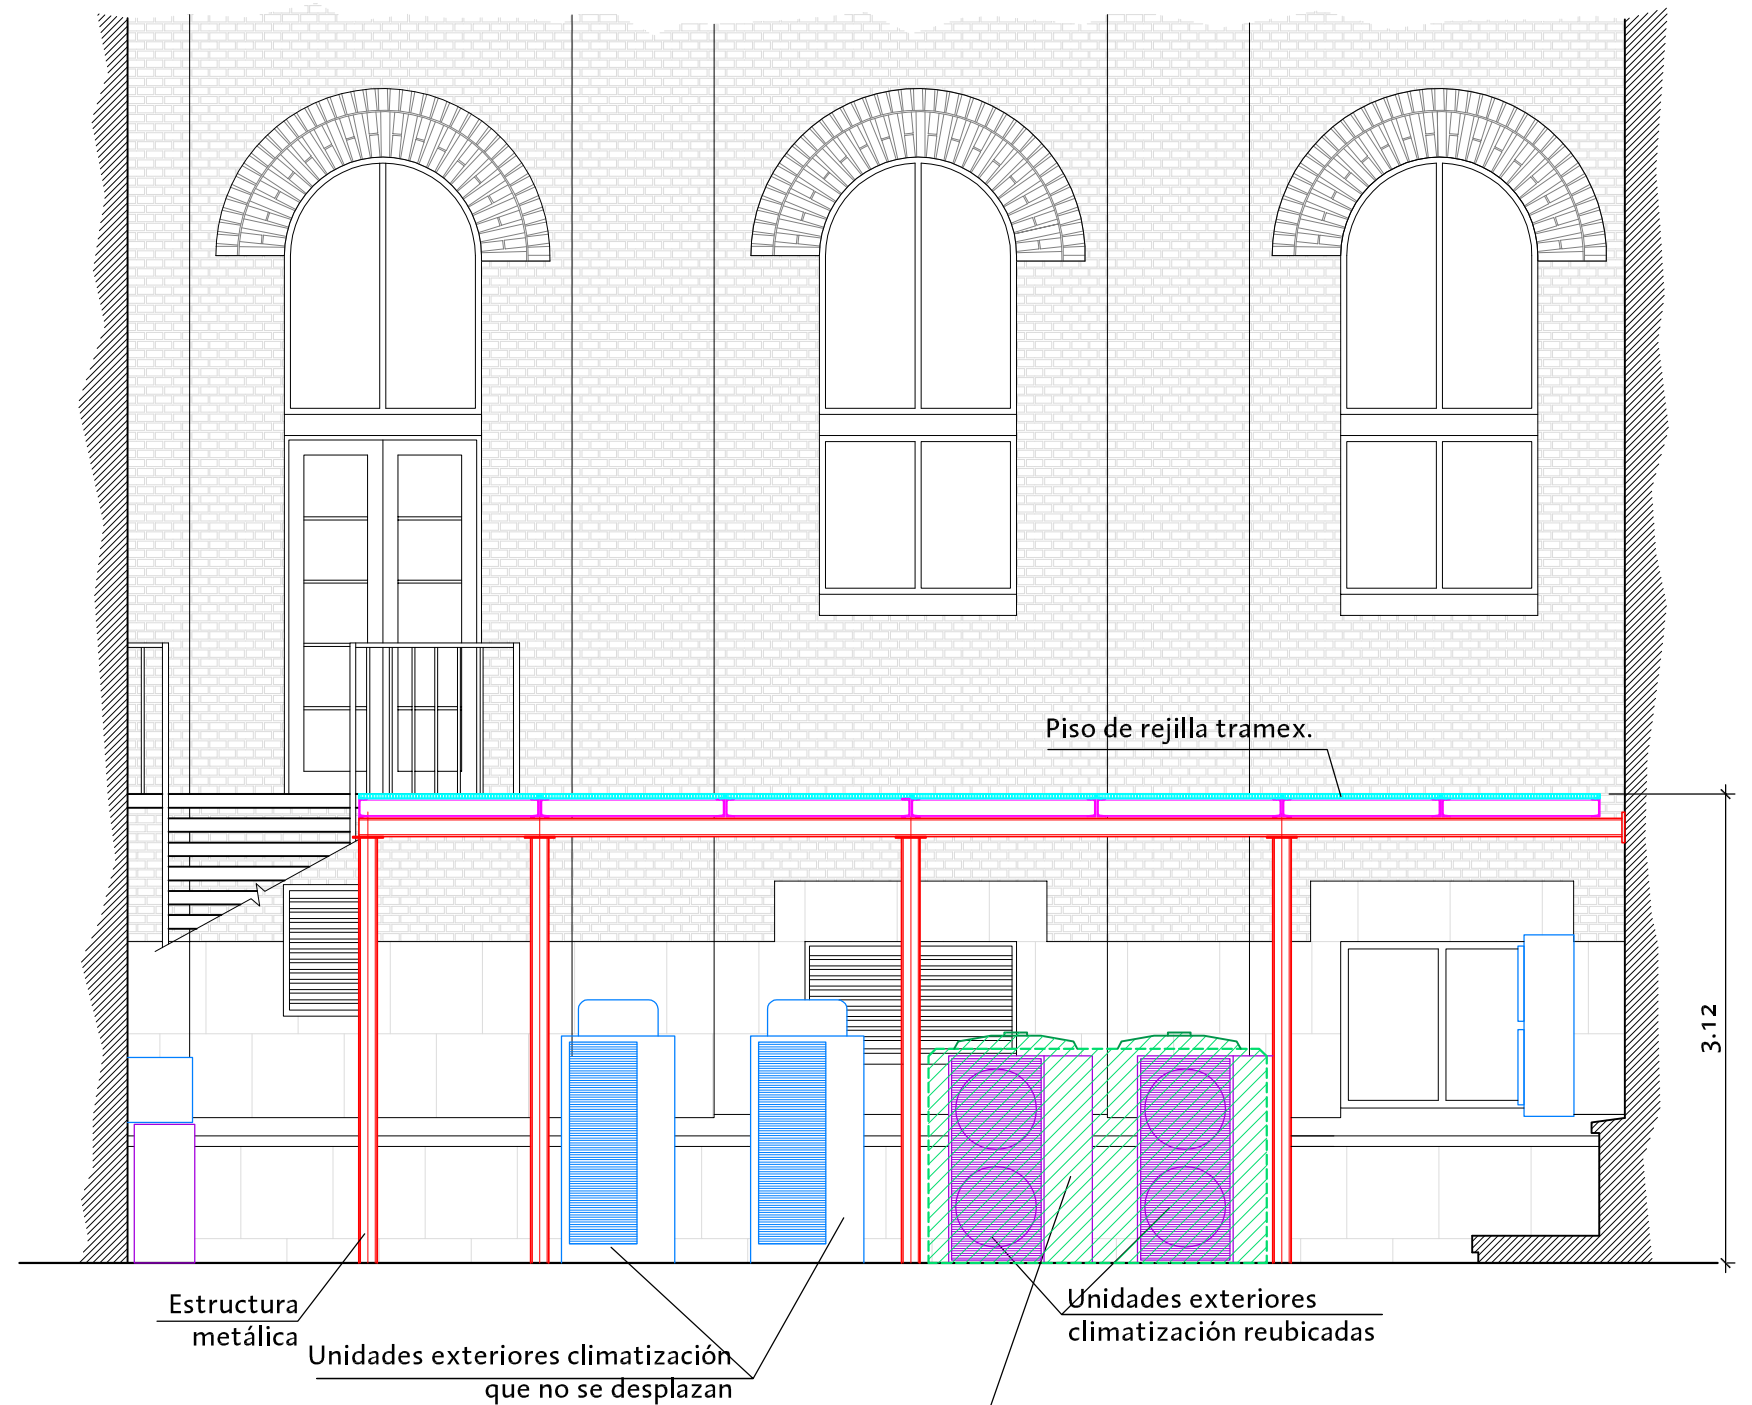

**SECCION B-B**



DIRECCIÓN DE ARQUITECTURA

OFICINA TÉCNICA DE ARQUITECTURA

**PROYECTO DE EJECUCIÓN CLIMATIZACIÓN PLANTAS 1ª Y 2ª  
DE LA CASA AMPARO**

PLANO:

**ESTRUCTURA METÁLICA. ESTADO REFORMADO - ALZADO "A" EM-6**

INGENIERO T. INDUSTRIAL:  RICARDO NAVARRO	TEC. GRADO SUP.: MANUEL ESCUDERO	ESCALA: 1/50	REM: 9
	CÓDIGO: 15-32 [OFT] CHI CASA AMPARO PL 1ª, 2ª ICL	FECHA: JULIO 2016	