
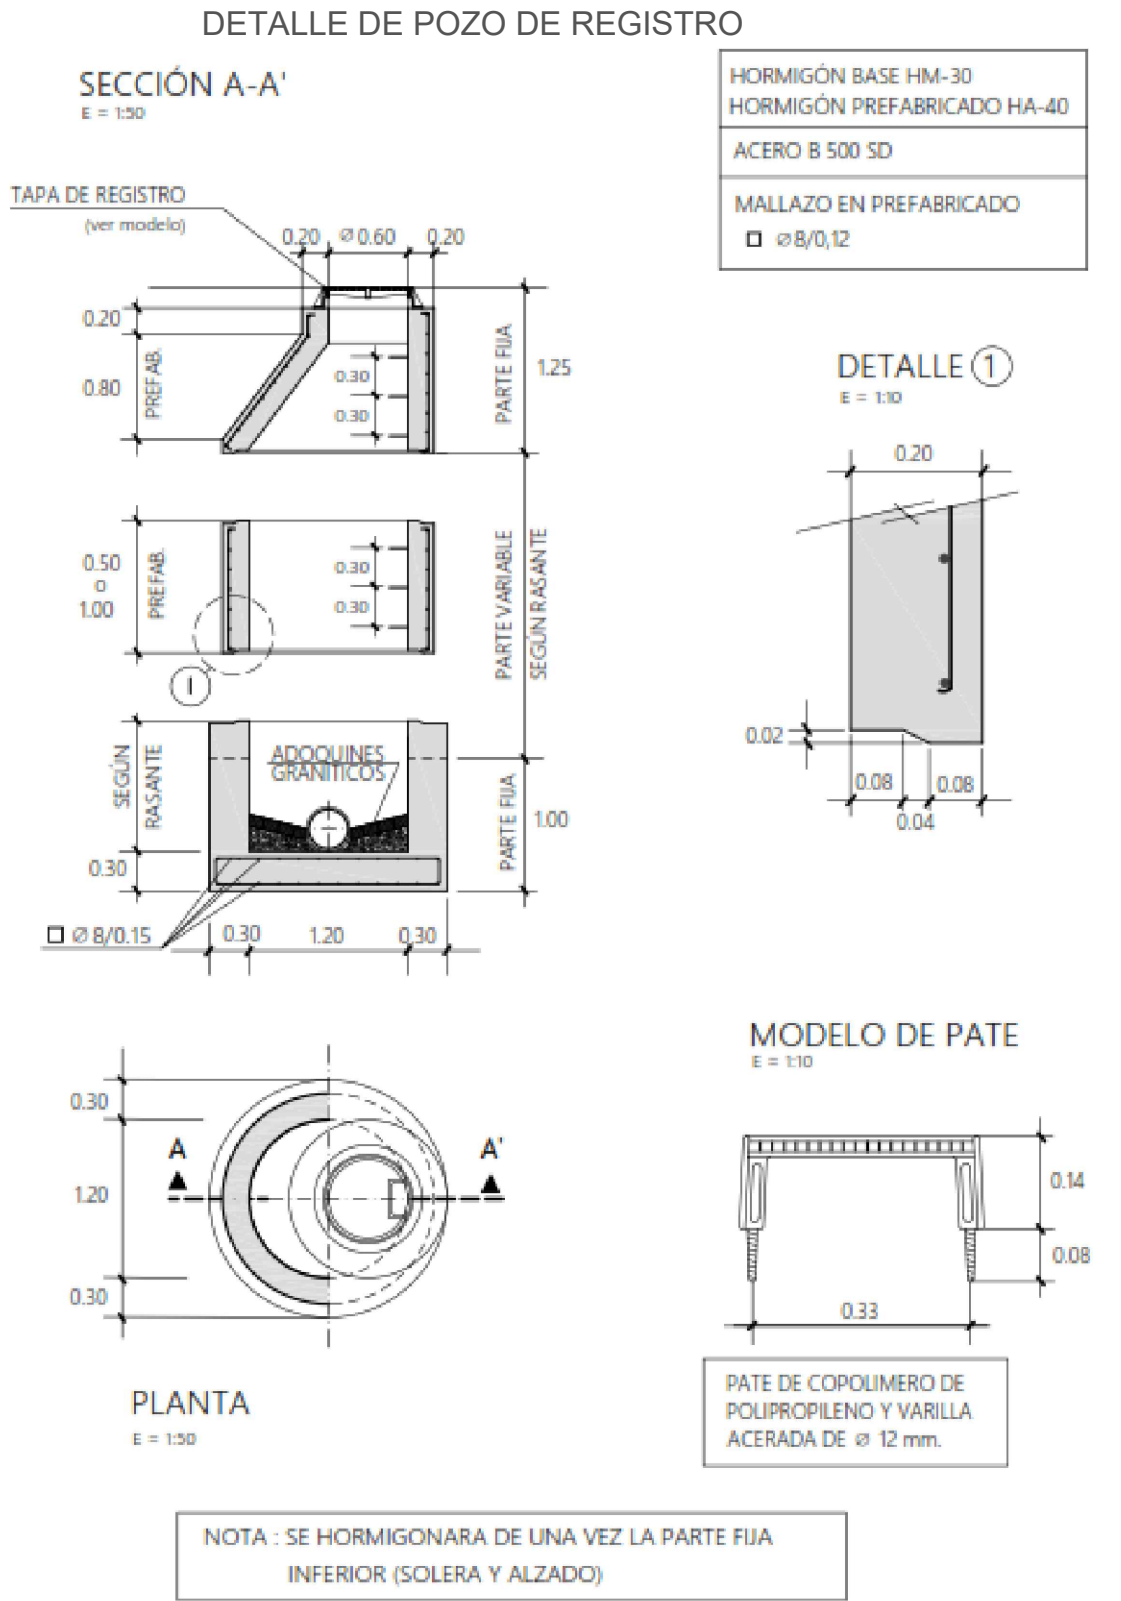
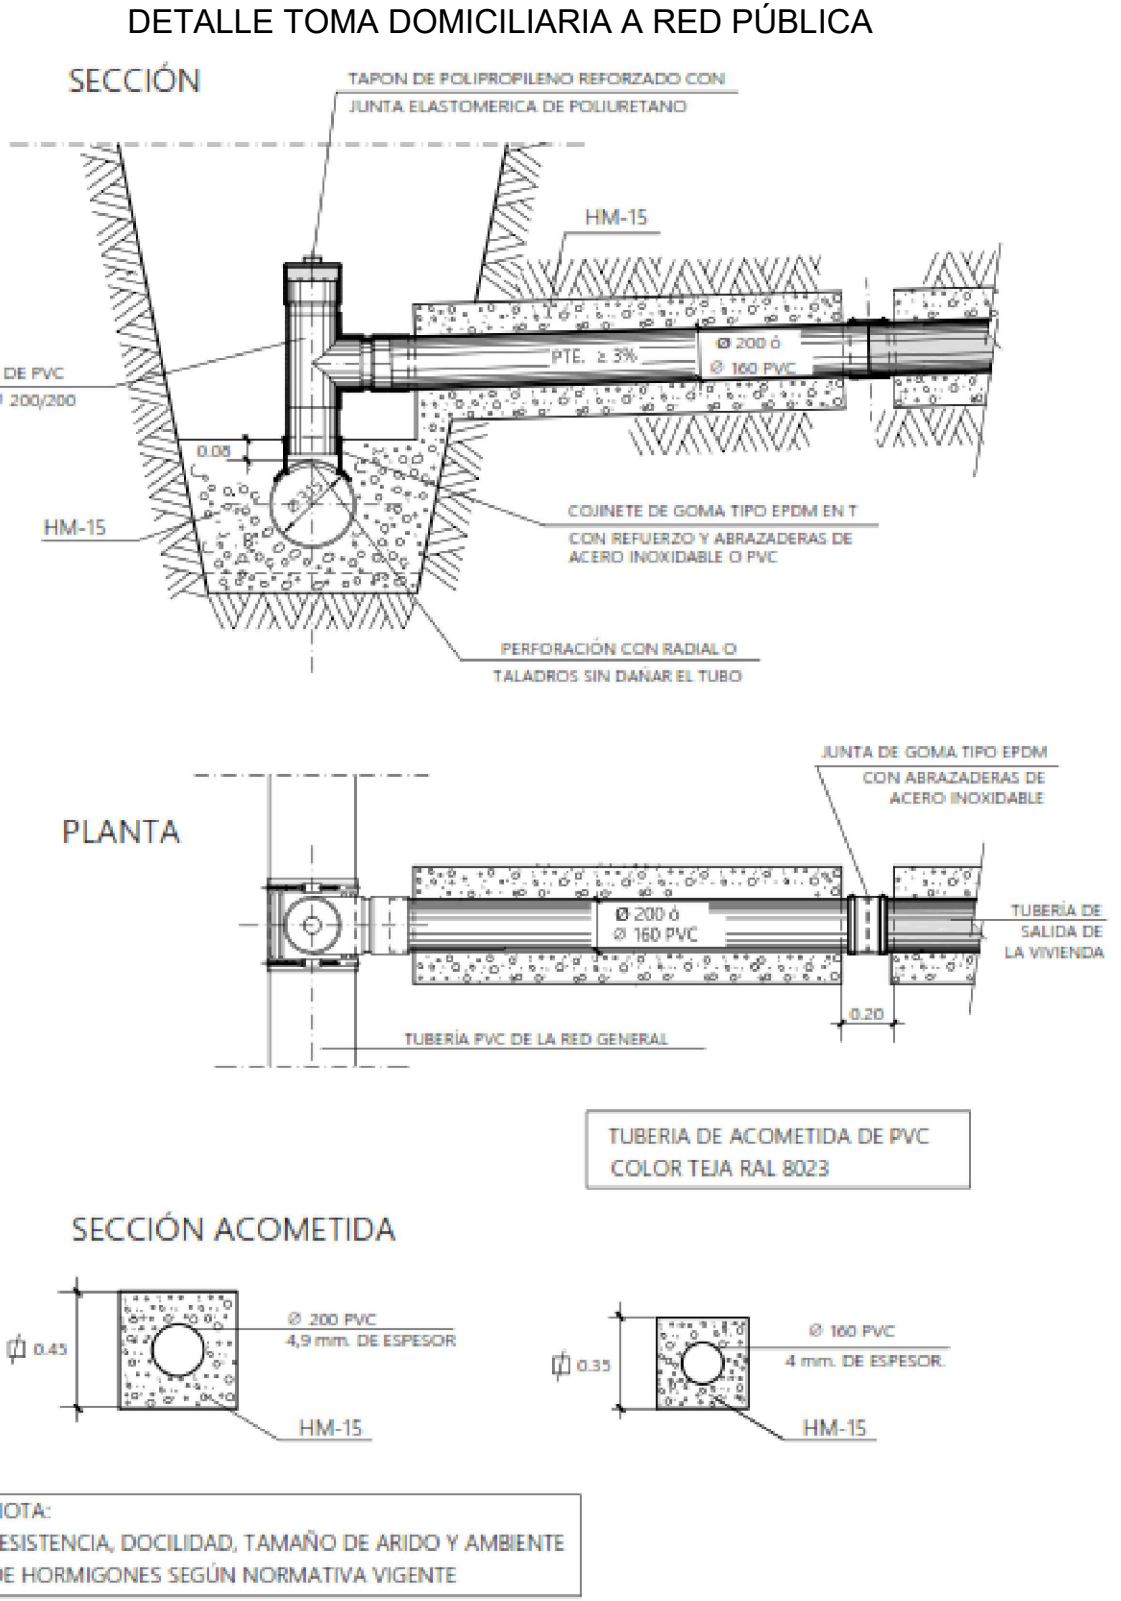


LEYENDA DE SANEAMIENTO	
—	RED DE SANEAMIENTO MUNICIPAL.
—	COLECTOR DE AGUAS RESIDUALES ENTERRADO PVC. PENDIENTE 2%.
- - -	COLECTOR DE AGUAS PLUVIALES ENTERRADO PVC. PENDIENTE 2%.
—	TUBO DE CONDENSADOS VRV DN20MM
○	BAIANTE DE AGUAS RESIDUALES PVC INSONORIZADO.
○	BAIANTE DE AGUAS PLUVIALES PVC INSONORIZADO.
▢	CANALÓN VISTO DE ACERO INOXIDABLE DE Ø200MM
■	SUMIDERO SIFÓNICO DE FUNDICIÓN 200X200 MM CON REJILLA CIRCULAR DE FUNDICIÓN Y SALIDA VERTICAL U HORIZONTAL DE 70 MM
▢	ARQUETA NO REGISTRABLE
▣	ARQUETA REGISTRABLE CON BASTIDOR METÁLICO PARA ENRASAR CON PAVIMENTO. TAPA CON MISMO ACABADO QUE PAVIMENTO EN EL QUE SE INTEGRE. SE PROPOEN REGISTROS CADA 15m.
⊗	POZO DE REGISTRO
▨	RÍGOLA CAZ DE HORMIGÓN PREFABRICADO.
▨	REJA Y MARCO IMBORNAL CONCAVA MODELO NORTE DE FUNDICIÓN DUCTIL ACABADO PINTADO NEGRO ASFÁLTICO.
▢	BANDEJA DE RECOGIDA DE CONDENSADOS DE UNIDAD VRV

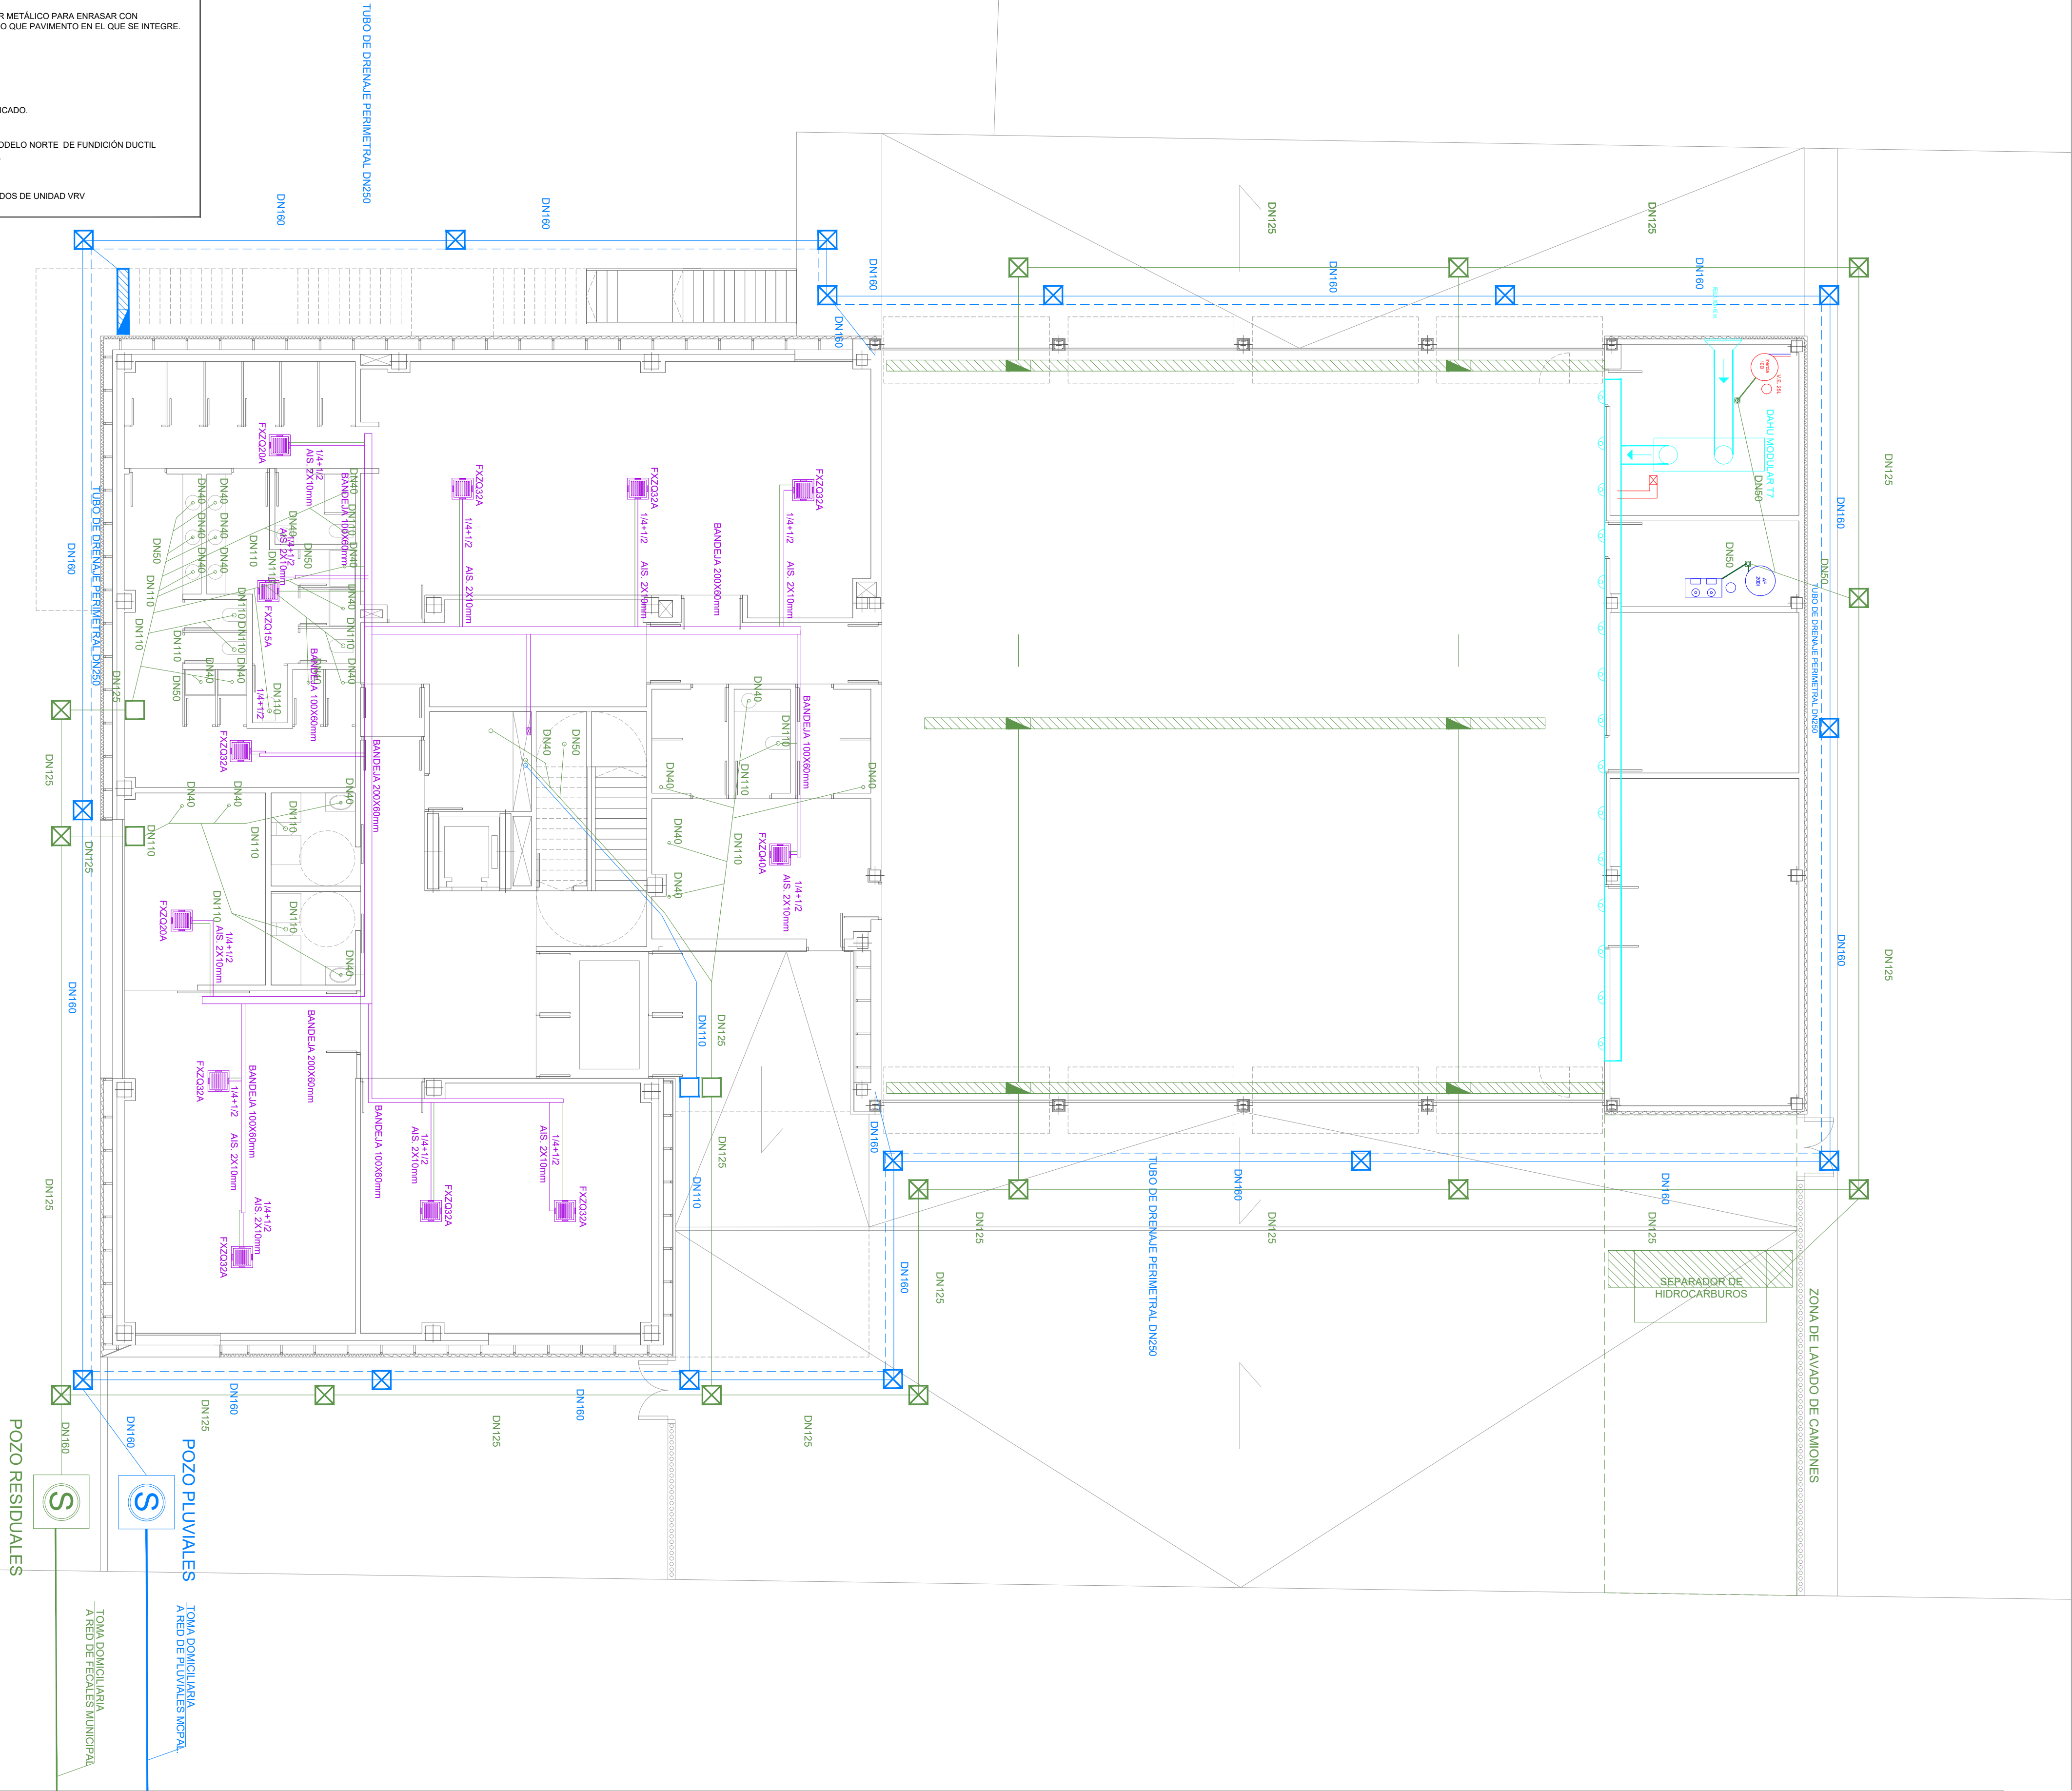

Zaragoza
AYUNTAMIENTO

DIRECCIÓN DE ARQUITECTURA

OFICINA PROYECTOS DE ARQUITECTURA

PROYECTO BÁSICO Y DE EJECUCIÓN DE

PARQUE DE BOMBEROS Nº5 - EDIFICIO PRINCIPAL

PLANO:

SANEAMIENTO. PLANTA BAJA

IS01

ARQUITECTO REDACTOR :


MAGEN ARQUITECTOS SLP
JAIME MAGEN PARDO - FRANCISCO JAVIER MAGEN PARDO

AYUNTAMIENTO DE ZARAGOZA
OFICINA TÉCNICA ARQUITECTURA
GESTIÓN DE PROYECTOS
IDENTIFICADOR:
20-018 CRT PARQUE BOMBEROS 5 AMPL. Y REFORMA

ESCALA:
1/100

SEPT. 2023
REM: 707

COLEGIO OFICIAL DE ARQUITECTOS DE ARAGÓN | Demarcación de ZARAGOZA.
VISADO Normal con fecha 25/01/2024. Número de expediente/fase ZA2024000207400
Documento con firma electrónica. Autenticidad verificable en coaa.e-geston.es/validacion.aspx con CSV: EVkzz2gvr555252024120951

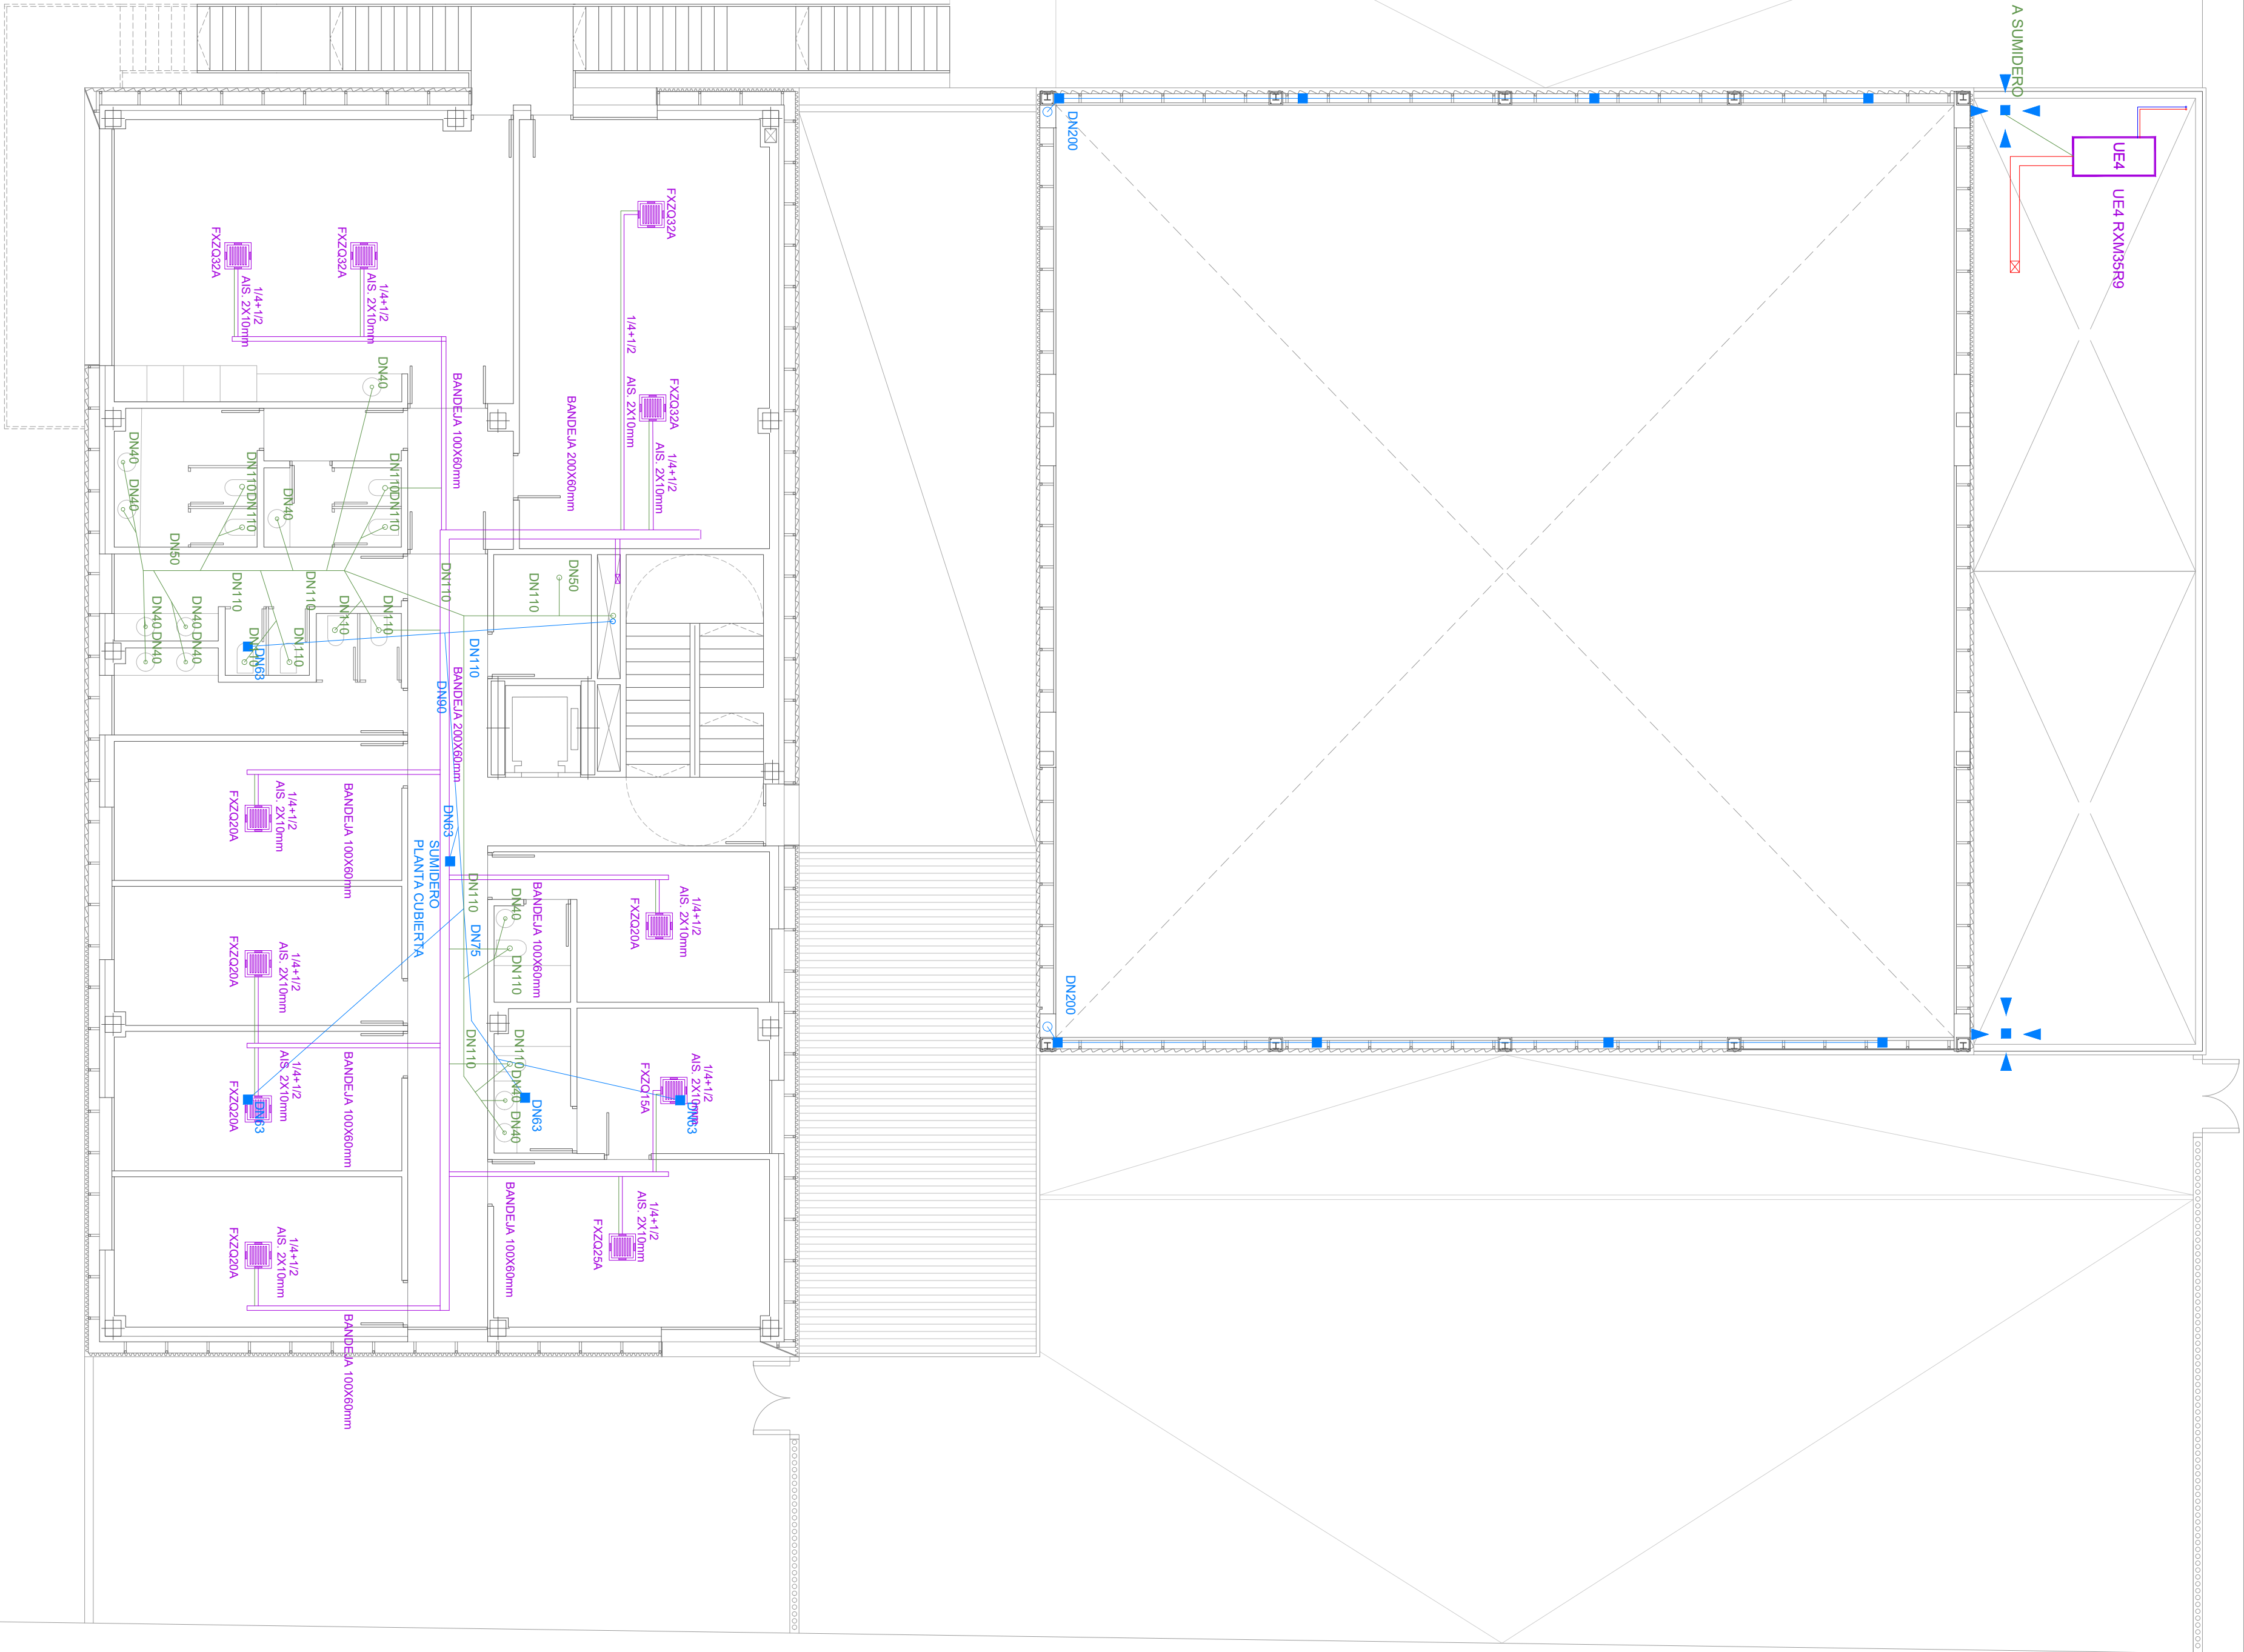

LEYENDA DE SANEAMIENTO

- RED DE SANEAMIENTO MUNICIPAL
- COLECTOR DE AGUAS RESIDUALES ENTERRADO PVC. PENDIENTE 2%.
- COLECTOR DE AGUAS PLUVIALES ENTERRADO PVC. PENDIENTE 2 %.
- TUBO DE CONDENSADOS VRV DN20MM
- BAJANTE DE AGUAS RESIDUALES PVC INSONORIZADO.
- BAJANTE DE AGUAS PLUVIALES PVC INSONORIZADO.
- CANALÓN VISTO DE ACERO INOXIDABLE DE Ø200MM
- SUMIDERO SIFÓNICO DE FUNDICIÓN 200X200 MM CON REJILLA CIRCULAR DE FUNDICIÓN Y SALIDA VERTICAL U HORIZONTAL DE 70 MM
- ARQUETA NO REGISTRABLE
- ARQUETA REGISTRABLE CON BASTIDOR METÁLICO PARA ENRASAR CON PAVIMENTO. TAPA CON MISMO ACABADO QUE PAVIMENTO EN EL QUE SE INTEGRE. SE PROPONEN REGISTROS CADA 15m.
- POZO DE REGISTRO
- RÍGOLA CAZ DE HORMIGÓN PREFABRICADO.
- REJA Y MARCO IMBORNAL CONCAVA MODELO NORTE DE FUNDICIÓN DUCTIL ACABADO PINTADO NEGRO ASFÁLTICO.
- BANDEJA DE RECOGIDA DE CONDENSADOS DE UNIDAD VRV

