


LEYENDA	
	PUESTO DE TRABAJO: 2RJ45+2 FUERZA + 2 SAI
	PUESTO DE TRABAJO EN SUELO: 2RJ45+HDMI+2 FUERZA + 2 SAI
	PUESTO AUXILIAR: RJ45 + 2 FUERZA
	PUESTO SIMPLE: RJ45+FUERZA
	PUESTO ESTANCO: RJ45+FUERZA
	TOMA RJ45
	PUNTO DE ACCESO WIFI DE INTERIOR
	CÁMARA CCTV BULLET DE EXTERIOR
	CÁMARA CCTV MINIDOMO DE INTERIOR
	PUESTO DE CONTROL
	LECTOR PROXIMIDAD CCAA
	TERMINAL CONTROL HORARIO
	MONITOR VIDEOPORTERO INTERIOR
	PLACA DE VIDEOPORTERO EXTERIOR
	TOMA COAXIAL DE TV
	SISTEMA DE AVISO BARRIOS PARA PERSONAS CON DISCAPACIDAD
	TOMA DE HDMI
	MANDOS BT MIC Y SELECCION CANALES SALAS
	06050 ALTAVOCES 5" HQ 6W 300mW TECHO
	06043 ALTAVOCES 5" HQ 6W 160mW TECHO
	06040 ALTAVOCES 5" TECHO 100W
	BOCINA ALTAVOZ ZVIAS 12.5-25-50W
	BASE CONEXIÓN CONSOLA
	BASE CONEXIÓN CONSOLA
	MANDO DE PARED DE 4 CANALES
	MANDO CON ENTRADA AUXILIAR EXTERNA
	REGULADOR DE VOLUMEN PARA MICROFONO
	ENTRADA AUXILIAR DE MICROFONO
	BASE CENTRAL DE MICROFONO
	BANDEJA DE REJILLA METÁLICA 200mm
	CABLEADO RJ45 CAT6A RACOR A BANDEJA Y EQUIPOS



LEYENDA	
	PUESTO DE TRABAJO: 2RJ45+2 FUERZA + 2 SAI
	PUESTO DE TRABAJO EN SUELO: 2RJ45+2 SAI + 2 FUERZA + 2 SAI
	PUESTO AUXILIAR: RJ45 + 2 FUERZA
	PUESTO SIMPLE: RJ45+FUERZA
	PUESTO ESTANCO: RJ45+FUERZA
	TOMA RJ45
	PUNTO DE ACCESO WIFI DE INTERIOR
	CÁMARA CCTV BULLE DE EXTERIOR
	CÁMARA CCTV MINIDOMO DE INTERIOR
	PUESTO DE CONTROL
	LECTOR PROXIMIDAD CCAA
	TERMINAL CONTROL HORARIO
	MONITOR VIDEOPUERTO INTERIOR
	PLACA DE VIDEOPUERTO EXTERIOR
	TOMA COAXIAL DE TV
	SISTEMA DE AVISO BAÑOS PARA PERSONAS CON DISCAPACIDAD
	TOMA DE HDMI
	MANDOS BT MIC Y SELECCIÓN CANALES SALAS
	08050 ALTAVOCES 8\"/>
	08043 ALTAVOCES 5\"/>
	08040 ALTAVOCES 5\"/>
	BOCINA ALTAVOZ 2VIAS 12.5 -25-50W
	BASE CONEXIÓN CONSOLA
	BASE CONEXIÓN CONSOLA
	MANDO DE PARED DE 4 CANALES
	MANDO CON ENTRADA AUXILIAR EXTERNA
	REGULADOR DE VOLUMEN PARA MICROFONO
	ENTRADA AUXILIAR DE MICROFONO
	BASE CENTRAL DE MICROFONO
	BANDEJA DE REJILLA METÁLICA 200mm
	CABLEADO RJ45 CAT6A RACOR A BANDEJA Y EQUIPOS

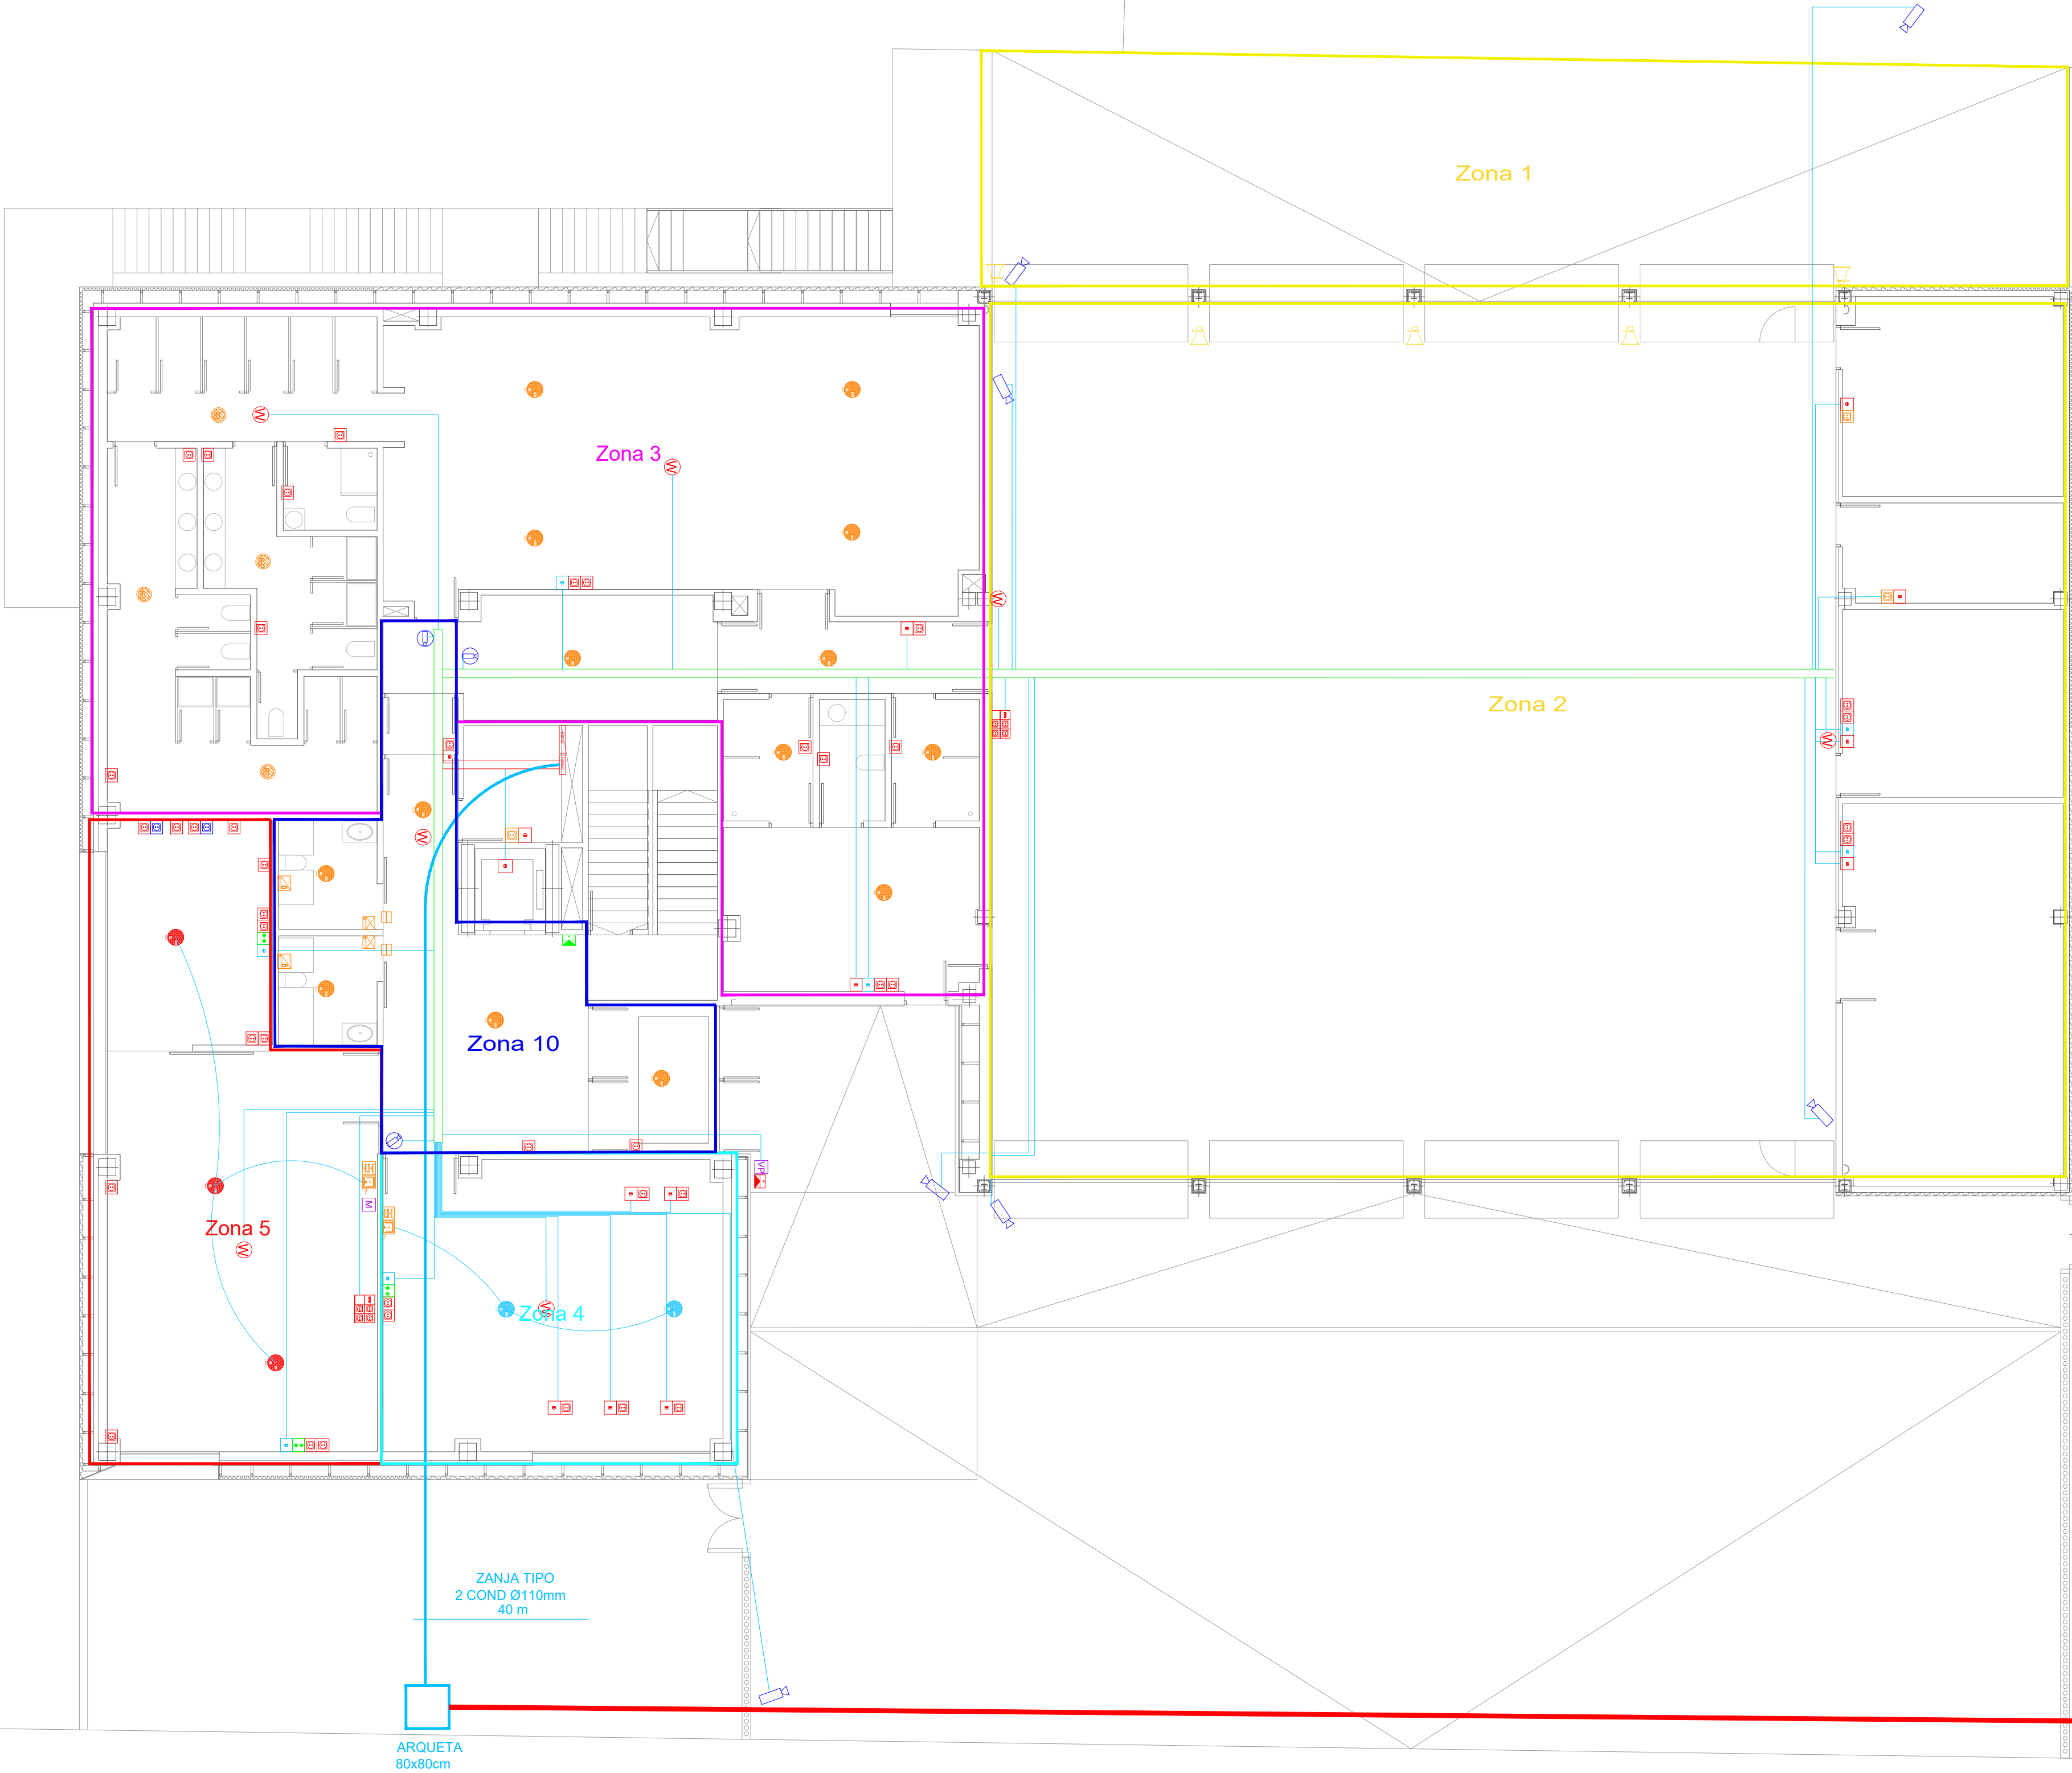

DIRECCIÓN DE ARQUITECTURA  
OFICINA PROYECTOS DE ARQUITECTURA


PROYECTO BÁSICO Y DE EJECUCIÓN DE  
PARQUE DE BOMBEROS Nº5 - EDIFICIO PRINCIPAL

PLANO:  
TELECOMUNICACIONES, PLANTA BAJA IT02

ARQUITECTO REDACTOR :  MAGEN ARQUITECTOS SLP JAIME MAGEN PARDO - FRANCISCO JAVIER MAGEN PARDO	AYUNTAMIENTO DE ZARAGOZA OFICINA TÉCNICA ARQUITECTURA GESTIÓN DE PROYECTOS IDENTIFICADOR: 20-018 CRT PARQUE BOMBEROS 5 AMPL. Y REFORMA	ESCALA: 1/100 REM: 707	SEPT. 2023
--	--	------------------------------	------------



COLEGIO OFICIAL DE ARQUITECTOS DE ARAGÓN | Demarcación de ZARAGOZA  
VISADO Normal con fecha 25/01/2024. Número de expediente/fase ZA2024/000207400  
Documento con firma electrónica. Autenticidad verificable en coaa.e-geston.es/validacion.aspx con CSV: EVk8zz2gvir912252024120948

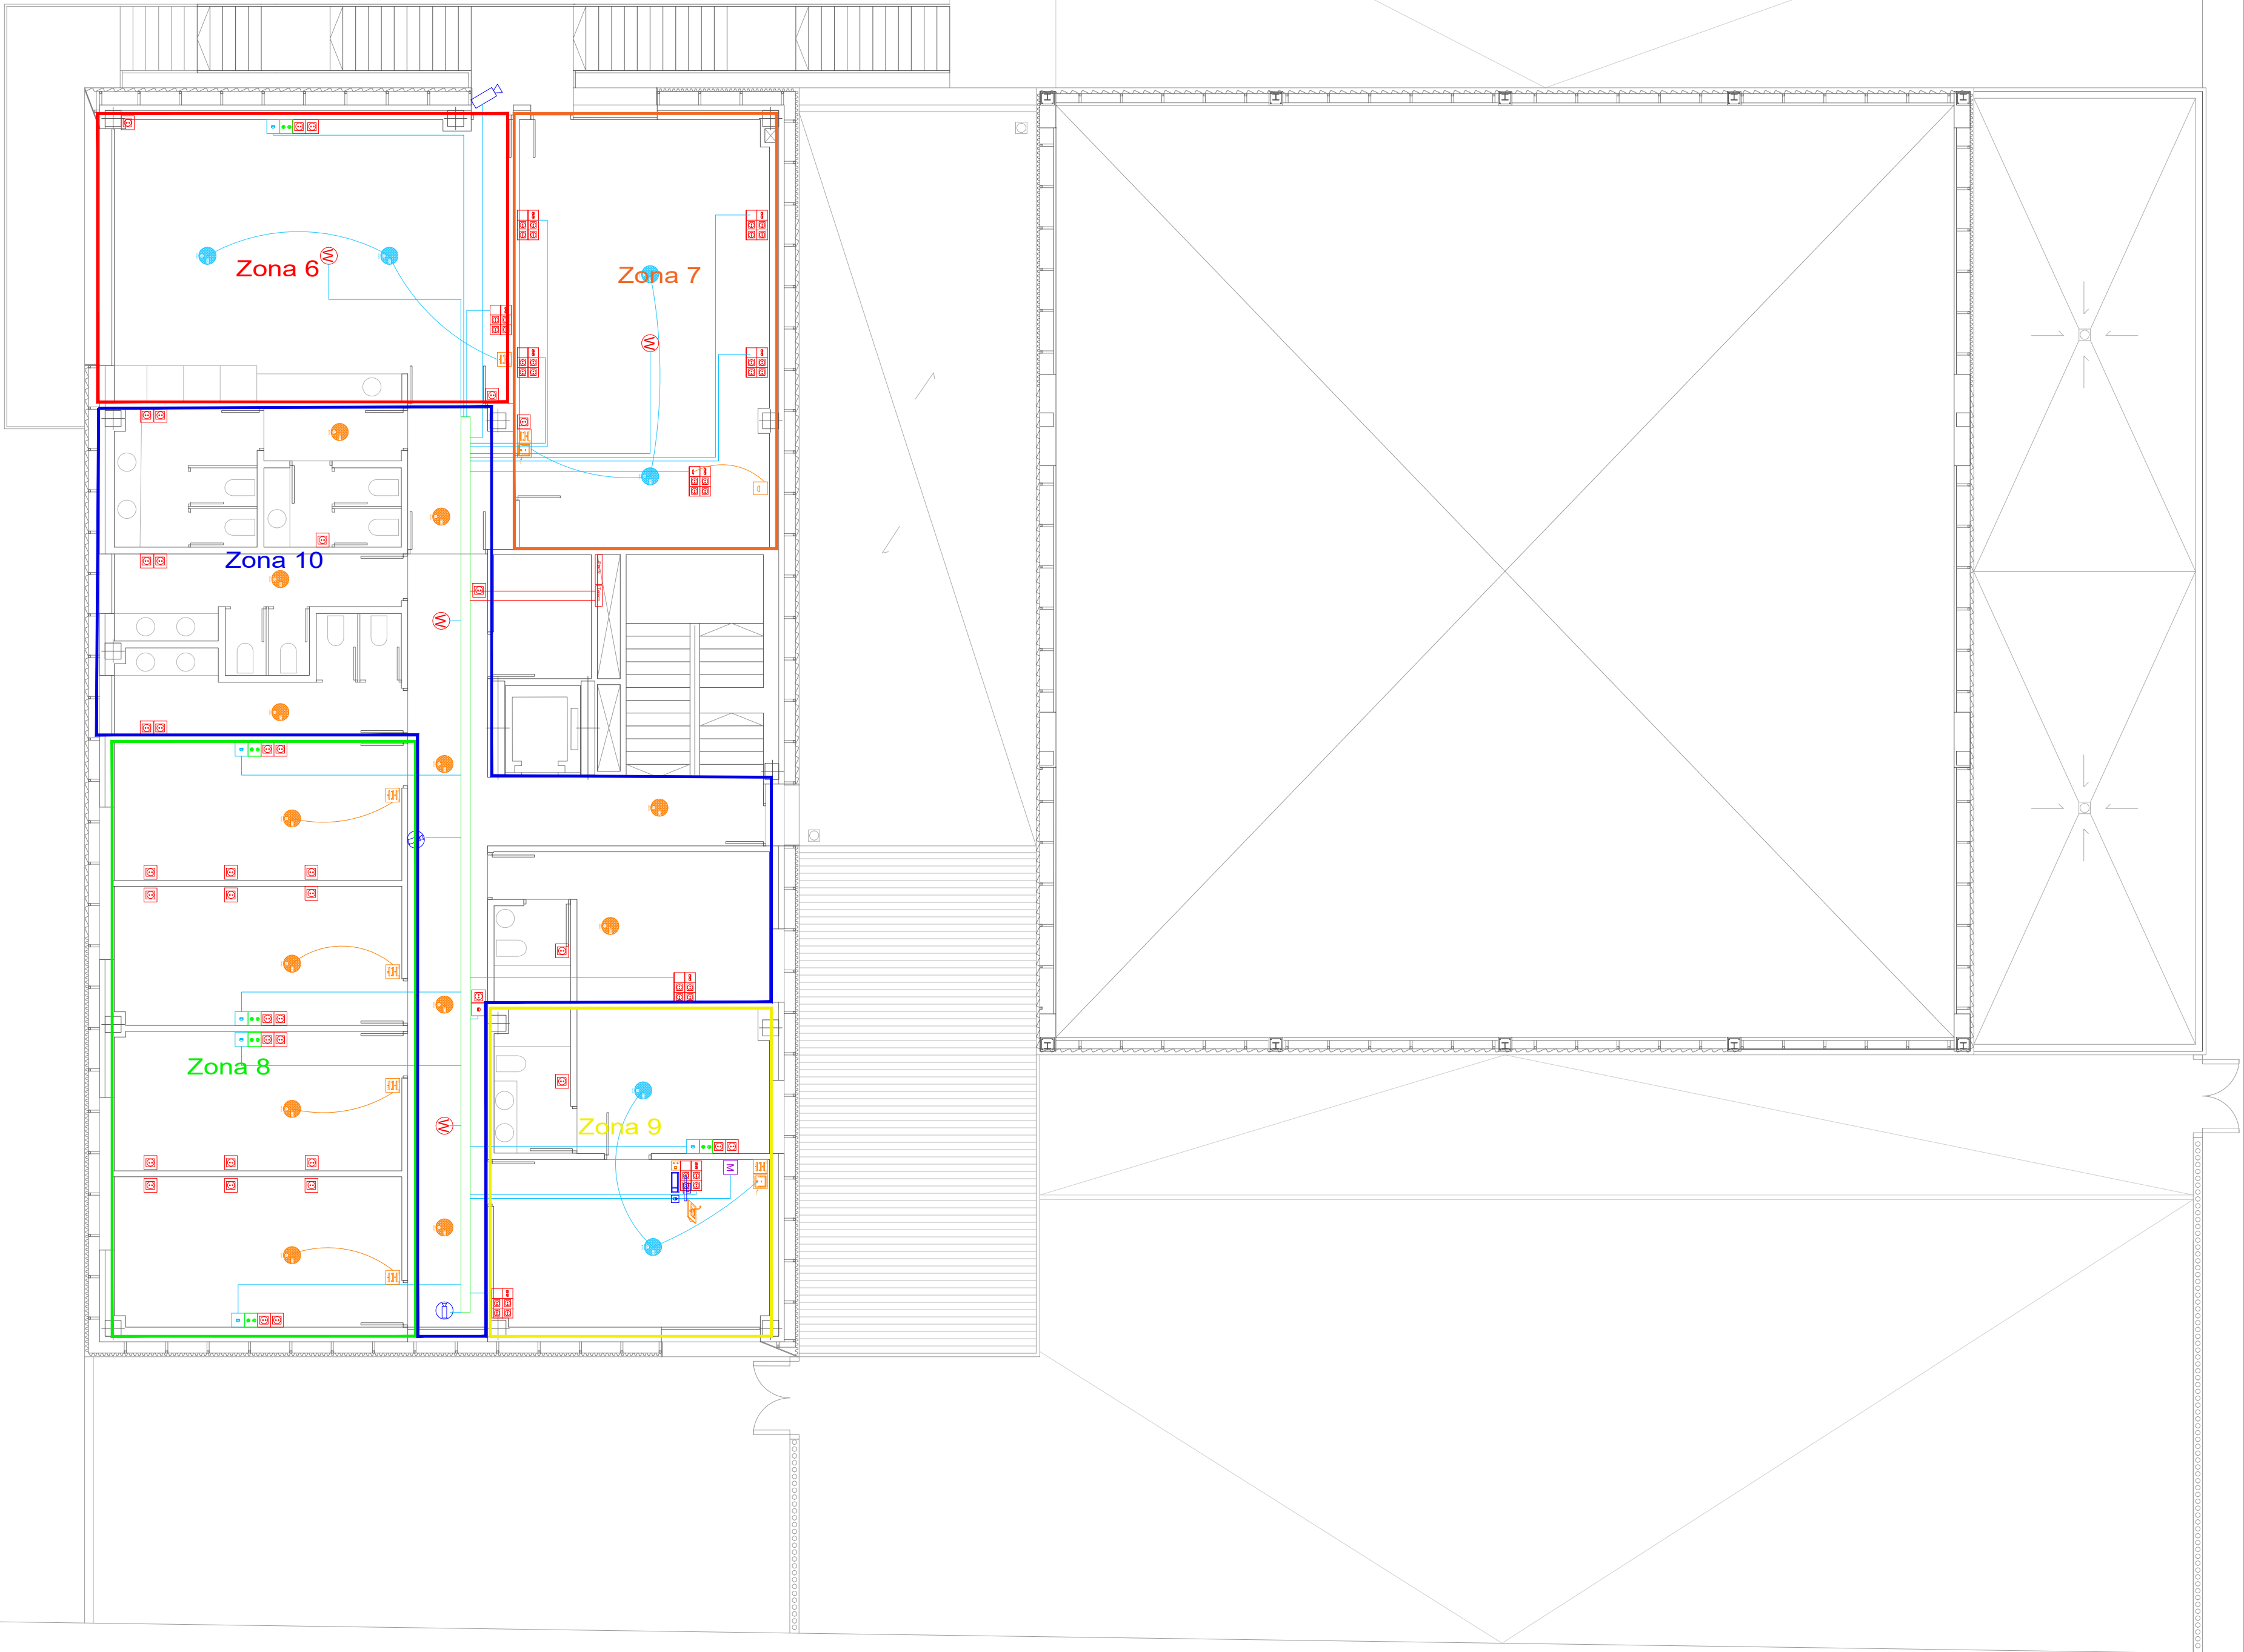

LEYENDA	
	PUESTO DE TRABAJO: 2RJ45+2 FUERZA + 2 SAI
	PUESTO DE TRABAJO EN SUELO: 2RJ45+HDMI+2 FUERZA + 2 SAI
	PUESTO AUXILIAR: RJ45 + 2 FUERZA
	PUESTO SIMPLE: RJ45+FUERZA
	PUESTO ESTANCO: RJ45+FUERZA
	TOMA RJ45
	PUNTO DE ACCESO WIFI DE INTERIOR
	CÁMARA CCTV BULLET DE EXTERIOR
	CÁMARA CCTV MINIDOMO DE INTERIOR
	PUESTO DE CONTROL
	LECTOR PROXIMIDAD CCAA
	TERMINAL CONTROL HORARIO
	MONITOR VIDEOPORTERO INTERIOR
	PLACA DE VIDEOPORTERO EXTERIOR
	TOMA COAXIAL DE TV
	SISTEMA DE AVISO BAÑOS PARA PERSONAS CON DISCAPACIDAD
	TOMA DE HDMI
	MANDOS BT MIC Y SELECCION CANALES SALAS
	06050 ALTAVOCES 5" HQ 6W 320mhz TECHO
	06043 ALTAVOCES 5" HQ 6W 160mhz TECHO
	06040 ALTAVOCES 5" TECHO 100V
	BOCINA ALTAVOZ 2VIAS 12,5-25-50W
	BASE CONEXIÓN CONSOLA
	BASE CONEXIÓN CONSOLA
	MANDO DE PARED DE 4 CANALES
	MANDO CON ENTRADA AUXILIAR EXTERNA
	REGULADOR DE VOLUMEN PARA MICROFONO
	ENTRADA AUXILIAR DE MICROFONO
	BASE CENTRAL DE MICROFONO
	BANDEJA DE REJILLA METÁLICA 200mm
	CABLEADO RJ45 CAT6A RACOR A BANDEJA Y EQUIPOS



DIRECCIÓN DE ARQUITECTURA  
OFICINA PROYECTOS DE ARQUITECTURA

PROYECTO BÁSICO Y DE EJECUCIÓN DE  
PARQUE DE BOMBEROS Nº5 - EDIFICIO PRINCIPAL

PLANO:

TELECOMUNICACIONES. PLANTA PRIMERA

IT03

ARQUITECTO REDACTOR :

MAGEN ARQUITECTOS SLP

JAIME MAGEN PARDO - FRANCISCO JAVIER MAGEN PARDO

AYUNTAMIENTO DE ZARAGOZA

OFICINA TÉCNICA ARQUITECTURA

GESTIÓN DE PROYECTOS

IDENTIFICADOR:

20-018 CRT PARQUE BOMBEROS 5 AMPL. Y REFORMA

ESCALA:

1/100

REM:


707

COLEGIO OFICIAL DE ARQUITECTOS DE ARAGÓN | Demarcación de ZARAGOZA

VISADO Normal con fecha 25/01/2024. Número de expediente/fase ZA2024/000207400

Documento con firma electrónica. Autenticidad verificable en [coaa.e-gestion.es/validacion.aspx](https://coaa.e-gestion.es/validacion.aspx) con CSV: EVkzz2gvir912252024120948



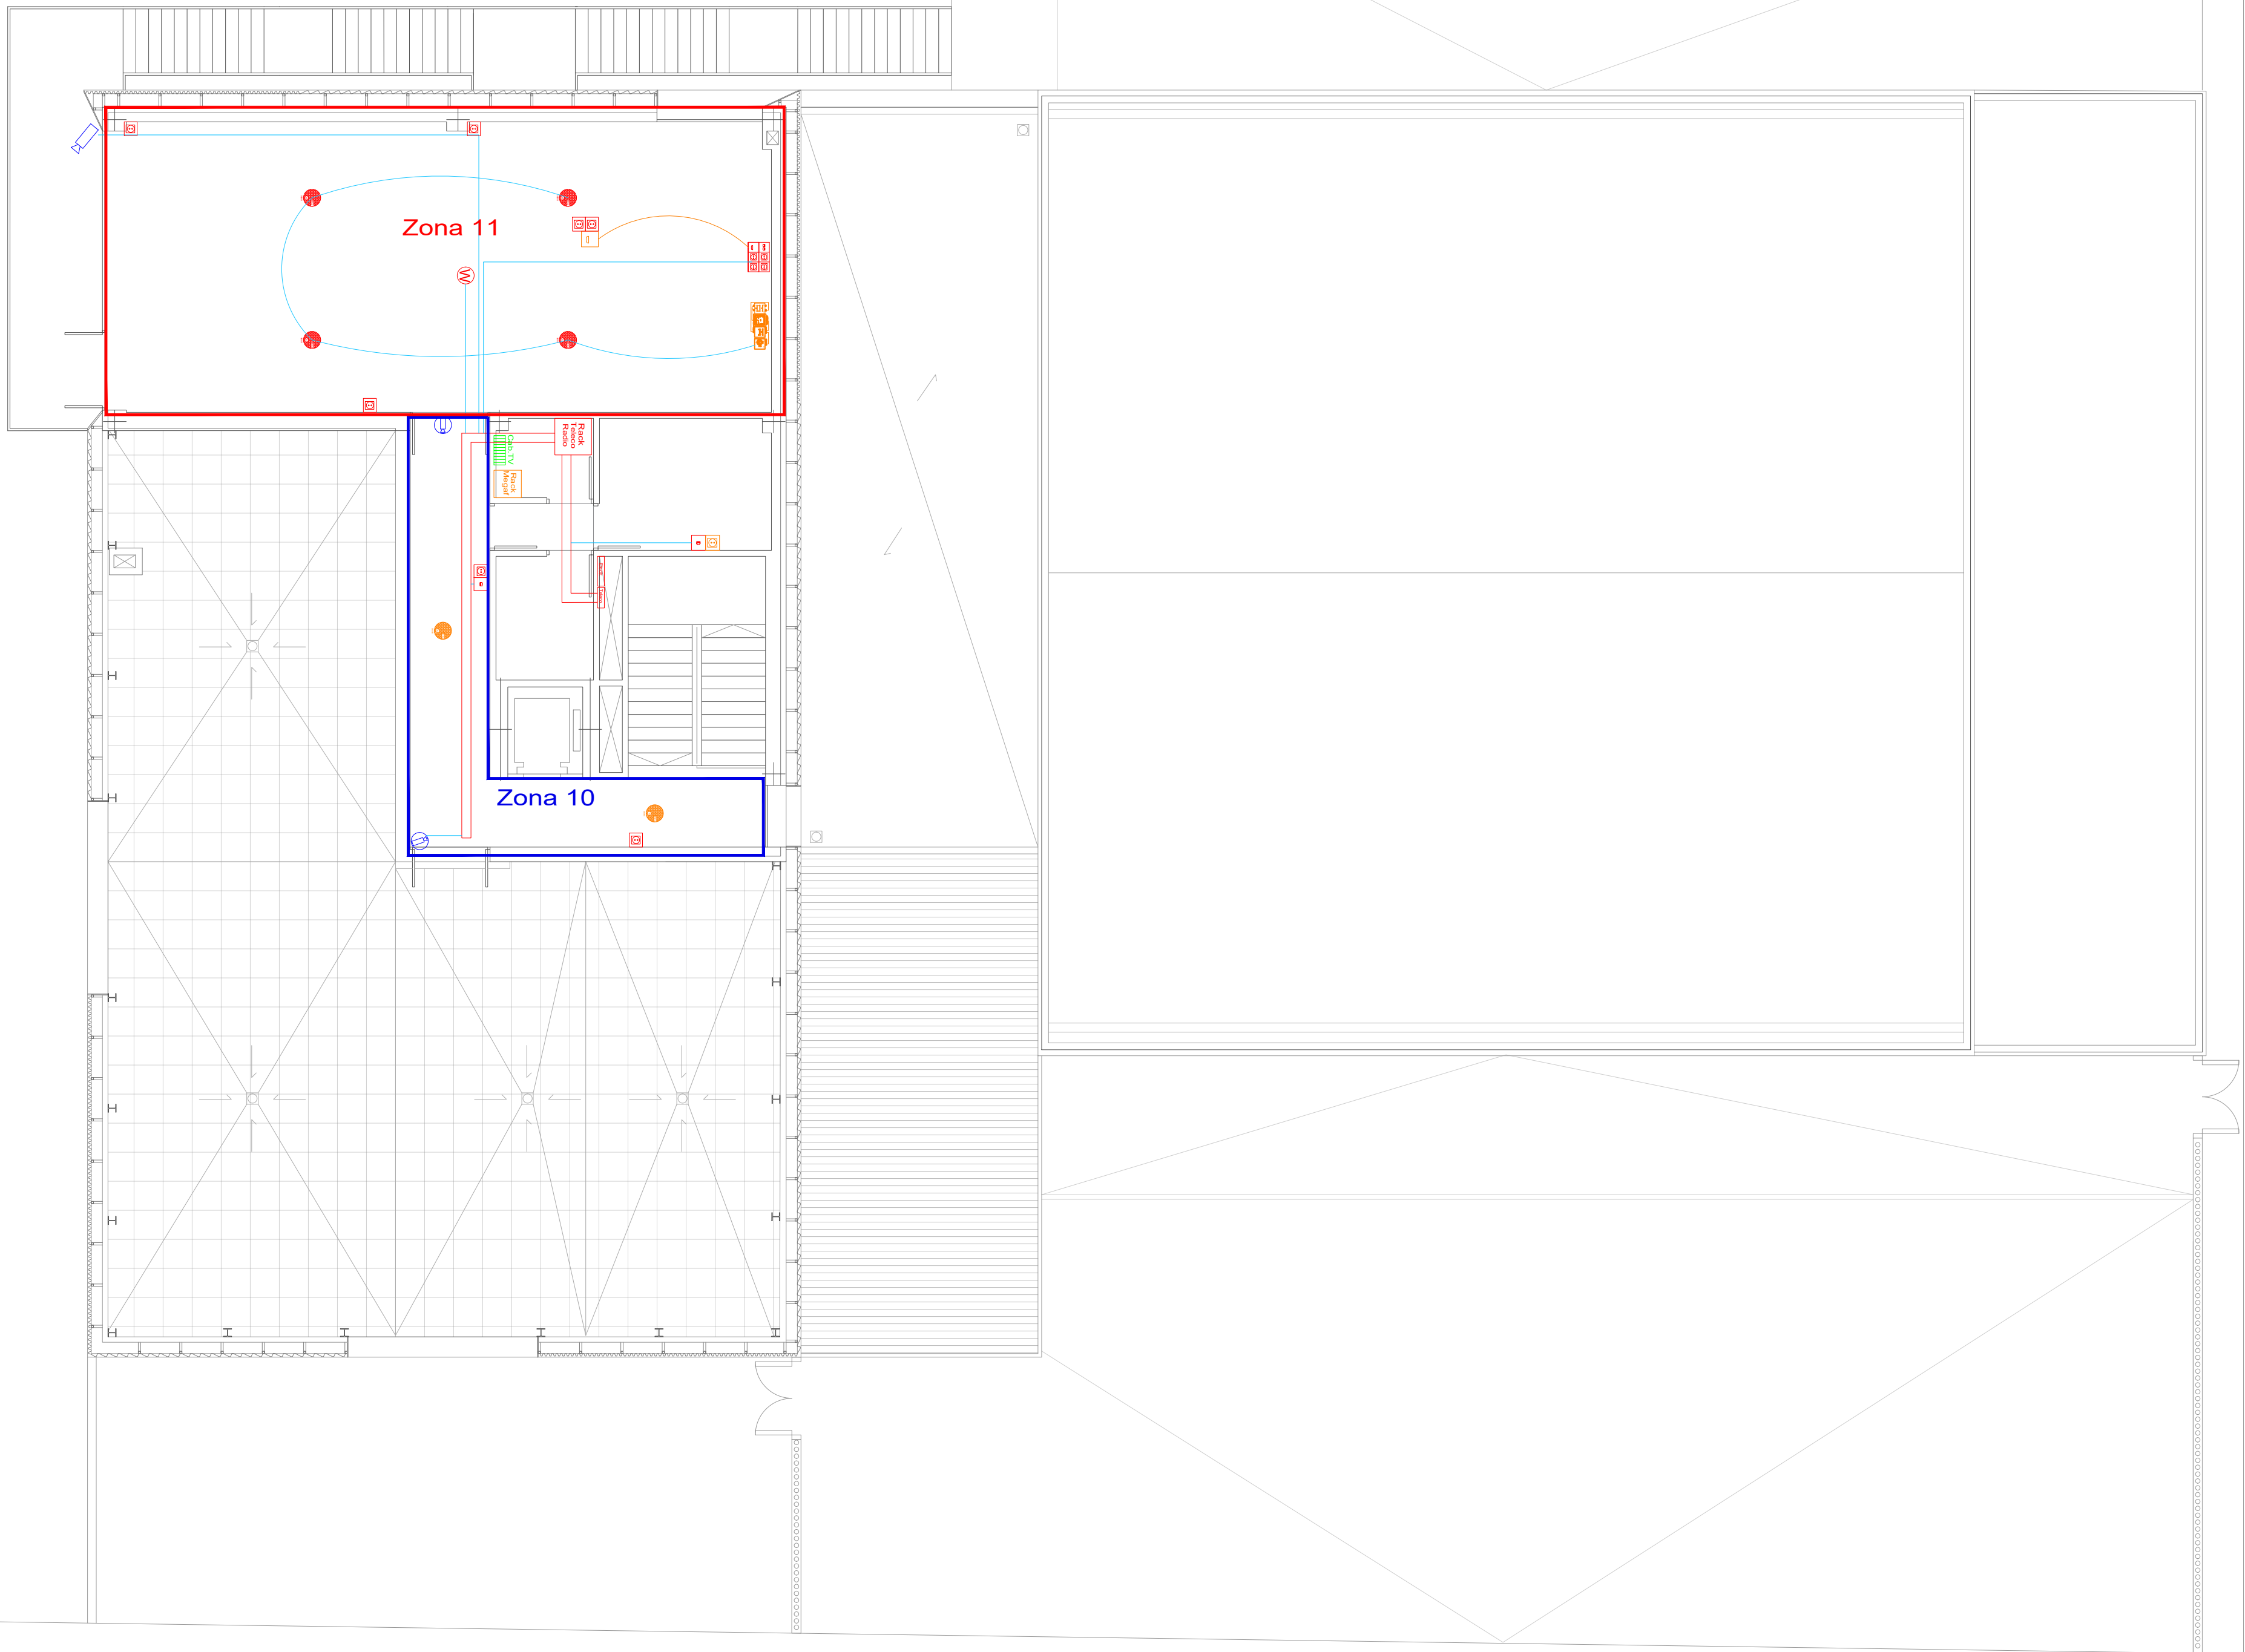

LEYENDA	
	PUESTO DE TRABAJO: 2RJ45+2 FUERZA + 2 SAI
	PUESTO DE TRABAJO EN SUELO: 2RJ45+2HDM+2 FUERZA + 2 SAI
	PUESTO AUXILIAR: RJ45 + 2 FUERZA
	PUESTO SIMPLE: RJ45+FUERZA
	PUESTO ESTANCO: RJ45+FUERZA
	TOMA RJ45
	PUNTO DE ACCESO WIFI DE INTERIOR
	CÁMARA CCTV BULLET DE EXTERIOR
	CÁMARA CCTV MINIDOMO DE INTERIOR
	PUESTO DE CONTROL
	LECTOR PROXIMIDAD CCAA
	TERMINAL CONTROL HORARIO
	MONITOR VIDEOPORTERO INTERIOR
	PLACA DE VIDEOPORTERO EXTERIOR
	TOMA COAXIAL DE TV
	SISTEMA DE AVISO BAÑOS PARA PERSONAS CON DISCAPACIDAD
	TOMA DE HDMI
	MANDOS BT MIC Y SELECCION CANALES SALAS
	06050 ALTAVOCES 5" HQ 6W 320mms TECHO
	06043 ALTAVOCES 5" HQ 6W 160mms TECHO
	06040 ALTAVOCES 5" TECHO 100V
	BOCINA ALTAVOZ 2VIAS 12.5-25-50W
	BASE CONEXIÓN CONSOLA
	BASE CONEXIÓN CONSOLA
	MANDO DE PARED DE 4 CANALES
	MANDO CON ENTRADA AUXILIAR EXTERNA
	REGULADOR DE VOLUMEN PARA MICROFONO
	ENTRADA AUXILIAR DE MICROFONO
	BASE CENTRAL DE MICROFONO
	BANDEJA DE REJILLA METÁLICA 200mm
	CABLEADO RJ45 CAT6A RACOR A BANDEJA Y EQUIPOS



DIRECCIÓN DE ARQUITECTURA  
OFICINA PROYECTOS DE ARQUITECTURA

PROYECTO BÁSICO Y DE EJECUCIÓN DE  
PARQUE DE BOMBEROS Nº5 - EDIFICIO PRINCIPAL

PLANO:


TELECOMUNICACIONES. PLANTA SEGUNDA

IT04

ARQUITECTO REDACTOR :  MAGEN ARQUITECTOS SLP JAIME MAGEN PARDO - FRANCISCO JAVIER MAGEN PARDO	AYUNTAMIENTO DE ZARAGOZA OFICINA TÉCNICA ARQUITECTURA GESTIÓN DE PROYECTOS IDENTIFICADOR: 20-018 CRT PARQUE BOMBEROS 5 AMPL. Y REFORMA	ESCALA: 1/100 REM: 707
--	--	------------------------------



COLEGIO OFICIAL DE ARQUITECTOS DE ARAGÓN | Demarcación de ZARAGOZA  
VISADO Normal con fecha 25/01/2024. Número de expediente/fase ZA2024/000207400  
Documento con firma electrónica. Autenticidad verificable en coaa.e-geston.es/validacion.aspx con CSV: EVkzzzgvr912252024120948

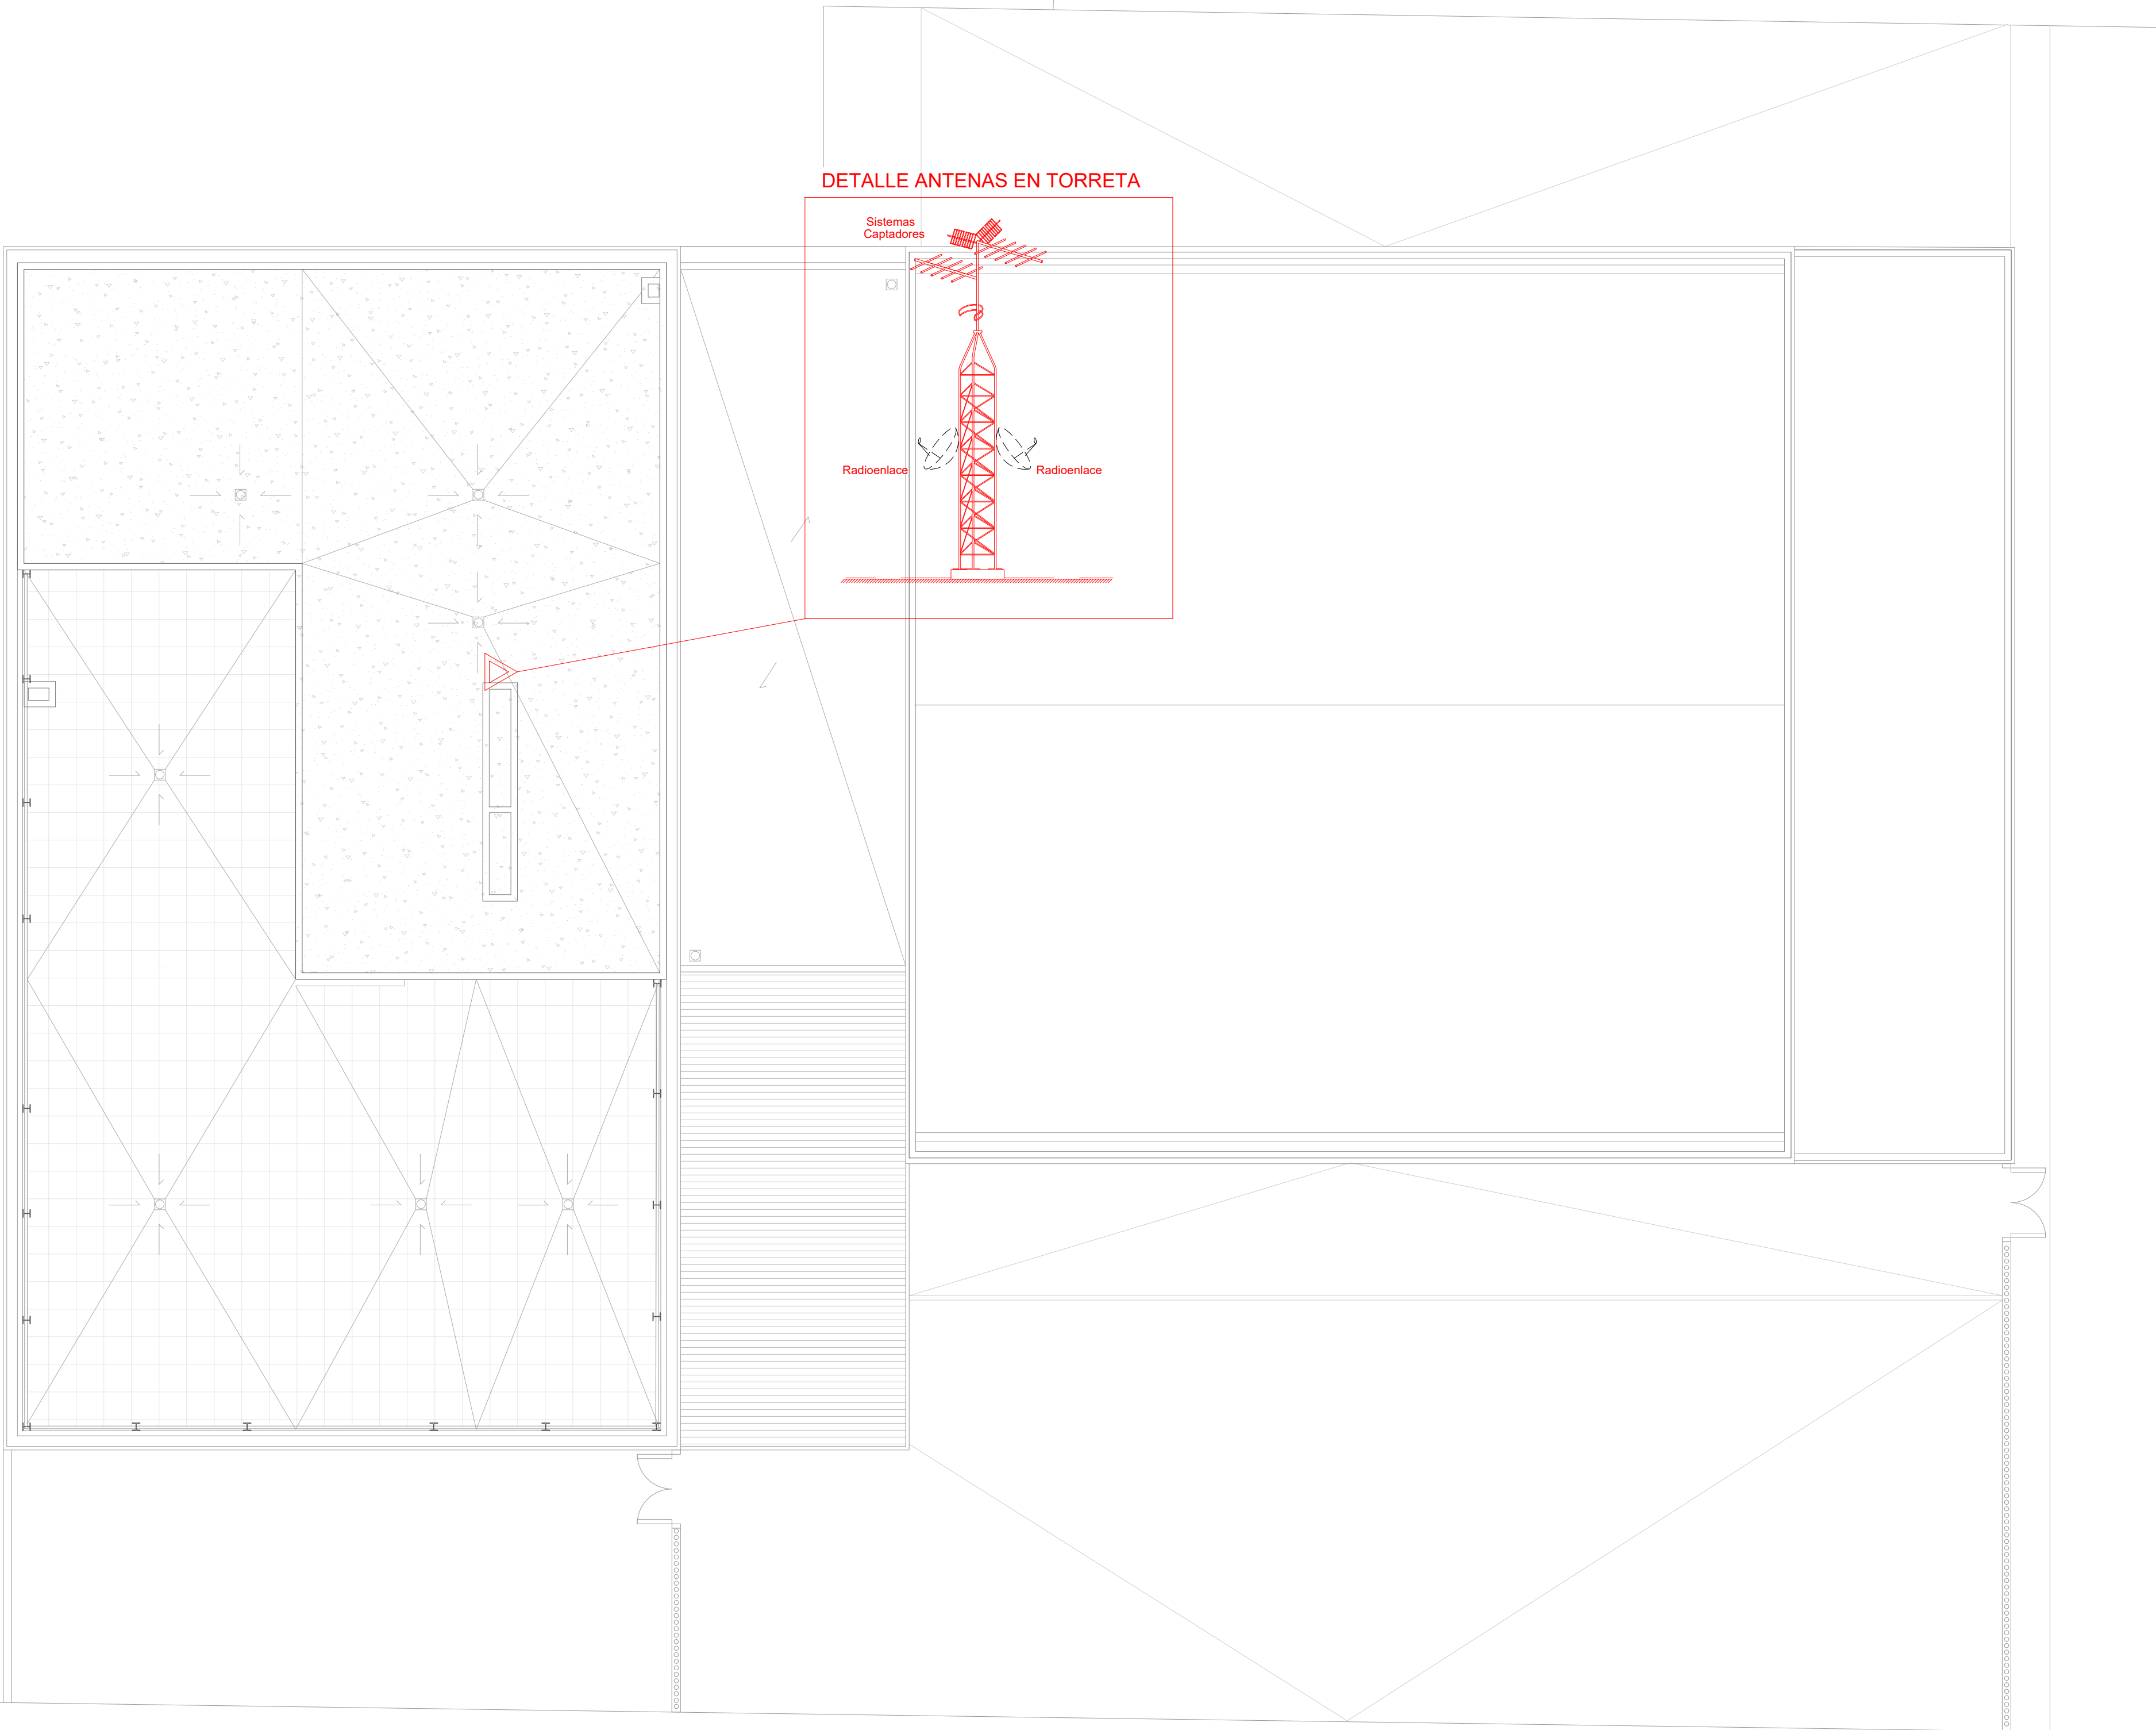

DIRECCIÓN DE ARQUITECTURA  
OFICINA PROYECTOS DE ARQUITECTURA

PROYECTO BÁSICO Y DE EJECUCIÓN DE  
PARQUE DE BOMBEROS Nº5 - EDIFICIO PRINCIPAL

PLANO:

TELECOMUNICACIONES. PLANTA CUBIERTAS

IT05

ARQUITECTO REDACTOR :

MAGEN ARQUITECTOS SLP

JAIME MAGEN PARDO - FRANCISCO JAVIER MAGEN PARDO

AYUNTAMIENTO DE ZARAGOZA

OFICINA TÉCNICA ARQUITECTURA

GESTIÓN DE PROYECTOS

IDENTIFICADOR:

20-018 CRT PARQUE BOMBEROS 5 AMPL. Y REFORMA

ESCALA:

1/100

SEPT. 2023


REM: 707




COLEGIO OFICIAL DE ARQUITECTOS DE ARAGÓN | Demarcación de ZARAGOZA

VISADO Normal con fecha 25/01/2024. Número de expediente/fase ZA2024/00207400


Documento con firma electrónica. Autenticidad verificable en [coaa.e-gestion.es/validacion.aspx](https://coaa.e-gestion.es/validacion.aspx) con CSV: EVk8zz2gvir912252024120948

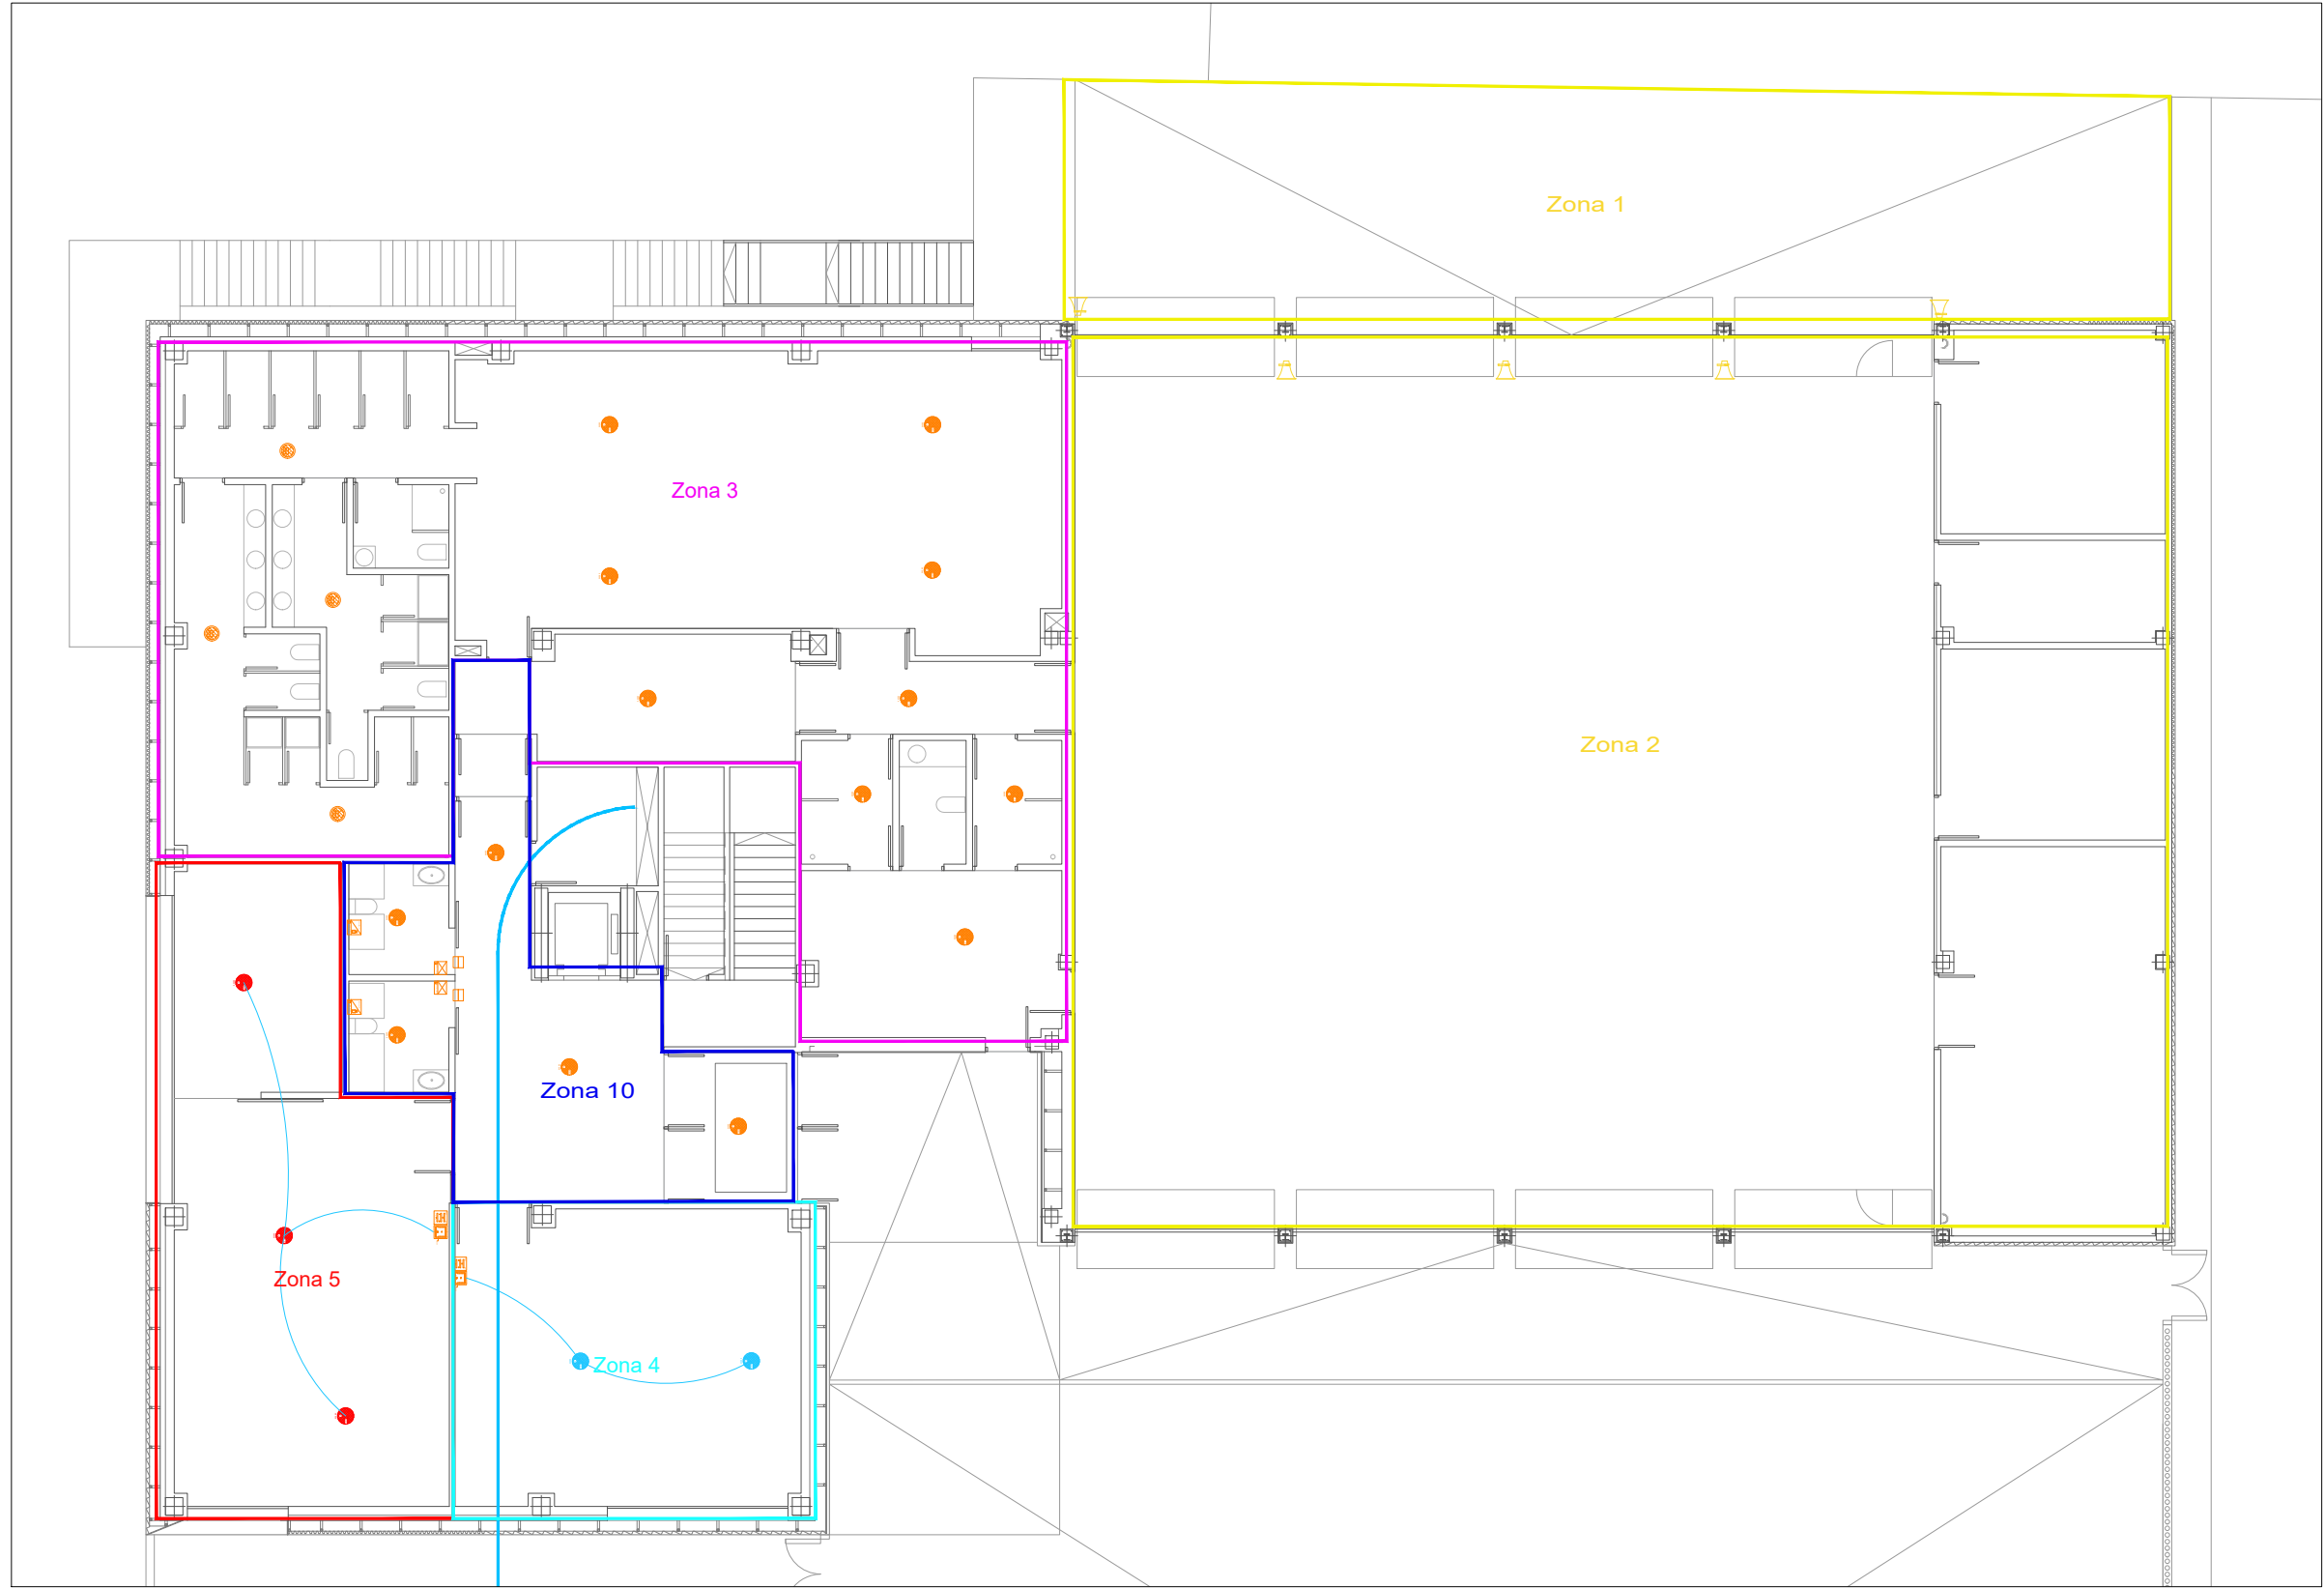

PLANTA BAJA

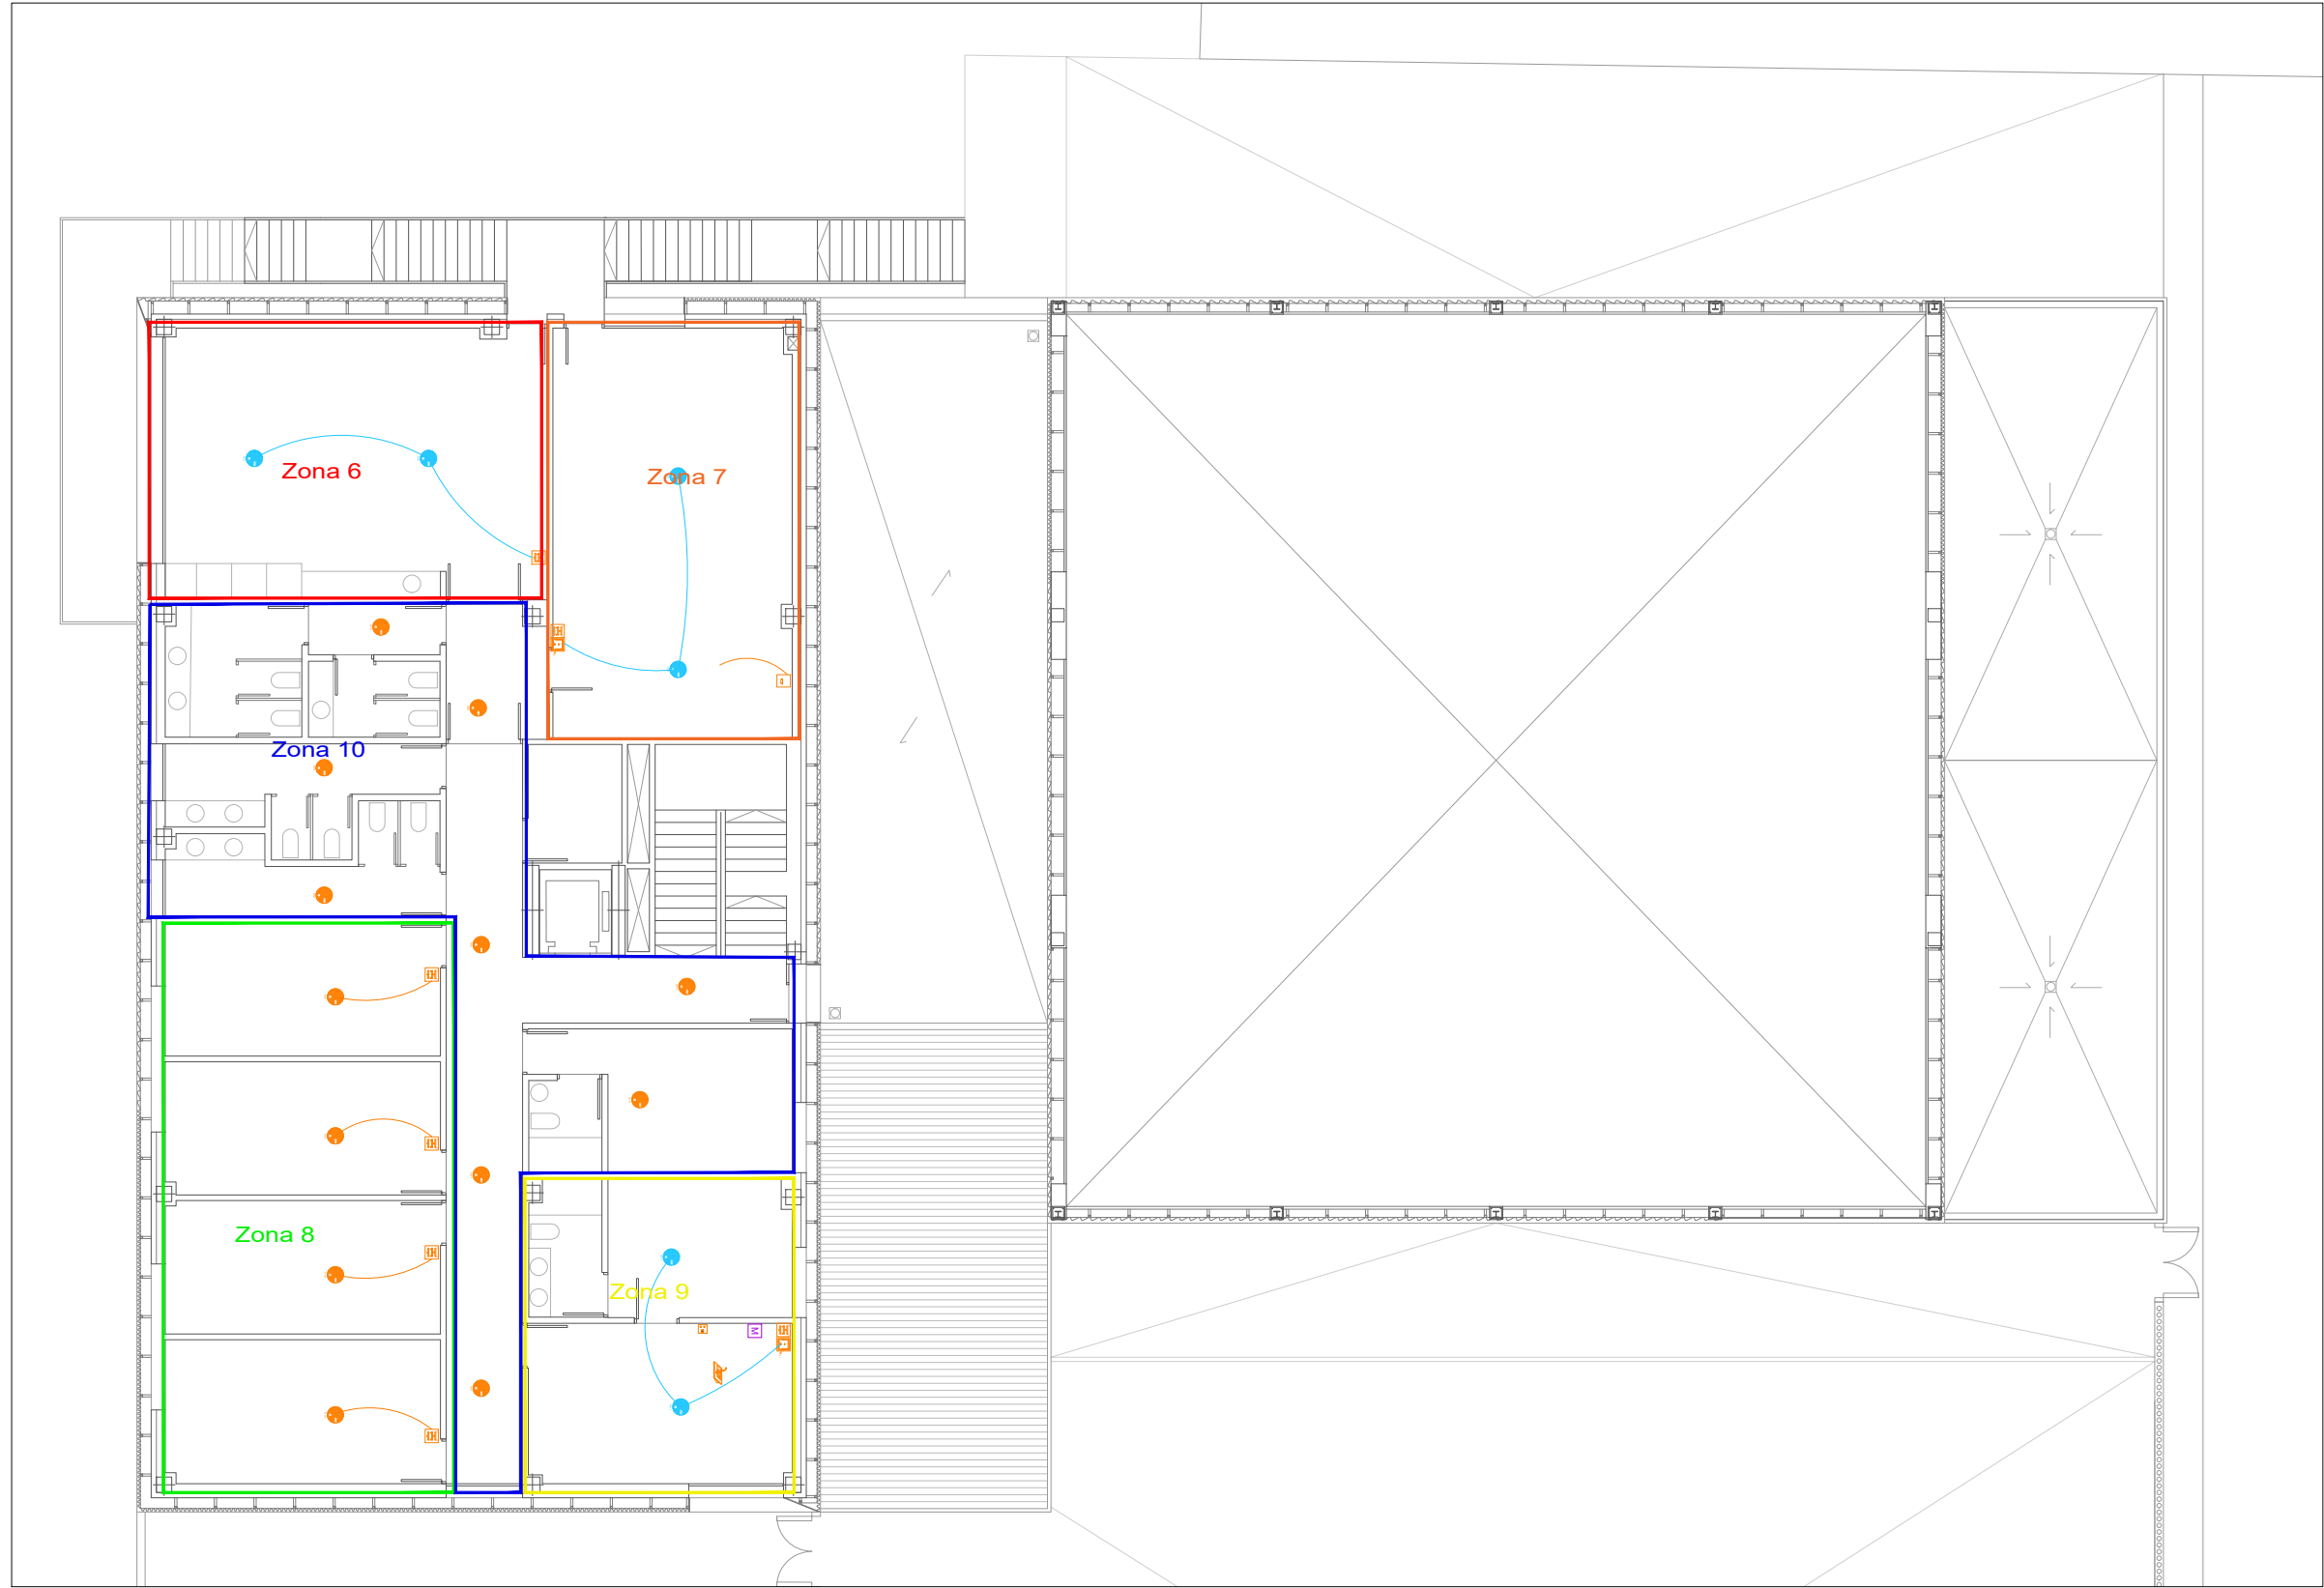

PLANTA PRIMERA

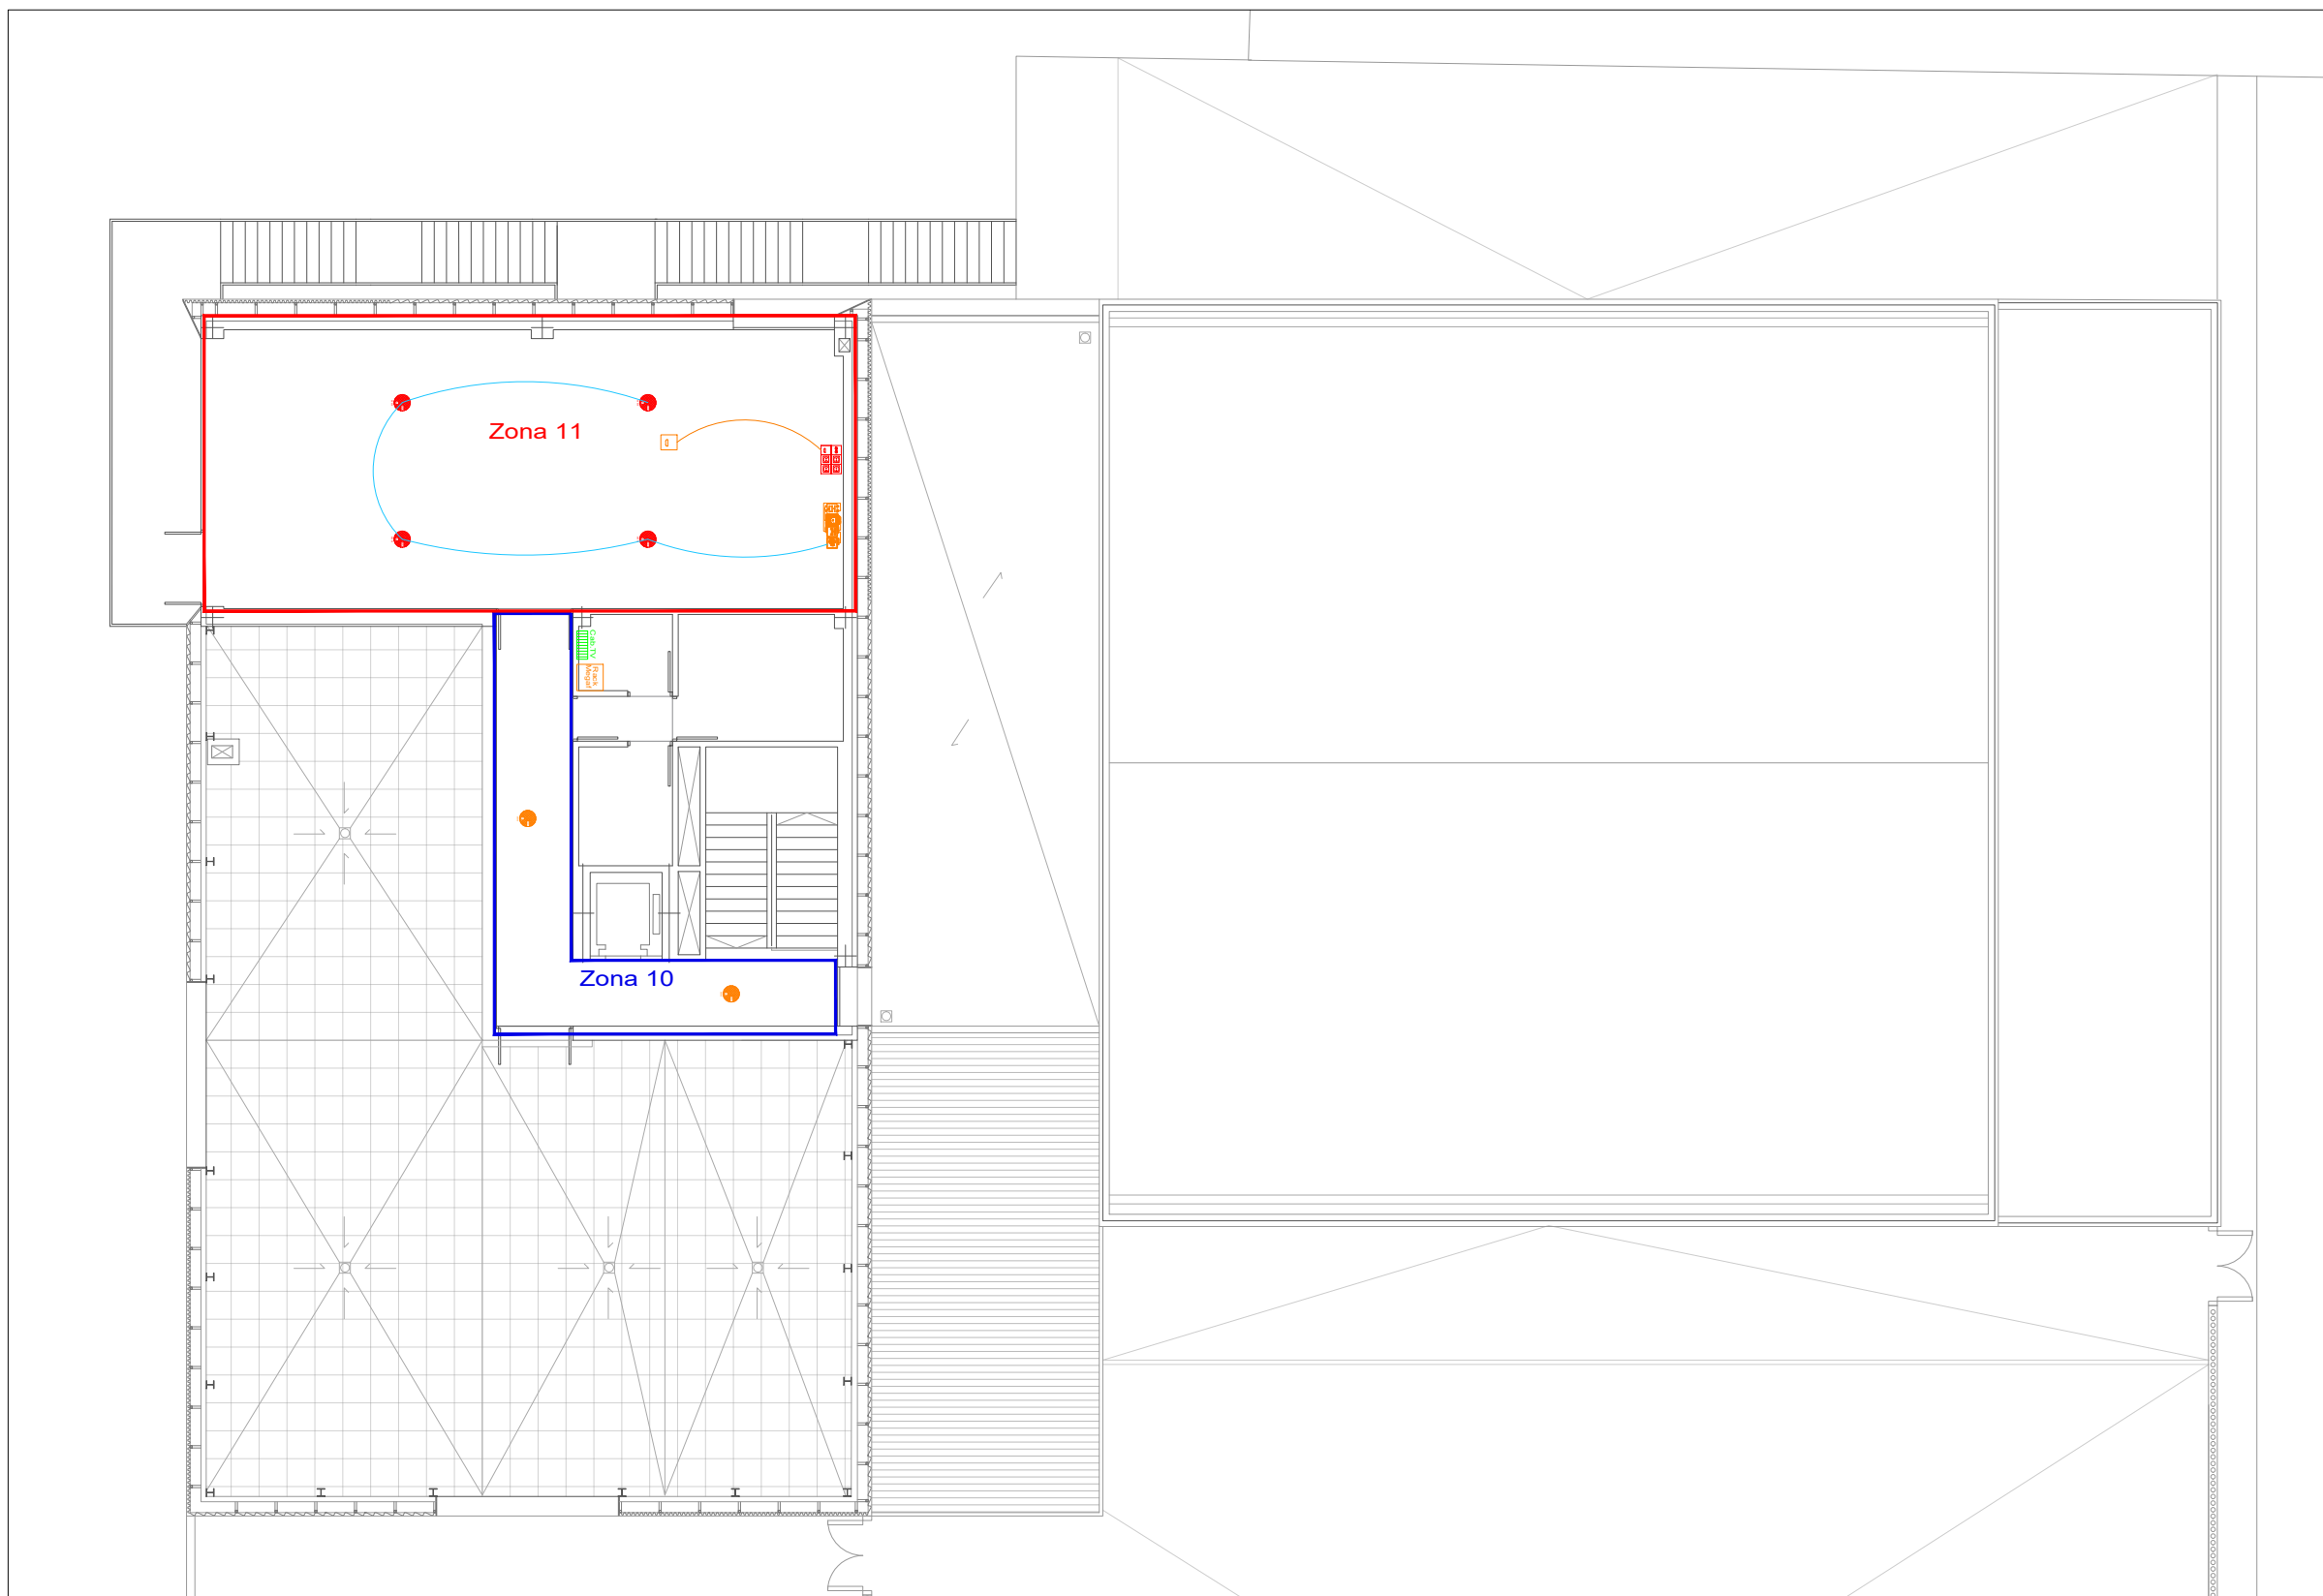

PLANTA SEGUNDA



DIRECCIÓN DE ARQUITECTURA  
OFICINA PROYECTOS DE ARQUITECTURA

PROYECTO BÁSICO Y DE EJECUCIÓN DE  
PARQUE DE BOMBEROS Nº5 - EDIFICIO PRINCIPAL

PLANO:


TELECOMUNICACIONES. ZONAS MEGAFONÍA IT06

ARQUITECTO REDACTOR :  MAGEN ARQUITECTOS SLP JAIME MAGEN PARDO - FRANCISCO JAVIER MAGEN PARDO	AYUNTAMIENTO DE ZARAGOZA OFICINA TÉCNICA ARQUITECTURA GESTIÓN DE PROYECTOS IDENTIFICADOR: 20-018 CRT PARQUE BOMBEROS 5 AMPL. Y REFORMA	ESCALA: S/E	SEPT. 2023 REM: 707
---	--	----------------	------------------------




COLEGIO OFICIAL DE ARQUITECTOS DE ARAGÓN | Demarcación de ZARAGOZA  
VISADO Normal con fecha 25/01/2024. Número de expediente/fase ZA2024/002/7400  
Documento con firma electrónica. Autenticidad verificable en [coaa.e-gestion.es/validacion.aspx](https://coaa.e-gestion.es/validacion.aspx) con CSV: EVkzz2gvir912252024120948


ESQUEMA DE DISTRIBUCIÓN CCTV

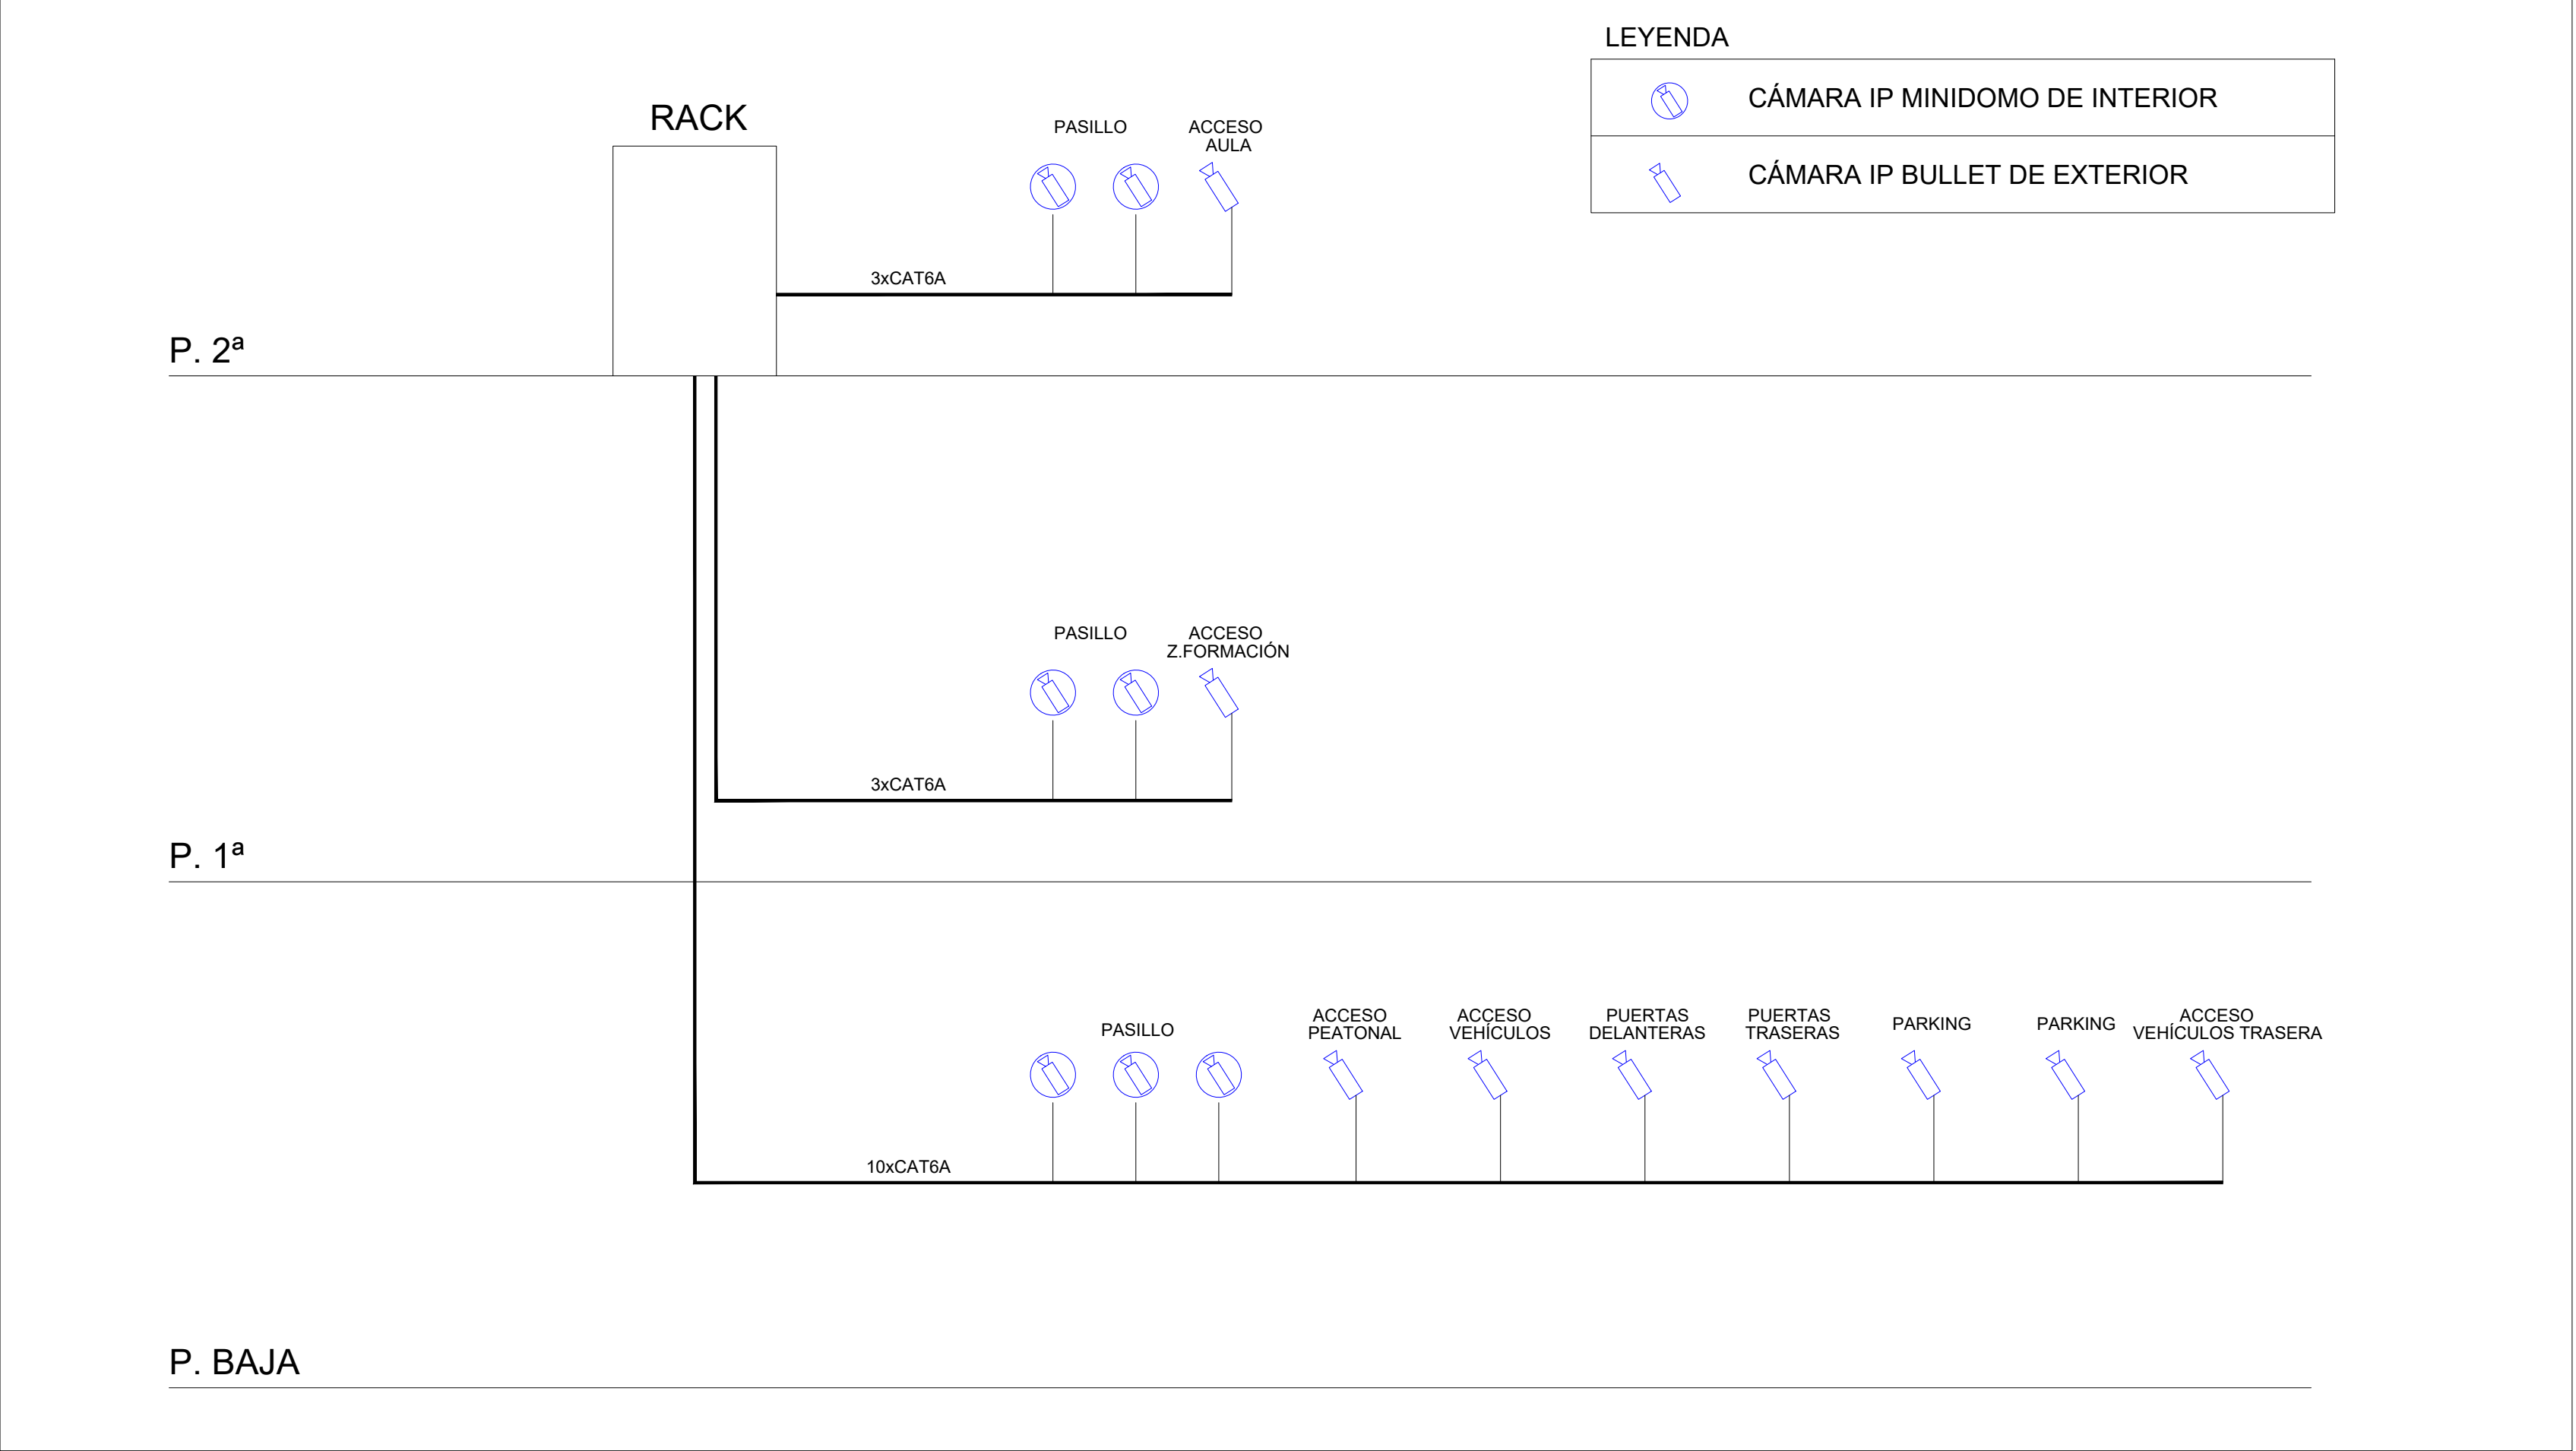

ESQUEMA DE DISTRIBUCIÓN WIFI

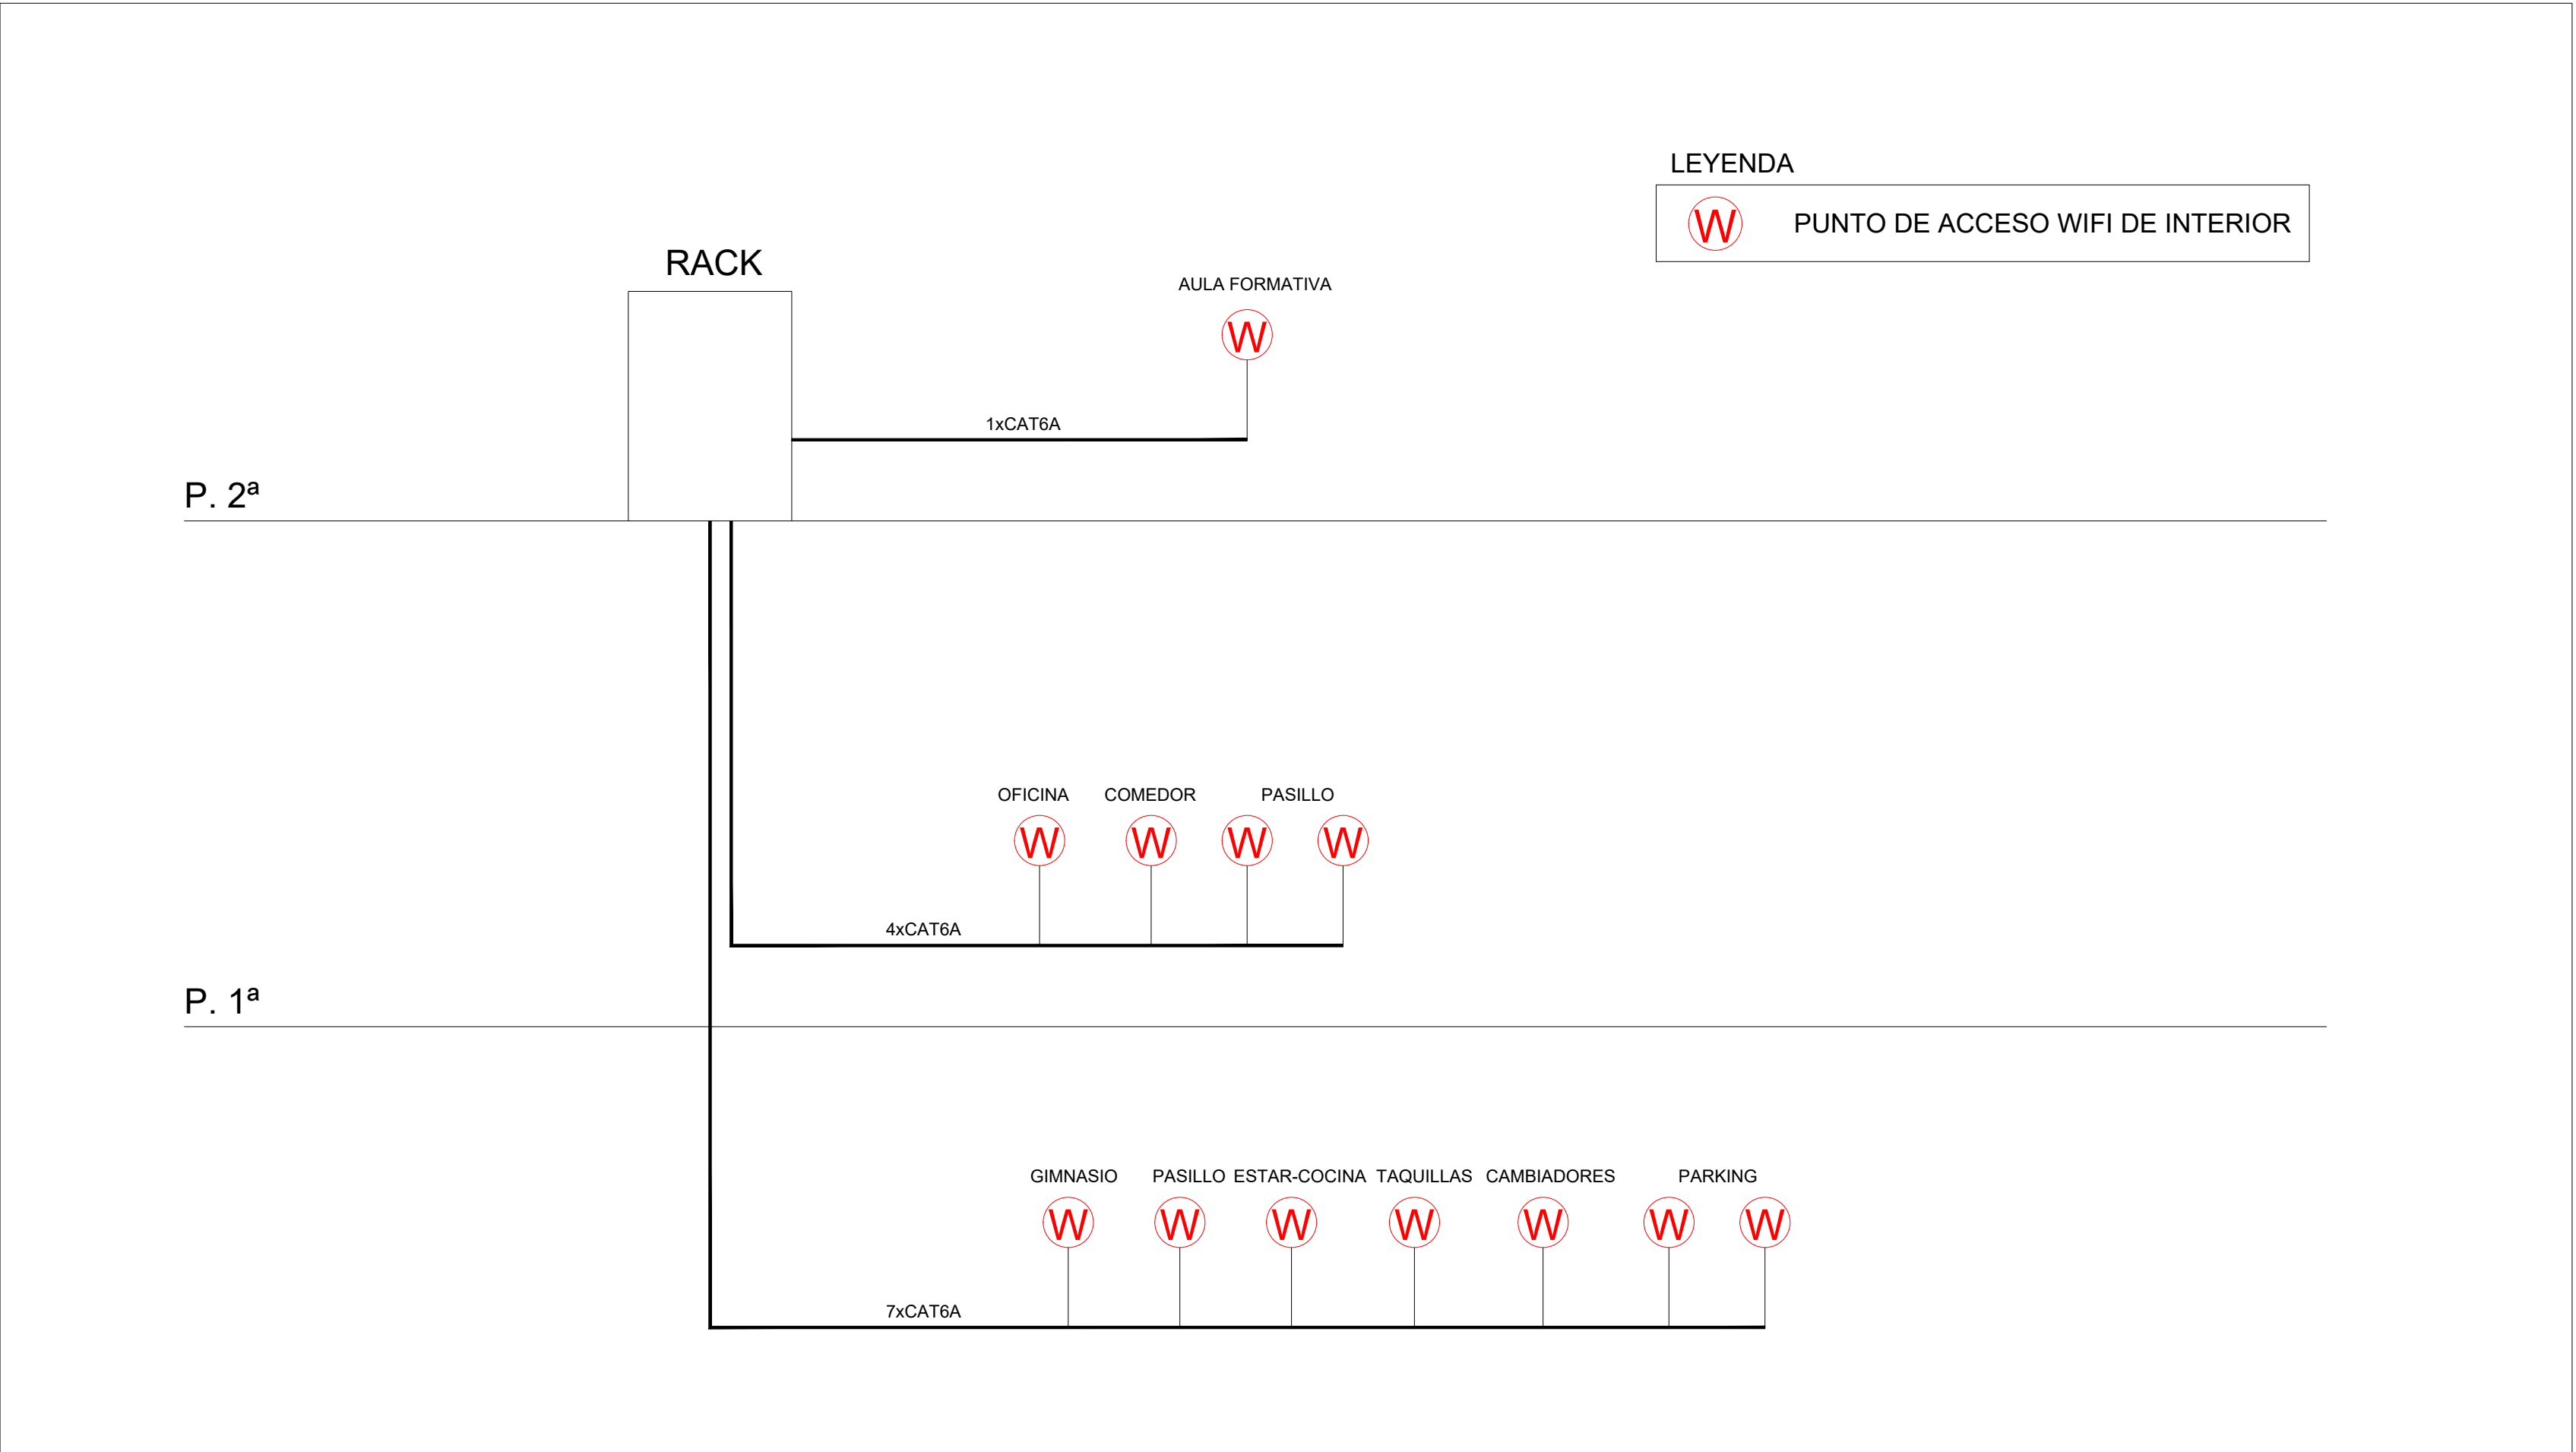

DETALLE RACK TELECOMUNICACIONES

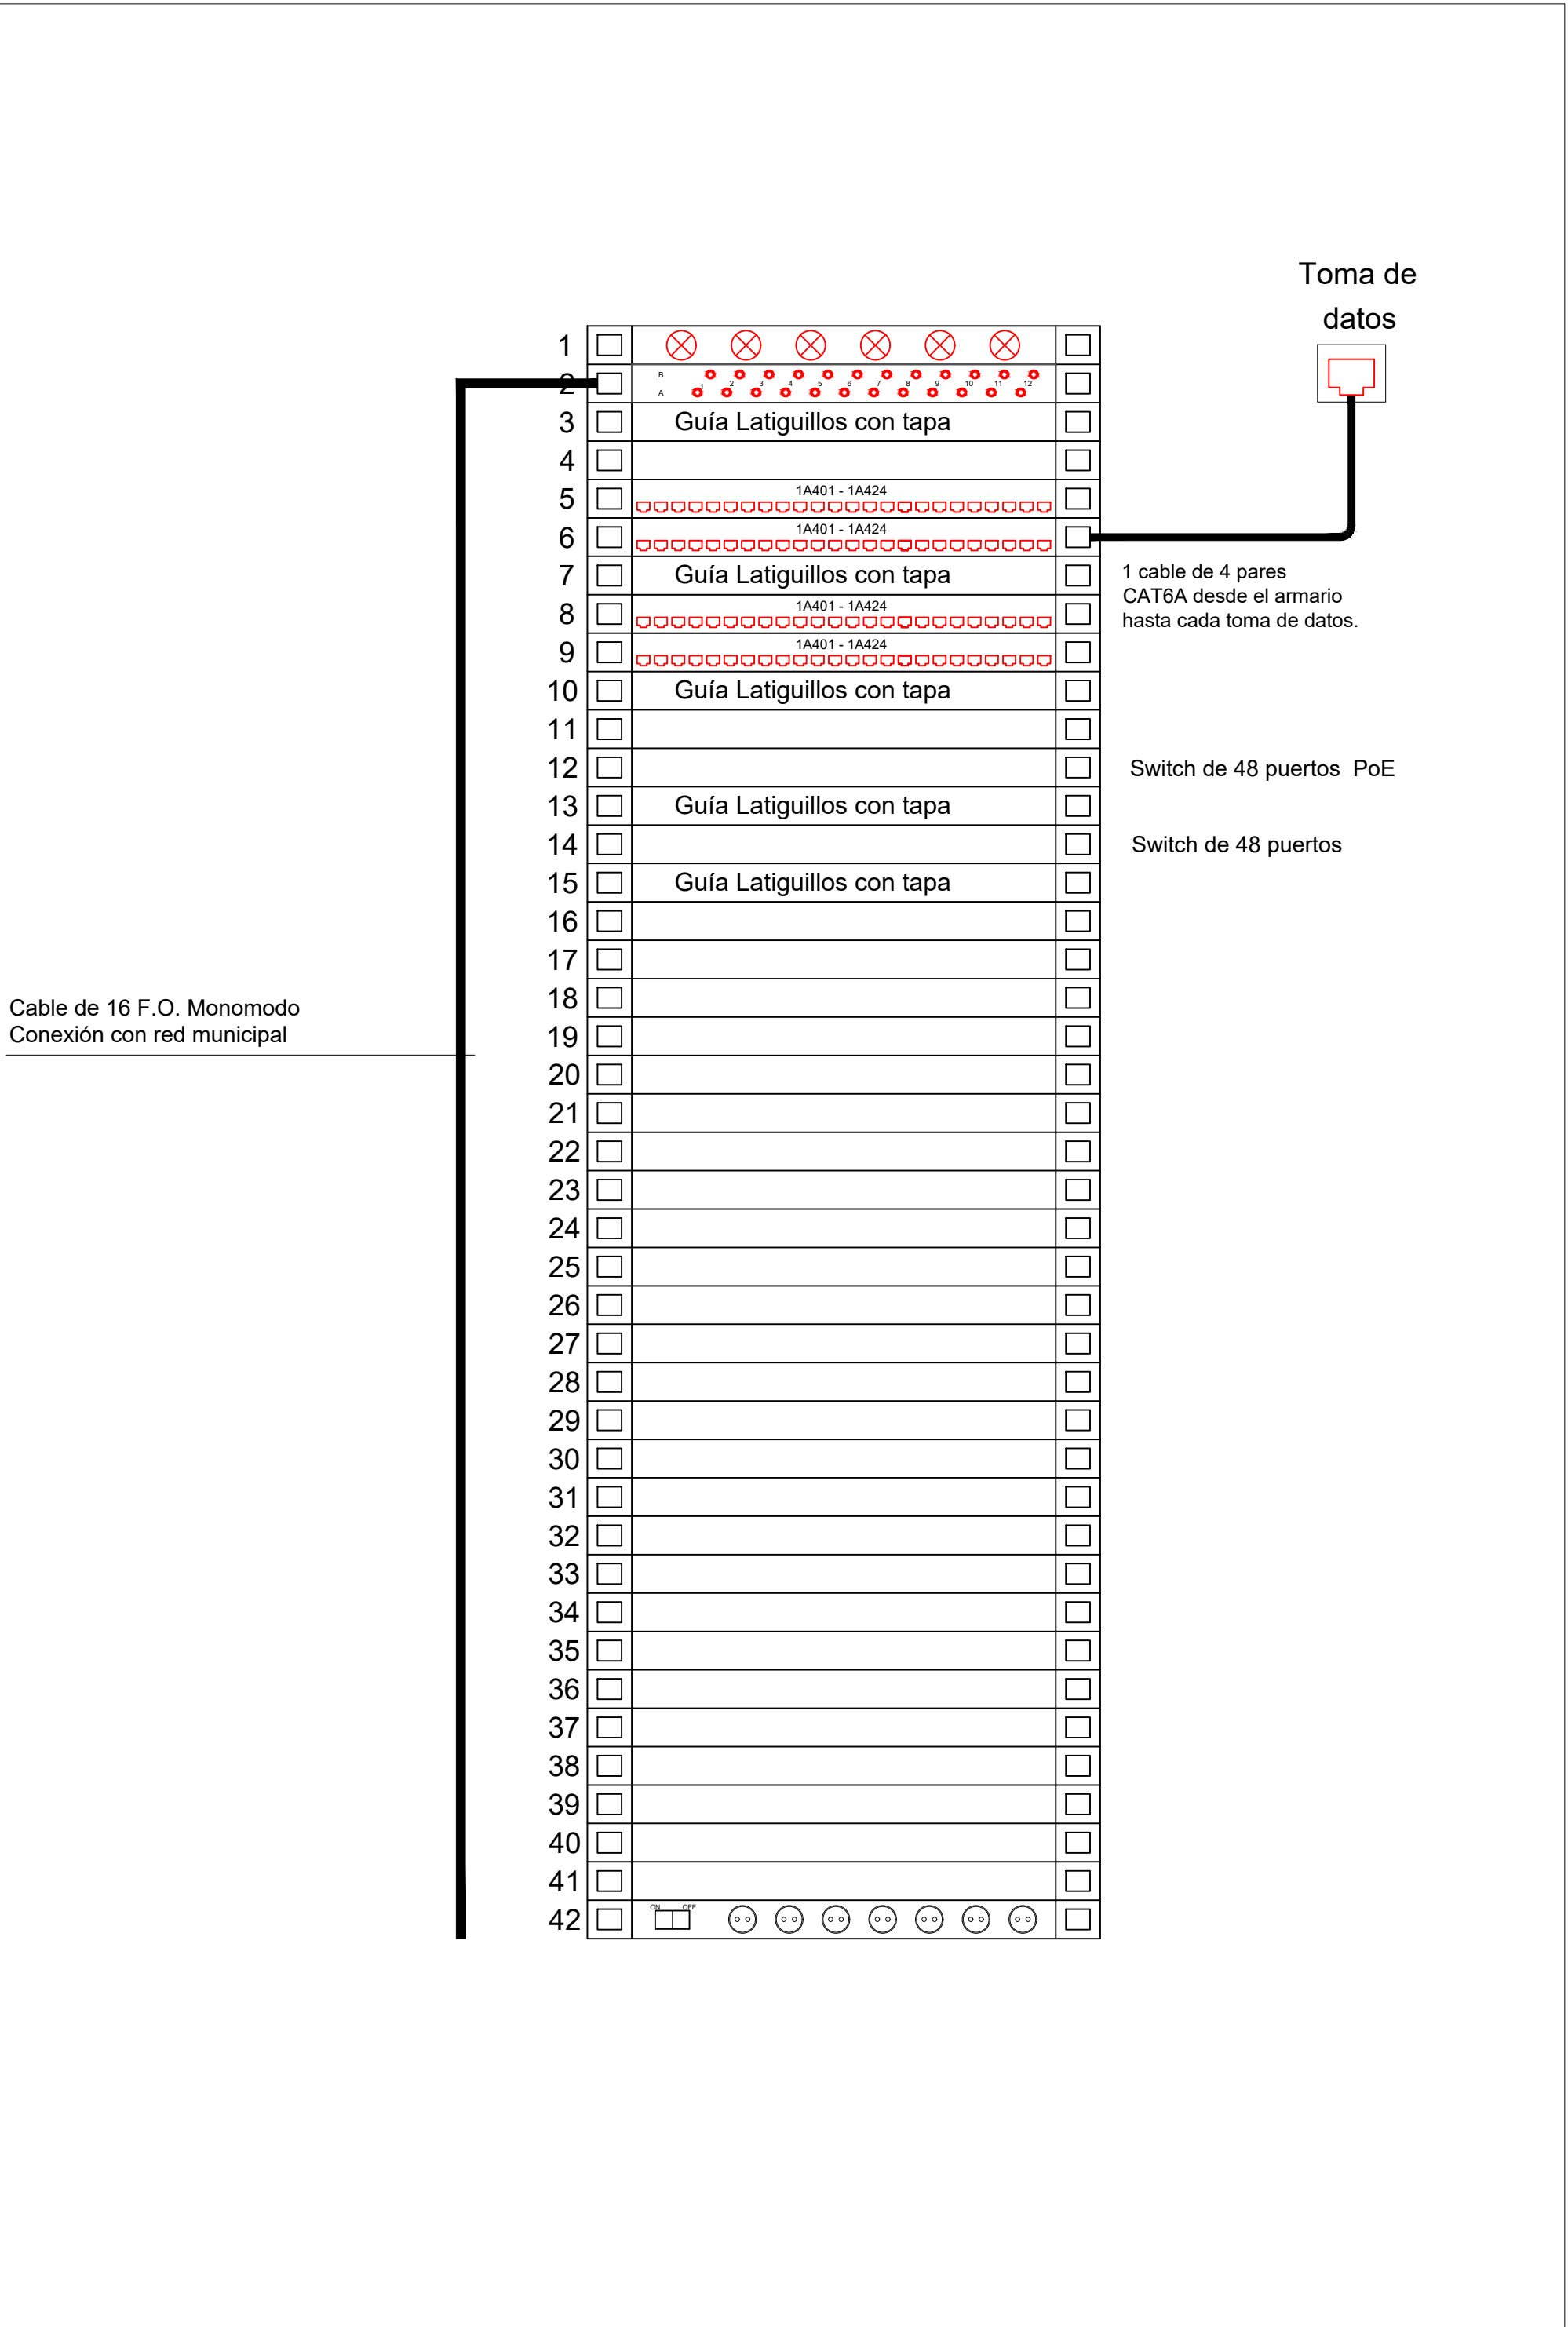

DIRECCIÓN DE ARQUITECTURA  
OFICINA PROYECTOS DE ARQUITECTURA

PROYECTO BÁSICO Y DE EJECUCIÓN DE  
PARQUE DE BOMBEROS Nº5 - EDIFICIO PRINCIPAL

PLANO:		TELECOMUNICACIONES. ESQUEMAS Y DETALLES		IT07
ARQUITECTO REDACTOR :		AYUNTAMIENTO DE ZARAGOZA OFICINA TÉCNICA ARQUITECTURA GESTIÓN DE PROYECTOS	ESCALA: S/E	SEPT. 2023 REM: 707
MAGEN ARQUITECTOS SLP JAIME MAGEN PARDO - FRANCISCO JAVIER MAGEN PARDO		IDENTIFICADOR: 20-018 CRT PARQUE BOMBEROS 5 AMPL. Y REFORMA		



COLEGIO OFICIAL DE ARQUITECTOS DE ARAGÓN | Demarcación de ZARAGOZA  
VISADO Normal con fecha 25/01/2024. Número de expediente/fase ZA2024/000207400  
Documento con firma electrónica. Autenticidad verificable en coaa.e-gestion.es/validacion.aspx con CSV: EVk8zz2gvir912252024120948



