


PASEO ECHEGARAY Y CABALLERO

acera

chimenea de calefacción

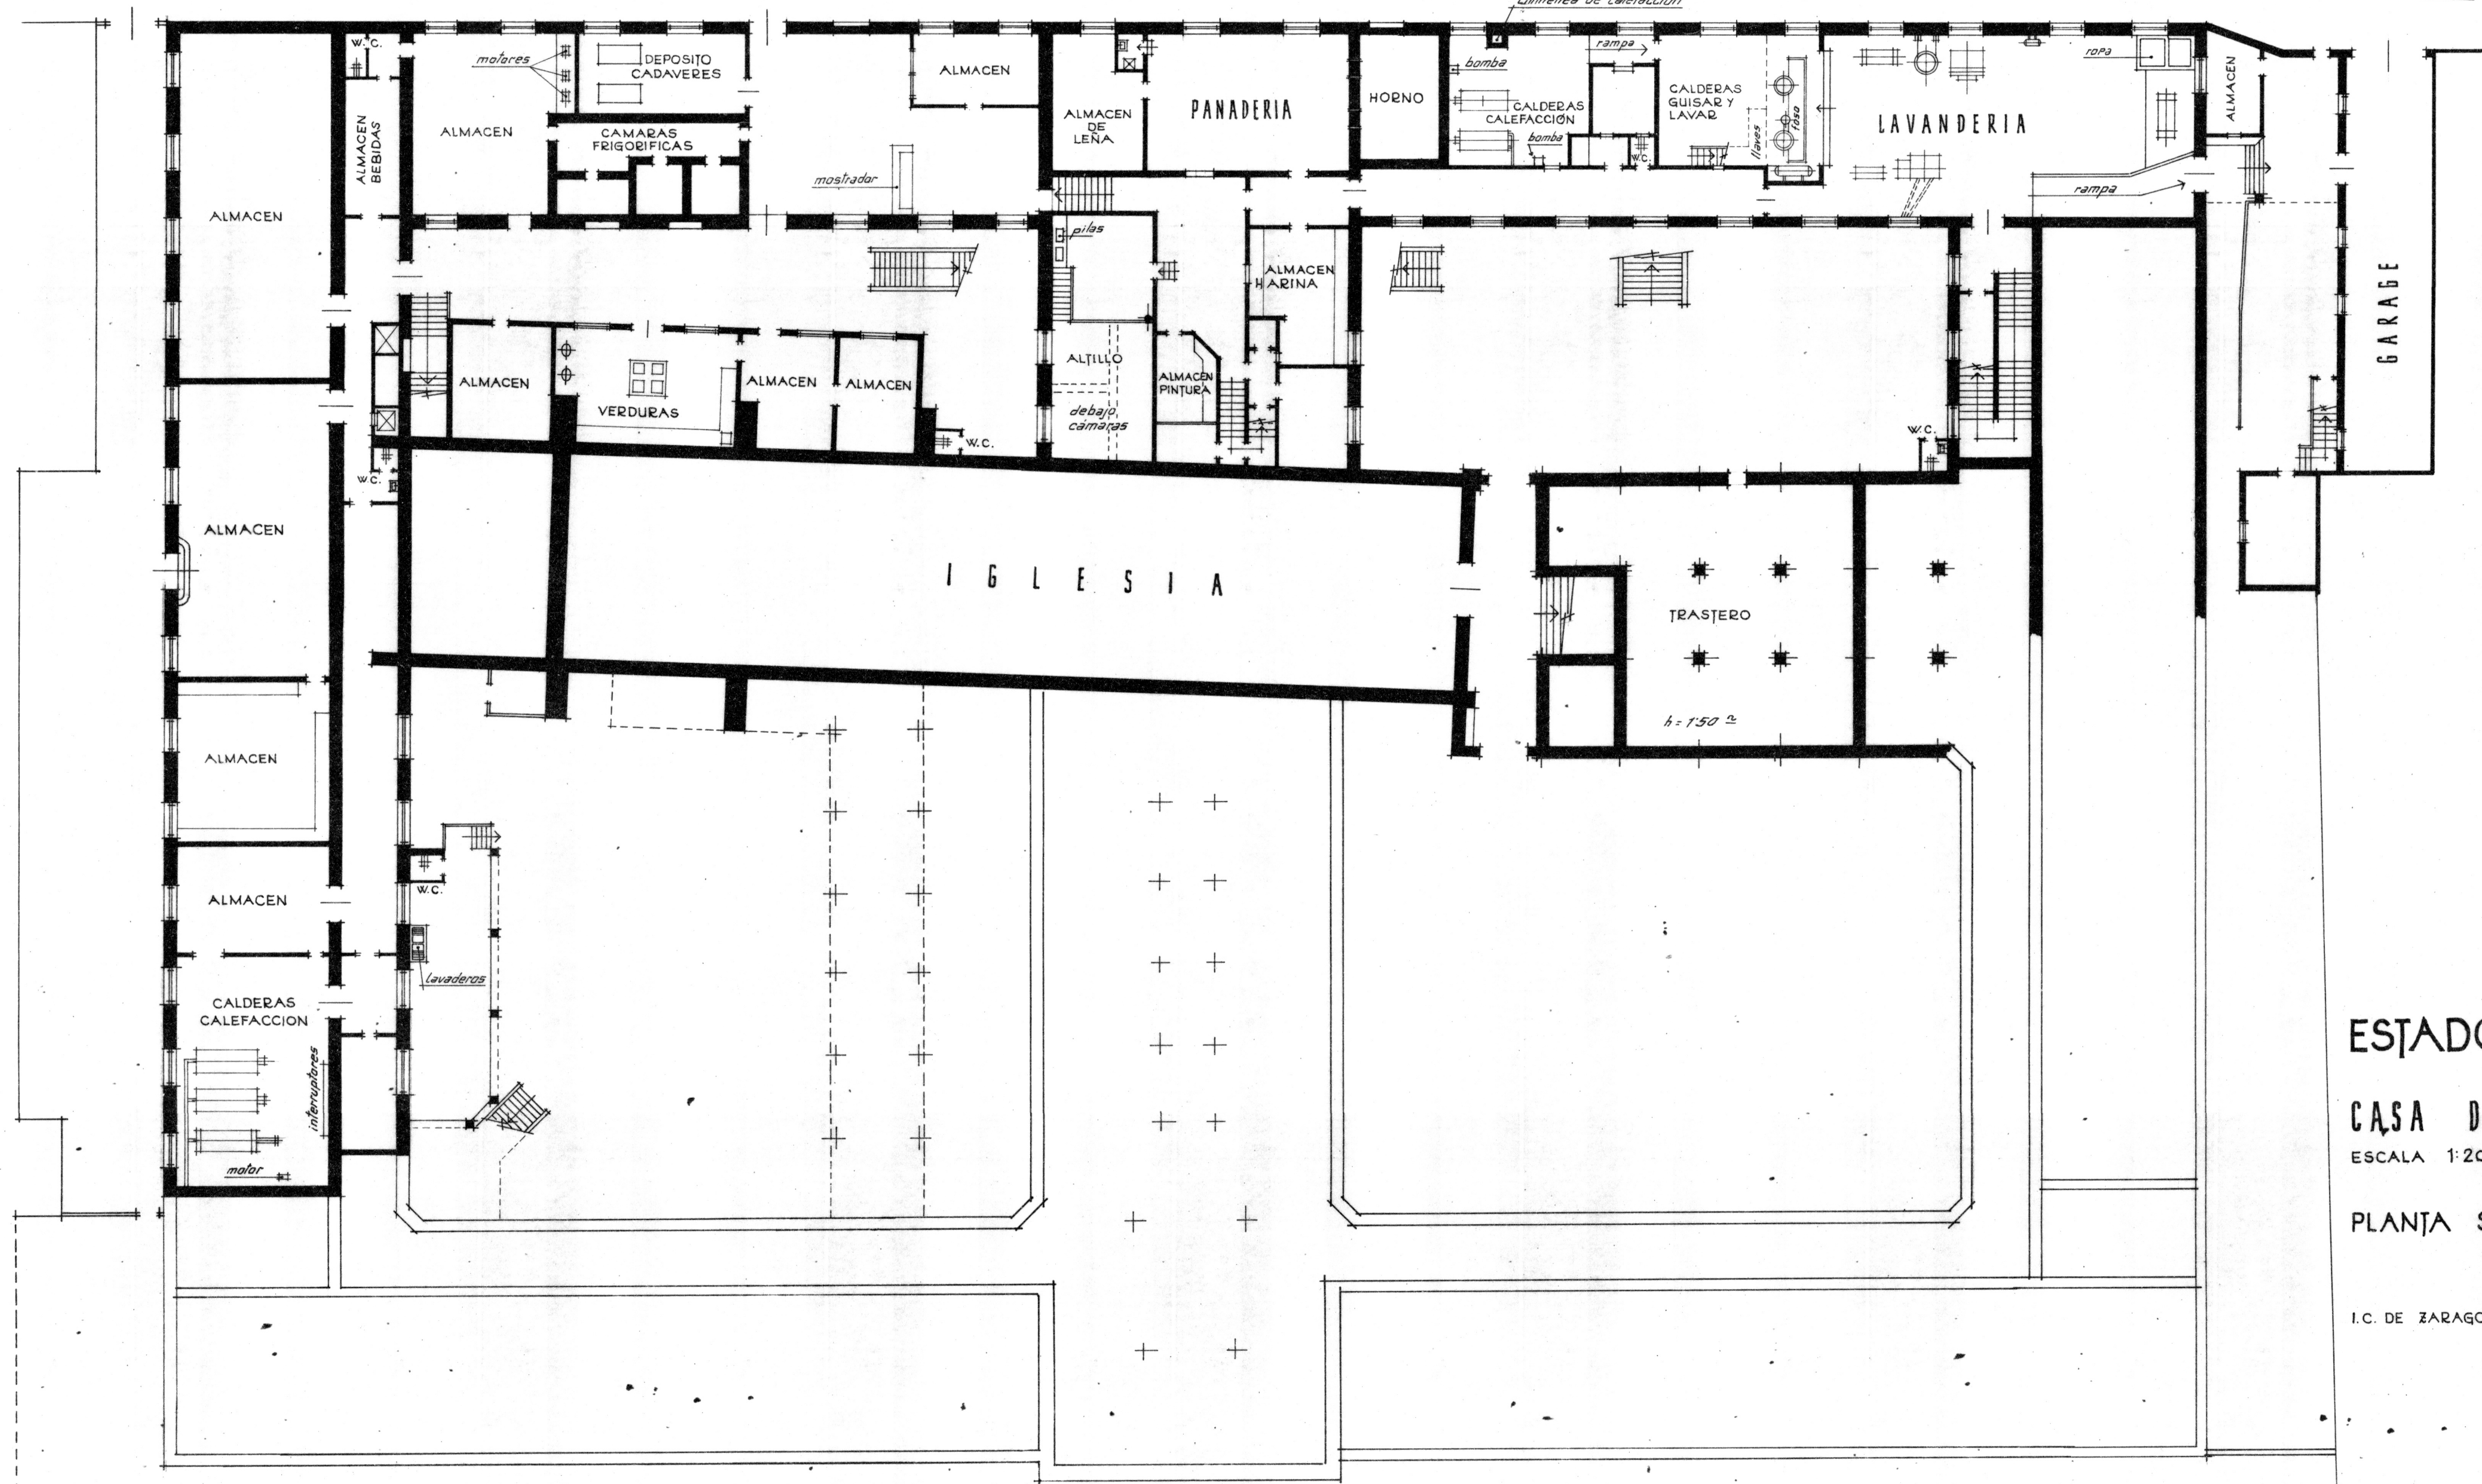

ESTADO ACTUAL

CASA DE AMPARO


ESCALA 1:200

PLANTA SOTANO

I.C. DE ZARAGOZA, AGOSTO DE 1979

CALLE DE PREDICADORES

ACTUALIZO : JESUS SALAS HERNANDEZ

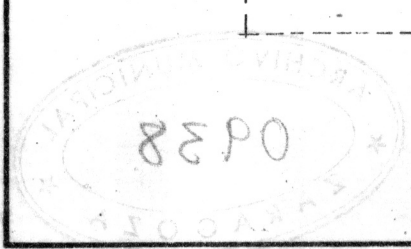





ESTADO ACTUAL

CASA DE AMPARO

ESCALA 1:200


PLANTA 1ª

I.C. DE ZARAGOZA, AGOSTO DE 1979

ACTUALIZO: JESUS SALAS HERNANDEZ

8590



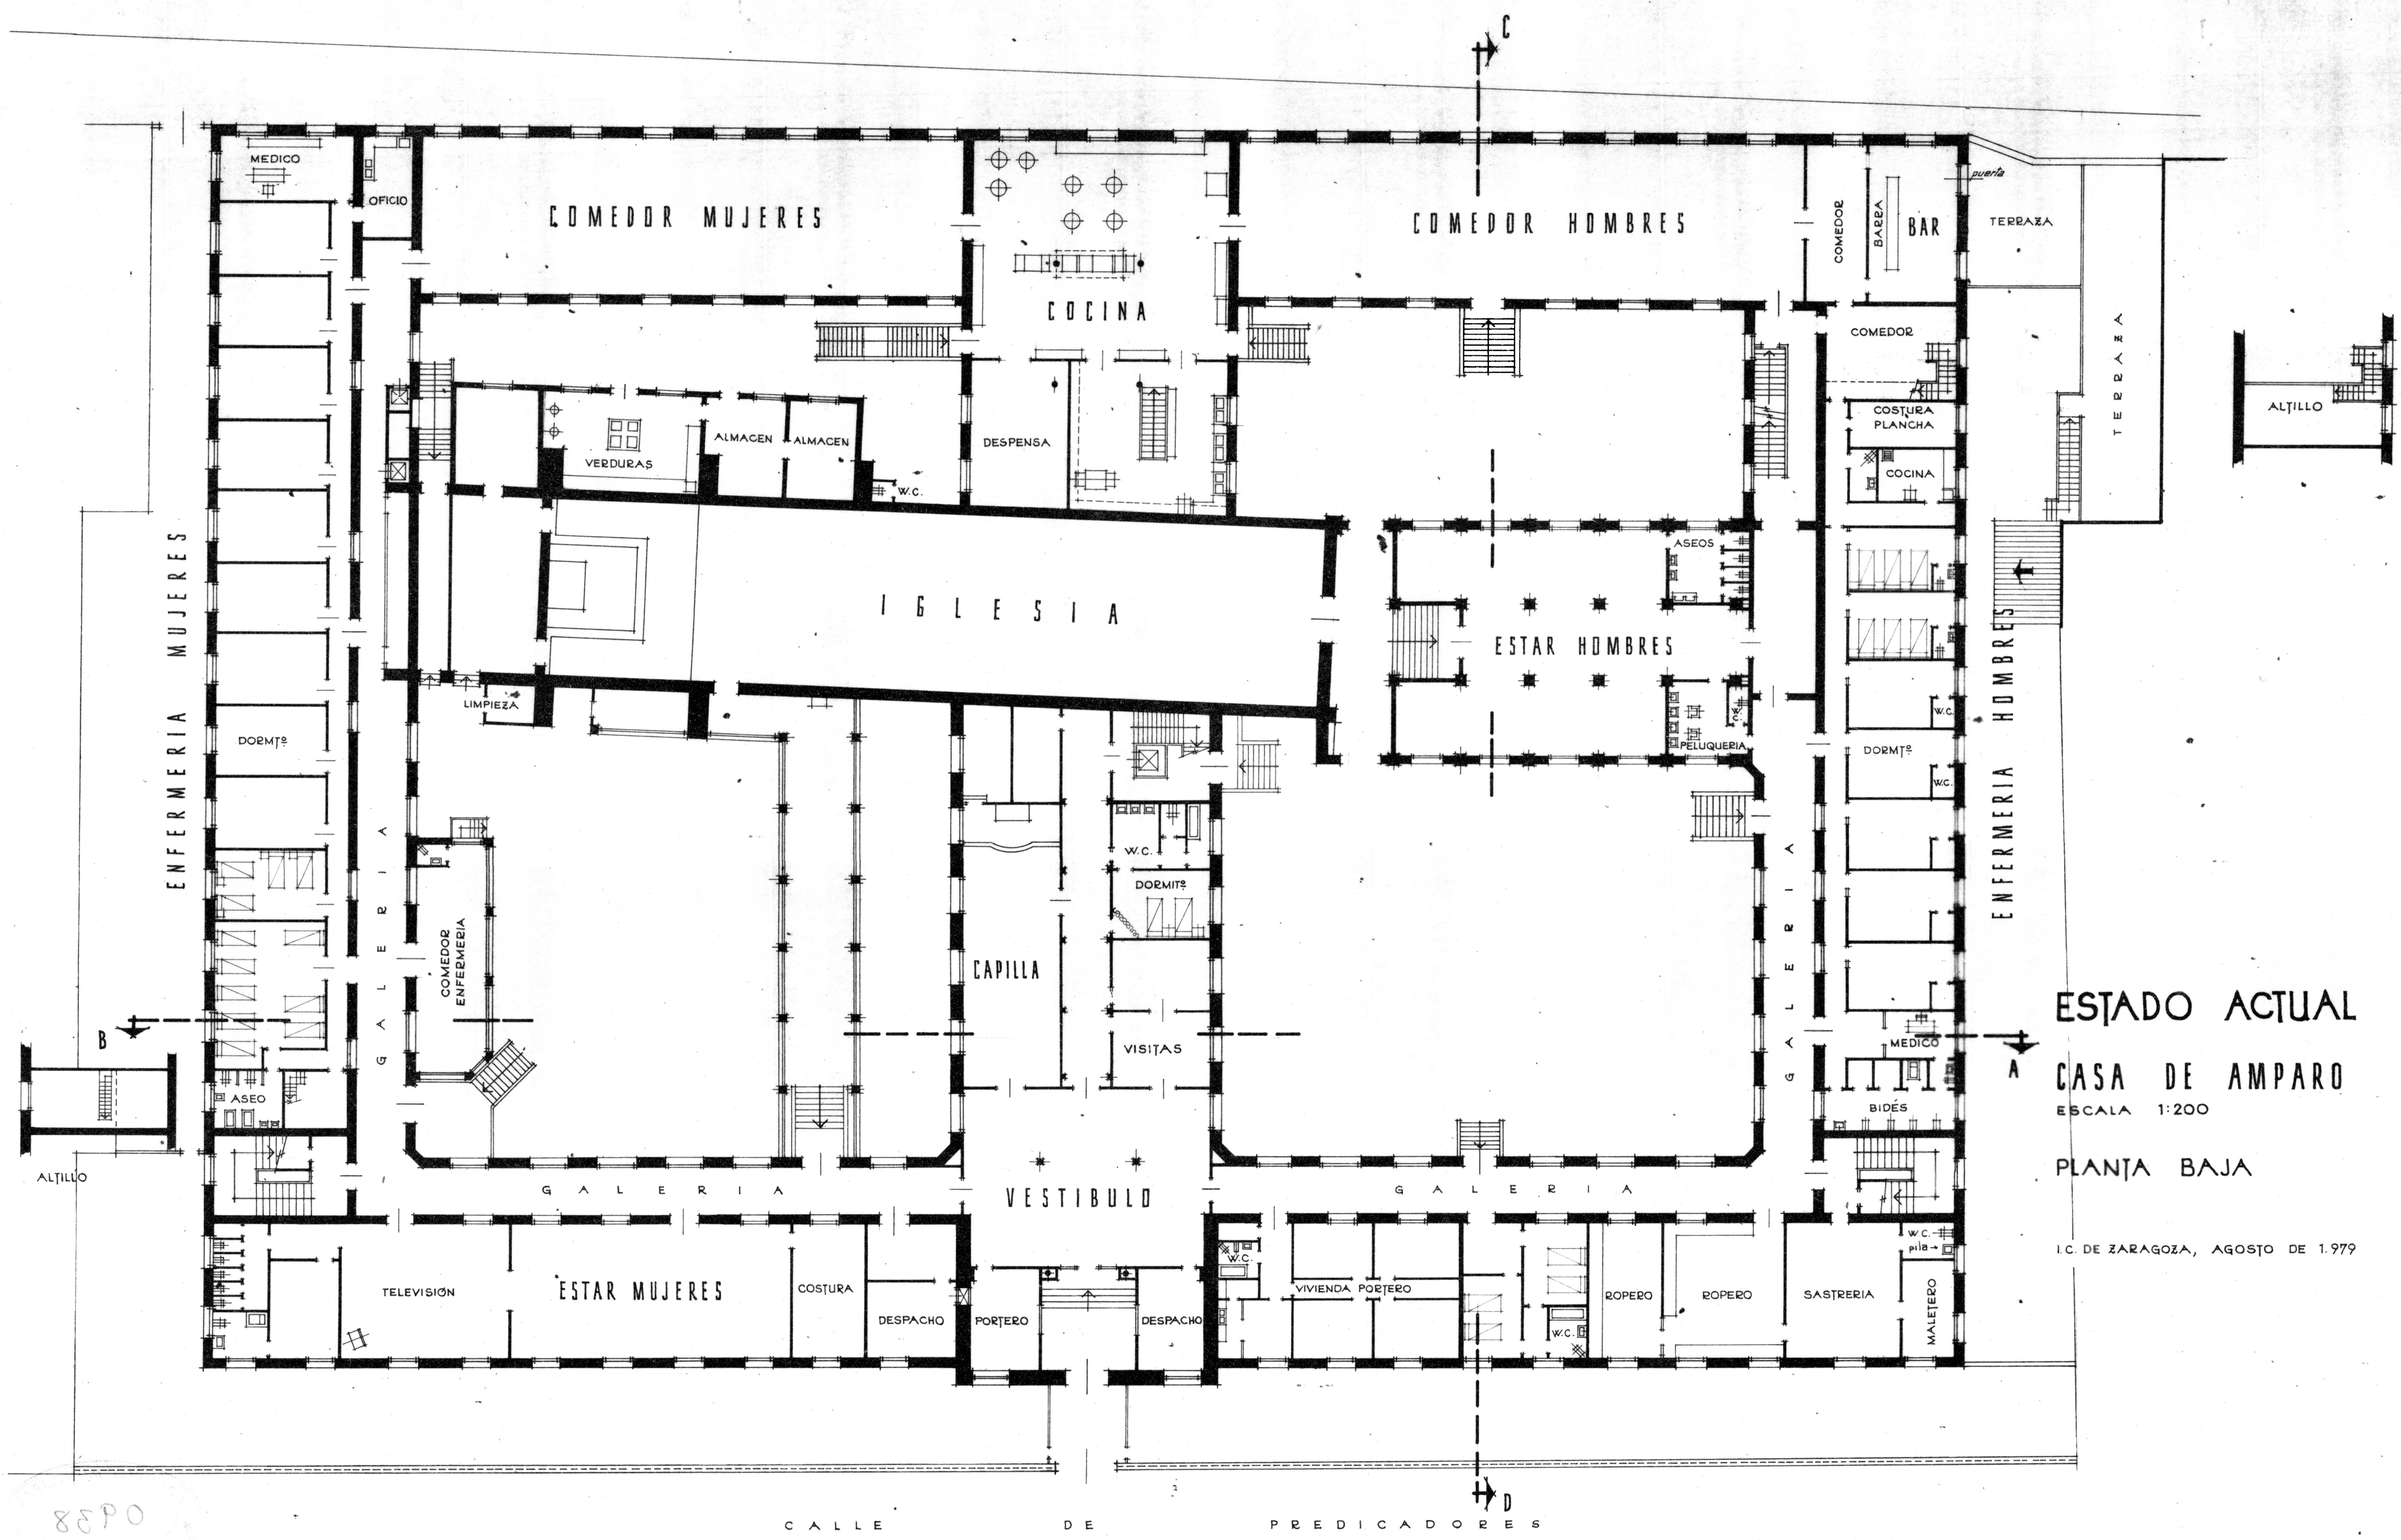

ESTADO ACTUAL

CASA DE AMPARO

ESCALA 1:200


PLANTA BAJA

I.C. DE ZARAGOZA, AGOSTO DE 1979


ACTUALIZO: JESUS SALAS HERNANDEZ

8890



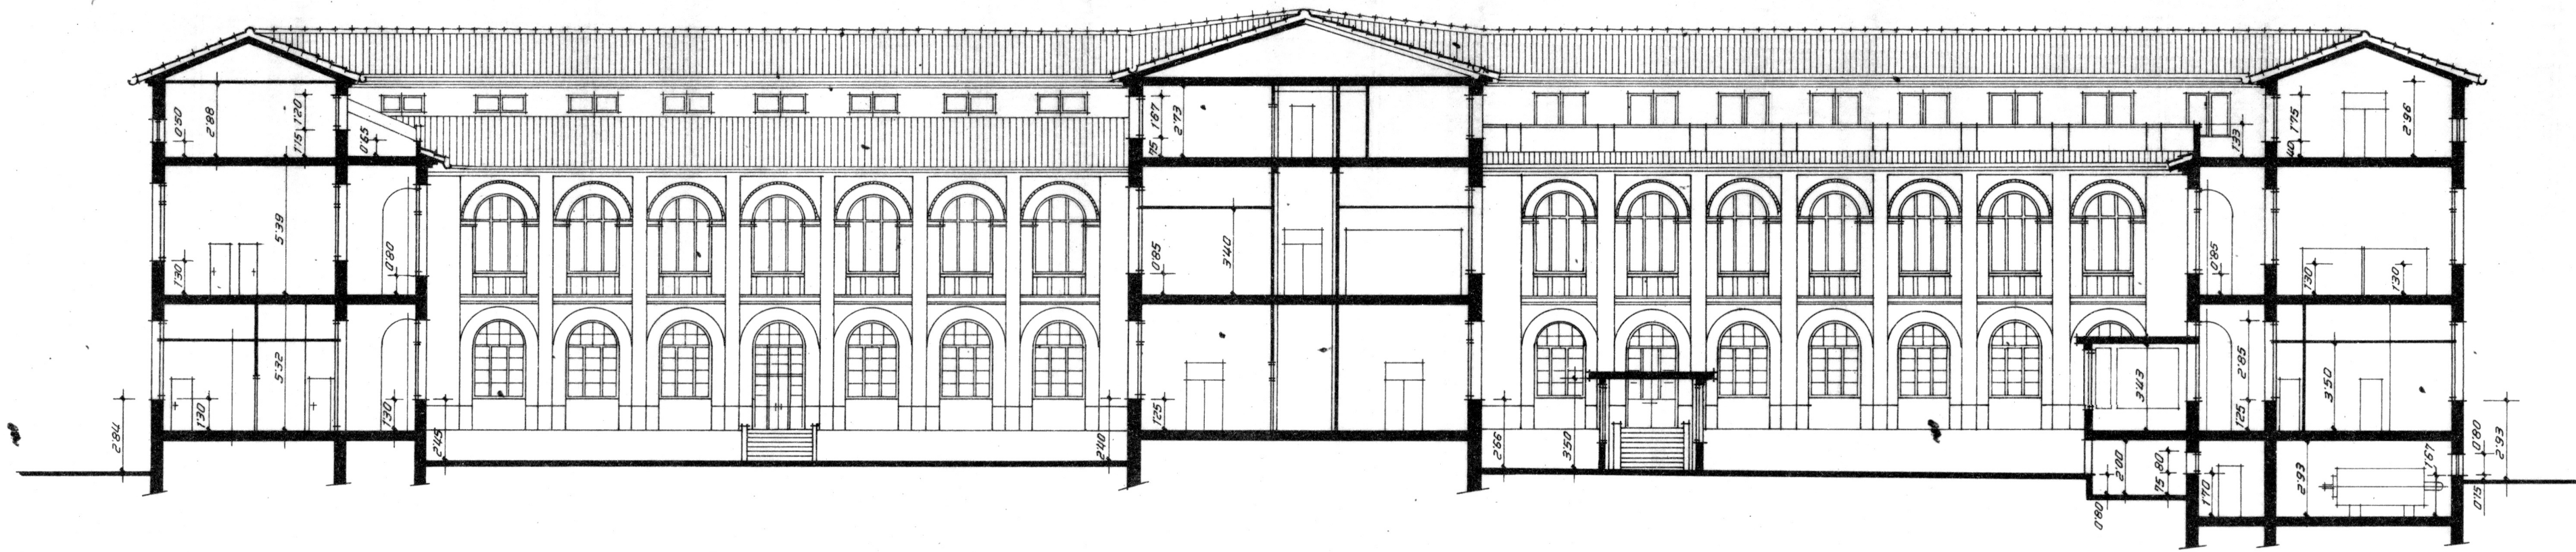

SECCION A - B

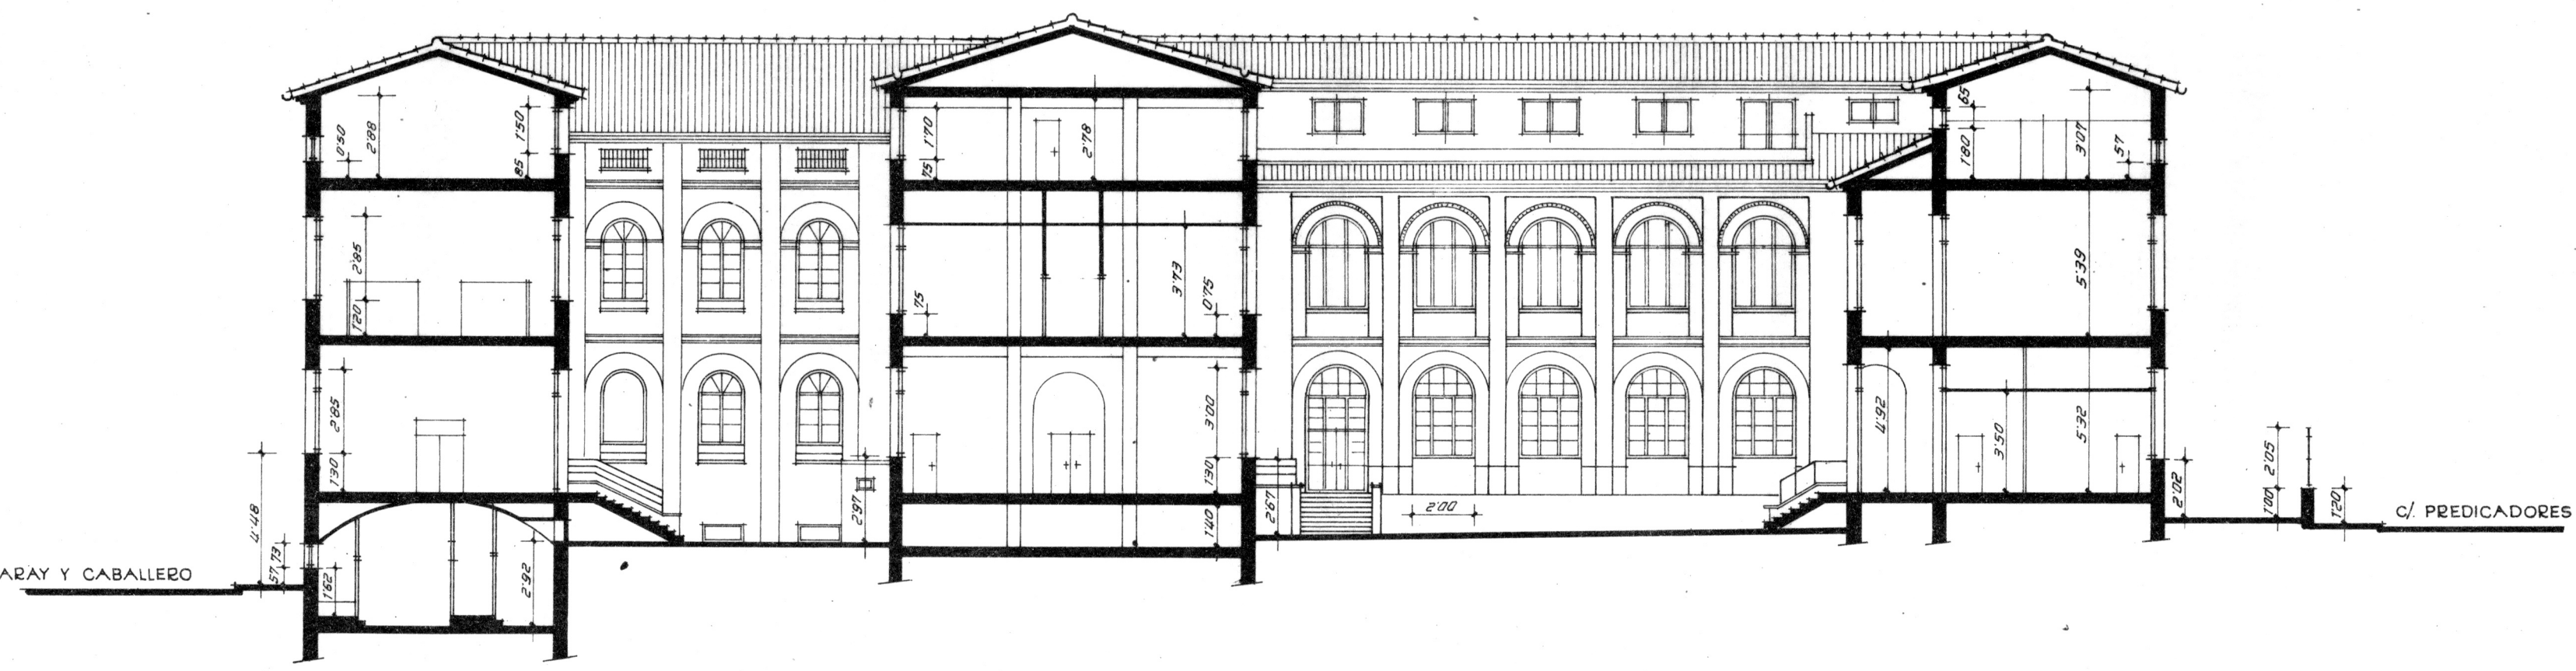

SECCION C - D

ESTADO ACTUAL

CASA DE AMPARO

ESCALA 1:200


SECCIONES.

I.C. DE ZARAGOZA, AGOSTO DE 1979

8290

ACTUALIZO: JESÚS SALAS HERNÁNDEZ



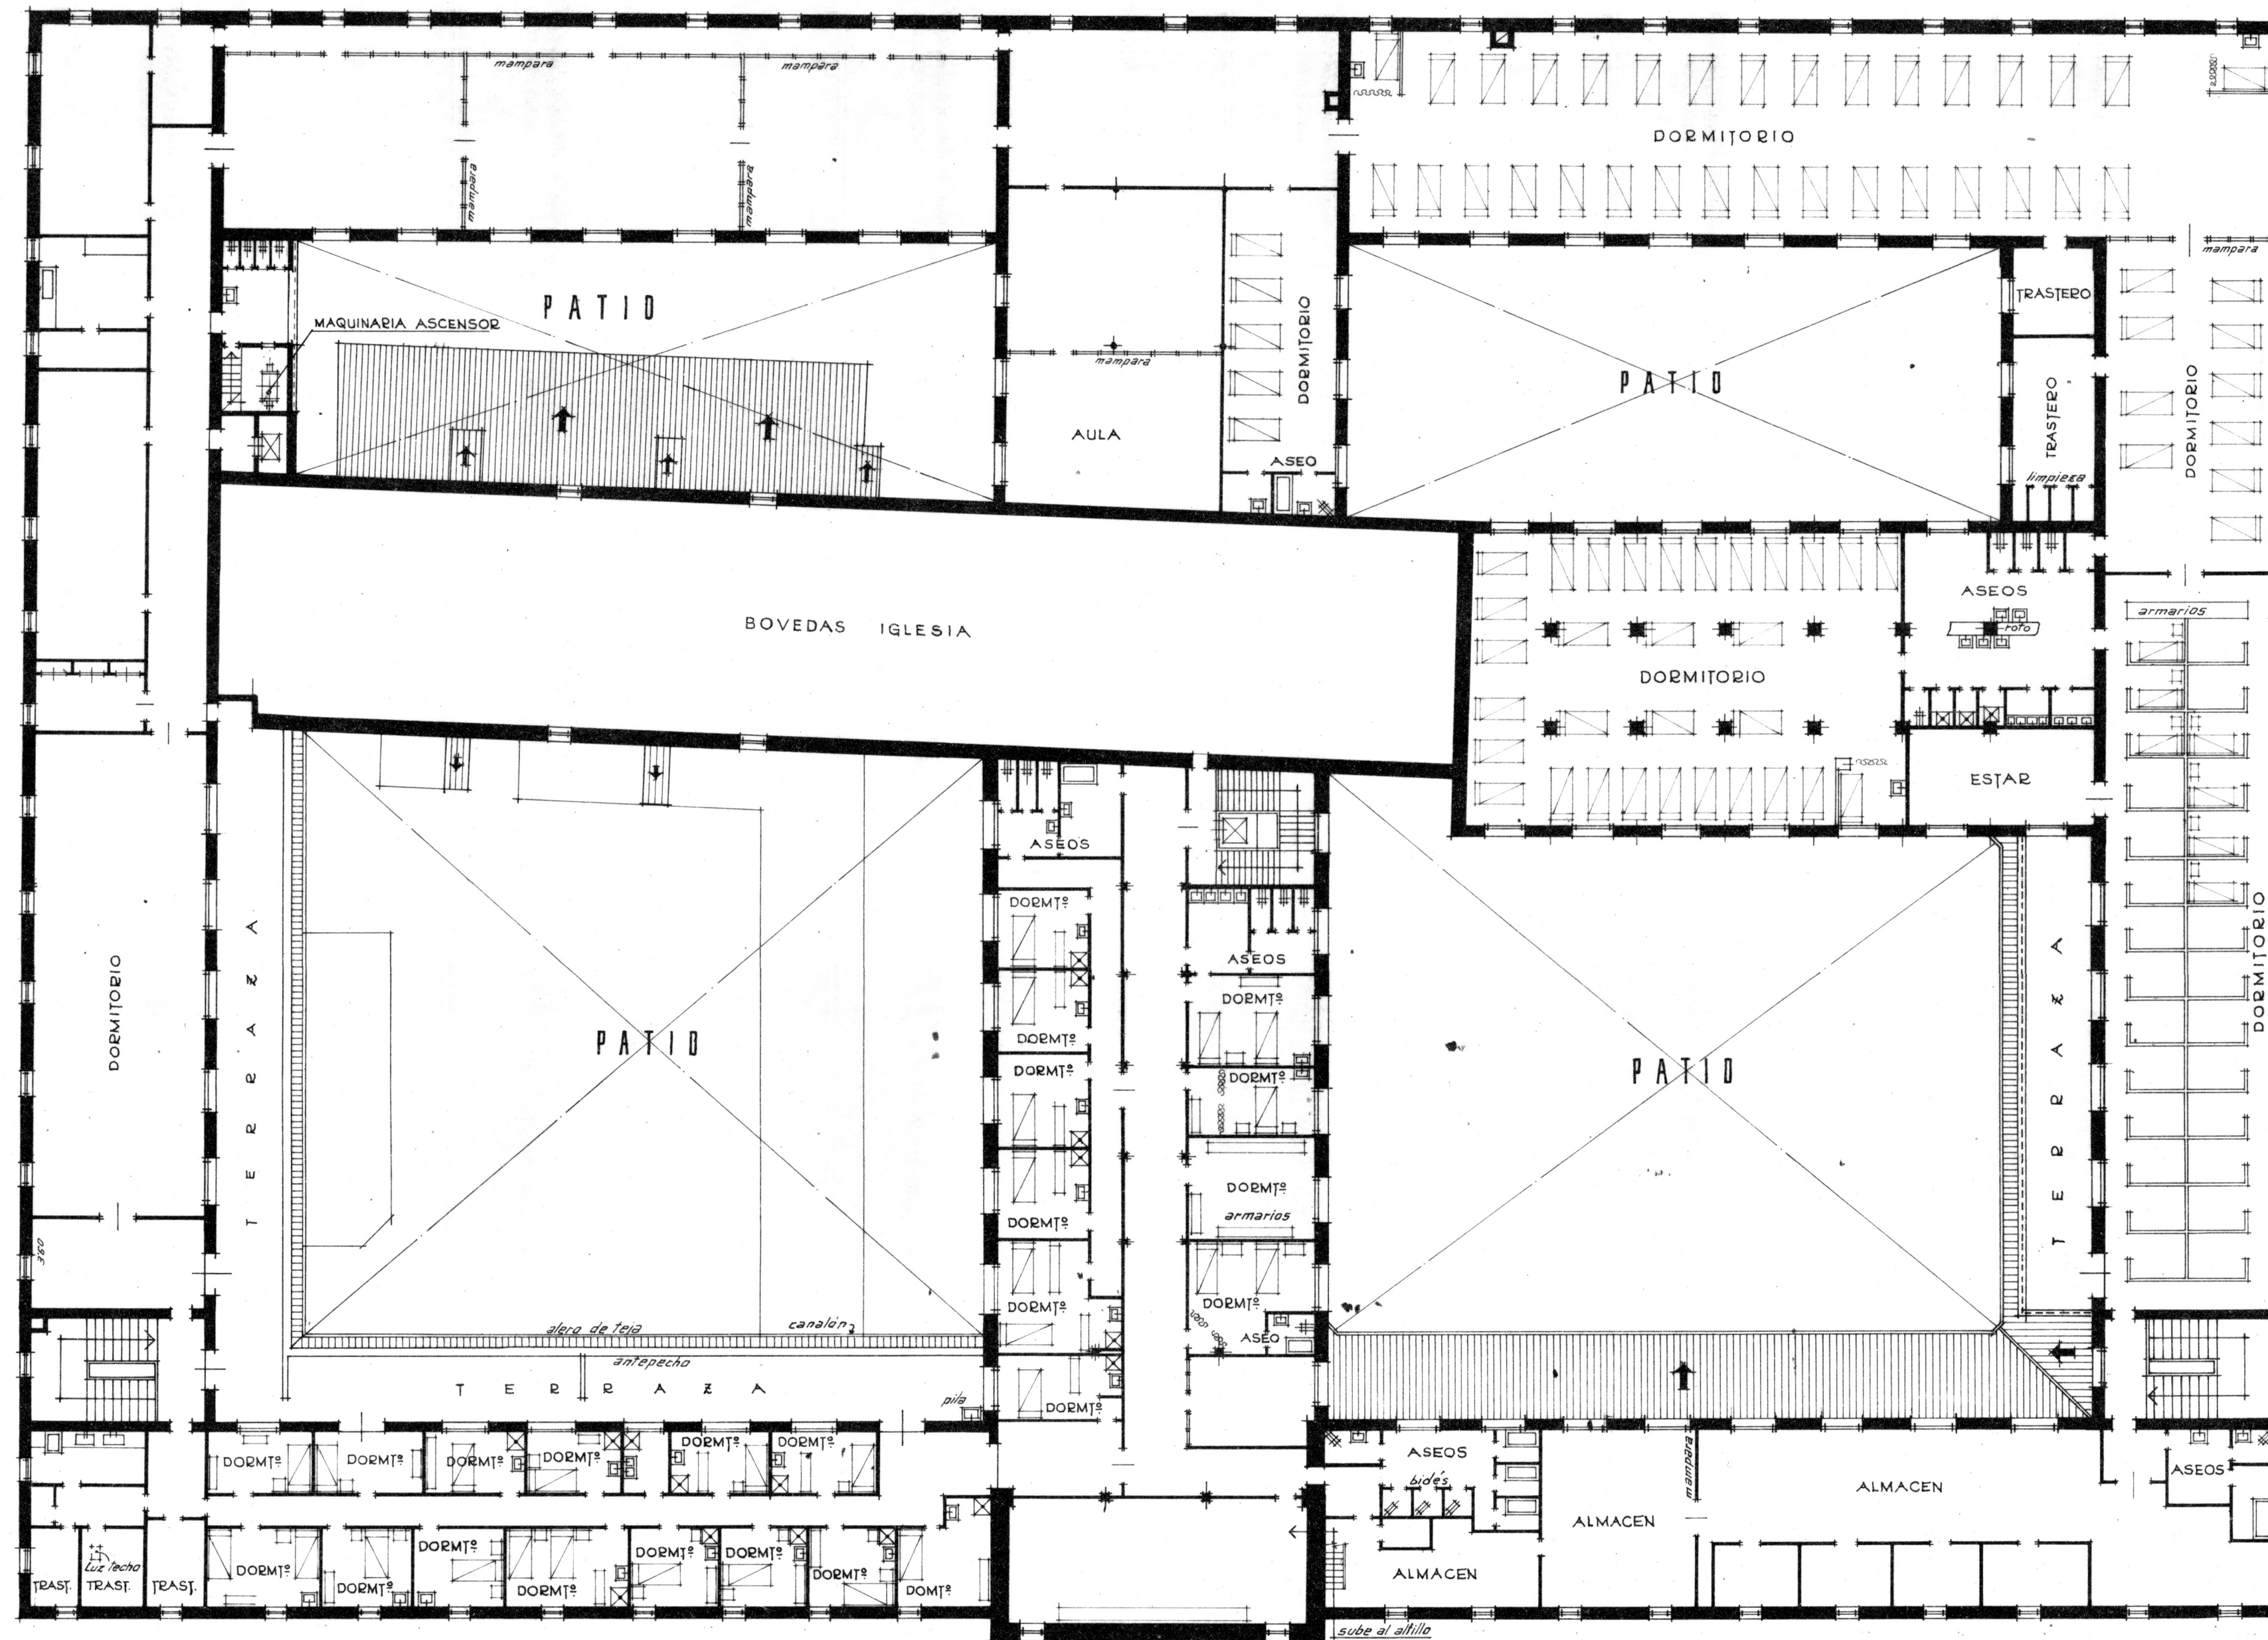

ESTADO ACTUAL

CASA DE AMPARO

ESCALA 1:200

PLANTA 2ª

I.C. DE ZARAGOZA, AGOSTO DE 1979

8EPO

CALLE DE PREDICADORES

ACTUALIZO: JESUS SALAS HERNANDEZ